


LEGENDA

- 
- vypínač č.1, 250V/10A, IP20
- 
- přepínač č.5, 250V/10A, IP20
- 
- přepínač č.6, 250V/10A, IP20
- 
- přepínač č.6+6, 250V/10A, IP20
- 
- přepínač č.7, 250V/10A, IP20
- 
- ovládač č.1/0, 250V/10A, IP20
- 
- ovládač č.1/0-SO, 250V/10A, IP20
- 
- vypínač č.1, 250V/10A, IP44
- 
- LED pásek 12V DC v Al profilu s difuzorem
- 
- zdroj 230V AC/12V DC - SELV
- 
- stropní svítidlo přisazení 1 zdroj, IP20
- 
- stropní svítidlo přisazené více zdrojů IP20
- 
- stropné závěsné svítidlo IP20
- 
- stropní svítidlo přisazení 1 zdroj, IP44
- 
- stropní a nástěnné svítidlo s vf pohybovým čidlem IP44,objímka E27 na LED žárovku 230V/max14W
- 
- nouzové svítidlo 230V/5W-3hod,IP65,300lm,M
- 
- LED svítidlo průmyslové, kryt z PC, IP66
- 
- 230V/18W/2600lm,popř. s M1h nouzovým modulem
- 
- stropní a nástěnné LED svítidlo,kryt z PC,IP40 230V/18W,2600lm
- 
- stropní a nástěnné LED svítidlo,kryt z PC,IP54 230V/18W,2600lm,popř. s M1h nouzovým modulem
- 
- stropní a nástěnné kruhové LED svítidlo,kryt z PC,IP54 230V/16W,2500lm
- 
- pohybové čidlo 230V/IP40, dosah 10m
- 
- spínací relé Pmax=min1000W
- 
- potrubní diagonální ventilátor 230V/27W 250m3/hod, IP44, max 40dB sání/výtlač,okolí, do potrubí pr.100mm

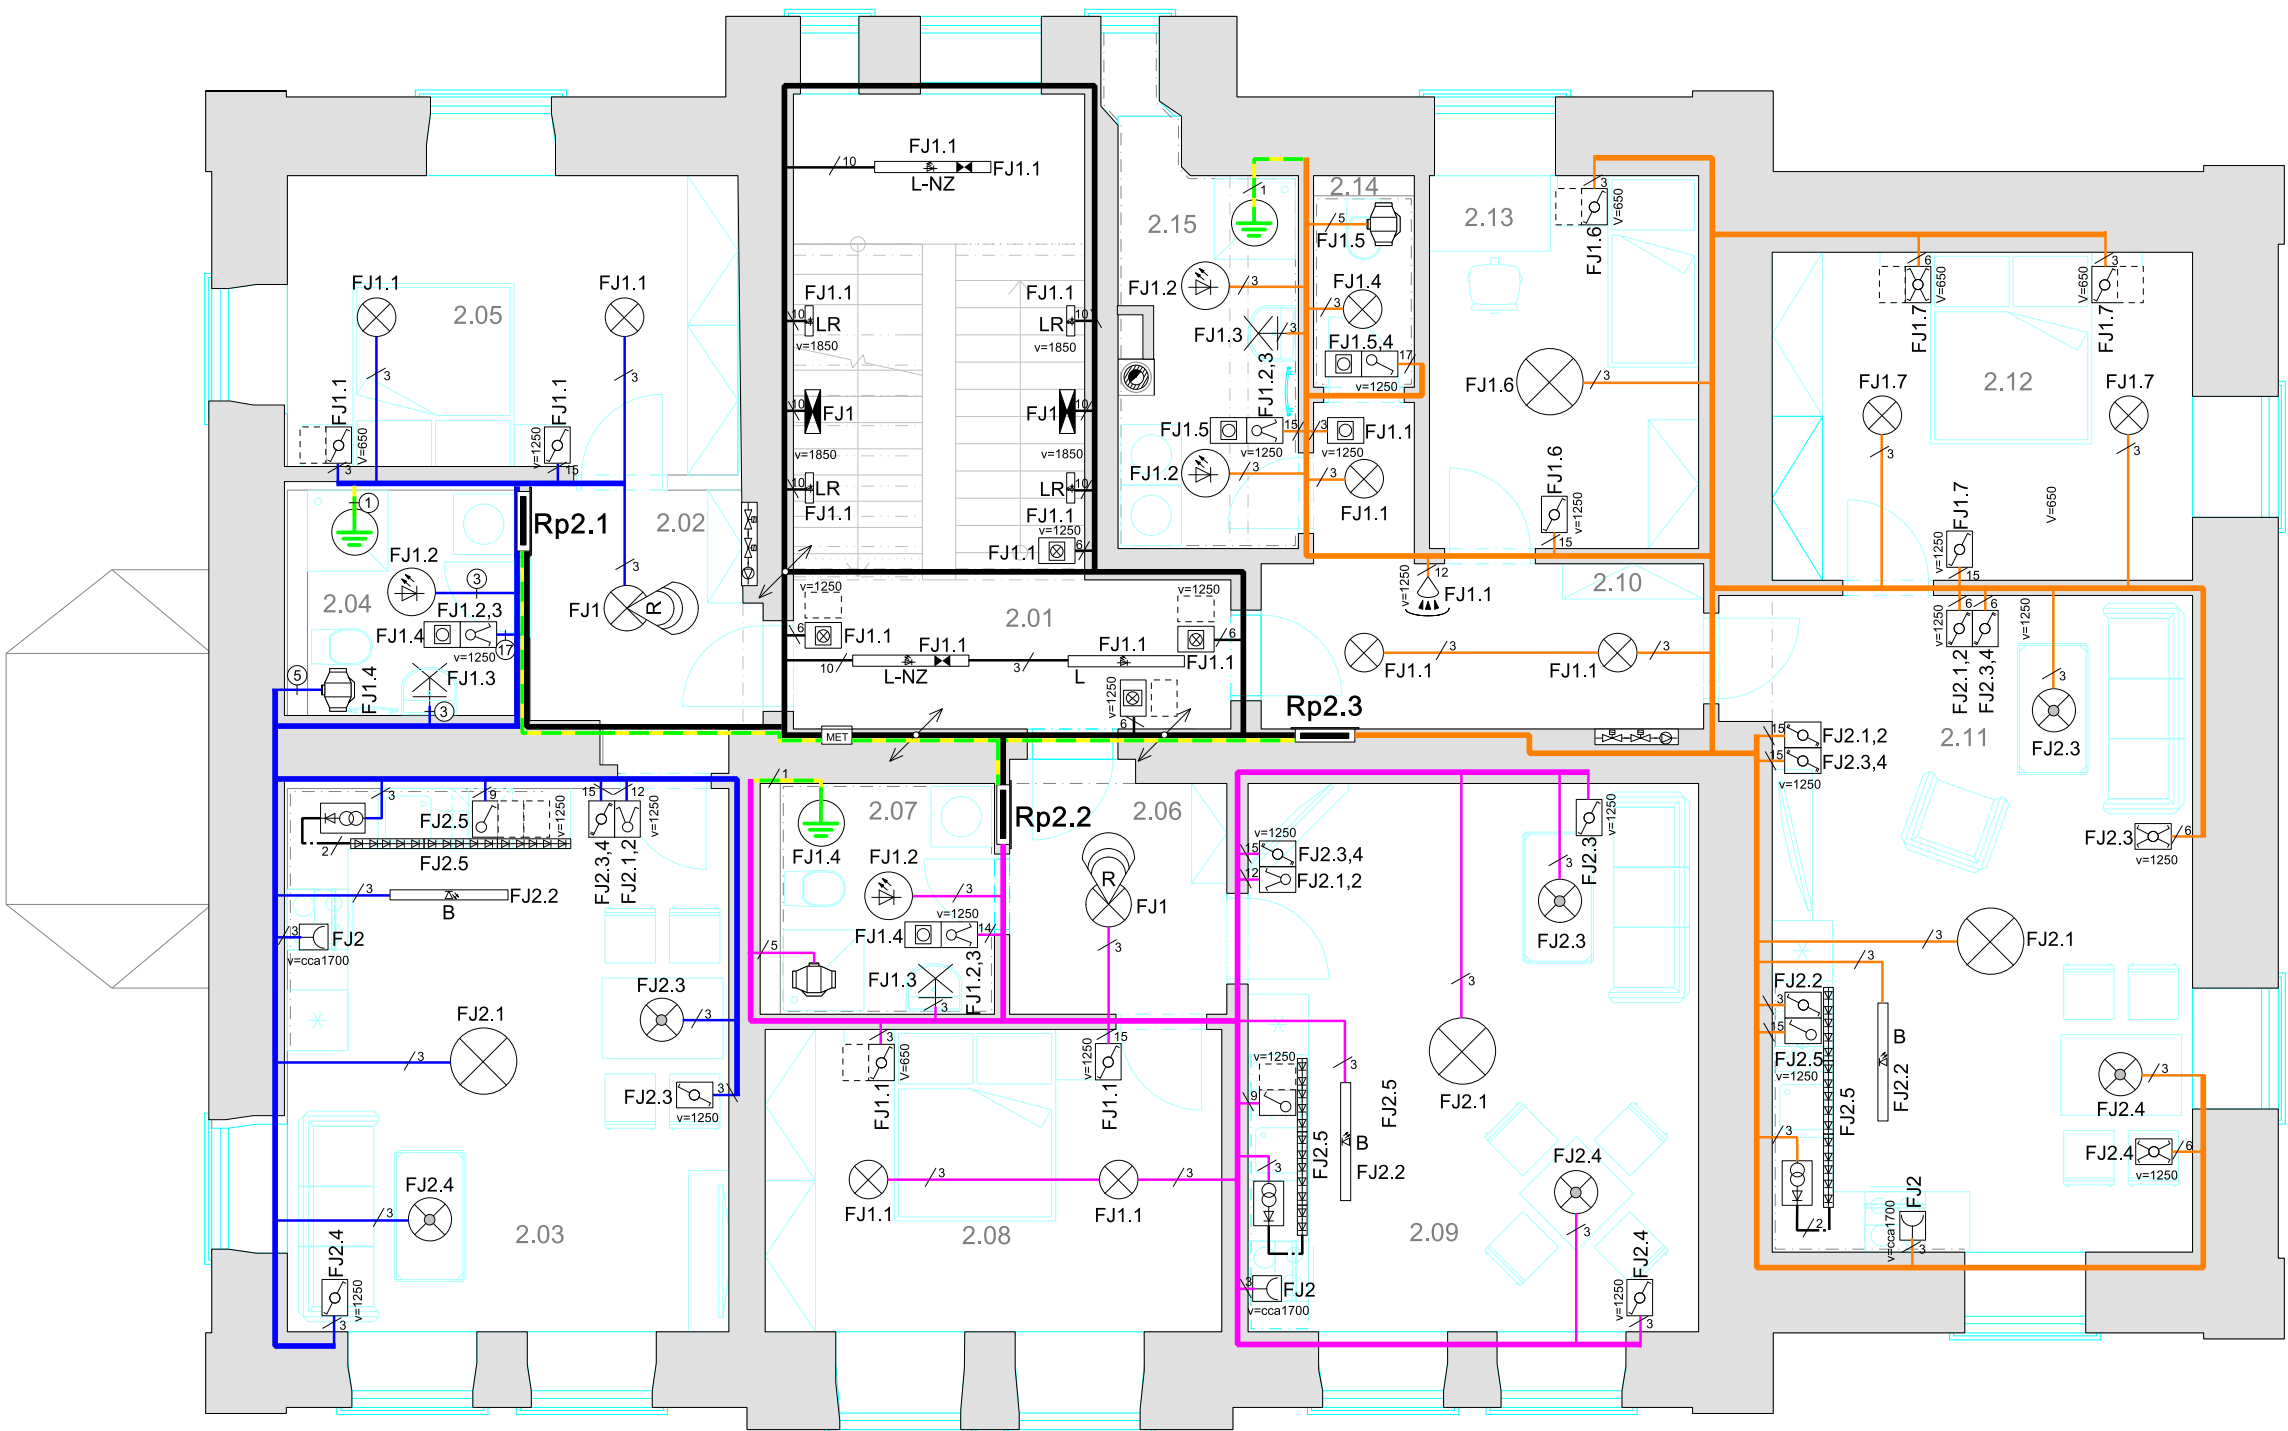

| Tabulka místností |                                   |       |                                   |
|-------------------|-----------------------------------|-------|-----------------------------------|
| 2.01              | CHODBA + SCHODIŠŤOVÝ PROSTOR      | 2.09  | OBÝVACÍ POKOJ S KUCHYNÍ - BYT č.4 |
| 2.02              | CHODBA - BYT č.3                  | 2.10  | CHODBA - BYT č.5                  |
| 2.03              | OBÝVACÍ POKOJ S KUCHYNÍ - BYT č.3 | 2.11  | OBÝVACÍ POKOJ S KUCHYNÍ - BYT č.5 |
| 2.04              | KOUPELNA S WC - BYT č.3           | 2.12  | LOŽNICE - BYT č.5                 |
| 2.05              | LOŽNICE - BYT č.3                 | 2.13  | POKOJ BYT č.5                     |
| 2.06              | CHODBA - BYT č.4                  | 2.14  | WC BYT č.5                        |
| 2.07              | KOUPELNA S WC - BYT č.4           | 12.15 | KOUPELNA BYT č.5                  |
| 2.08              | LOŽNICE - BYT č.4                 |       |                                   |

|                        |                                                                                        |
|------------------------|----------------------------------------------------------------------------------------|
| STAVEBNÍK:             | město Zruč nad Sázavou, Zámek 1, 285 22 Zruč nad Sázavou                               |
| AKCE:                  | <b>STAVEBNÍ OBJEKT SO 01</b><br><b>BYTOVÝ DŮM č.p. 2</b><br><b>ve Zruč nad Sázavou</b> |
| ZODPOVĚDNÝ PROJEKTANT: | Ing.Bc.Jaroslav Petráček (ČKAIT 0007686)                                               |
| PROJEKTANT:            | Jiří Trčka                                                                             |
| STUPEŇ PD:             | DOKUMENTACE PRO PROVÁDĚNÍ STAVBY                                                       |

|          |                                                       |                |
|----------|-------------------------------------------------------|----------------|
| ČÁST:    | D.1.6. ELEKTROINSTALACE                               |                |
| VÝKRES:  | <b>ELEKTROINSTALACE 2.NP</b><br><b>OSVĚTLENÍ, VZT</b> |                |
| MĚŘÍTKO: | 1:50                                                  | ČÍSLO PŘÍLOHY: |
| DATUM:   | 11/2020                                               | <b>D.1.6.7</b> |