


LEGENDA nových inženýrských sítí	
Vodovod	
Vodovod - přívrábě	
Vodovod - přívrábě - rozlání	
Závady	
Zlákany - rozlání	
Kanalizace	
Plynárenské zařízení - informování	
Energetické zařízení VN	
Energetické zařízení VN - rozlání	

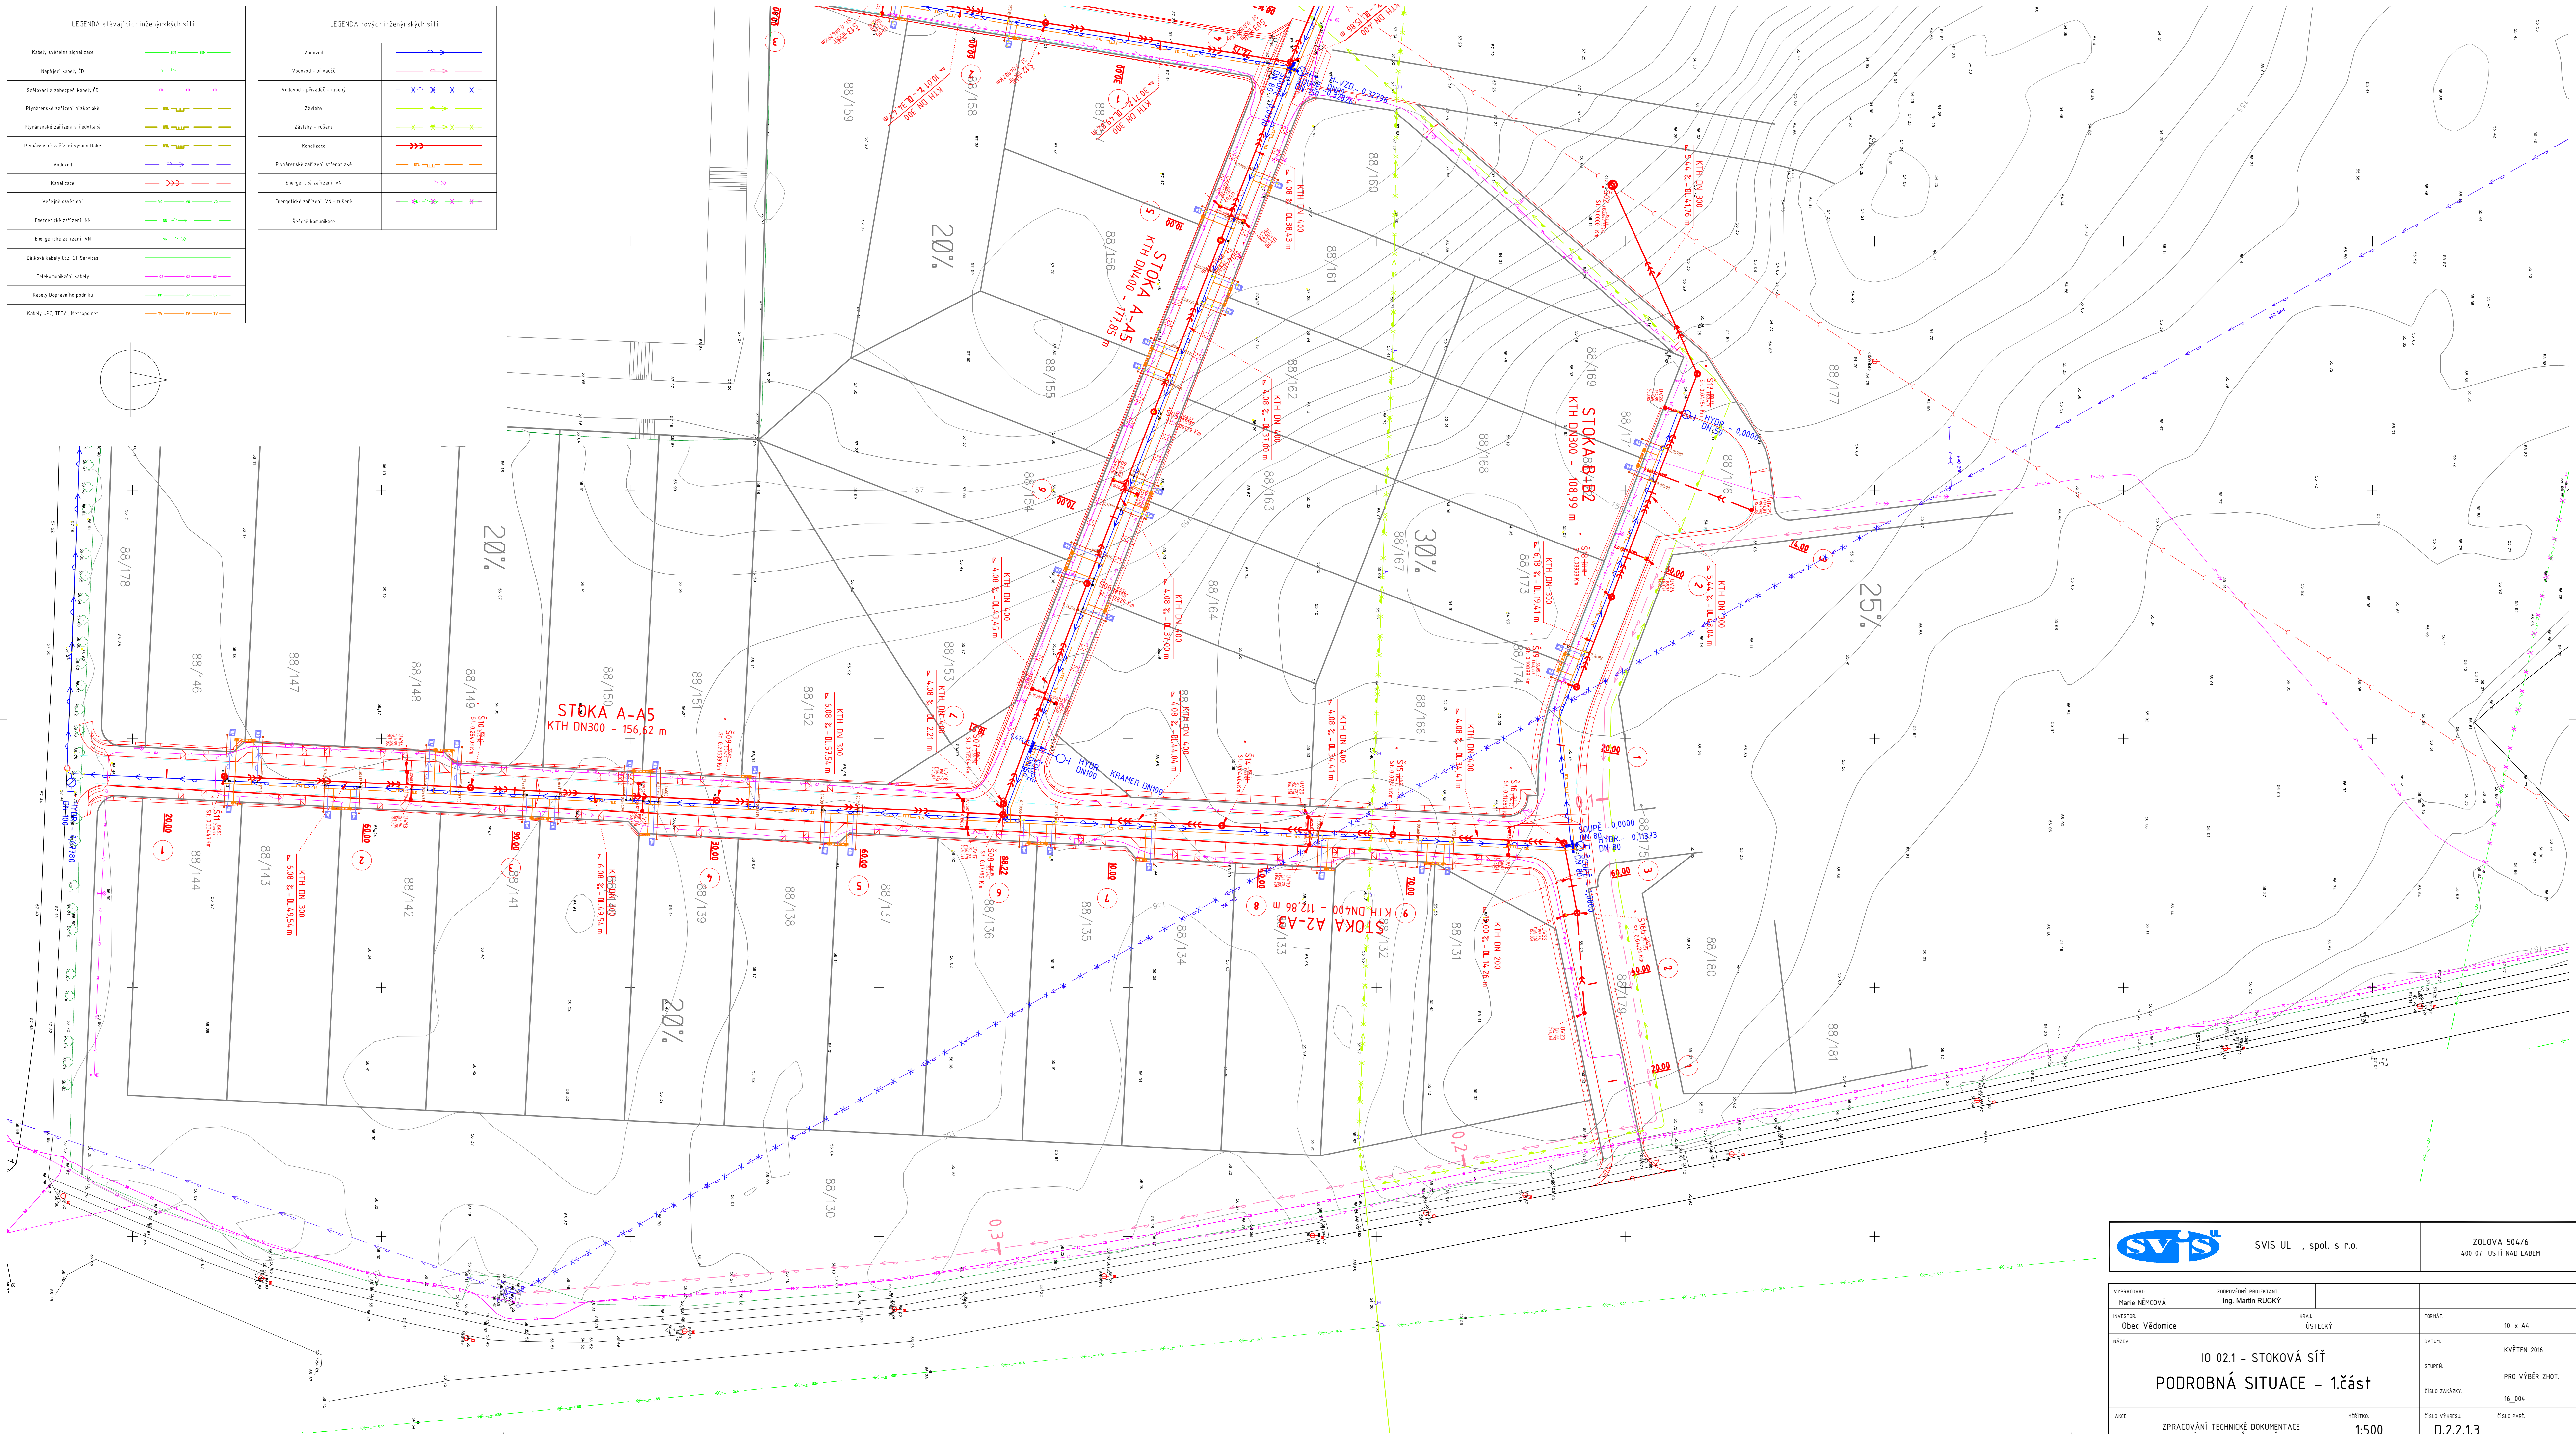

		SVIS UL. , spol. s r.o.		ZLOŽKA 504/6 400 07 USTÍ NAD LABEM	
VYPRACOVAN: Marie NĚMCOVÁ		ZODPOVĚDNÝ PROJEKTANT Ing. Martin RUCKÝ			
INVESTOR Obec Vědomice		KRAJ ÚSTECKÝ		FORMÁT 10 x A4	
NÁZEV IO 02.1 - STOKOVÁ SÍŤ PODROBNÁ SITUACE - 1.část				DATUM KVĚTEN 2016 STUPEŇ PRO VÝBĚR ZHOT. ČÍSLO ZAKÁZKY 16_004	
AKCE: ZPRACOVÁNÍ TECHNICKÉ DOKUMENTACE VYBRANÝCH PROJEKTŮ OBCE VĚDOMICE		MĚŘÍTKO 1:500		ČÍSLO VÝBERU D.2.2.13 ČÍSLO PAR.	