


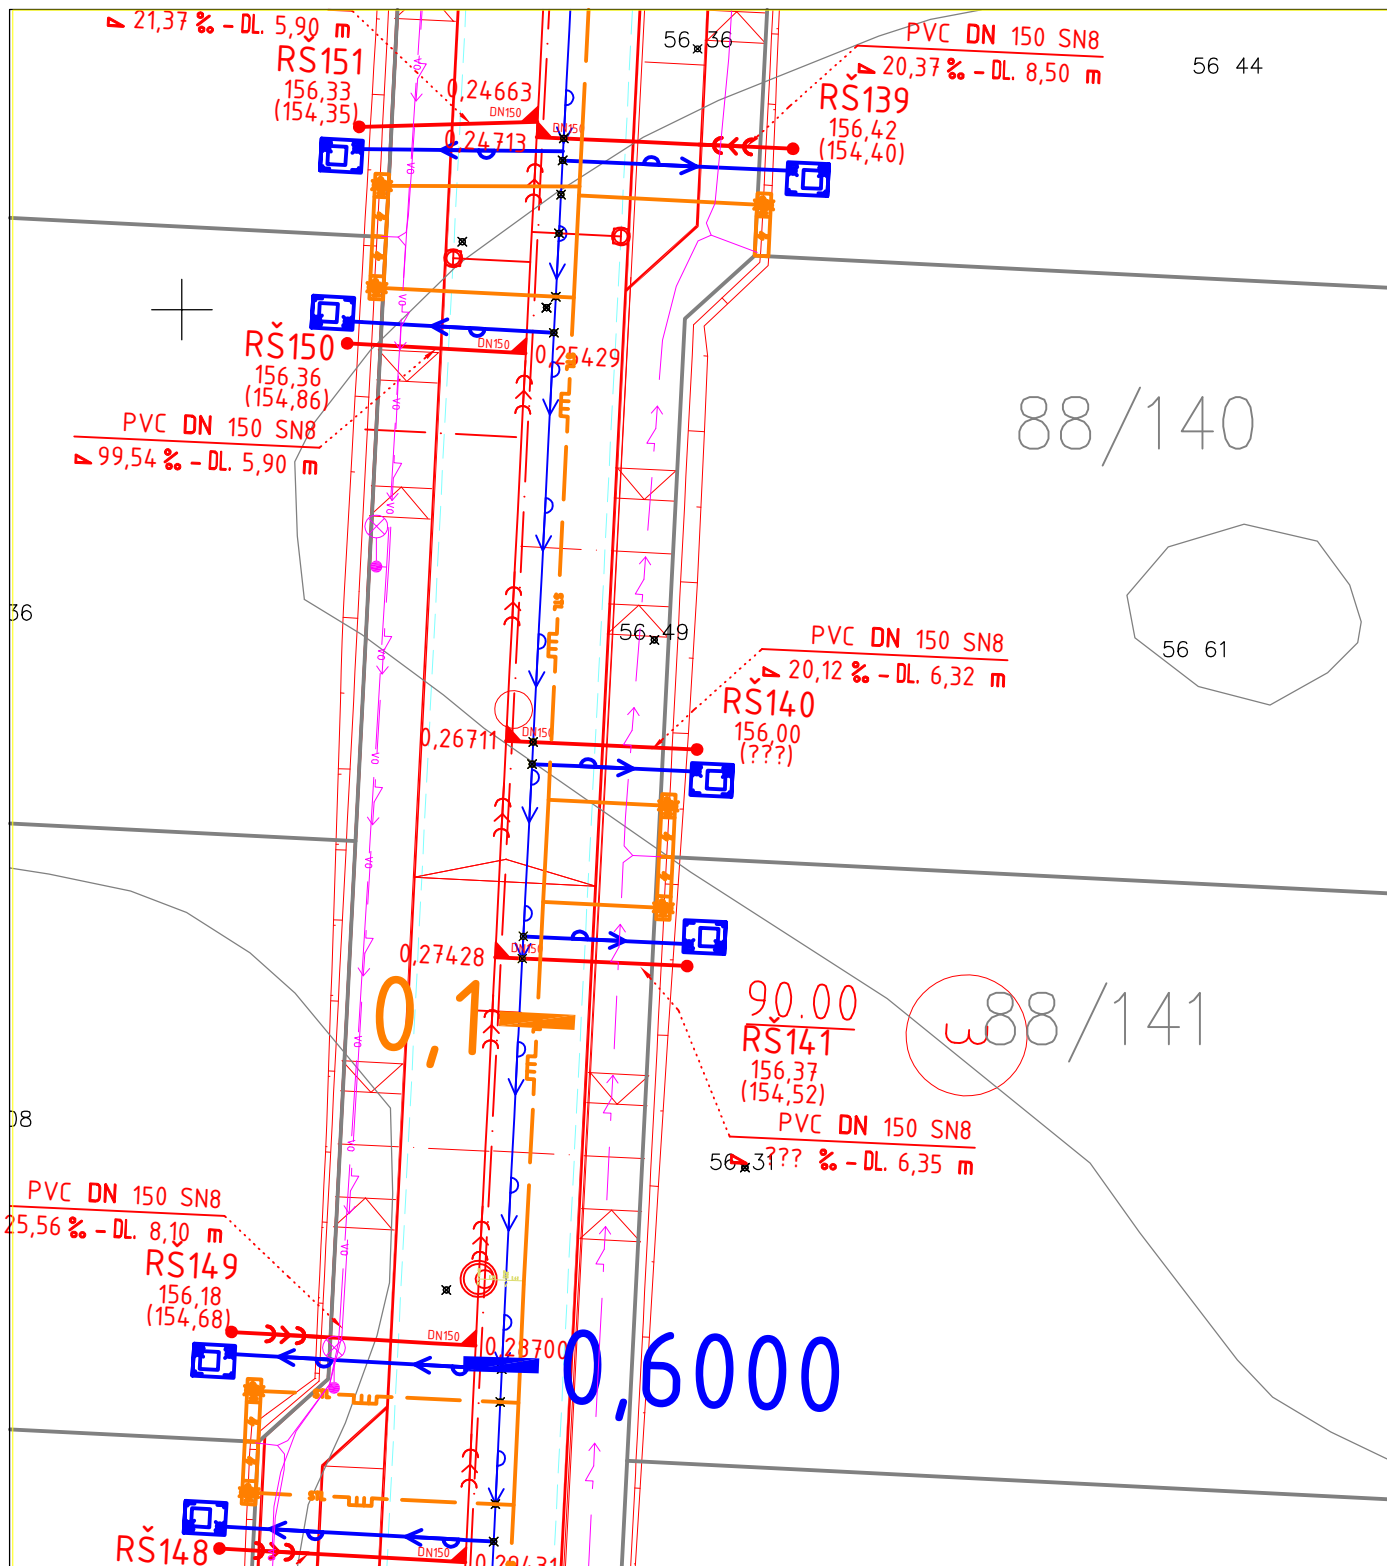

Projektant: Marie NĚMCOVÁ	Číslo zakázky: 16_004	SVIS UL, spol. s r.o. Zolova 6, 400 07 Ústí nad Labem 		
Název akce: ZPRACOVÁNÍ TECHNICKÉ DOKUMENTACE VYBRANÝCH PROJEKTŮ OBCE VĚDOMICE		Investor: Obec Vědomice Na Průhonu 270, 413 01 Roudnice n.L.		
Název hlavní stavby: Kanalizační přípojka p.p.č. 88/141		Datum: květen 2016	Měřítko: 1:250	Kótováno: m
Obsah: SITUACE			Č.přílohy : D.2.2.2.25	Vyhotovení: