


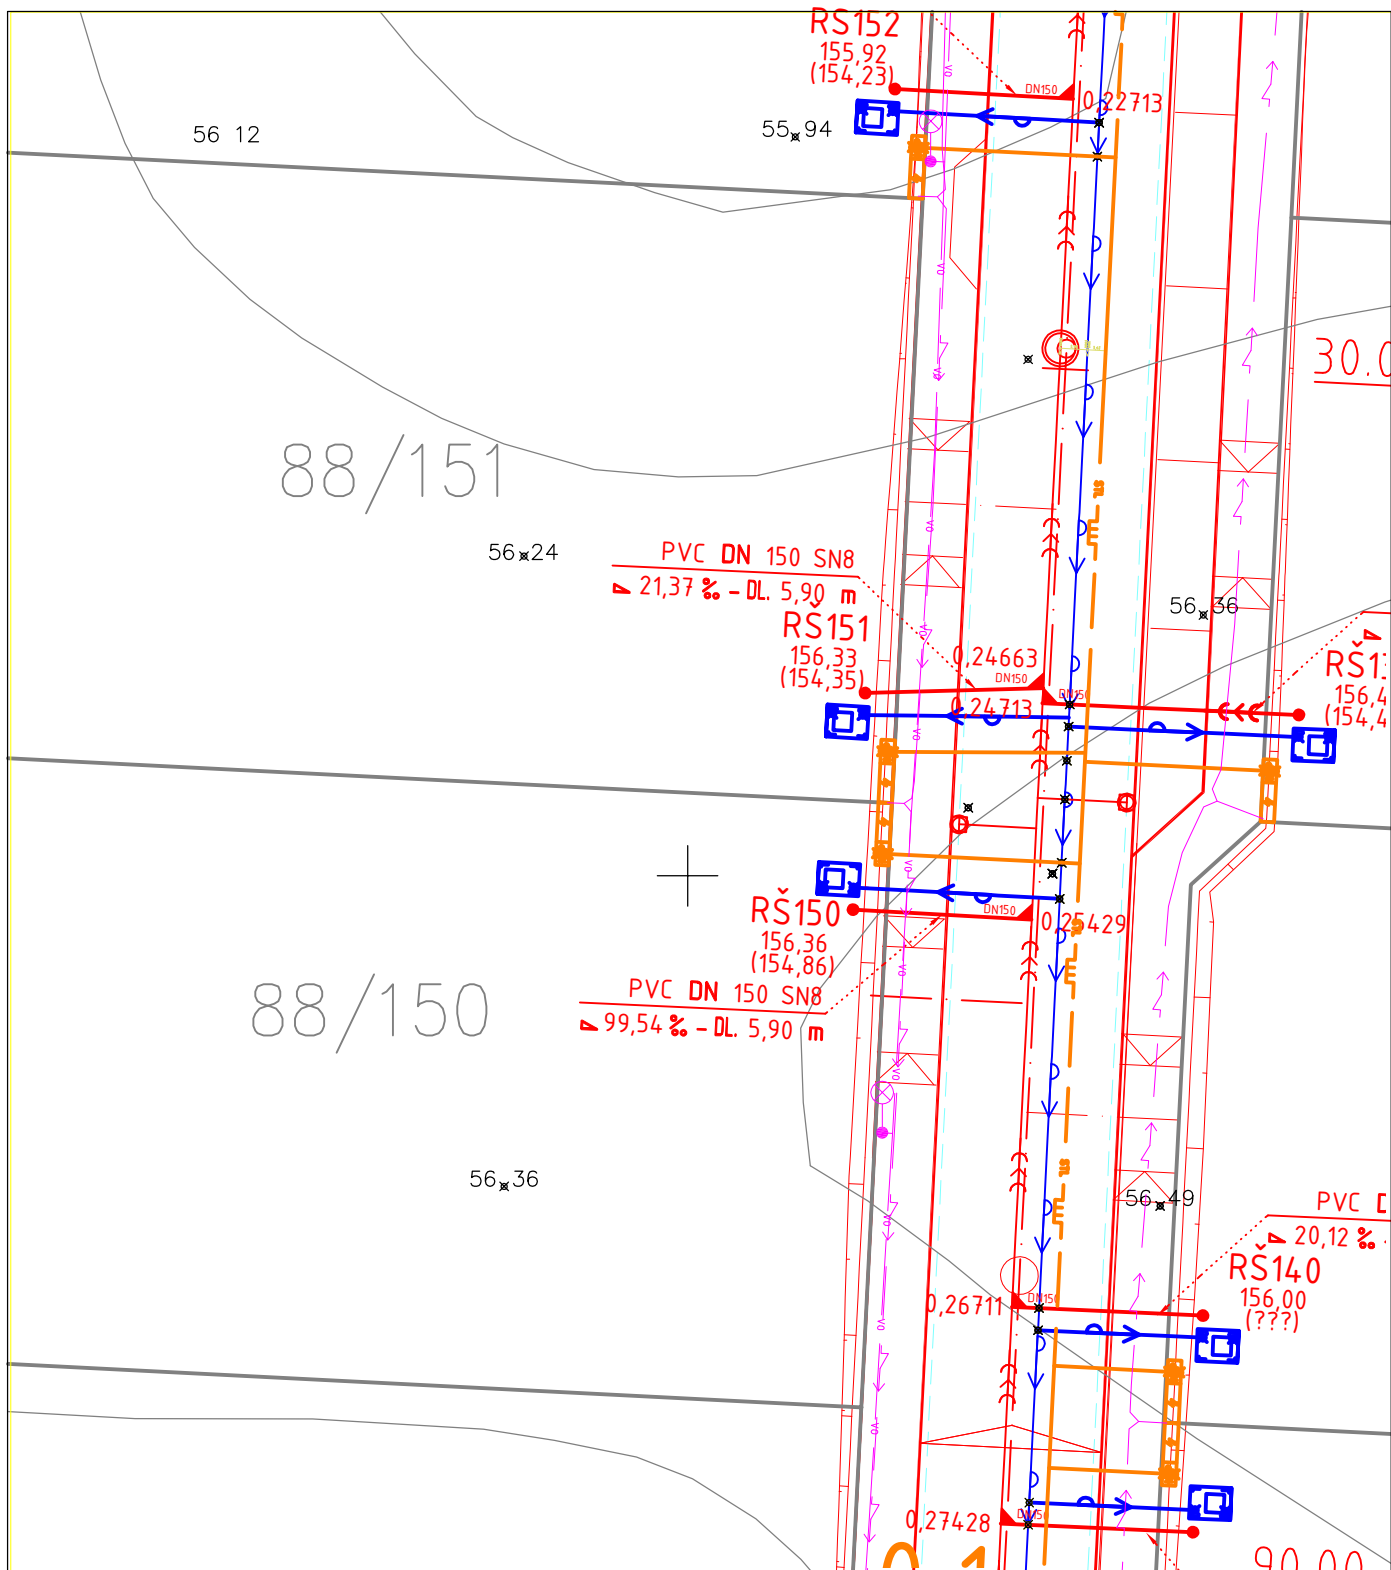

Projektant:	Marie NĚMCOVÁ	Číslo zakázky:	16_004	SVIS UL, spol. s r.o. Zolova 6, 400 07 Ústí nad Labem		
Název akce:	ZPRACOVÁNÍ TECHNICKÉ DOKUMENTACE VYBRANÝCH PROJEKTŮ OBCE VĚDOMICE			Investor: Obec Vědomice Na Průhonu 270, 413 01 Roudnice n.L.		
Název hlavní stavby:	Kanalizační přípojka p.p.č. 88/150			Datum: květen 2016	Měřítko: 1:250	Kótováno: m
Obsah:	SITUACE				Č.přílohy : D.2.2.2.41	Vyhotovení: