


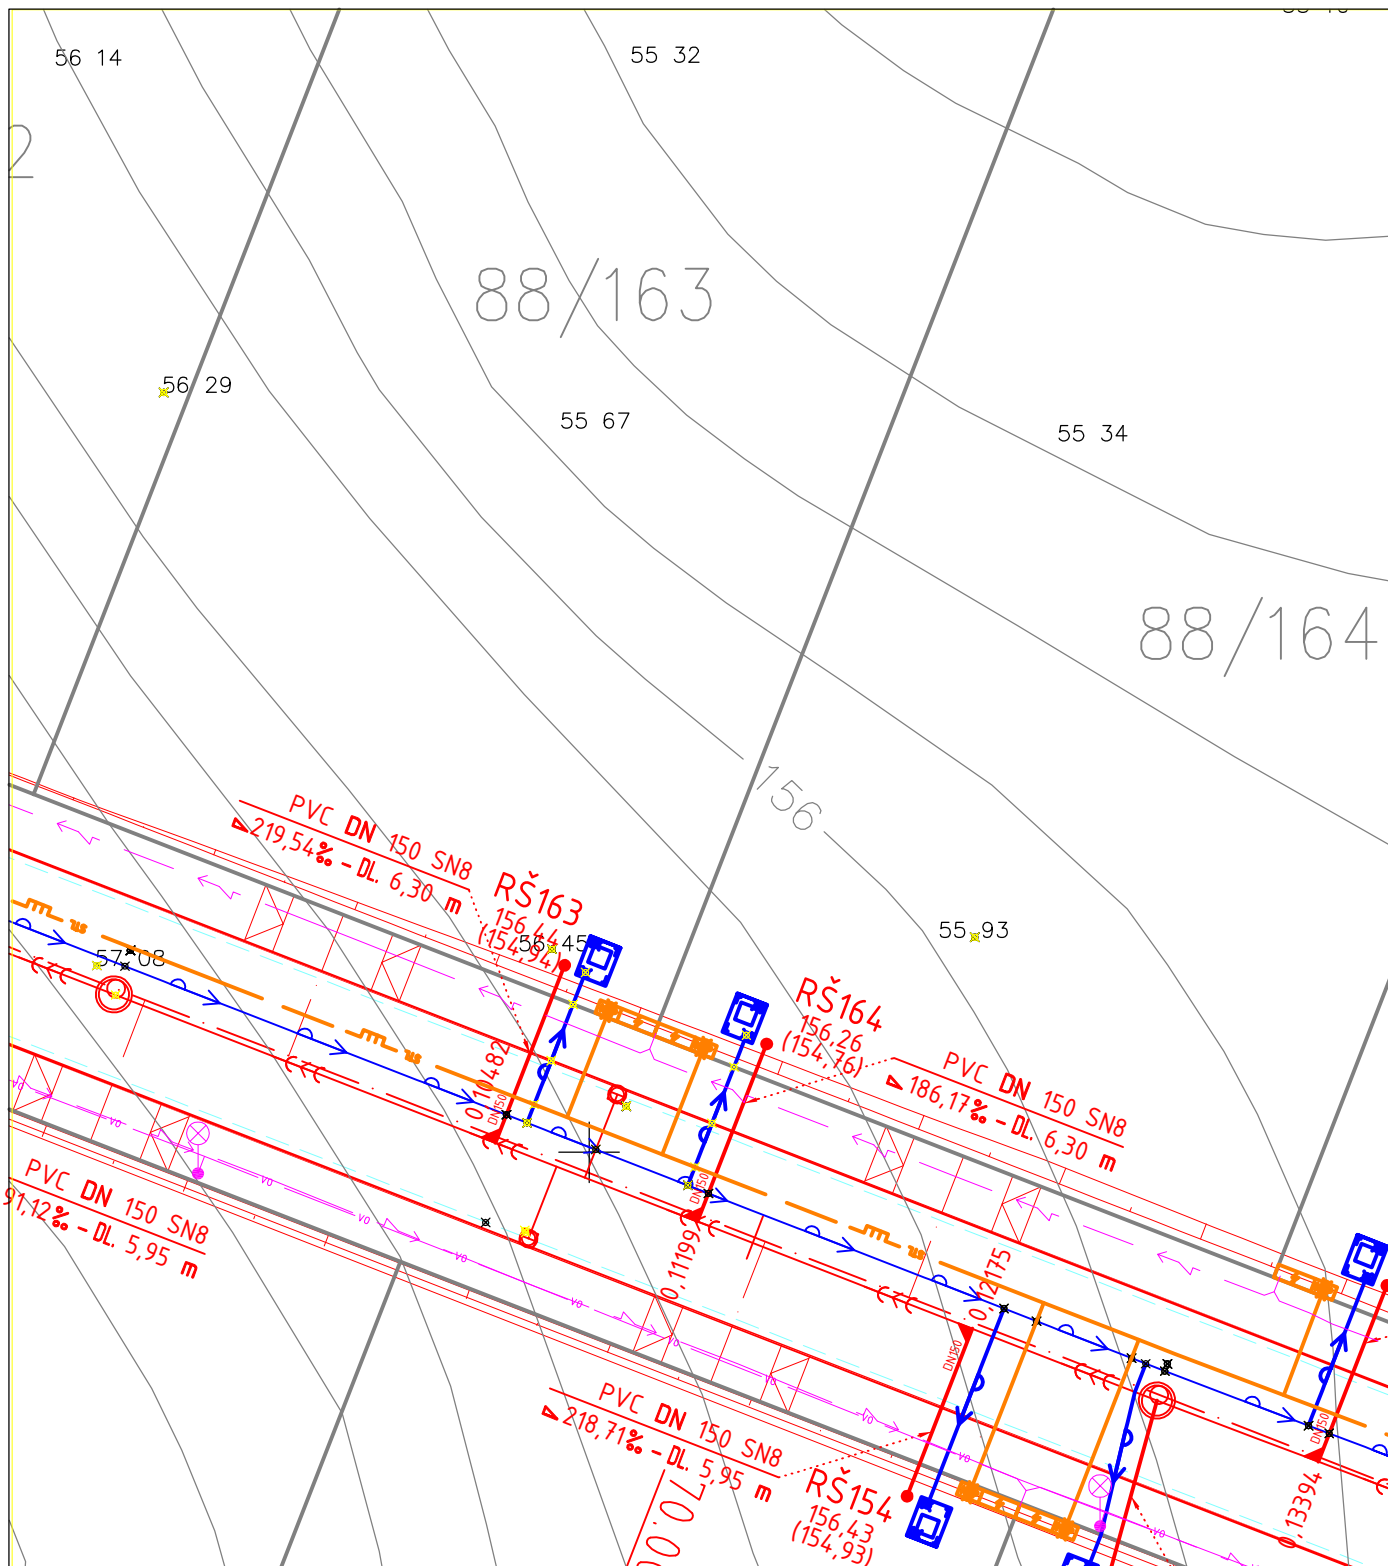

Projektant: Marie NĚMCOVÁ		Číslo zakázky: 16_004	SVIS UL, spol. s r.o. Zolova 6, 400 07 Ústí nad Labem		
Název akce: ZPRACOVÁNÍ TECHNICKÉ DOKUMENTACE VYBRANÝCH PROJEKTŮ OBCE VĚDOMICE			Investor: Obec Vědomice Na Průhonu 270, 413 01 Roudnice n.L.		
Název hlavní stavby: Kanalizační přípojka p.p.č. 88/163			Datum: květen 2016	Měřítko: 1:250	Kótováno: m
Obsah: SITUACE				Č.přílohy : D.2.2.2.67	Vyhotovení: