


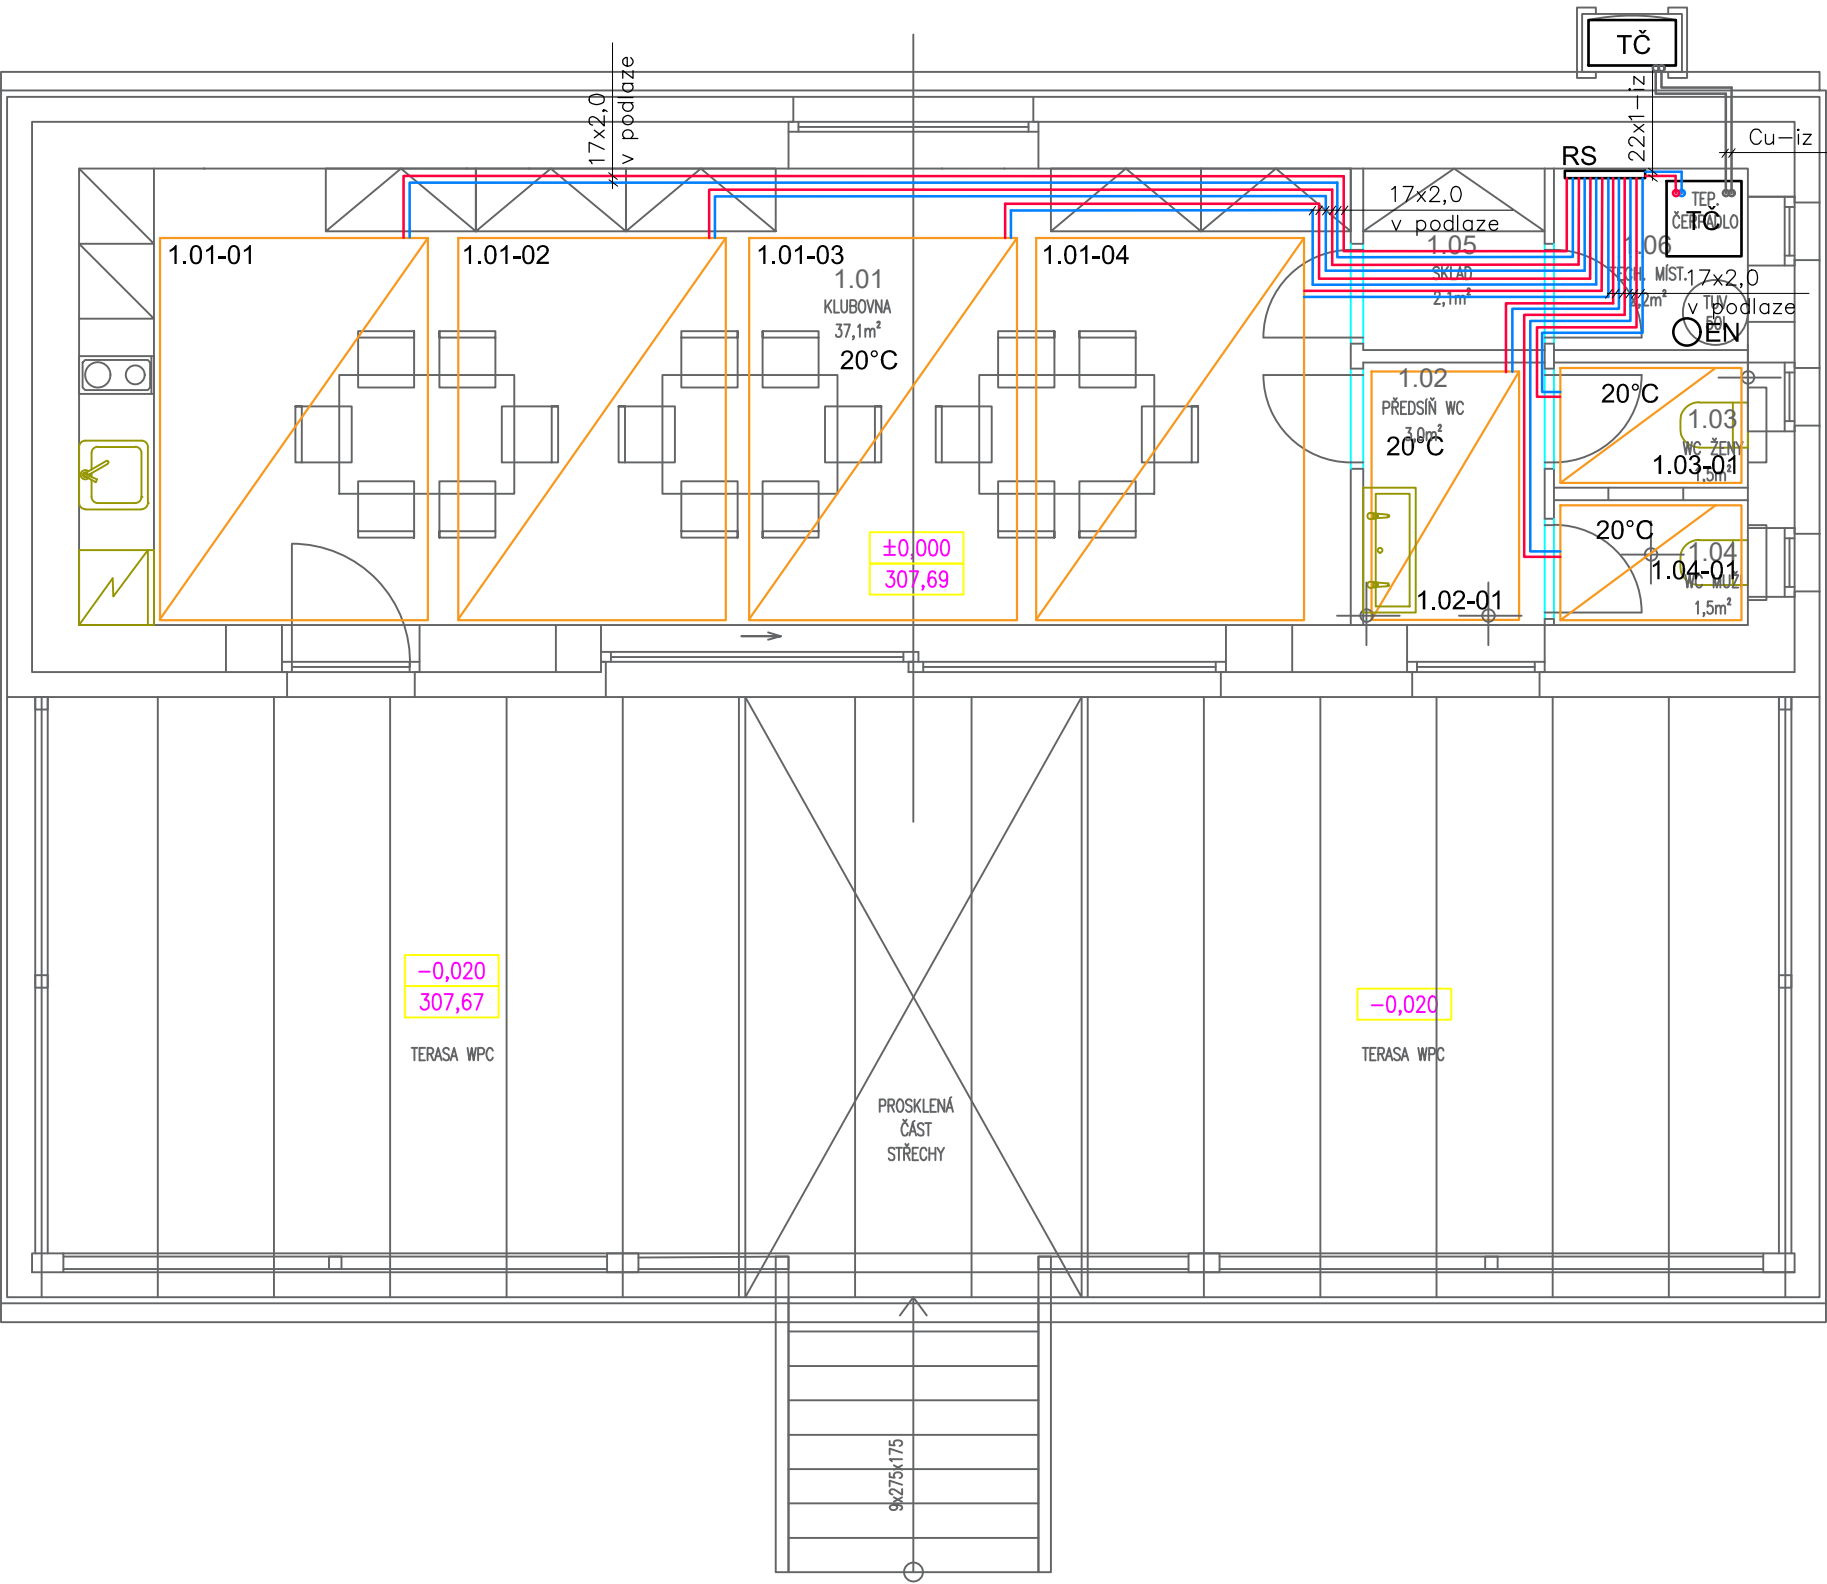

LEGENDA ČAR:

- PŘÍVODNÍ POTRUBÍ TOPNÉ VODY
- - - VRATNÉ POTRUBÍ TOPNÉ VODY

LEGENDA ZNAČENÍ:

- 1.01 — ČÍSLO MÍSTNOSTI
20°C — VÝPOČTOVÁ TEPLOTA MÍSTNOSTI

SYSTÉMOVÁ DESKA PODLAHOVÉHO ÚT,
MATERIÁL PE-Xa 17x2,0

LEGENDA ZAŘÍZENÍ:

- TČ - XXX
VENKOVNÍ JEDNOTKA UMÍSTĚNÁ NA NÁSTĚNNÉ KONZOLE
EN - MEMBRÁNOVÁ EXPANZNÍ NÁDOBA, V=12 LITRŮ, 6 bar
OSAŽENO SERVISNÍM KOHOUTEM S MANOMETREM DN15
RS - ROZDĚLOVAČ SBĚRAČ 7KS PODLAHOVÝCH OKRUHŮ ÚT, OSAŽENO
ELEKTROPOHONY 24V, UZAVÍRACÍMI ARMATURAMI

POZNÁMKY:

- MATERIÁL VNITŘNÍCH ROZVODŮ ZDROJE TEPLA A ROZDĚLOVAČE - MĚŘ.
- MATERIÁL POTRUBÍ PODLAHOVÝCH SMYČEK PE-Xa.
- PŘED MONTÁŽÍ JE NUTNÁ KOORDINACE VŠECH INSTALACÍ.
- V PŘÍPADĚ DISPOZIČNÍCH ZMĚN OVĚŘIT KOLIZE S OSTATNÍM INSTALAČNÍM VEDENÍM
- VEŠKERÁ MONTÁŽ PROBĚHNE V SOULADU S INSTRUKCEMI VÝROBCE.
- ROZVODY VYTÁPĚNÍ VEDENY PŘEDNOSTNĚ V PODLAZE, PŘÍPADNĚ PO KONSTRUKCI.
- NÁBĚHOVÁ TEPLOTA TOPNÉ VODY OKRUHU PODLAH.VYTÁPĚNÍ 38°C.
- NEODMĚŘOVAT Z VÝKRESU.
- EKVITERMNÍ ČIDLO UMÍSTĚNO NA SEVERNÍ FASÁDĚ 2,0m NAD ÚROVNÍ TERÉNU.
- PROFESE ZTI ZAJISTÍ ODVOD KONDENZÁTU OD ZAŘÍZENÍ TEPELNÉHO ČERPADLA A POJISTNÝCH VENTILŮ.

IZOLACE POTRUBÍ

- POUŽITA BUDE NÁVLEKOVÁ IZOLACE ROZVODŮ VYTÁPĚNÍ
- IZOLACE ROZVODU VYTÁPĚNÍ BUDE NAVRŽENO V SOULADU S VYHLÁŠKOU 193/ 2007 Sb.

TABULKA PODLAHOVÝCH SMYČEK

MÍSTNOST	OKRUH	VÝKON (W)	PLOCHA (m2)	ROZTEČ (mm)
1.01	1.01-01	315	7,0	300
1.01	1.01-02	315	7,0	300
1.01	1.01-03	315	7,0	300
1.01	1.01-04	315	7,0	300
1.02	1.02-01	160	2,3	200
1.03	1.03-01	188	1,3	50
1.04	1.04-01	166	1,2	50

Akce : Stavební úpravy, přístavba a nástavba na účelem změny užívání na obecní klubovnu Čtyřkoly, parc.čst.1209 a 522/2,k.ú.Čtyřkoly	Vypracoval : Ing.Ondřej Hanzelka	
	Odpovědná osoba : Ing.Petr Rejman	
	Kraj : Středočeský	
	M.Ú. : Benešov	
	Investor : obec Čtyřkoly	
Část : D.1.4.4 VYTÁPĚNÍ	Dokumentace pro oznámení společného záměru	
	Stupeň PD : DUSP+DPS	Datum : 12/2023
	Název výkresu : PŮDORYS 1.NP	Měřítko : 1:100 Číslo projektu : 01423
	Formát : 2xA4	Číslo výkresu : D.1.4.4b_01