
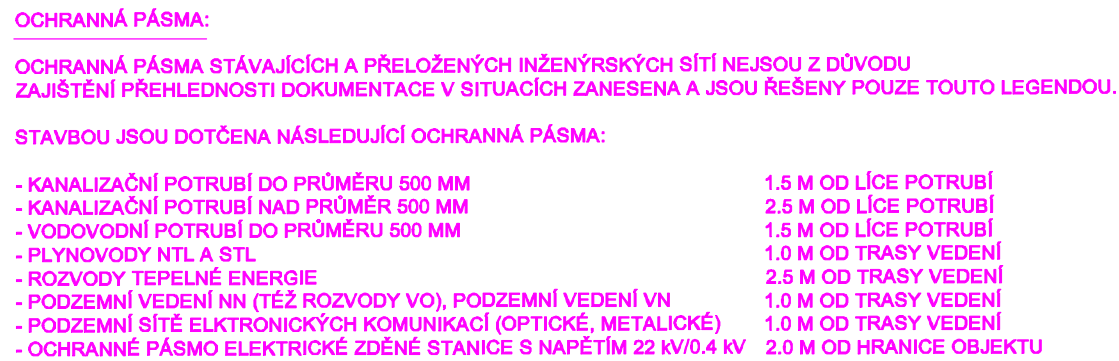


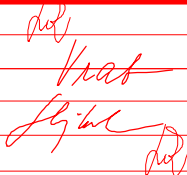

	PODZEMNÍ VEDENÍ VYSOKÉHO NAPĚTÍ (ČEZ DISTRIBUCE A.S.)
	PODZEMNÍ VEDENÍ NÍZKÉHO NAPĚTÍ (ČEZ DISTRIBUCE A.S.)
	PODZEMNÍ VEDENÍ VEŘEJNÉHO OSVĚTLENÍ (TECHNICKÉ A BYTOVÉ SLUŽBY MĚSTA SVĚTLÁ NAD SÁZAVOU)
	NADZEMNÍ SDĚLOVACÍ VEDENÍ (CETIN A.S.)
	PODZEMNÍ SDĚLOVACÍ VEDENÍ - OPTICKÝ KABEL (CETIN A.S.)
	PODZEMNÍ SDĚLOVACÍ VEDENÍ - METALICKÝ KABEL (CETIN A.S.)
	PODZEMNÍ SDĚLOVACÍ VEDENÍ - OPTICKÝ KABEL (NEJ.CZ S.R.O.)
	PODZEMNÍ SDĚLOVACÍ VEDENÍ - OPTICKÝ KABEL (METROPOLITNÍ S.R.O.)
	PODZEMNÍ SDĚLOVACÍ VEDENÍ - OPTICKÝ KABEL (PRVNÍ TELEFONNÍ SPOLEČNOST A.S.)
	PODZEMNÍ SDĚLOVACÍ VEDENÍ - OPTICKÝ KABEL (TLAPNET S.R.O.)
	NADZEMNÍ SDĚLOVACÍ VEDENÍ - OPTICKÝ KABEL (TLAPNET S.R.O.)
	NÍZKOTLAKÝ PLYNOVOD (RWE GASNET S.R.O.)
	STŘEDOTLAKÝ PLYNOVOD (RWE GASNET S.R.O.)
	VODOVOD (VODOVODY A KANALIZACE HAVLÍČKŮV BROD A.S.)
	JEDNOTNÁ STOKOVÁ KANALIZACE (VODOVODY A KANALIZACE HAVLÍČKŮV BROD A.S.)
	DEŠŤOVÁ KANALIZACE (TECHNICKÉ A BYTOVÉ SLUŽBY MĚSTA SVĚTLÁ NAD SÁZAVOU)
	PODZEMNÍ TEPLOVOD + KABELY (ČEZ ENERGO S.R.O.)

SO 001	PŘÍPRAVA STAVENÍSTĚ NA NÁMĚSTÍ	SO 401	PŘELOŽKY KABELOVÝCH VEDENÍ VN ČEZ DISTRIBUCE, a.s.
SO 002	PŘÍPRAVA STAVENÍSTĚ V ULICI PĚŠINKY	SO 411	PŘELOŽKY KABELOVÝCH VEDENÍ NN ČEZ DISTRIBUCE, a.s.
SO 003	PŘÍPRAVA STAVENÍSTĚ U KOSTELA SVATÉHO VÁCLAVA	SO 412	PŘELOŽKY KABELOVÉHO VEDENÍ NN ČEZ DISTRIBUCE, a.s. V ULICI PĚŠINKY
SO 101	STAVEBNÍ ÚPRAVY SILNICE II/150	SO 413	PŘELOŽKA KABELOVÉHO VEDENÍ NN ČEZ DISTRIBUCE, a.s.
SO 102	STAVEBNÍ ÚPRAVY SILNICE II/347	SO 414	KABELOVÉ ROZVODY MĚSTA SVĚTLÁ NAD SÁZAVOU
SO 103	STAVEBNÍ ÚPRAVY SILNICE III/347 31	SO 415	PŘÍPOJKY PRO VÝSUVNÉ ENERGETICKÉ SLOUPKY NA NÁMĚSTÍ
SO 104	STAVEBNÍ ÚPRAVY MÍSTNÍCH KOMUNIKACÍ, CHODNÍKŮ A ZPEVNĚNÝCH PLOCH	SO 416	PŘÍPOJKA PRO ENERGETICKÝ SLOUPEK V ULICI PĚŠINKY
SO 105	STAVEBNÍ ÚPRAVY ULICE PĚŠINKY	SO 417	ÚPRAVA PŘÍPOJENÍ NN VTA
SO 106	STAVEBNÍ ÚPRAVY ZAHRADY U KOSTELA SVATÉHO VÁCLAVA	SO 418	PŘELOŽKA KABELOVÉHO VEDENÍ PRO INFORMAČNÍ TABULI
SO 181	DOPRAVNĚ INŽENÝRSKÉ OPATŘENÍ	SO 419	PŘÍPOJKY PRO PARKOVACÍ AUTOMATY
SO 191	DOPRAVNÍ ZNAČENÍ SILNIC II. A III. TŘÍDY	SO 431	VEŘEJNÉ OSVĚTLENÍ NA NÁMĚSTÍ
SO 192	DOPRAVNÍ ZNAČENÍ NA NÁMĚSTÍ	SO 432	OSVĚTLENÍ KOSTELA SVATÉHO VÁCLAVA A PŘÍPRAVA PRO OSVĚTLENÍ ZAHRAD
SO 193	DOPRAVNÍ ZNAČENÍ V ULICI PĚŠINKY	SO 433	OSVĚTLENÍ KOSTELA SVATÉHO VÁCLAVA A PŘILEHLÝCH ZAHRAD
SO 201	OPĚRNÉ ZDI A SCHODIŠTĚ NA NÁMĚSTÍ	SO 434	VEŘEJNÉ OSVĚTLENÍ V ULICI PĚŠINKY
SO 202	OPĚRNÉ ZDI A SCHODIŠTĚ V ULICI PĚŠINKY	SO 451	PŘELOŽKY SEK CETIN, a.s. NA NÁMĚSTÍ
SO 203	ZÁRUBNÍ ZDI U KOSTELA SVATÉHO VÁCLAVA	SO 452	PŘELOŽKA SEK CETIN, a.s. V ZAHRADĚ KOSTELA SVATÉHO VÁCLAVA
SO 301	ODVODNĚNÍ SILNICE II/150	SO 453	PŘELOŽKA SEK CETIN, a.s. V ULICI PĚŠINKY
SO 302	ODVODNĚNÍ SILNICE II/347 A III/347 31	SO 454	PŘELOŽKA SEK METROPOLITNÍ, s.r.o.
SO 303	ODVODNĚNÍ MÍSTNÍCH KOMUNIKACÍ A ZPEVNĚNÝCH PLOCH NA NÁMĚSTÍ	SO 455	KABELOVÉ ROZVODY PRO VSS MĚSTSKÉ POLICIE NA NÁMĚSTÍ
SO 304	ODVODNĚNÍ ULICE PĚŠINKY	SO 456	KABELOVÉ ROZVODY PRO VSS MĚSTSKÉ POLICIE V ULICI PĚŠINKY
SO 305	NAPOJENÍ DEŠŤOVÝCH SVODŮ NEMOVITOSTÍ V MAJETKU MĚSTA SVĚTLÁ NAD SÁZAVOU	SO 457	PŘELOŽKA SEK TLAPNET, s.r.o.
SO 306	NAPOJENÍ DEŠŤOVÝCH SVODŮ NEMOVITOSTÍ SOUKROMÝCH MAJITELŮ	SO 458	NOVÉ TRASY SEK TLAPNET, s.r.o. NA NÁMĚSTÍ
SO 310	PŘELOŽKY JEDNOTNÉ KANALIZACE VAK HAVLČIKŮV BROD, a.s.	SO 459	NOVÉ TRASY SEK TLAPNET, s.r.o. V ULICI PĚŠINKY
SO 311	VÝMĚNA JEDNOTNÉ KANALIZACE VAK HAVLČIKŮV BROD, a.s.	SO 460	TRASA PRO OK MĚSTA SVĚTLÁ NAD SÁZAVOU NA NÁMĚSTÍ
SO 312	ÚPRAVY ŠACHET JEDNOTNÉ KANALIZACE VAK HAVLČIKŮV BROD, a.s.	SO 461	TRASA PRO OK MĚSTA SVĚTLÁ NAD SÁZAVOU V ULICI PĚŠINKY
SO 313	KANALIZAČNÍ PŘÍPOJKA INFORMAČNÍHO CENTRA A PRODEJNÍHO STÁNKU	SO 462	NÁVRH UMÍSTĚNÍ ANTÉN PRO WI-FI NA NÁMĚSTÍ
SO 314	KANALIZAČNÍ PŘÍPOJKA KAŠNY NA NÁMĚSTÍ	SO 501	PŘELOŽKA STL PLYNOVODU GASNET, s.r.o. NA NÁMĚSTÍ
SO 315	KANALIZAČNÍ PŘÍPOJKA PÍTKA NA NÁMĚSTÍ	SO 502	VÝMĚNA A PŘEPOJENÍ STL PLYNOVODNÍCH PŘÍPOJEC GASNET, s.r.o.
SO 316	KANALIZAČNÍ PŘÍPOJKY NEMOVITOSTÍ V MAJETKU MĚSTA SVĚTLÁ NAD SÁZAVOU	SO 503	PŘELOŽKA STL PLYNOVODU GASNET, s.r.o. V ULICI PĚŠINKY
SO 317	KANALIZAČNÍ PŘÍPOJKY NEMOVITOSTÍ SOUKROMÝCH MAJITELŮ	SO 504	PLYNOVODNÍ PŘÍPOJKY GASNET, s.r.o. V ULICI PĚŠINKY
SO 318	KANALIZAČNÍ PŘÍPOJKA VODNÍHO PRVKU V ULICI PĚŠINKY	SO 510	ODSTRANĚNÍ TEPLOVODNÍHO VEDENÍ ČEZ ENERGO, s.r.o.
SO 351	PŘELOŽKY VODOVODŮ VAK HAVLČIKŮV BROD, a.s. NA NÁMĚSTÍ	SO 701	INFORMAČNÍ CENTRUM
SO 352	PŘELOŽKA VODOVODU VAK HAVLČIKŮV BROD, a.s. V ULICI PĚŠINKY	SO 702	REVITALIZACE KAŠNY NA NÁMĚSTÍ
SO 353	PROPOJENÍ VODOVODŮ VAK HAVLČIKŮV BROD, a.s. NA NÁMĚSTÍ	SO 703	STATICKÉ ZAJIŠTĚNÍ SOCH NA NÁMĚSTÍ
SO 354	VÝMĚNY VODOVODŮ VAK HAVLČIKŮV BROD, a.s. V ULICÍCH SÁZAVSKÁ A JELENOVA	SO 704	KOTVENÍ VÁNOČNÍHO STROMU
SO 355	VÝMĚNY VODOVODŮ VAK HAVLČIKŮV BROD, a.s. NA NÁMĚSTÍ	SO 705	VODNÍ PRVEK V ULICI PĚŠINKY
SO 356	VODOVODNÍ PŘÍPOJKA INFORMAČNÍHO CENTRA A PRODEJNÍHO STÁNKU	SO 706	ZASTŘEŠENÍ VSTUPU DO PODZEMÍ V ULICI PĚŠINKY
SO 357	VODOVODNÍ PŘÍPOJKA KAŠNY NA NÁMĚSTÍ	SO 707	ÚPRAVA OPLOCENÍ ZAHRADY P.Č. 116 V ULICI PĚŠINKY
SO 358	VODOVODNÍ PŘÍPOJKA PÍTKA NA NÁMĚSTÍ	SO 708	ÚPRAVA OPLOCENÍ U KOSTELA SVATÉHO VÁCLAVA
SO 359	VODOVODNÍ PŘÍPOJKY NEMOVITOSTÍ V MAJETKU MĚSTA SVĚTLÁ NAD SÁZAVOU	SO 709	MĚSTSKÝ MOBILIÁŘ NA NÁMĚSTÍ
SO 360	VODOVODNÍ PŘÍPOJKY NEMOVITOSTÍ V MAJETKU MĚSTA SVĚTLÁ NAD SÁZAVOU V ULICI PĚŠINKY	SO 710	MĚSTSKÝ MOBILIÁŘ V ULICI PĚŠINKY
SO 361	VODOVODNÍ PŘÍPOJKY NEMOVITOSTÍ SOUKROMÝCH MAJITELŮ	SO 711	MĚSTSKÝ MOBILIÁŘ U KOSTELA SVATÉHO VÁCLAVA
SO 362	VODOVODNÍ PŘÍPOJKY NEMOVITOSTÍ SOUKROMÝCH MAJITELŮ V ULICI PĚŠINKY	SO 712	PRODEJNÍ STÁNEK
SO 363	VODOVODNÍ PŘÍPOJKA VODNÍHO PRVKU V ULICI PĚŠINKY	SO 801	VEGETAČNÍ ÚPRAVY NA NÁMĚSTÍ
SO 364	VENKOVNÍ VODOVOD V ZAHRADĚ KOSTELA SVATÉHO VÁCLAVA	SO 802	VEGETAČNÍ ÚPRAVY V ULICI PĚŠINKY
		SO 803	VEGETAČNÍ ÚPRAVY U KOSTELA SVATÉHO VÁCLAVA
		SO 804	ZAVLAHOVÝ SYSTÉM
		PS 001	KAMEROVÝ SYSTÉM NA NÁMĚSTÍ
		PS 002	KAMEROVÝ SYSTÉM V ULICI PĚŠINKY

		TRANSCONSULT s.r.o. Nerudova 37, 500 02 Hradec Králové	
Vedoucí projektu	Ing. Hodek		Středisko 1
Odpovědný projektant	Ing. Vrabcová		Vedoucí: Ing. Hodek
Zpracovatel	Ing. Vrabcová		Zak. 1 9 2 2 1 3 0 0 1
Přezkoušel	Ing. Shejbal		Arch.č. 02419 Formát: 3A4
Kontroloval	Ing. Hodek		Datum: 07/2020
Zadavatel	Město Světlá nad Sázavou	Účel: DSP+PDPS	
REVITALIZACE NÁMĚSTÍ TRČKŮ Z LÍPY VE SVĚTLÉ NAD SÁZAVOU DOKUMENTACE OBJEKTŮ A TECHNIČKÝCH A TECHNOLOGICKÝCH ZAŘÍZENÍ STAVEBNÍ ČÁST SO 316 - KANALIZAČNÍ PŘÍPOJKY NEMOVITOSTÍ V MAJETKU MĚSTA SVĚTLÁ NAD SÁZAVOU			Část dok. D.1.29
SITUACE		Měřítko 1:250	Č.přílohy 2