


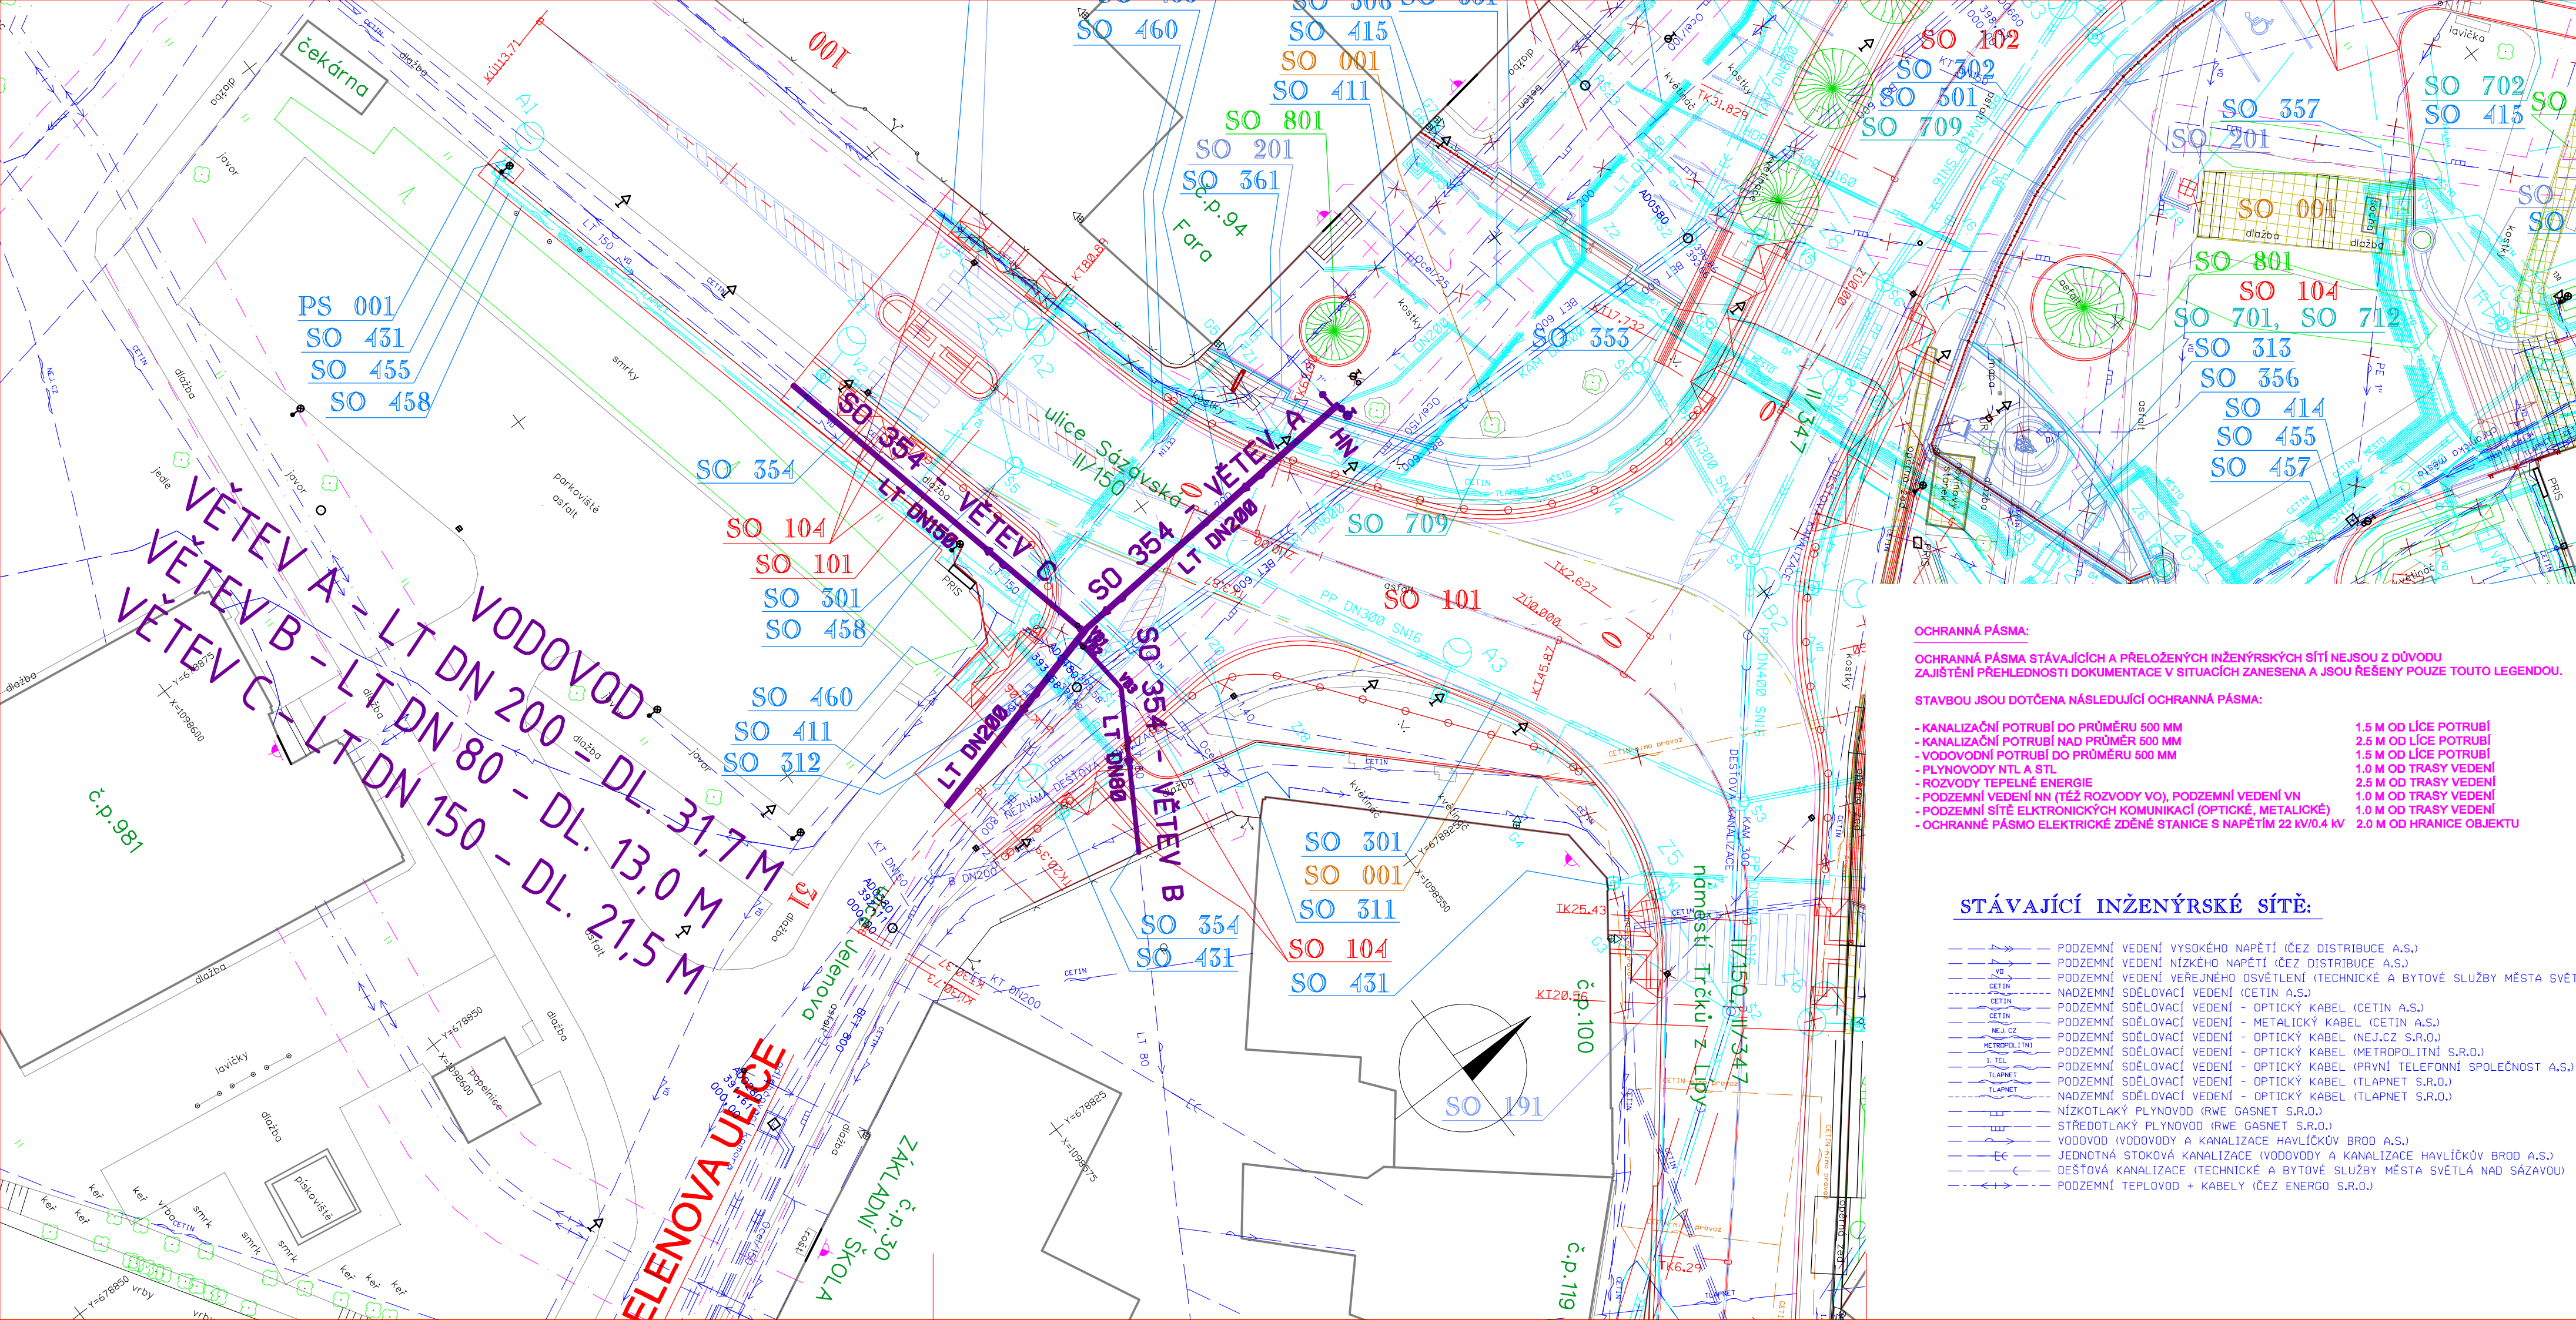

OCHRANNÁ PÁSMO:

OCHRANNÁ PÁSMO STÁVAJÍCÍCH A PŘELOŽENÝCH INŽENÝRSKÝCH SÍTÍ NEJSOU Z DŮVODU ZAJIŠTĚNÍ PŘEHLEDNOSTI DOKUMENTACE V SITUACÍCH ZANESENA A JSOU ŘEŠENY POUZE TOUTO LEGENDOU.

STAVBOU JSOU DOTČENA NÁSLEDUJÍCÍ OCHRANNÁ PÁSMO:

- KANALIZAČNÍ POTRUBÍ DO PRŮMĚRU 500 MM
- KANALIZAČNÍ POTRUBÍ NAD PRŮMĚR 500 MM
- VODOVODNÍ POTRUBÍ DO PRŮMĚRU 500 MM
- PLYNOVODNÍ POTRUBÍ DO PRŮMĚRU 500 MM
- ROZVODY TEPELNÉ ENERGIE
- PODZEMNÍ VEDENÍ NN (TĚŽ ROZVODY VO), PODZEMNÍ VEDENÍ VN
- PODZEMNÍ SÍTĚ ELEKTRONICKÝCH KOMUNIKACÍ (OPTICKÉ, METALICKÉ)
- OCHRANNÉ PÁSMO ELEKTRICKÉ ZDĚNÉ STANICE S NAPĚTÍM 22 KV/0,4 KV
- 1,5 M OD LÍCE POTRUBÍ
- 2,5 M OD LÍCE POTRUBÍ
- 1,5 M OD LÍCE POTRUBÍ
- 1,0 M OD TRASY VEDENÍ
- 2,5 M OD TRASY VEDENÍ
- 1,0 M OD TRASY VEDENÍ
- 1,0 M OD TRASY VEDENÍ
- 2,0 M OD HRANICE OBJEKTU

STÁVAJÍCÍ INŽENÝRSKÉ SÍTĚ:

- PODZEMNÍ VEDENÍ VYSOKÉHO NAPĚTÍ (ČEZ DISTRIBUCE A.S.)
- PODZEMNÍ VEDENÍ NÍZKÉHO NAPĚTÍ (ČEZ DISTRIBUCE A.S.)
- PODZEMNÍ VEDENÍ VEŘEJNÉHO OSVĚTLENÍ (TECHNICKÉ A BYTOVÉ SLUŽBY MĚSTA SVĚTLÁ NAD SÁZAVOU)
- NADZEMNÍ SDELOVACÍ VEDENÍ (CETIN A.S.)
- PODZEMNÍ SDELOVACÍ VEDENÍ - OPTICKÝ KABEL (CETIN A.S.)
- PODZEMNÍ SDELOVACÍ VEDENÍ - METALICKÝ KABEL (CETIN A.S.)
- PODZEMNÍ SDELOVACÍ VEDENÍ - OPTICKÝ KABEL (NEJ.CZ S.R.O.)
- PODZEMNÍ SDELOVACÍ VEDENÍ - OPTICKÝ KABEL (METROPOLITNÍ S.R.O.)
- PODZEMNÍ SDELOVACÍ VEDENÍ - OPTICKÝ KABEL (PRVNÍ TELEFONNÍ SPOLEČNOST A.S.)
- PODZEMNÍ SDELOVACÍ VEDENÍ - OPTICKÝ KABEL (TLAPNET S.R.O.)
- NADZEMNÍ SDELOVACÍ VEDENÍ - OPTICKÝ KABEL (TLAPNET S.R.O.)
- NÍZKOTLAKÝ PLYNOVOD (RWE GASNET S.R.O.)
- STŘEDOTLAKÝ PLYNOVOD (RWE GASNET S.R.O.)
- VODOVOD (VODOVODY A KANALIZACE HAVLÍČKŮV BROD A.S.)
- JEDNOTNÁ STOKOVÁ KANALIZACE (VODOVODY A KANALIZACE HAVLÍČKŮV BROD A.S.)
- DEŠŤOVÁ KANALIZACE (TECHNICKÉ A BYTOVÉ SLUŽBY MĚSTA SVĚTLÁ NAD SÁZAVOU)
- PODZEMNÍ TEPLOVOD + KABELY (ČEZ ENERGO S.R.O.)

SEZNAM STAVEBNÍCH OBJEKTŮ
A PROVOZNÍCH SOUBORŮ:

- SO 001 PŘÍPRAVA STAVENÍŠTĚ NA NÁMĚSTÍ
- SO 002 PŘÍPRAVA STAVENÍŠTĚ V ULICI PĚŠINKY
- SO 003 PŘÍPRAVA STAVENÍŠTĚ U KOSTELA SVATÉHO VÁCLAVA
- SO 101 STAVEBNÍ ÚPRAVY SILNICE II/150
- SO 102 STAVEBNÍ ÚPRAVY SILNICE II/347
- SO 103 STAVEBNÍ ÚPRAVY SILNICE III/347 3I
- SO 104 STAVEBNÍ ÚPRAVY MÍSTNÍCH KOMUNIKACÍ, CHODNÍKŮ A ZPEVNĚNÝCH PLOCH
- SO 105 STAVEBNÍ ÚPRAVY ULICE PĚŠINKY
- SO 106 STAVEBNÍ ÚPRAVY ZAHRADY U KOSTELA SVATÉHO VÁCLAVA
- SO 181 DOPRAVNÍ INŽENÝRSKÉ OPATŘENÍ
- SO 191 DOPRAVNÍ ZNAČENÍ SILNIC II. A III. TŘÍDY
- SO 192 DOPRAVNÍ ZNAČENÍ NA NÁMĚSTÍ
- SO 193 DOPRAVNÍ ZNAČENÍ V ULICI PĚŠINKY
- SO 201 OPĚRNÉ ZDI A SCHODIŠTĚ NA NÁMĚSTÍ
- SO 202 OPĚRNÉ ZDI A SCHODIŠTĚ V ULICI PĚŠINKY
- SO 203 ZÁRUBNÍ ZDI U KOSTELA SVATÉHO VÁCLAVA
- SO 301 ODVODNĚNÍ SILNICE II/150
- SO 302 ODVODNĚNÍ SILNICE II/347 A III/347 3I
- SO 303 ODVODNĚNÍ MÍSTNÍCH KOMUNIKACÍ A ZPEVNĚNÝCH PLOCH NA NÁMĚSTÍ
- SO 304 ODVODNĚNÍ ULICE PĚŠINKY
- SO 305 NÁPOJENÍ DEŠŤOVÝCH SVODŮ NEMOVITOSTÍ V MAJETKU MĚSTA SVĚTLÁ NAD SÁZAVOU
- SO 306 NÁPOJENÍ DEŠŤOVÝCH SVODŮ NEMOVITOSTÍ SOUKROMÝCH MAJITELŮ
- SO 310 PŘELOŽKY JEDNOTNÉ KANALIZACE VAK HAVLÍČKŮV BROD, a.s.
- SO 311 VÝMĚNA JEDNOTNÉ KANALIZACE VAK HAVLÍČKŮV BROD, a.s.
- SO 312 ÚPRAVY ŠACHET JEDNOTNÉ KANALIZACE VAK HAVLÍČKŮV BROD, a.s.
- SO 313 KANALIZAČNÍ PŘÍPOJKA INFORMAČNÍHO CENTRA A PRODEJNÍHO STÁNKU
- SO 314 KANALIZAČNÍ PŘÍPOJKA KAŠNY NA NÁMĚSTÍ
- SO 315 KANALIZAČNÍ PŘÍPOJKA PÍTKA NA NÁMĚSTÍ
- SO 316 KANALIZAČNÍ PŘÍPOJKY NEMOVITOSTÍ V MAJETKU MĚSTA SVĚTLÁ NAD SÁZAVOU
- SO 317 KANALIZAČNÍ PŘÍPOJKY NEMOVITOSTÍ SOUKROMÝCH MAJITELŮ
- SO 318 KANALIZAČNÍ PŘÍPOJKA VODNÍHO PRVKU V ULICI PĚŠINKY
- SO 351 PŘELOŽKY VODOVODŮ VAK HAVLÍČKŮV BROD, a.s. NA NÁMĚSTÍ
- SO 352 PŘELOŽKA VODOVODU VAK HAVLÍČKŮV BROD, a.s. V ULICI PĚŠINKY
- SO 353 PROPOJENÍ VODOVODŮ VAK HAVLÍČKŮV BROD, a.s. NA NÁMĚSTÍ
- SO 354 VÝMĚNY VODOVODU VAK HAVLÍČKŮV BROD, a.s. V ULICÍCH SÁZAVSKÁ A JELENOVA
- SO 355 VÝMĚNY VODOVODU VAK HAVLÍČKŮV BROD, a.s. NA NÁMĚSTÍ
- SO 356 VODOVODNÍ PŘÍPOJKA INFORMAČNÍHO CENTRA A PRODEJNÍHO STÁNKU
- SO 357 VODOVODNÍ PŘÍPOJKA KAŠNY NA NÁMĚSTÍ
- SO 358 VODOVODNÍ PŘÍPOJKA PÍTKA NA NÁMĚSTÍ
- SO 359 VODOVODNÍ PŘÍPOJKY NEMOVITOSTÍ V MAJETKU MĚSTA SVĚTLÁ NAD SÁZAVOU
- SO 360 VODOVODNÍ PŘÍPOJKY NEMOVITOSTÍ V MAJETKU MĚSTA SVĚTLÁ NAD SÁZAVOU V ULICI PĚŠINKY
- SO 361 VODOVODNÍ PŘÍPOJKY NEMOVITOSTÍ SOUKROMÝCH MAJITELŮ
- SO 362 VODOVODNÍ PŘÍPOJKY NEMOVITOSTÍ SOUKROMÝCH MAJITELŮ V ULICI PĚŠINKY
- SO 363 VODOVODNÍ PŘÍPOJKA VODNÍHO PRVKU V ULICI PĚŠINKY
- SO 364 VENKOVNÍ VODOVOD V ZAHRADĚ KOSTELA SVATÉHO VÁCLAVA
- SO 401 PŘELOŽKY KABELOVÝCH VEDENÍ VN ČEZ DISTRIBUCE, a.s.
- SO 411 PŘELOŽKY KABELOVÝCH VEDENÍ NN ČEZ DISTRIBUCE, a.s.
- SO 412 PŘELOŽKY KABELOVÝCH VEDENÍ NN ČEZ DISTRIBUCE, a.s. V ULICI PĚŠINKY
- SO 413 PŘELOŽKA KABELOVÝCH VEDENÍ NN ČEZ DISTRIBUCE, a.s.
- SO 414 KABELOVÉ ROZVODY MĚSTA SVĚTLÁ NAD SÁZAVOU
- SO 415 PŘÍPOJKY PRO VÝSUVNÉ ENERGETICKÉ STOLPŮKY NA NÁMĚSTÍ
- SO 416 PŘÍPOJKA PRO ENERGETICKÉ STOLPŮKY V ULICI PĚŠINKY
- SO 417 ÚPRAVA PŘÍPOJENÍ NN VTA
- SO 418 PŘELOŽKA KABELOVÝCH VEDENÍ PRO INFORMAČNÍ TABULI
- SO 419 PŘÍPOJKY PRO PARKOVACÍ AUTOMATY
- SO 431 VEŘEJNÉ OSVĚTLENÍ NA NÁMĚSTÍ
- SO 432 OSVĚTLENÍ KOSTELA SVATÉHO VÁCLAVA A PŘÍPRAVA PRO OSVĚTLENÍ ZAHRADY
- SO 433 OSVĚTLENÍ KOSTELA SVATÉHO VÁCLAVA A PŘÍLEHLÝCH ZAHRAD
- SO 434 VEŘEJNÉ OSVĚTLENÍ V ULICI PĚŠINKY
- SO 451 PŘELOŽKY SEK CETIN, a.s. NA NÁMĚSTÍ
- SO 452 PŘELOŽKA SEK CETIN, a.s. V ZAHRADĚ KOSTELA SVATÉHO VÁCLAVA
- SO 453 PŘELOŽKA SEK CETIN, a.s. V ULICI PĚŠINKY
- SO 454 PŘELOŽKA SEK METROPOLITNÍ, a.s.
- SO 455 KABELOVÉ ROZVODY PRO VSS MĚSTSKÉ POLICIE NA NÁMĚSTÍ
- SO 456 KABELOVÉ ROZVODY PRO VSS MĚSTSKÉ POLICIE V ULICI PĚŠINKY
- SO 457 PŘELOŽKA SEK TLAPNET, a.s.
- SO 458 NOVÉ TRASY SEK TLAPNET, a.s. NA NÁMĚSTÍ
- SO 459 NOVÉ TRASY SEK TLAPNET, a.s. V ULICI PĚŠINKY
- SO 460 TRASA PRO OK MĚSTA SVĚTLÁ NAD SÁZAVOU NA NÁMĚSTÍ
- SO 461 TRASA PRO OK MĚSTA SVĚTLÁ NAD SÁZAVOU V ULICI PĚŠINKY
- SO 462 NÁVRH UMÍSTĚNÍ ANTÉN PRO WI-FI NA NÁMĚSTÍ
- SO 501 PŘELOŽKA STL PLYNOVODU GASNET, s.r.o. NA NÁMĚSTÍ
- SO 502 VÝMĚNA A PŘIPOJENÍ STL PLYNOVODNÍCH PŘÍPOJEK GASNET, s.r.o.
- SO 503 PŘELOŽKA STL PLYNOVODU GASNET, s.r.o. V ULICI PĚŠINKY
- SO 504 PLYNOVODNÍ PŘÍPOJKY GASNET, s.r.o. V ULICI PĚŠINKY
- SO 510 ODSTRANĚNÍ TEPLOVODNÍHO VEDENÍ ČEZ ENERGO, s.r.o.
- SO 701 INFORMAČNÍ CENTRUM
- SO 702 REVITALIZACE KAŠNY NA NÁMĚSTÍ
- SO 703 STATICKÉ ZAJIŠTĚNÍ SOCH NA NÁMĚSTÍ
- SO 704 KOTVENÍ VÁNOČNÍHO STROMU
- SO 705 VODNÍ PRVEK V ULICI PĚŠINKY
- SO 706 ZASTŘEŠENÍ VSTUPU DO PODZEMÍ V ULICI PĚŠINKY
- SO 707 ÚPRAVA OPLOČENÍ ZAHRADY P.Č. 116 V ULICI PĚŠINKY
- SO 708 ÚPRAVA OPLOČENÍ U KOSTELA SVATÉHO VÁCLAVA
- SO 709 MĚSTSKÝ MOBILIÁR NA NÁMĚSTÍ
- SO 710 MĚSTSKÝ MOBILIÁR V ULICI PĚŠINKY
- SO 711 MĚSTSKÝ MOBILIÁR U KOSTELA SVATÉHO VÁCLAVA
- SO 712 PRODEJNÍ STÁNEK
- SO 801 VEGETAČNÍ ÚPRAVY NA NÁMĚSTÍ
- SO 802 VEGETAČNÍ ÚPRAVY V ULICI PĚŠINKY
- SO 803 VEGETAČNÍ ÚPRAVY U KOSTELA SVATÉHO VÁCLAVA
- SO 804 ZAVLAHOVÝ SYSTÉM
- PS 001 KAMEROVÝ SYSTÉM NA NÁMĚSTÍ
- PS 002 KAMEROVÝ SYSTÉM V ULICI PĚŠINKY

SOUŘADNICOVÝ SYSTÉM JTSK
VÝŠKOVÝ SYSTÉM BpV



TRANSCONSULT s.r.o.
Nerudova 37, 500 02 Hradec Králové

Vedoucí projektu	Ing. Hodek	Středisko 1
Odpovědný projektant	Ing. Vrabcová	Vedoucí: Ing. Hodek
Zpracovatel	Ing. Vrabcová	Zak. 1 9 2 2 1 3 0 0 1
Prezkoval	Ing. Shejbal	Arch.č. 02419 Formát: 4 A4
Kontroloval	Ing. Hodek	Datum: 07/2020
Zadavatel	Vodovody a kanalizace Havlíčkův Brod, a.s.	Účel: DSP+PDPS

REVITALIZACE NÁMĚSTÍ TRČKŮ Z LIPY VE SVĚTLÉ NAD SÁZAVOU
DOKUMENTACE OBJEKTŮ A TECHNICKÝCH A TECHNOLOGICKÝCH ZAŘÍZENÍ
STAVEBNÍ ČÁST
SO 354 - VÝMĚNY VODOVODŮ VAK HAVLÍČKŮV BROD, A.S.
V ULICÍCH SÁZAVSKÁ A JELENOVA

SITUACE

Měřítko
1:250

Č.přílohy
2