


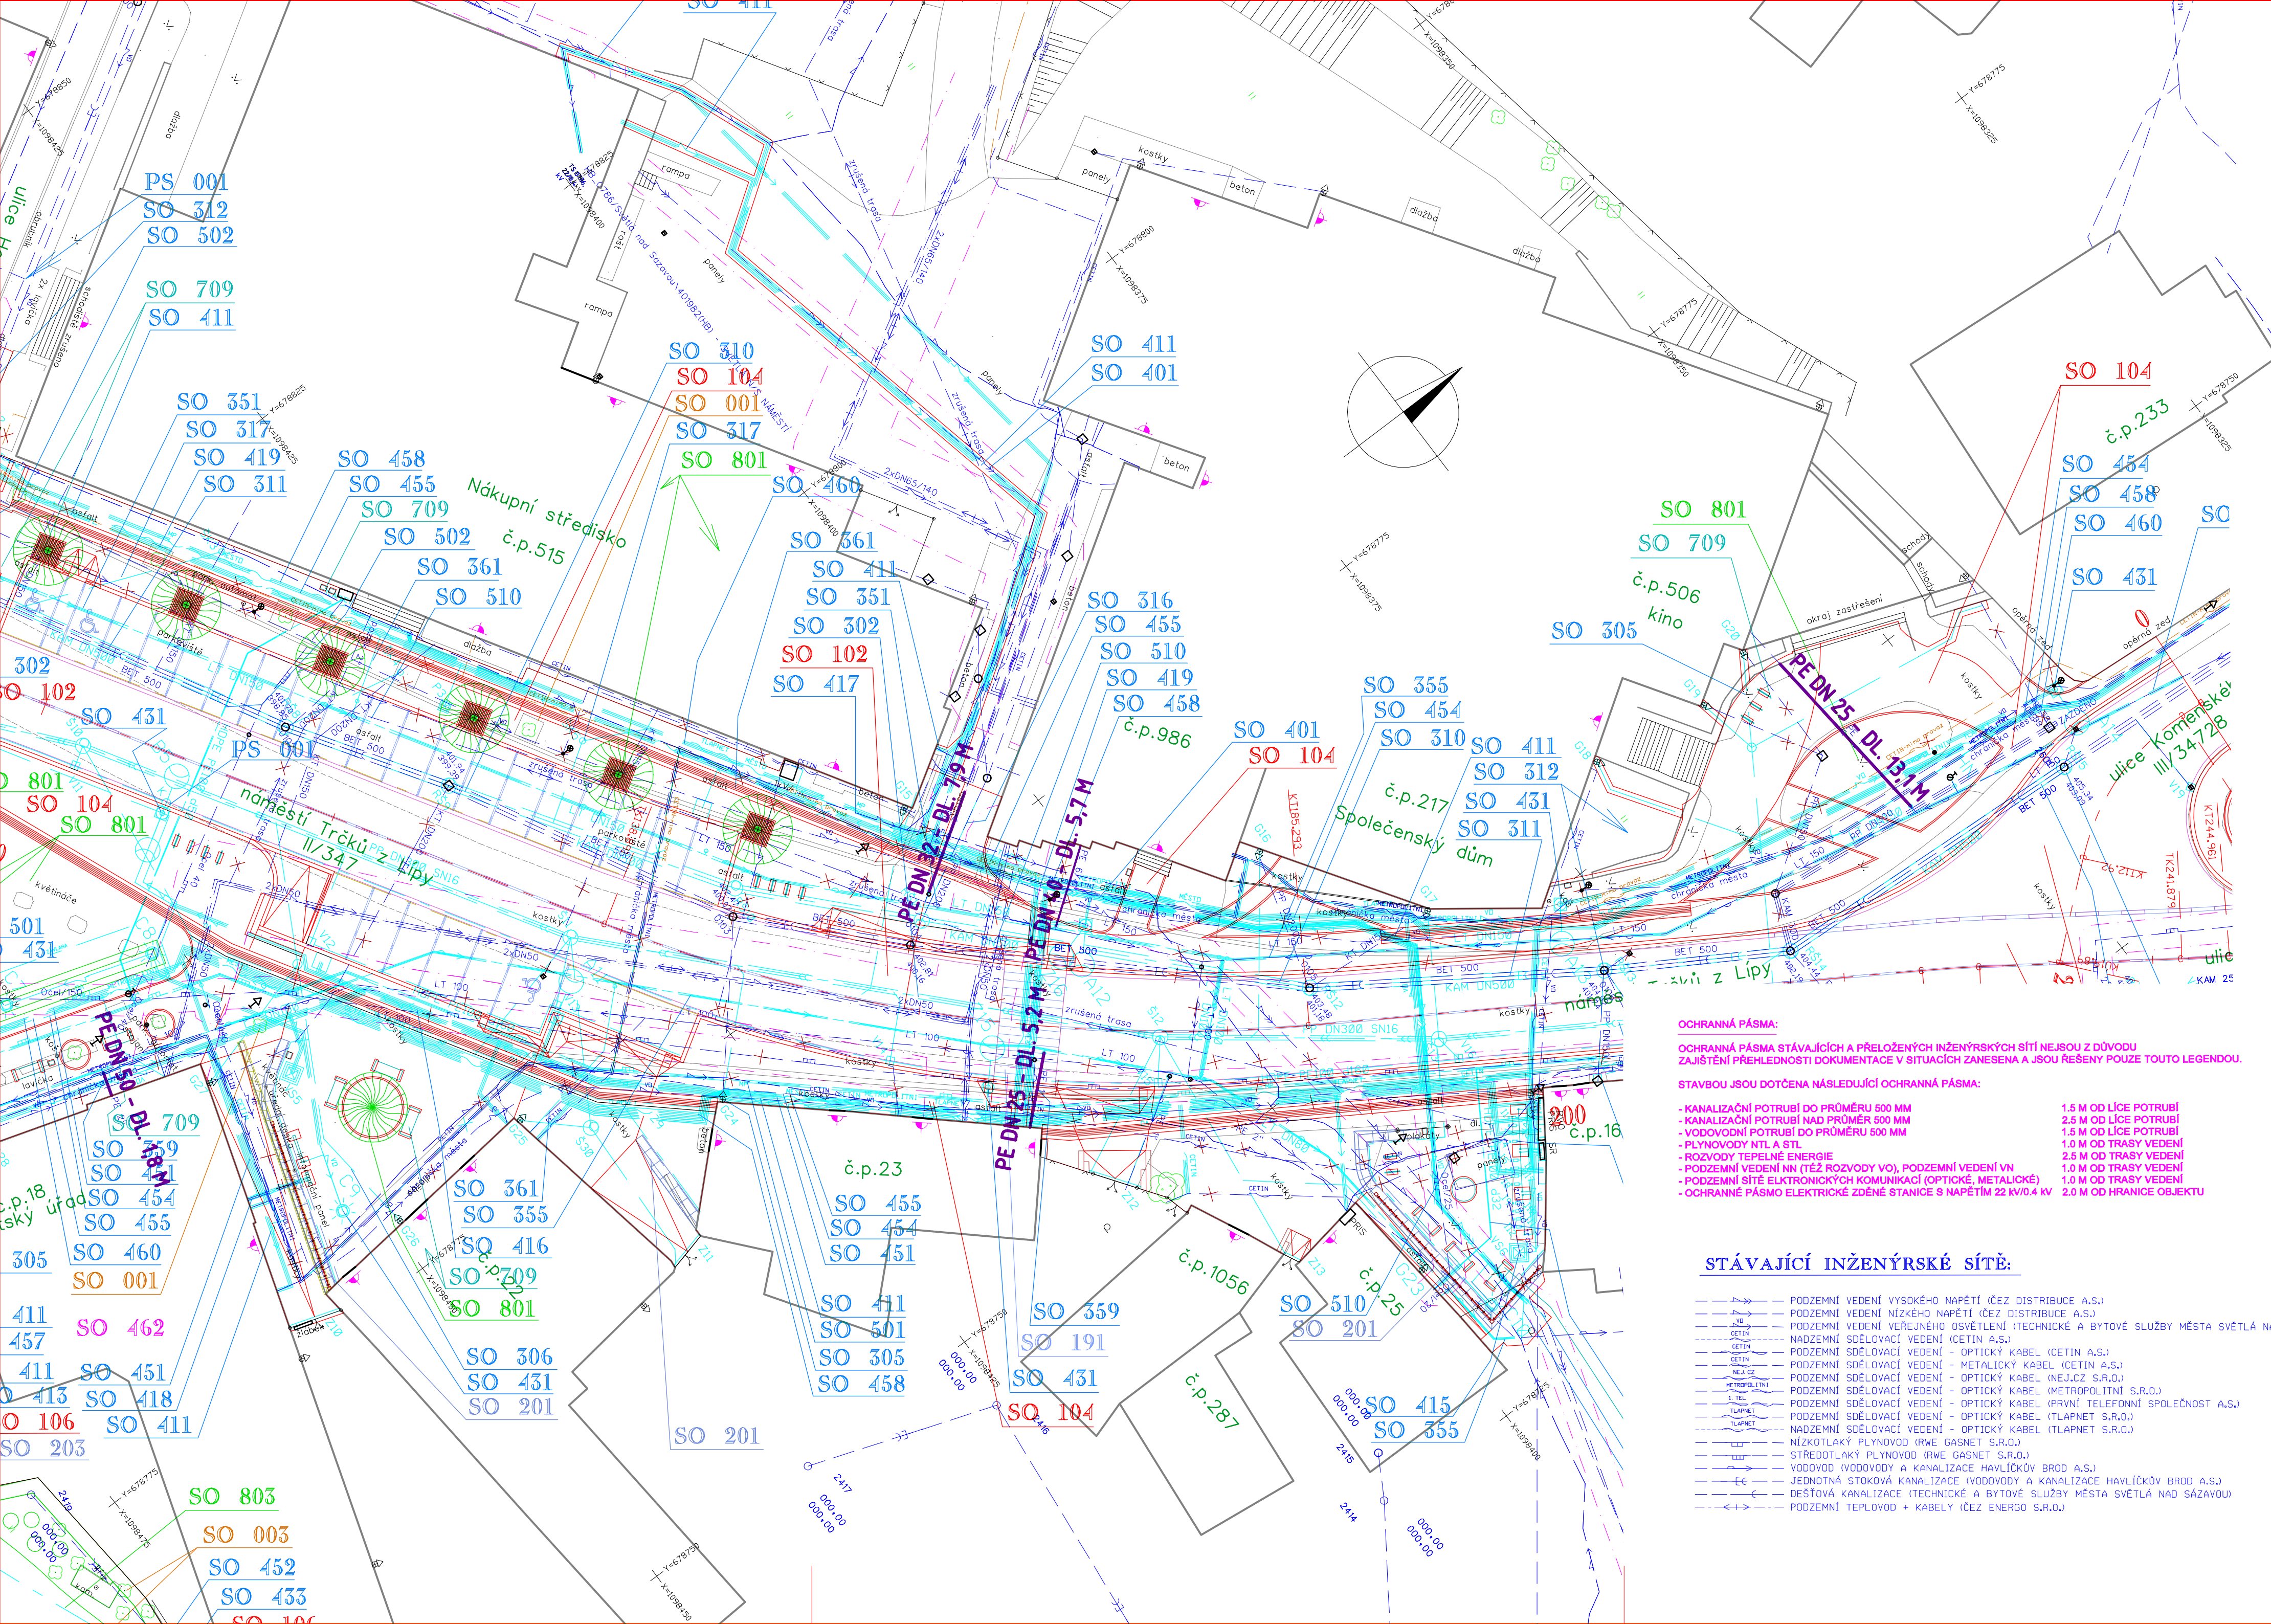

728 DRUHANOV
KÉHO ULICE

SEZNAM STAVEBNÍCH OBJEKTŮ
A PROVOZNÍCH SOUBORŮ:

- SO 001 PŘÍPRAVA STAVENÍŠTĚ NA NÁMĚSTÍ
- SO 002 PŘÍPRAVA STAVENÍŠTĚ U ULICE PĚŠINKY
- SO 003 PŘÍPRAVA STAVENÍŠTĚ U KOSTELA SVATÉHO VÁCLAVA
- SO 101 STAVĚBNÍ ÚPRAVY SILNICE II/150
- SO 102 STAVĚBNÍ ÚPRAVY SILNICE II/347
- SO 103 STAVĚBNÍ ÚPRAVY SILNICE III/347 3I
- SO 104 STAVĚBNÍ ÚPRAVY MÍSTNÍCH KOMUNIKACÍ, CHODNÍKŮ A ZPEVNĚNÝCH PLOCH
- SO 105 STAVĚBNÍ ÚPRAVY ULICE PĚŠINKY
- SO 106 STAVĚBNÍ ÚPRAVY ZAHRADY U KOSTELA SVATÉHO VÁCLAVA
- SO 181 DOPRAVNÍ INŽENÝRSKÉ OPATŘENÍ
- SO 191 DOPRAVNÍ ZNAČENÍ SILNIC II. A III. TŘÍDY
- SO 192 DOPRAVNÍ ZNAČENÍ NA NÁMĚSTÍ
- SO 193 DOPRAVNÍ ZNAČENÍ V ULICI PĚŠINKY
- SO 201 OPĚRNÉ ZDI A SCHODIŠTĚ NA NÁMĚSTÍ
- SO 202 OPĚRNÉ ZDI A SCHODIŠTĚ V ULICI PĚŠINKY
- SO 203 ZÁRUBNÍ ZDI U KOSTELA SVATÉHO VÁCLAVA
- SO 301 ODVODNĚNÍ SILNICE II/150
- SO 302 ODVODNĚNÍ SILNICE II/347 A III/347 3I
- SO 303 ODVODNĚNÍ MÍSTNÍCH KOMUNIKACÍ A ZPEVNĚNÝCH PLOCH NA NÁMĚSTÍ
- SO 304 ODVODNĚNÍ ULICE PĚŠINKY
- SO 305 NÁPOJENÍ DEŠŤOVÝCH SVODŮ NEMOVITOSTÍ V MAJETKU MĚSTA SVĚTLÁ NAD SÁZAVOU
- SO 306 NÁPOJENÍ DEŠŤOVÝCH SVODŮ NEMOVITOSTÍ SOUKROMÝCH MAJITELŮ
- SO 310 PŘELOŽKY JEDNOTNÉ KANALIZACE VAK HAVLÍČKŮV BROD, a.s.
- SO 311 VÝMĚNA JEDNOTNÉ KANALIZACE VAK HAVLÍČKŮV BROD, a.s. NA NÁMĚSTÍ
- SO 312 ÚPRAVY SACHET JEDNOTNÉ KANALIZACE VAK HAVLÍČKŮV BROD, a.s.
- SO 313 KANALIZAČNÍ PŘÍPOJKA INFORMAČNÍHO CENTRA A PRODEJNÍHO STÁNKU
- SO 314 KANALIZAČNÍ PŘÍPOJKA KAŠNY NA NÁMĚSTÍ
- SO 315 KANALIZAČNÍ PŘÍPOJKA PÍTKA NA NÁMĚSTÍ
- SO 316 KANALIZAČNÍ PŘÍPOJKY NEMOVITOSTÍ V MAJETKU MĚSTA SVĚTLÁ NAD SÁZAVOU
- SO 317 KANALIZAČNÍ PŘÍPOJKY NEMOVITOSTÍ SOUKROMÝCH MAJITELŮ
- SO 318 KANALIZAČNÍ PŘÍPOJKA VODNÍHO PRVKU V ULICI PĚŠINKY
- SO 381 PŘELOŽKY VODOVODŮ VAK HAVLÍČKŮV BROD, a.s. NA NÁMĚSTÍ
- SO 382 PŘELOŽKY VODOVODŮ VAK HAVLÍČKŮV BROD, a.s. V ULICI PĚŠINKY
- SO 383 PŘÍPOJENÍ VODOVODŮ VAK HAVLÍČKŮV BROD, a.s. NA NÁMĚSTÍ
- SO 384 VÝMĚNY VODOVODŮ VAK HAVLÍČKŮV BROD, a.s. V ULICÍCH SÁZAVSKÁ A JELENOVA
- SO 385 VÝMĚNY VODOVODŮ VAK HAVLÍČKŮV BROD, a.s. NA NÁMĚSTÍ
- SO 386 VODOVODNÍ PŘÍPOJKA INFORMAČNÍHO CENTRA A PRODEJNÍHO STÁNKU
- SO 387 VODOVODNÍ PŘÍPOJKA KAŠNY NA NÁMĚSTÍ
- SO 388 VODOVODNÍ PŘÍPOJKA PÍTKA NA NÁMĚSTÍ
- SO 389 VODOVODNÍ PŘÍPOJKY NEMOVITOSTÍ V MAJETKU MĚSTA SVĚTLÁ NAD SÁZAVOU
- SO 390 VODOVODNÍ PŘÍPOJKY NEMOVITOSTÍ V MAJETKU MĚSTA SVĚTLÁ NAD SÁZAVOU V ULICI PĚŠINKY
- SO 391 VODOVODNÍ PŘÍPOJKY NEMOVITOSTÍ SOUKROMÝCH MAJITELŮ
- SO 392 VODOVODNÍ PŘÍPOJKY NEMOVITOSTÍ SOUKROMÝCH MAJITELŮ V ULICI PĚŠINKY
- SO 393 VODOVODNÍ PŘÍPOJKA VODNÍHO PRVKU V ULICI PĚŠINKY
- SO 394 VENKOVNÍ VODOVOD V ZAHRADĚ KOSTELA SVATÉHO VÁCLAVA
- SO 401 PŘELOŽKY KABELOVÝCH VEDEN VN ČEZ DISTRIBUCE, a.s.
- SO 402 PŘELOŽKY KABELOVÝCH VEDEN NN ČEZ DISTRIBUCE, a.s.
- SO 403 PŘELOŽKY KABELOVÝCH VEDEN NN ČEZ DISTRIBUCE, a.s. V ULICI PĚŠINKY
- SO 404 KABELOVÉ ROZVODY MĚSTA SVĚTLÁ NAD SÁZAVOU
- SO 405 PŘÍPOJKY PRO VÝSUVNÉ ENERGETICKÉ SLOUPKY NA NÁMĚSTÍ
- SO 406 PŘÍPOJKA PRO ENERGETICKÝ SLOUPKY V ULICI PĚŠINKY
- SO 407 ÚPRAVA PŘÍPOJENÍ NN VTA
- SO 408 PŘELOŽKA KABELOVÝCH VEDEN PRO INFORMAČNÍ TABULI
- SO 409 PŘÍPOJKY PRO PARKOVACÍ AUTOMATY
- SO 431 VEŘEJNÉ OSVĚTLENÍ NA NÁMĚSTÍ
- SO 432 OSVĚTLENÍ KOSTELA SVATÉHO VÁCLAVA A PŘÍPRAVA PRO OSVĚTLENÍ ZAHRAD
- SO 433 OSVĚTLENÍ KOSTELA SVATÉHO VÁCLAVA A PŘÍLEHLÝCH ZAHRAD
- SO 434 VEŘEJNÉ OSVĚTLENÍ V ULICI PĚŠINKY
- SO 451 PŘELOŽKY SEK CETIN, a.s. NA NÁMĚSTÍ
- SO 452 PŘELOŽKA SEK CETIN, a.s. V ZAHRADĚ KOSTELA SVATÉHO VÁCLAVA
- SO 453 PŘELOŽKA SEK CETIN, a.s. V ULICI PĚŠINKY
- SO 454 PŘELOŽKA SEK METROPOLITNÍ, s.r.o.
- SO 455 KABELOVÉ ROZVODY PRO VSS MĚSTSKÉ POLICIE NA NÁMĚSTÍ
- SO 456 KABELOVÉ ROZVODY PRO VSS MĚSTSKÉ POLICIE V ULICI PĚŠINKY
- SO 457 PŘELOŽKA SEK TLAPNET, s.r.o.
- SO 458 NOVÉ TRASY SEK TLAPNET, s.r.o. NA NÁMĚSTÍ
- SO 459 NOVÉ TRASY SEK TLAPNET, s.r.o. V ULICI PĚŠINKY
- SO 460 TRASA PRO OK MĚSTA SVĚTLÁ NAD SÁZAVOU NA NÁMĚSTÍ
- SO 461 TRASA PRO OK MĚSTA SVĚTLÁ NAD SÁZAVOU V ULICI PĚŠINKY
- SO 462 NÁVRH UMÍSTĚNÍ ANTÉN PRO WIFI NA NÁMĚSTÍ
- SO 501 PŘELOŽKA STL PLYNOVODU GASNET, s.r.o. NA NÁMĚSTÍ
- SO 502 VÝMĚNA A PŘÍPOJENÍ STL PLYNOVODNÍCH PŘÍPOJEK GASNET, s.r.o.
- SO 503 PŘELOŽKA STL PLYNOVODU GASNET, s.r.o. V ULICI PĚŠINKY
- SO 504 PLYNOVODNÍ PŘÍPOJKY GASNET, s.r.o. V ULICI PĚŠINKY
- SO 510 ODSTRANĚNÍ TEPELOVODNÍHO VEDENÍ ČEZ ENERGO, s.r.o.
- SO 701 INFORMAČNÍ CENTRUM
- SO 702 REVITALIZACE KAŠNY NA NÁMĚSTÍ
- SO 703 STATICKÉ ZAJISTĚNÍ SOCH NA NÁMĚSTÍ
- SO 704 KOTVENÍ VÁNČOVÝH STROMŮ
- SO 705 VODNÍ PRVEK V ULICI PĚŠINKY
- SO 706 ZASTŘEŠENÍ VSTUPU DO PODZEMÍ V ULICI PĚŠINKY
- SO 707 ÚPRAVA OPLOČENÍ ZAHRADY PČ. 116 V ULICI PĚŠINKY
- SO 708 ÚPRAVA OPLOČENÍ U KOSTELA SVATÉHO VÁCLAVA
- SO 709 MĚSTSKÝ MOBILIÁR NA NÁMĚSTÍ
- SO 710 MĚSTSKÝ MOBILIÁR V ULICI PĚŠINKY
- SO 711 MĚSTSKÝ MOBILIÁR U KOSTELA SVATÉHO VÁCLAVA
- SO 712 PRODEJNÍ STÁNEK
- SO 801 VEGETAČNÍ ÚPRAVY NA NÁMĚSTÍ
- SO 802 VEGETAČNÍ ÚPRAVY V ULICI PĚŠINKY
- SO 803 VEGETAČNÍ ÚPRAVY U KOSTELA SVATÉHO VÁCLAVA
- SO 804 ZAVLAHOVÝ SYSTÉM
- PS 001 KAMEROVÝ SYSTÉM NA NÁMĚSTÍ
- PS 002 KAMEROVÝ SYSTÉM V ULICI PĚŠINKY

OCHRANNÁ PÁSMA:
OCHRANNÁ PÁSMA STÁVAJÍCÍCH A PŘELOŽENÝCH INŽENÝRSKÝCH SÍTÍ NEJSOU Z DŮVODU ZAJISTĚNÍ PŘEHLEDNOSTI DOKUMENTACE V SITUACI ZANESENA A JSOU ŘEŠENY POUZE TOUTO LEGENDOU.
STAVBOU JSOU DOTČENA NÁSLEDUJÍCÍ OCHRANNÁ PÁSMA:
- KANALIZAČNÍ POTRUBÍ DO PRŮMĚRU 500 MM 1,5 M OD LÍCE POTRUBÍ
- KANALIZAČNÍ POTRUBÍ NAD PRŮMĚR 500 MM 2,5 M OD LÍCE POTRUBÍ
- VODOVODNÍ POTRUBÍ DO PRŮMĚRU 500 MM 1,5 M OD LÍCE POTRUBÍ
- PLYNOVODY NTL A STL 1,0 M OD TRASY VEDENÍ
- ROZVODY TEPELNÉ ENERGIE 2,5 M OD TRASY VEDENÍ
- PODZEMNÍ VEDENÍ NN (TEŽ ROZVODY VO), PODZEMNÍ VEDENÍ VN 1,0 M OD TRASY VEDENÍ
- PODZEMNÍ SÍTĚ ELEKTRONICKÝCH KOMUNIKACÍ (OPTICKÉ, METALICKÉ) 1,0 M OD TRASY VEDENÍ
- OCHRANNÉ PÁSMO ELEKTRICKÉ ZDĚNÉ STANICE S NAPĚTÍM 22 KV/0,4 KV 2,0 M OD HRANICE OBJEKTU

STÁVAJÍCÍ INŽENÝRSKÉ SÍTĚ:

- — — — — PODZEMNÍ VEDENÍ VYSOKÉHO NAPĚTÍ (ČEZ DISTRIBUCE A.S.)
- — — — — PODZEMNÍ VEDENÍ NÍZKÉHO NAPĚTÍ (ČEZ DISTRIBUCE A.S.)
- — — — — PODZEMNÍ VEDENÍ VEŘEJNÉHO OSVĚTLENÍ (TECHNICKÉ A BYTOVÉ SLUŽBY MĚSTA SVĚTLÁ NAD SÁZAVOU)
- — — — — NADZEMNÍ SĚDOVACÍ VEDENÍ (CETIN A.S.)
- — — — — PODZEMNÍ SĚDOVACÍ VEDENÍ - OPTICKÝ KABEL (CETIN A.S.)
- — — — — PODZEMNÍ SĚDOVACÍ VEDENÍ - METALICKÝ KABEL (CETIN A.S.)
- — — — — PODZEMNÍ SĚDOVACÍ VEDENÍ - OPTICKÝ KABEL (NEJ.CZ S.R.O.)
- — — — — PODZEMNÍ SĚDOVACÍ VEDENÍ - OPTICKÝ KABEL (METROPOLITNÍ S.R.O.)
- — — — — PODZEMNÍ SĚDOVACÍ VEDENÍ - OPTICKÝ KABEL (PRVNÍ TELEFONNÍ SPOLEČNOST A.S.)
- — — — — PODZEMNÍ SĚDOVACÍ VEDENÍ - OPTICKÝ KABEL (TLAPNET S.R.O.)
- — — — — NADZEMNÍ SĚDOVACÍ VEDENÍ - OPTICKÝ KABEL (TLAPNET S.R.O.)
- — — — — NÍZKOTLAKÝ PLYNOVOD (RWE GASNET S.R.O.)
- — — — — STŘEDOTLAKÝ PLYNOVOD (RWE GASNET S.R.O.)
- — — — — VODOVOD VODOVODY A KANALIZACE HAVLÍČKŮV BROD A.S.)
- — — — — JEDNOTNÁ STOKOVÁ KANALIZACE (VODOVODY A KANALIZACE HAVLÍČKŮV BROD A.S.)
- — — — — DEŠŤOVÁ KANALIZACE (TECHNICKÉ A BYTOVÉ SLUŽBY MĚSTA SVĚTLÁ NAD SÁZAVOU)
- — — — — PODZEMNÍ TEPELOVOD + KABELY (ČEZ ENERGO S.R.O.)

SOUŘADNICOVÝ SYSTÉM JTSK
VÝŠKOVÝ SYSTÉM BpV

**TRANSCONSULT s.r.o.**
Nerudova 37, 500 02 Hradec Králové

Vedoucí projektu	Ing. Hodek	Středisko	1
Odpovědný projektant	Ing. Vrabcová	Vedoucí:	Ing. Hodek
Zpracovatel	Ing. Vrabcová	Zak.	11922113001
Průzkoušel	Ing. Šejbal	Arch.	02419 Formát: 8A4
Kontroloval	Ing. Hodek	Datum:	07/2020
Zadavatel	Město Světlá nad Sázavou	Účel:	DSP+PDPS

REVITALIZACE NÁMĚSTÍ TRČKŮ Z LÍPY VE SVĚTLÉ NAD SÁZAVOU
DOKUMENTACE OBJEKTŮ A TECHNICKÝCH A TECHNOLOGICKÝCH ZAŘÍZENÍ
STAVEBNÍ ČÁST

SO 359 - VODOVODNÍ PŘÍPOJKY NEMOVITOSTÍ
V MAJETKU MĚSTA SVĚTLÁ NAD SÁZAVOU

SITUACE	Měřítko 1:250	Část dok. D.1.40 Č.přílohy 2
---------	------------------	---------------------------------------