


LEGENDA MÍSTNOSTÍ

OZN.	MÍSTNOST	m²	S.V.(mm)
2.01	SCHODIŠTĚ	10,46	2380
BYTOVÁ JEDNOTKA Č.4			
2.02	CHODBA	3,11	2590
2.03	KOUPELNA + WC	6,10	2590
2.04	OBÝVACÍ POKOJ + KUCHYŇ	23,83	2590
2.05	LOŽNICE	18,32	2590
BYTOVÁ JEDNOTKA Č.5			
2.06	CHODBA	4,97	2590
2.07	KOUPELNA + WC	5,60	2590
2.08	POKOJ + KUCHYŇ	14,03	2590
BYTOVÁ JEDNOTKA Č.6			
2.09	CHODBA	2,99	2580
2.10	WC	1,22	2580
2.11	KOUPELNA	4,74	2580
2.12	OBÝVACÍ POKOJ + KUCHYŇ	23,86	2580
2.13	CHODBA	2,98	2580
2.14	LOŽNICE	16,11	2580
2.15	POKOJ	14,02	2570

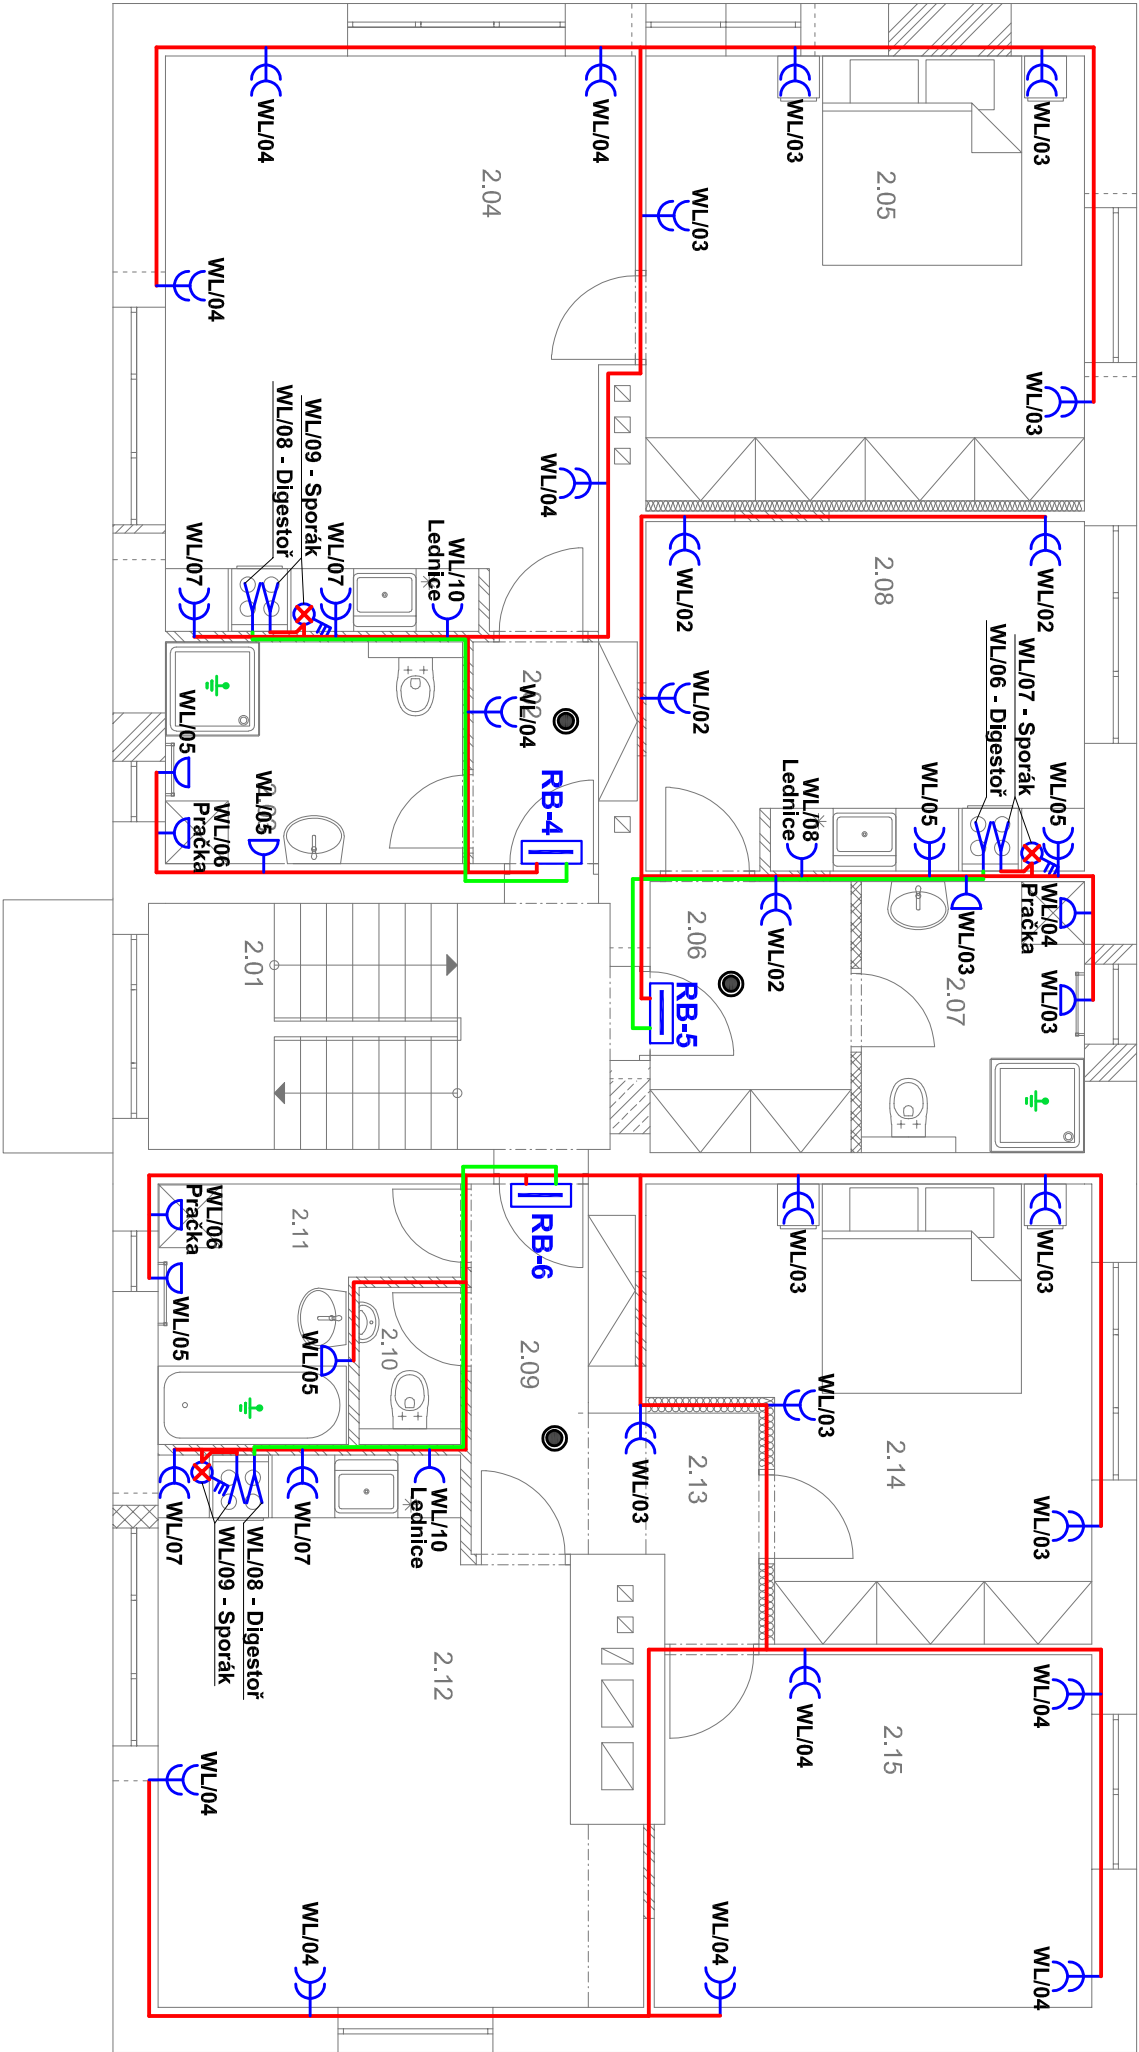

POZNÁMKA:
3+N+PE, AC 50Hz, 230V/400V, TN-C-S

Ochrana před nebezpečným dotykem:
Základní - automatickým odpojením od zdroje
Doplňková - proudovým chráničem, dopl. pospojováním

Instalační výška pro vypínače a tlačítka: 1200mm od podlahy.
Instalační výška zásuvek: dle projektové dokumentace

Všecké kovové zařízení musí být pospojováno CYA6 (popř. vyšší)!

ROZVODY:

- zasekány pod omítkou
- nad podhledem
- v 1.PP a na půdě budou rozvody vedené v ochranné trubce na povrchu
- přechody mezi požárními úseky budou utěsněny protipožárními ucpávkami
- hlavní vedení provedeno kabely CYKY
- rozvody ve sprchách budou provedeny dle ČSN 33 2000-7-701 ed.2
- elektroinstalace bude provedena s ohledem na ČSN 33-2000-3
- ochrana před úrazem el. proudem dle ČSN 33-2000-4-41ed.2

LEGENDA

	Kabelová trasa CYKY~J 3x1,5
	Kabelová trasa CYKY~J 3x2,5
	Zásuvka 1x230V, 16A, zapuštěná IP20
	Zásuvka 2x230V, 16A, zapuštěná IP20
	Zásuvka 1x230V, 16A, zapuštěná IP44
	Sporákové kombiace
	Vývod 230V
	Doplňkové pospojování
	Autonomní hlásič kouře

Kontroloval		Vypracoval
Tomáš Klós		David Krýžal
parc. č. 1334, k.ú. Hodslavice / kraj Moravskoslezský		
Obec Hodslavice č.p. 211, 742 71 Hodslavice		
REKONSTRUKCE A ZMĚNA UŽÍVÁNÍ NA BYTOVÝ DŮM parc. č. 1334, k.ú. Hodslavice		
4. SILNOPROUDÁ ELEKTROTECHNIKA		
Ostatní výkresu		
Půdorys 2.NP - Zásuvková instalace		
Číslo výkresu D.1.4.8		
Přehledové číslo		
6x44		
Datum 07/2019		
Stupeň DSP		
Zakázkové číslo 682019a-DSP		
Měřítko 1:75		