


## IZOMETRIE VNITŘNÍHO PLYNOVODU

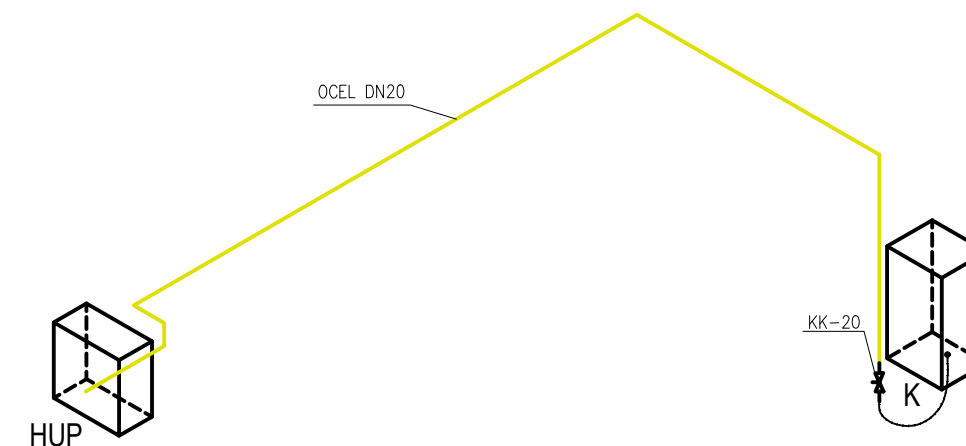

**K** PLYNOVÝ KONDENZAČNÍ KOTEL PROTHERM PANTHER CONDENS 30 KKO, JMENOVITÁ SPOTŘEBA ZP 3,24 m<sup>3</sup>/h, PŘÍPOJKA PLYNU 1/2", NAPOJENÍ KOTLE OCELOVÝM VLNOCCEM

**HUP** HLAVNÍ UZÁVĚR PLYNU A PLYNOMĚR, UMÍSTĚNO VE SKŘÍNI NA FASÁDĚ DOMU

<div> <div> </div> <div> <b>PROJEKTANTI OSTRAVA</b> </div> </div> <div> Projektanti Ostrava s.r.o.,  info@projektantiostrava.cz  IČO: 07293640,  Kmochova 341/1,  721 00, Ostrava – Svinov </div>				
PROJEKT:	REKONSTRUKCE BD HODSLAVICE č.p.400, na pozemku par.č. 1334, k.ú. Hodslavice (640620)			
INVESTOR:	Obec Hodslavice č.p. 211, 742 71 Hodslavice			
VÝKRES:	VNITŘNÍ PLYNOVOD - PŮDORYS 1.PP			MĚŘÍTKO: 1:50
AUTOR NÁVRHU:	Ing. Jiří MATĚJ	ČÁST PROJEKTU:	D.1.4.b.13	ČÍSLO PARÉ:
ODPOVĚDNÝ PROJEKTANT:	ING. LUKÁŠ KOZÁK	STUPEŇ:	DPS	
KRESLIL:	Ing. Jiří MATĚJ	DATUM:	ČERVENEC 2019	