


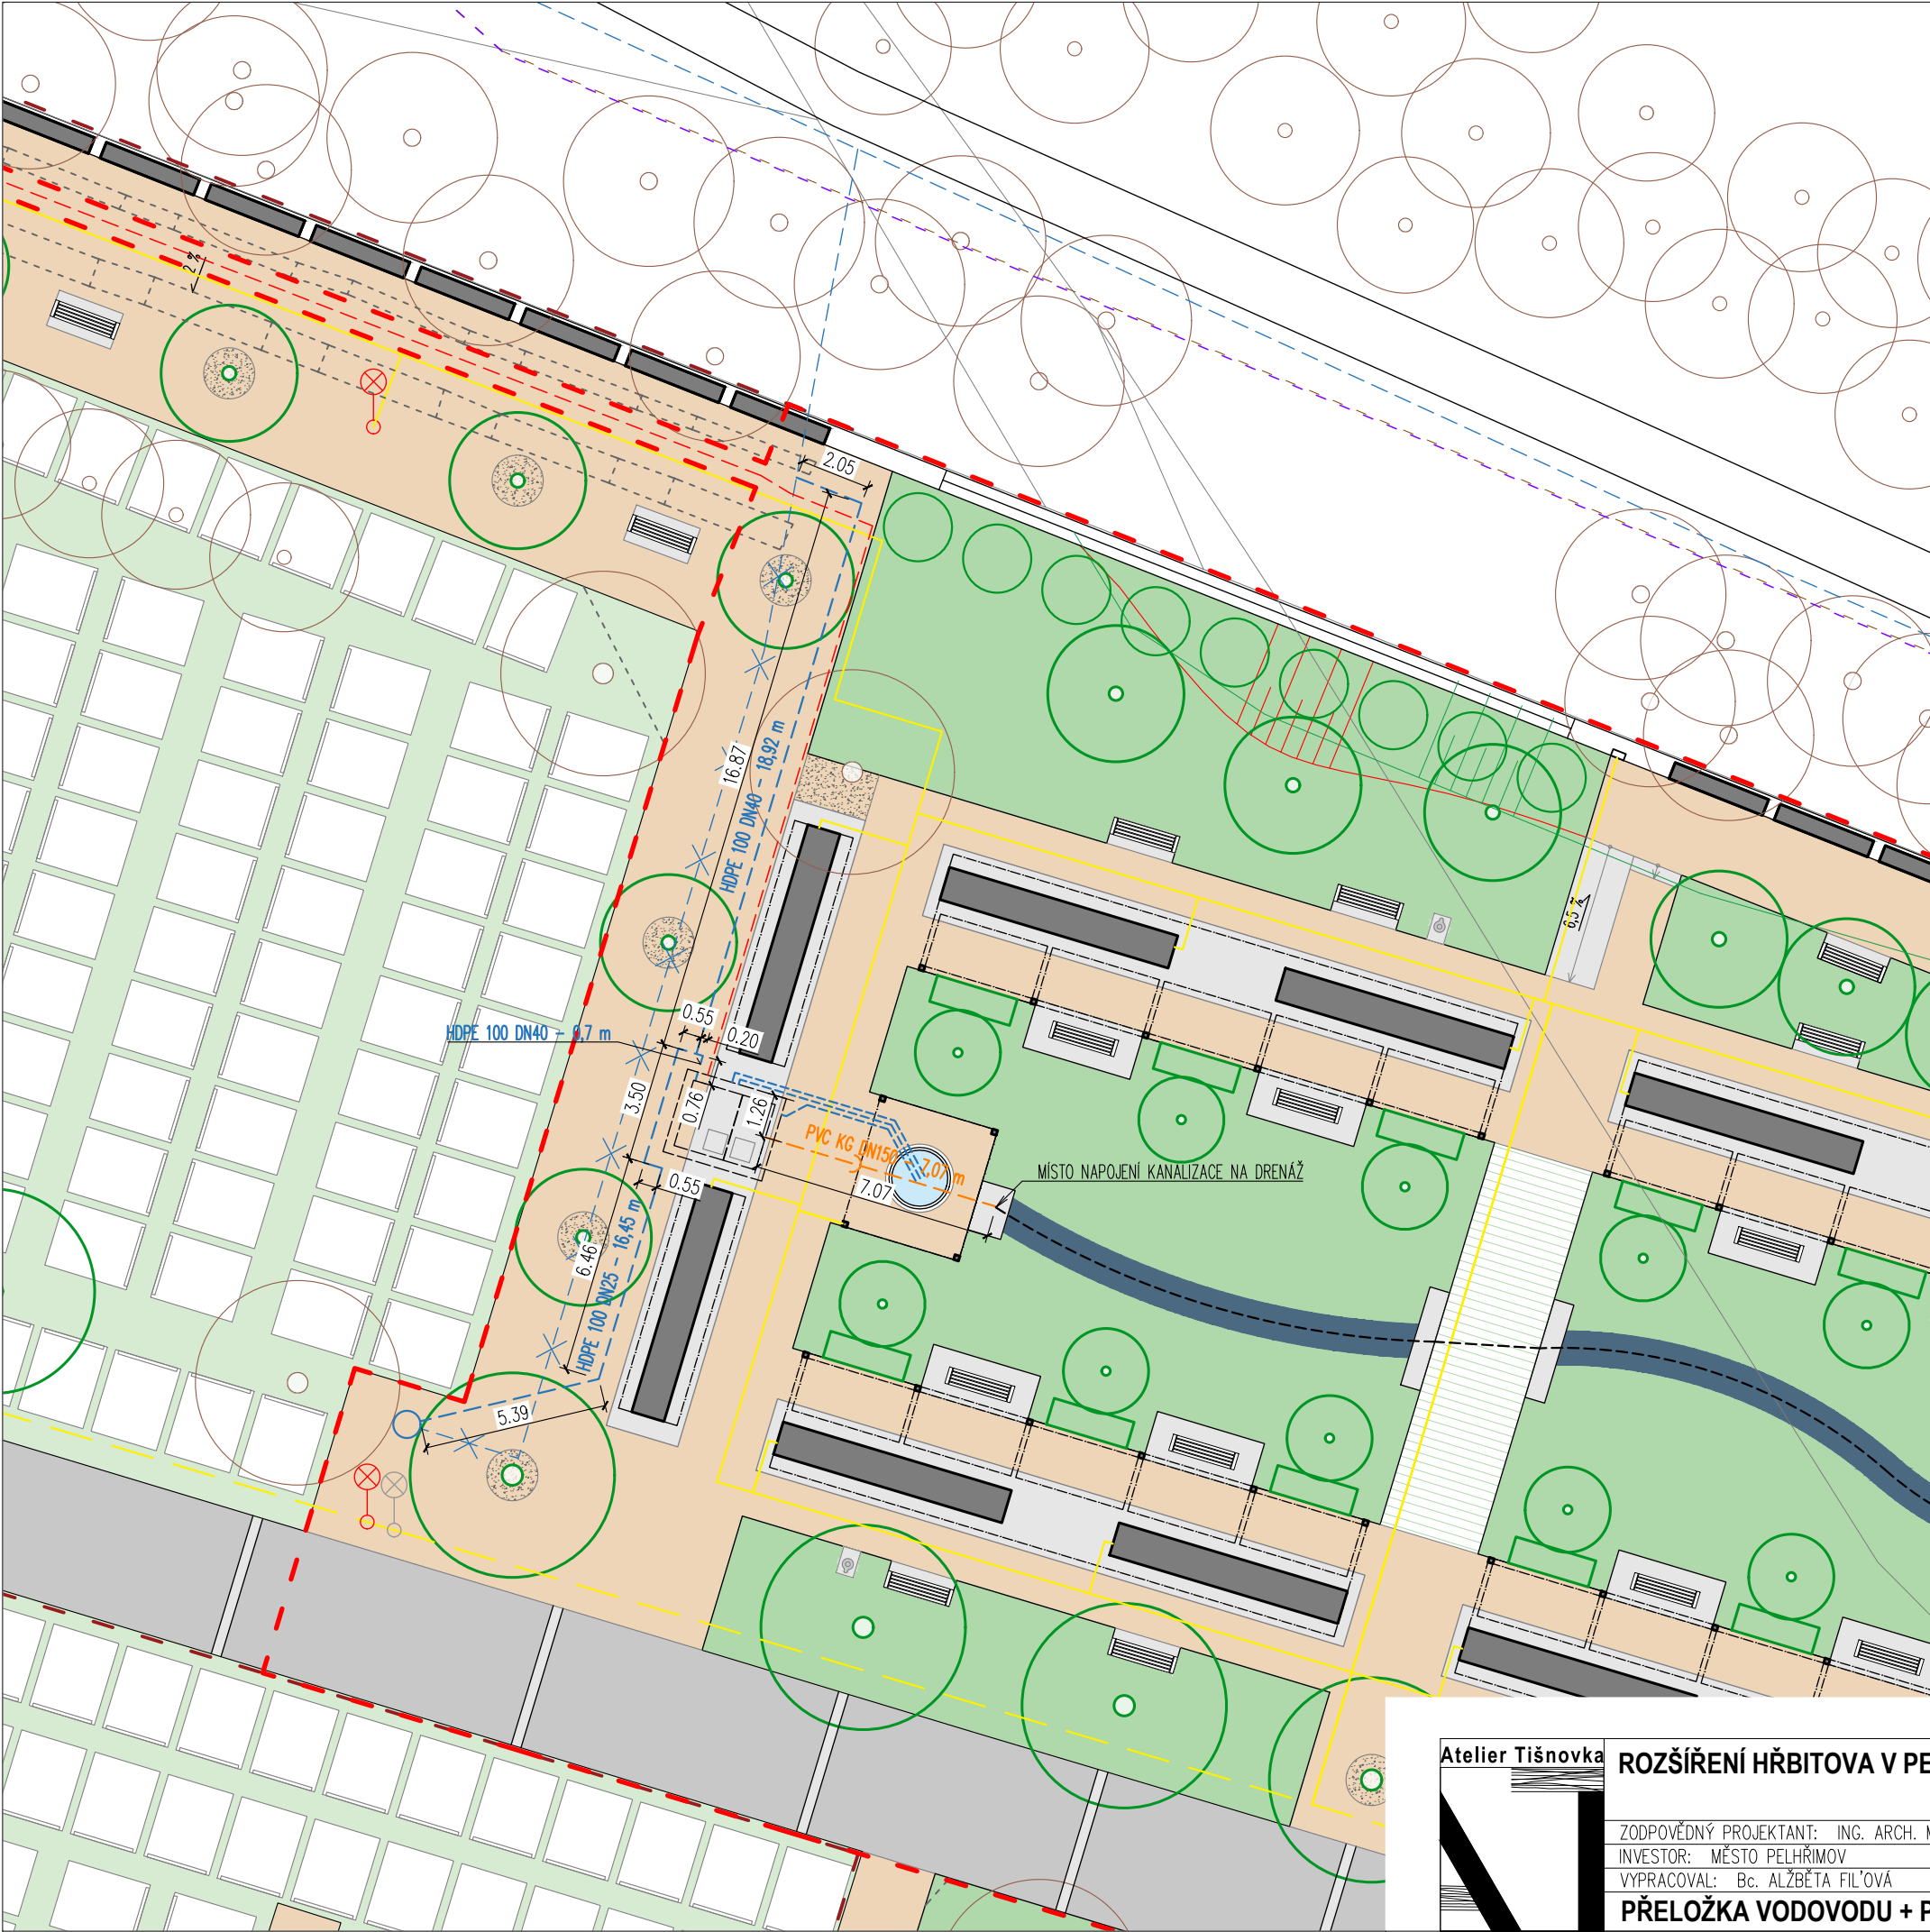

LEGENDA

- ŘEŠENÉ ÚZEMÍ – 1. ETAPA
- ŘEŠENÉ ÚZEMÍ – 2. ETAPA
- STÁVAJÍCÍ KONSTRUKCE – V 1. ETAPĚ ZŮSTANE ZACHOVÁNO
- ASFALTOVÉ CESTY S TRAKTOVÁNÍM DROBNÝMI ŽULOVÝMI KOSTKAMI
- DLAŽBA, BETON
- MLAT
- MLAT – KOLEM STROMŮ
- BETONOVÉ PRAHY SE ZELENOU SPÁROU
- ZELEŇ – TRAVNATÉ PLOCHY
- HROBOVÁ MÍSTA
- KAMENNÁ "ŘEKA"
- STÁVAJÍCÍ ZELEŇ
- NOVĚ NAVRŽENÁ ZELEŇ (KEŘE, STROMY)
- KOLUMBÁRIA
- LAVIČKA
- KAŠNA
- ODPADKOVÝ KOŠ

LEGENDA SÍTÍ TECHNICKÉ INFRASTRUKTURY

- ELEKTRICKÉ PODZEMNÍ VEDENÍ VN, SDĚLOVACÍ VEDENÍ
- ELEKTRICKÉ VEDENÍ NN
- STÁVAJÍCÍ (RUŠENÁ) PŘÍPOJKA VODY – PŘÍBLIŽNÁ POLOHA VODOVODU ZÁSOBUJÍCÍ HŘBITOV (SOUKROMÉ VEDENÍ) – BUDE ZAMĚŘENA POLOHA A NA ZÁKLADĚ ZAMĚŘENÍ BUDE SPECIFIKOVÁN PŘESNÝ PRŮBĚH PŘÍPOJKY
- PŘELOŽENÁ PŘÍPOJKA VODY
- KANALIZACE
- DRENÁŽNÍ POTRUBÍ
- STÁVAJÍCÍ VEDENÍ VO
- NOVÉ VEDENÍ VO
- STÁVAJÍCÍ SLOUPY VO (RUŠENÉ)
- NOVĚ UMÍSTĚNÉ SLOUPY VO
- VODNÍ KOHOUT (VODNÍ ŠACHTA)



ROZŠÍŘENÍ HŘBITOVA V PELHŘIMOVĚ - 1. ETAPA

ZODPOVĚDNÝ PROJEKTANT: ING. ARCH. MICHAL ŘÍČNÝ, ING. ARCH. PETR TODOROV
INVESTOR: MĚSTO PELHŘIMOV
VYPRACOVAL: Bc. ALŽBĚTA FIL'OVÁ
STUPEŇ: DPS
PŘELOŽKA VODOVODU + PŘÍPOJKA KANALIZACE - SITUACE

Atelier Tišnovka

SOUŘAD. SYSTÉM: JTSK, VÝŠK. SYSTÉM: BpV
ATELIER TIŠNOVKA
TIŠNOVSKÁ 145, 614 00, BRNO
TEL: +420 606 855 919
E-MAIL: TODOROV@TISNOVKA.CZ
DATUM: LEDEN 2024
MĚŘÍTKO: 1:200
FORMÁT: A3
Č.VÝKRESU: **D.1.5.1**