 



LEGENDA PRVKŮ VZDUCHOTECHNIKY

	Talířový ventil plastový KK 100–Ø137, KK 125–Ø164
	Ohebné potrubí tepelně izolované
	Ocelové kruhové potrubí (pozink. plech)
	Množství odváděného vzduchu
1 Radiální ventilátor do kruhového potrubí Ø 125 mm vč. příslušenství – regulátor otáček, doběhový spínač, spojovací manžeta 2ks, zpětná klapka a protidešťová klapka	

JEDNOTLIVÉ PROFESE KOORDINOVAT V RÁMCI STAVBY.

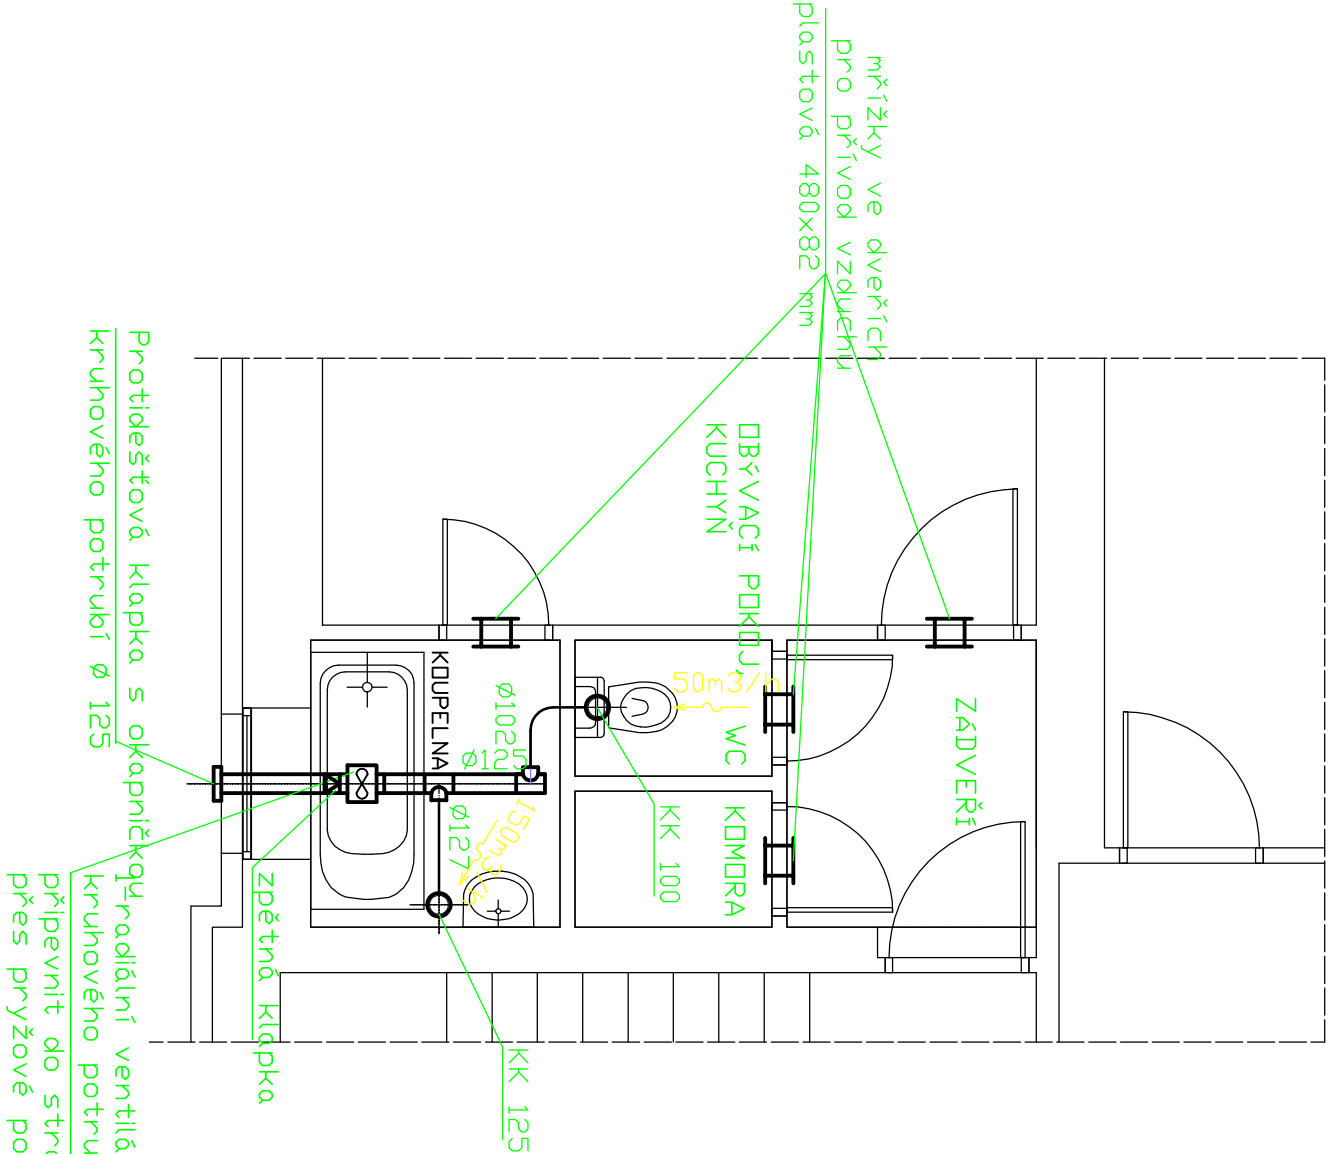

Investor: město Jilemnice Masarykovo náměstí 82 514 01 JILEMNICE			
Generální projektant: Design 4 - projekty staveb, s.r.o. sídlo společnosti: Sokolská 1183, 460 01 Liberec korespondenční adresa - provozovna: Trávníce 902, 511 01 Turnov			
Projektant části PD: Design 4 - projekty staveb, s.r.o. sídlo společnosti: Sokolská 1183, 460 01 Liberec korespondenční adresa - provozovna: Trávníce 902, 511 01 Turnov			
Místo stavby: město Jilemnice, ul. Jaroslava Havlíčka 482 a 483		Datum: Červen 2014	
Kraj: Liberecký kraj		Číslo zakázky: 1405061	
Stupeň : Dokumentace pro provádění stavby		Autorizace: Paré č.:	
HIP: Ing. Petr Schlesinger			
Projektant: Monika Brichtová DiS.			
Odpovědný projektant: Ing. Jindřich Lechovský			
Název stavby : Zlepšení tepelně technických vlastností objektu Bytový dům č.p. 482 a483, ul. Jaroslava Havlíčka, Jilemnice			
Stavební objekt: SO 01			
Část dokumentace: D 1.4.1 Vzduchotechnika		Číslo dokumentu : 02	
Název dokumentu : Vzorové schéma hygienického zařízení bytů		Měřítko: 1 : 50	