


PŮDORYS - NOVÝ STAV

PŘEDPOKLÁDANÉ STÁVAJÍCÍ NÁPOJENÍ NA SPL. KANALIZACI
DOPORUČENO OSADIT RŠ NA SVODNÉ POTRUBÍ Z OBJEKTU
NUTNÉ PROVĚŘIT PŘED ZAPOČETÍM PRACÍ

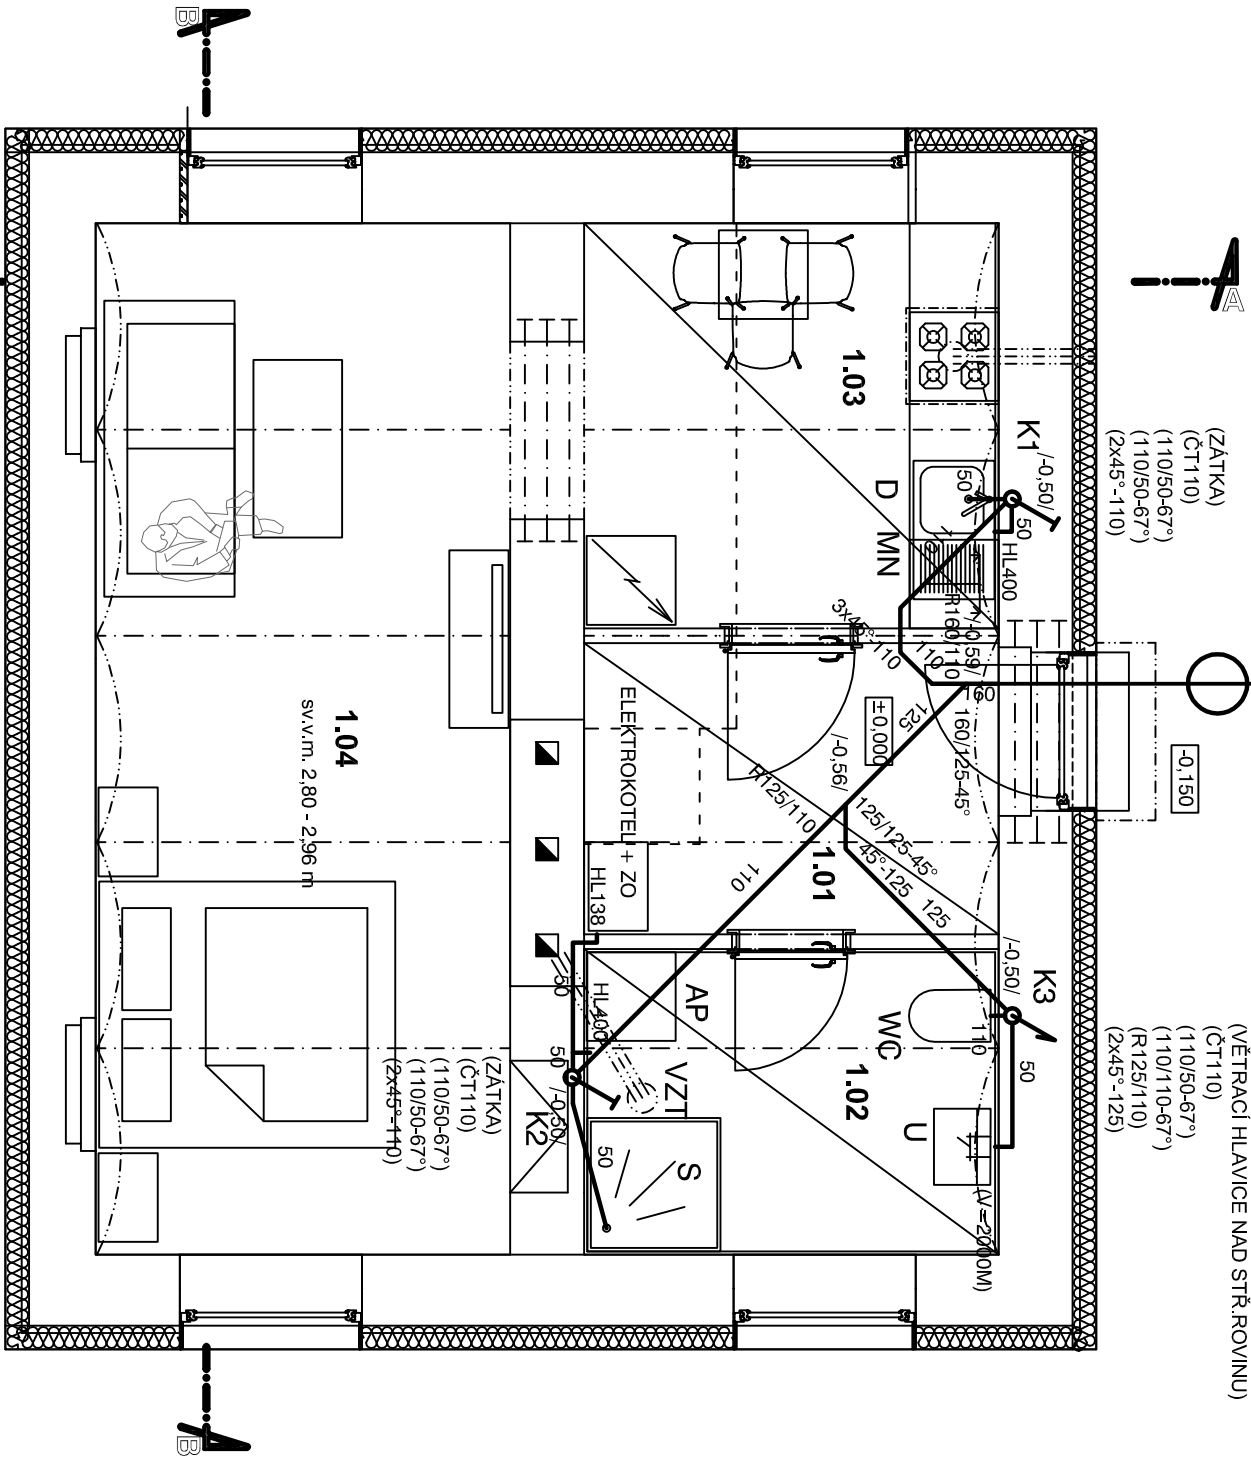

POZNÁMKY

-PROJEKTOVÁ DOKUMENTACE JE ZPRACOVANÁ V ROZSAHU NUTNÉM PRO OHŘAŠENÍ STAVBY, NEJEDNÁ SE O PROVADĚCÍ PROJEKTOVOU DOKUMENTACI.
-NEJEDINOU SOULÁSTÍ VÝKRESŮ JE I TEXTOVÁ PŘÍLOHA, K TECHNICKÉMU ŘEŠENÍ JE NUTNÉ ČÍST SOUVISEJÍCÍ VÝKRESY I OSTATNÍ SLOŽKY PROJEKTOVÉ DOKUMENTACE (NAPŘ. PRŮ A PENB).
-VEŠKERÉ ROZMĚRY JE NUTNO OvěŘIT DLE SKUTČNOSTI NA STAVBĚ.


LEGENDA

VZT – ODVĚTRÁNÍ KUCHYŇ A KOUPELNA

LEGENDA MÍSTNOSTÍ

ČÍSLO	NÁZEV MÍSTNOSTI	PLOCHA [m²]	PODLAHOVÁ KRYTINA	POVRCHY STĚN
1.01	VSTUPNÍ CHODBA	5,9	KERAMICKÁ DLAŽBA	OMÍTKA + MALBA KERAMICKÝ SOKL V. 100 mm
1.02	KOUPELNA S WC	5,8	VINYLOVÁ PODLAHA	OMÍTKA + MALBA OBKLAD DO 2,0M
1.03	KUCHYŇ	7,6	KERAMICKÁ DLAŽBA	OMÍTKA + MALBA KERAMICKÝ SOKL V. 100 mm
1.04	OBÝVACÍ POKOJ	20,4	KERAMICKÁ DLAŽBA	OMÍTKA + MALBA KERAMICKÝ OBKLAD V. 2 m

způsob napojení armatur a výškové osazení napojení bude upřesněn dle investorem vybraného typu ZP
revizní dvířka umístěna u čistících kůstů na kanalizaci a u uzávěrů na vodovodu
kan.armatury připojovací: HL HUTTERER-LECHNER GmbH
kan.potrubi a tvarovky: HTTP, PVC KG-svodné potr.

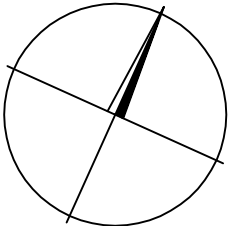

Zodp. projektant	Kontroloval	Vypracoval	Projektční kancelář POLERECKÝ, spol. s r.o. Máztova 26 412 01 Litoměřice tel.: 416 730 942, mobil: 736 755 978 email: projekce@polerecky.cz www.polerecky.cz	
Ing. POLERECKÝ M.	Ing. POLERECKÝ M.	DITTRICH V., DIS.		
Katastrální území : Křešice u Litoměřic [676080]			formát	A3
Investor : Obec Křešice, Nádražní 84, 41148 Křešice			datum	1/2023
akce : STAVEBNÍ ÚPRAVY OBJEKTU BÝVALÉ PRÁDELNY V KŘEŠICÍCH St.p.č. 379, K.Ú. Křešice u Litoměřic [676080] A ZMĚNA UŽÍVÁNÍ Z PRÁDELNY NA UBYTVOVÁNÍ			stupeň PD	SP
			zakázkové číslo	2/2023
			archivní číslo	CZ-2/23
výkres : D.1.4.A - ZDRAVOTNÉ TECHNICKÉ INSTALACE SPL. KANALIZACE - PŮDORYS			měřítko : 1 : 50	číslo výkresu : D14A-4