


PŮDORYS - NOVÝ STAV

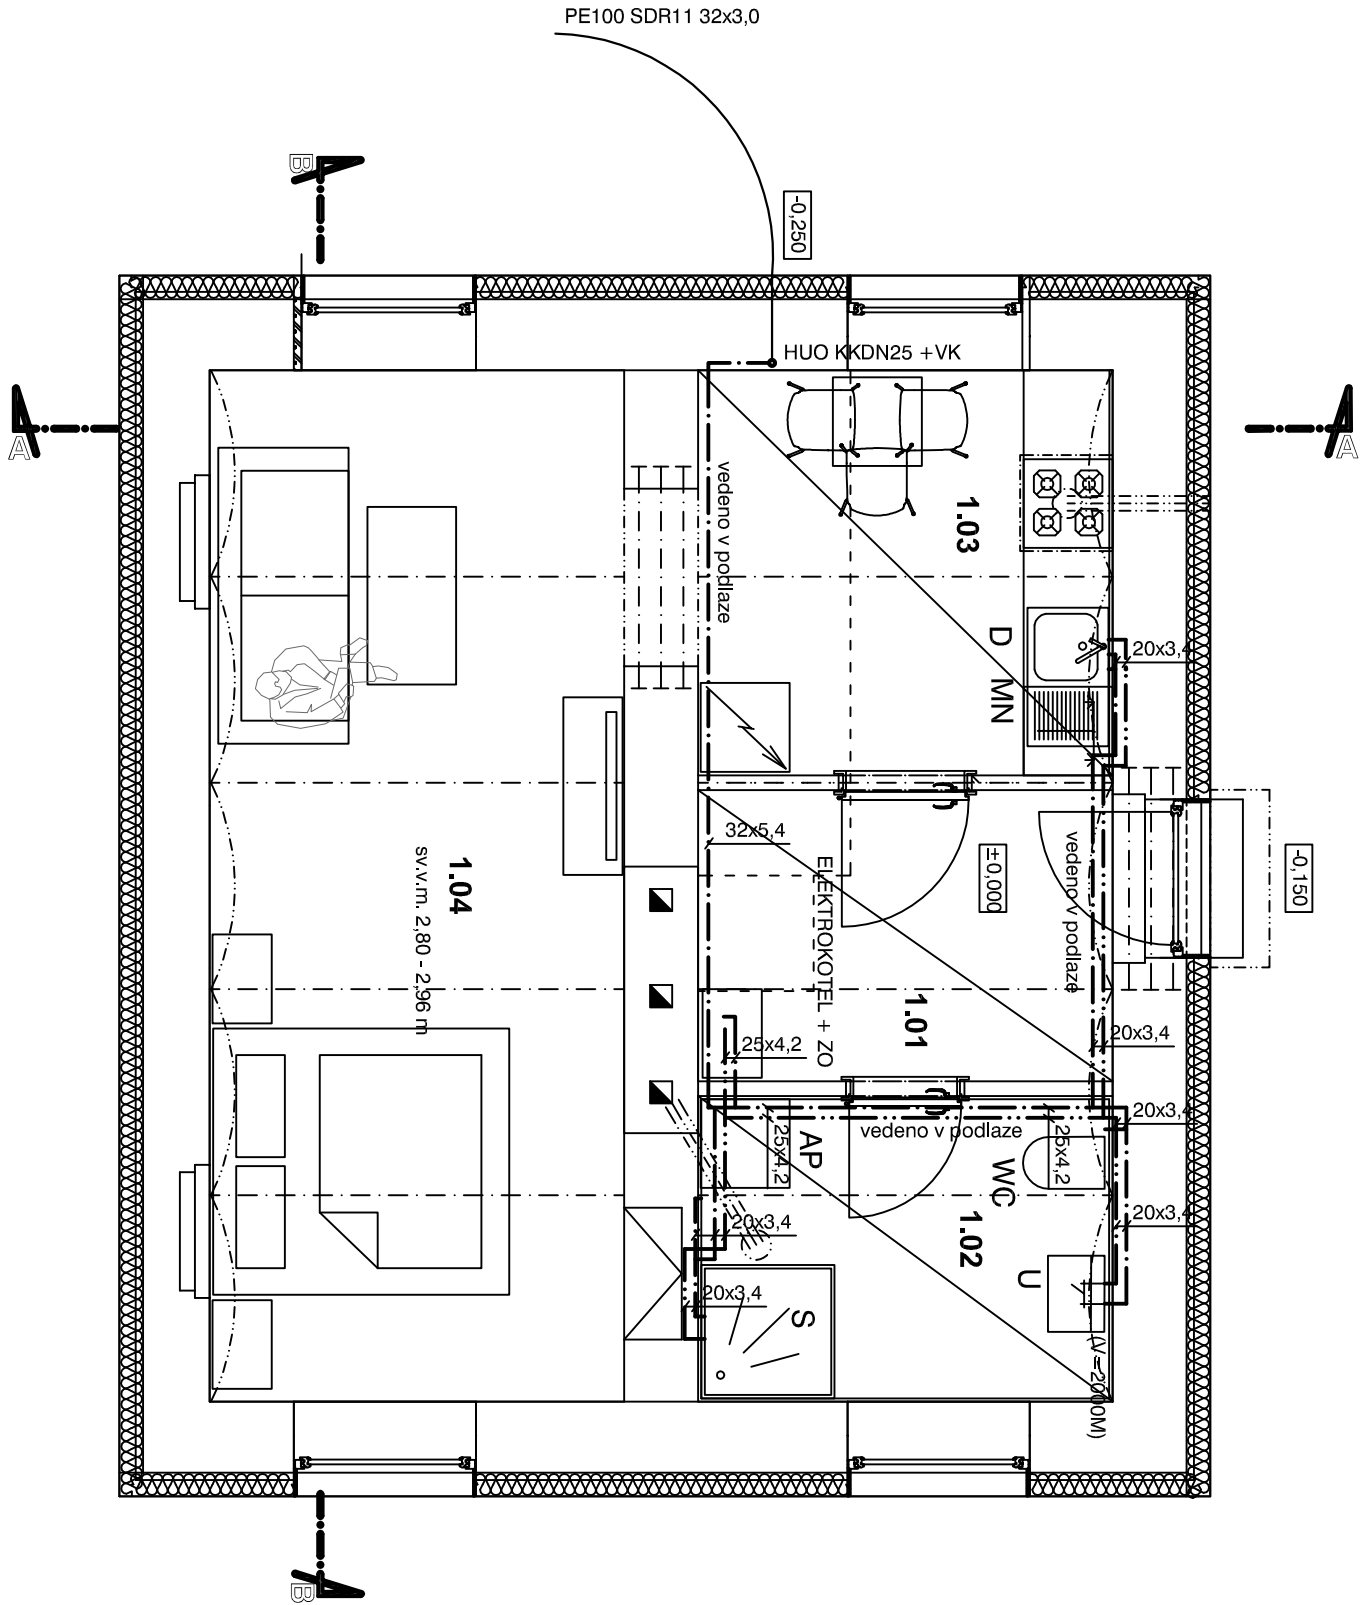

POZNÁMKY

-PROJEKTOVÁ DOKUMENTACE JE ZPRACOVANÁ V ROZSAHU NUTNÉM PRO OHŘÁZENÍ STAVBY, NEJEDNÁ SE O PROVADĚCÍ PROJEKTOVOU DOKUMENTACI.
-NEJEDINOU SOULÁSTÍ VÝKRESŮ JE I TEXTOVÁ PŘÍLOHA, K TECHNICKÉMU ŘEŠENÍ JE NUTNÉ ČÍST SOUVISEJÍCÍ VÝKRESY I OSTATNÍ SLOŽKY PROJEKTOVÉ DOKUMENTACE (MAPY, PŘÍŘ. A PENB).
-VEŠKERÉ ROZMĚRY JE NUTNO Ověřit DLE SKUTEČNOSTI NA STAVBĚ.

LEGENDA

VZT – ODVĚTRÁNÍ KUCHYŇ A KOUPELNA

LEGENDA MÍSTNOSTÍ

ČÍSLO	NÁZEV MÍSTNOSTI	PLOCHA [m²]	PODLAHOVÁ KRYTINA	POVRCHY STĚN
1.01	VSTUPNÍ CHODBA	5,9	KERAMICKÁ DLAŽBA	OMÍTKA + MALBA KERAMICKÝ SOKL V. 100 mm
1.02	KOUPELNA S WC	5,8	VINYLOVÁ PODLAHA	OMÍTKA + MALBA OBKLAD DO 2,0M
1.03	KUCHYŇ	7,6	KERAMICKÁ DLAŽBA	OMÍTKA + MALBA KERAMICKÝ SOKL V. 100 mm
1.04	OBÝVACÍ POKOJ	20,4	KERAMICKÁ DLAŽBA	OMÍTKA + MALBA KERAMICKÝ OBKLAD V. 2 m

LEGENDA ROZVODŮ:

— SV – STUDENÁ VODA
- - - - - TV – TEPLÁ VODA

MATERIÁL VODOVODU VNITŘNÍHO SV,TV,PPR PN20
MATERIÁL VODOVODU VENKOVNÍHO PE100


TLOUŠŤKA NÁVLEKOVÉ IZOLACE NA VODOVODNÍM POTRUBÍ:

VODOVODNÍ POTRUBÍ	TL.(mm)	TL.(mm)-volně vedené p.
SV - STUDENÁ VODA	9 mm	10 mm + ALU
TV - TEPLÁ VODA	16 mm	30 mm + ALU

v nevtř. prostorech bude vodovodní potrubí opatřeno izolací tl.100mm

KOMPENZACE POTRUBÍ - kompenzátory nebo kompenzační smyčky dle uchycení potrubí - pevných bodů
poznámka:

způsob napojení armatur bude upřesněn dle investorem vybraného typu ZP
revizní dvířka umístěna u čistících kusů na kanalizaci a u uzávěrů a armatur na vodovodu

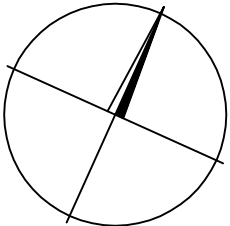

Zodp. projektant	Kontroloval	Vypracoval	Projektční kancelář POLERECKÝ, spol. s r.o. Máztova 26 412 01 Litoměřice tel.: 416 730 942, mobil: 736 755 978 email: projekce@polerecky.cz www.polerecky.cz
Ing. POLERECKÝ M.	Ing. POLERECKÝ M.	DITTRICH V., DIS.	
Katastrální území : Křešice u Litoměřic [676080]			
Investor : Obec Křešice, Nádražní 84, 41148 Křešice			formát A3
akce : STAVEBNÍ ÚPRAVY OBJEKTU BÝVALÉ PRÁDELNY V KŘEŠICÍCH St.p.č. 379, K.Ú. Křešice u Litoměřic [676080] A ZMĚNA UŽÍVÁNÍ Z PRÁDELNY NA UBYTOVÁNÍ			datum 1/2023
			stupeň PD SP
			zakázkové číslo 2/2023
			archivní číslo CZ-2/23
výkres : D.1.4.A - ZDRAVOTNÉ TECHNICKÉ INSTALACE VODOVOD - PŮDORYS			měřítko : 1 : 50
			číslo výkresu : D14A-3