


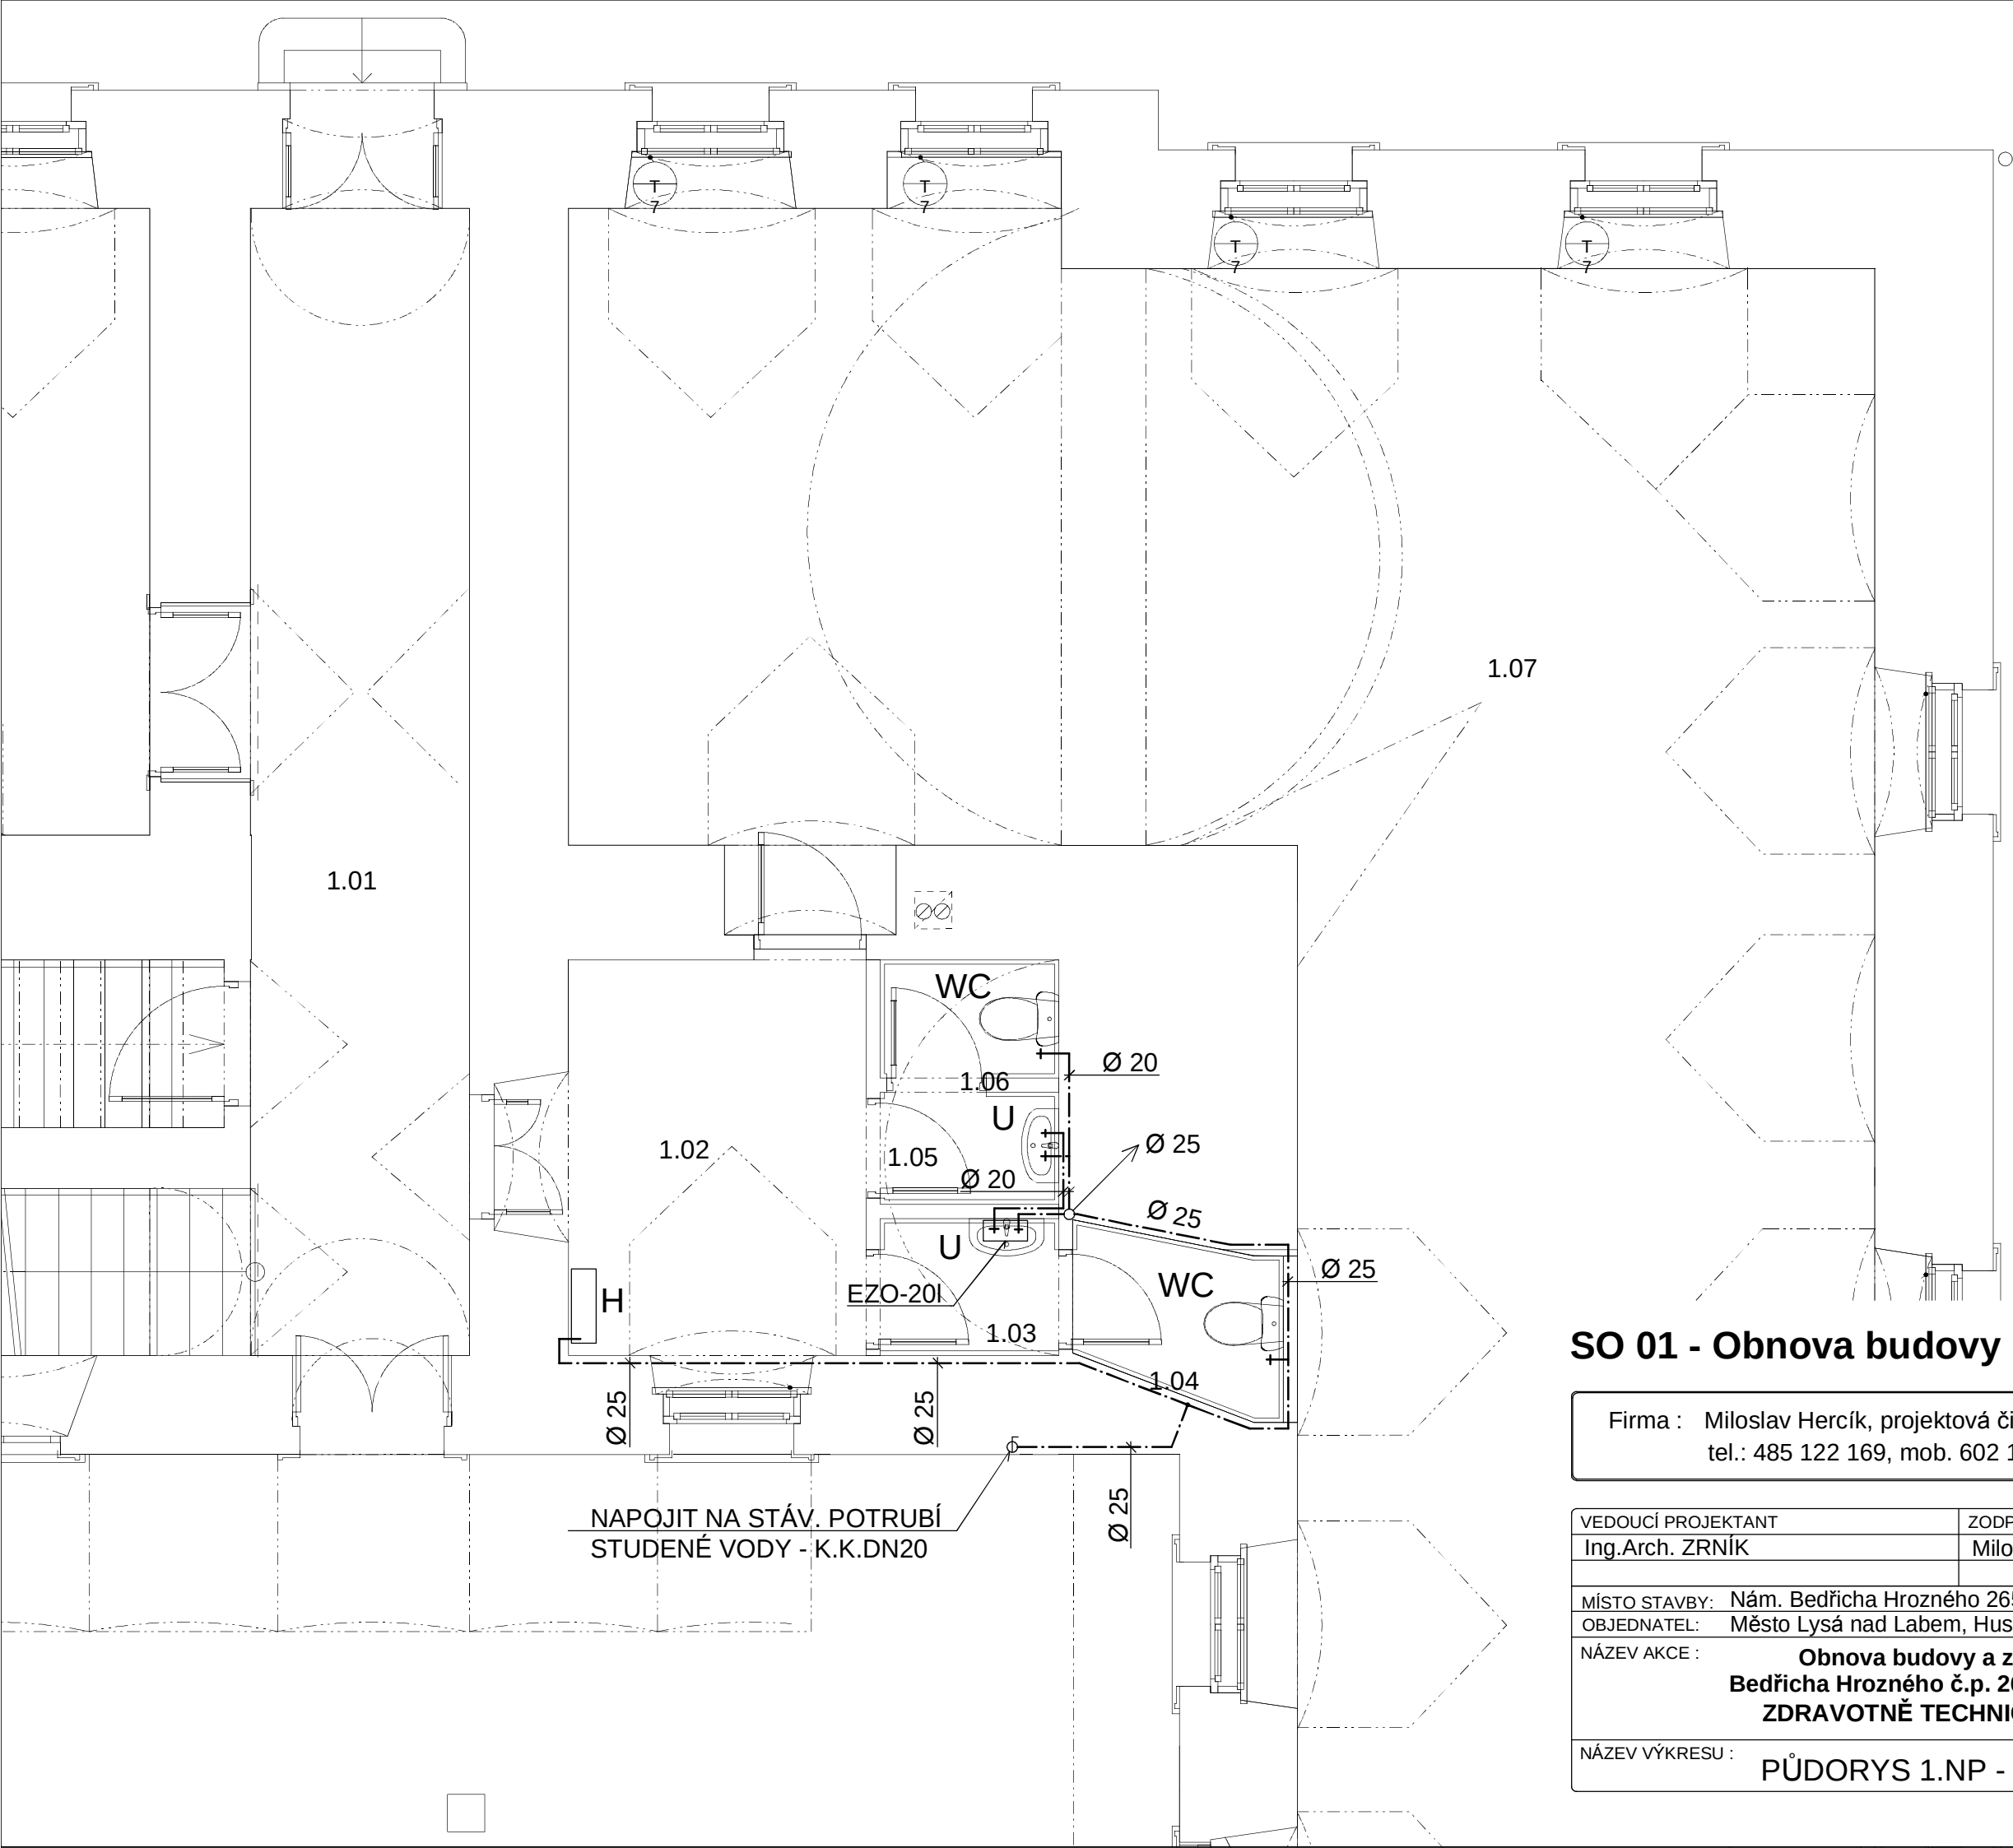

LEGENDA Z.I.	
	STUDENÁ VODA
	TEPLÁ VODA
	KANALIZACE
WC	KLOZET
U	UMYVADLO
SK	SPRCHOVÝ KOUT
VL	VÝLEVKA
D	DŘEZ
S	SIFON PRO KONDENZÁT
WCI	KLOZET IMOBILNÍ
UI	UMYVADLO IMOBILNÍ
EZO	EL. ZÁSOBNÍKOVÝ OHŘÍVAČ

SO 01 - Obnova budovy Bedřicha Hrozného

Firma : Miloslav Hercík, projektová činnost, Ostravská 671/10, Liberec 14, 460 14
tel.: 485 122 169, mob. 602 172 624 - osvědčení o autorizaci č.25737

VEDOUCÍ PROJEKTANT	ZODPOVĚDNÝ PROJEKTANT	VYPRACOVAL
Ing.Arch. ZRNÍK	Miloslav HERCÍK	Miloslav HERCÍK
MÍSTO STAVBY: Nám. Bedřicha Hrozného 265, Lysá nad Labem		DATAUM : 02/2014
OBJEDNATEL: Město Lysá nad Labem, Husovo nám. 23, Lysá nad Labem		FORMÁT : 2xA4
NÁZEV AKCE : Obnova budovy a zahrady muzea Bedřicha Hrozného č.p. 265, Lysá nad Labem ZDRAVOTNĚ TECHNICKÉ INSTALACE		MĚŘÍTKO : 1:50
		STUPEŇ : DPS
		ZAK. ČÍSLO: 201404
NÁZEV VÝKRESU : PŮDORYS 1.NP - VODOVOD (část A)		Č. VÝKRESU: D.1.04.C-3