


REKONSTRUKCE TEPELNÉHO NAPAJEČE LITVÍNOV ÚSEK SEKČNÍ UZÁVĚRY SU3 - SEKČNÍ UZÁVĚRY SU 10

ZOV - DIO

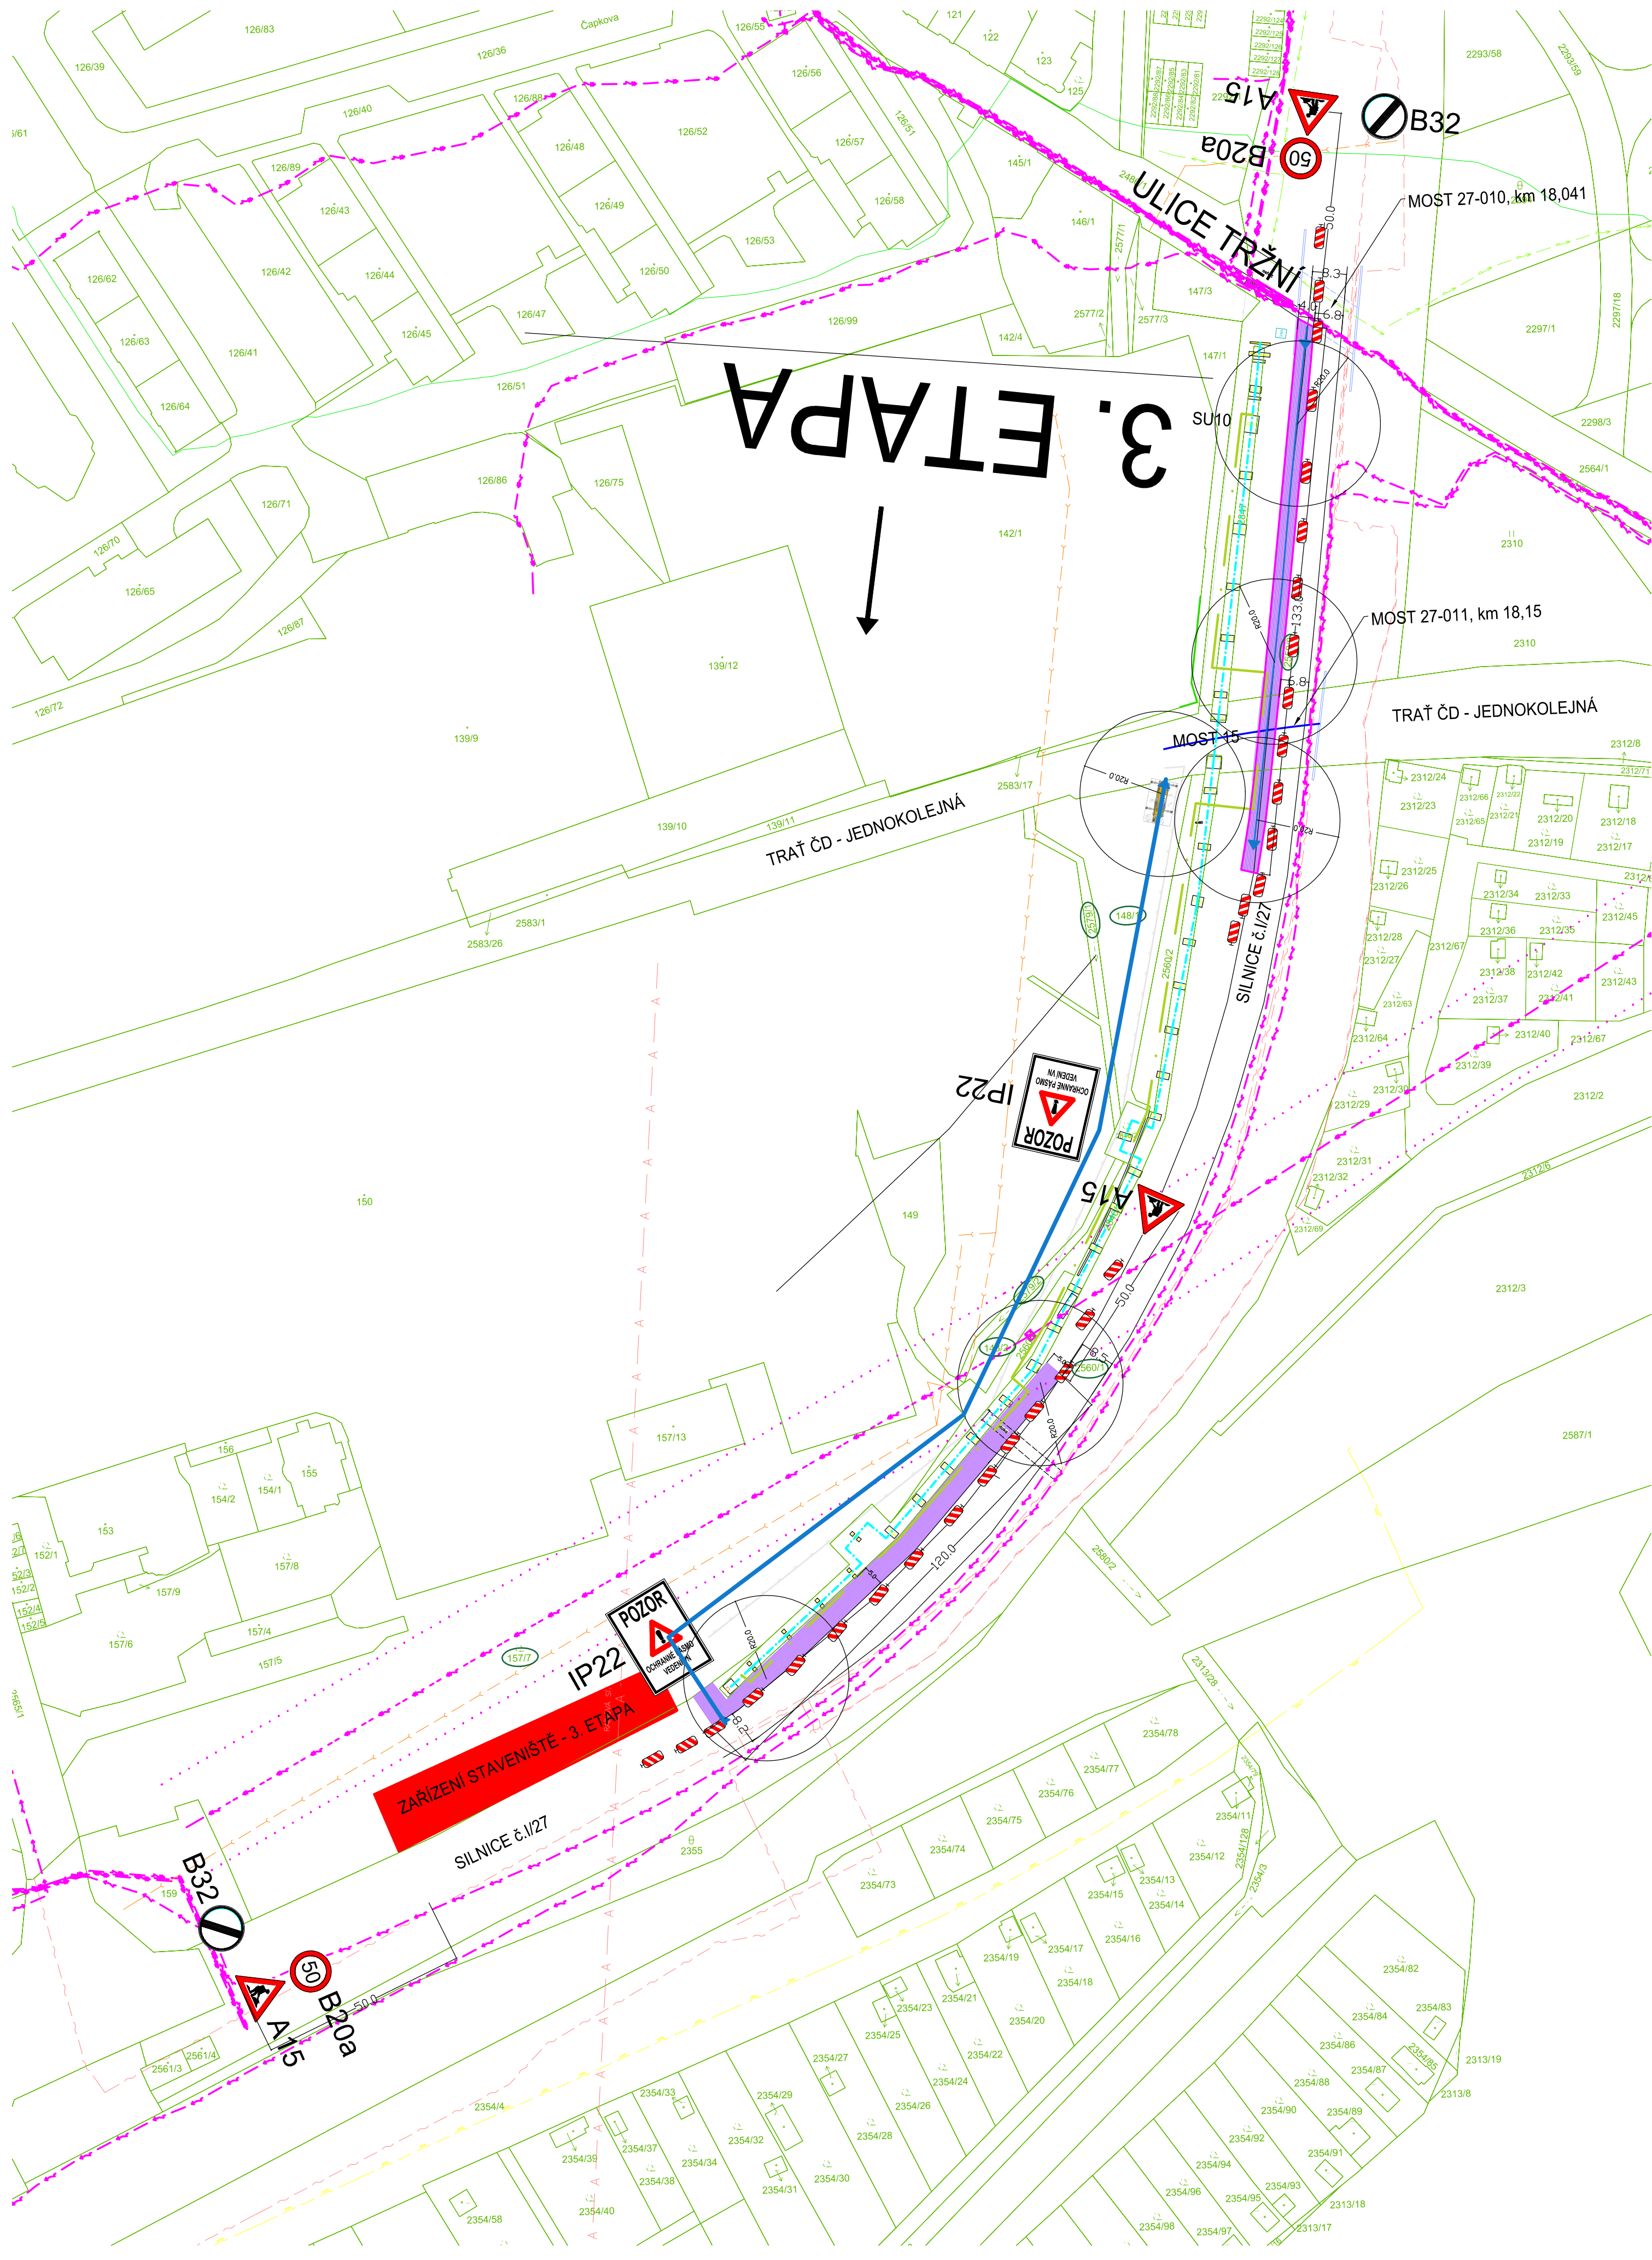

SITUACE - ŠIRŠÍ VZTAHY



LEGENDA:

- STAVENIŠTNÍ KOMUNIKACE - ŠTĚRKOVÁ
- STAVENIŠTNÍ KOMUNIKACE - PANELOVÁ
- ZÁBOR
- OSA PROVIZORNÍHO VEDENÍ HORKOVODU
- OSA REKONSTRUOVANÉHO VEDENÍ HORKOVODU
- TRASY STAVEBNÍ MECHANIZACE PŘI REALIZACI
- VRCHNÍ VEDENÍ VN
- OCHRANNÉ PÁSMO VN

...	...	...	...
Index	Změna / Revision	Datum / Date	Vypracoval / Elaborated by
Tento výkres je duševním vlastnictvím firmy Bilfinger Tebodin Czech Republic s.r.o. Všechna data na magnetických či optických nosičích jsou platná pouze ve spojení s uvolňovací dokumentací. This drawing is intellectual property of the company Bilfinger Tebodin Czech Republic s.r.o. All data of magnetic and optical disks are valid only together with approved documentation.			
Projekt / Project REKONSTRUKCE TEPELNÉHO NAPAJEČE LITVÍNOV ÚSEK SEKČNÍ UZÁVĚRY SU3 - SEKČNÍ UZÁVĚRY SU 10		Zpracoval / Created by Bilfinger Tebodin Czech Republic, s.r.o. Prvního pluku 224/20, Katín, 186 00 Praha 8	
Zákazník / Client SEVEROČESKÁ TEPLÁRENSKÁ a.s. TEPLÁRENSKÁ 2. MOST - KOMORANY		BILFINGER Bilfinger Tebodin	
Vypracoval / Elaborated by Ing. M. DOLEŽAL	Zodpovědný projektant / Checked by Ing. Arch. V. HROUDA	Vedoucí oddělení / Department Manager Ing. P. ŽEMLIČKA	Vedoucí projektu / Project Manager Ing. P. KEŠNER
Datum / Date 01/2019		Stupeň / Phase DPS	
Objekt / Building ZOV		Číslo / Part KZ	
Název výkresu / Drawing Title Silnice č.127 - úsek 17 - km 18,000 až 18,600 - SITUACE		Technická zpráva / Report No. 7181 016	
Skartační znak / Disposal S10		Podet AA / Number AA 6	
Měřítko / Scale 1:1000		Kopie Copy	
Archivní číslo / Drawing No. 0245-000-51/7181 021			