



REKONSTRUKCE TEPELNÉHO NAPÁJEČE LITVÍN OV

ZALOŽENÍ PRO ULOŽENÍ TYP KU-E


POHLED ČELNÍ

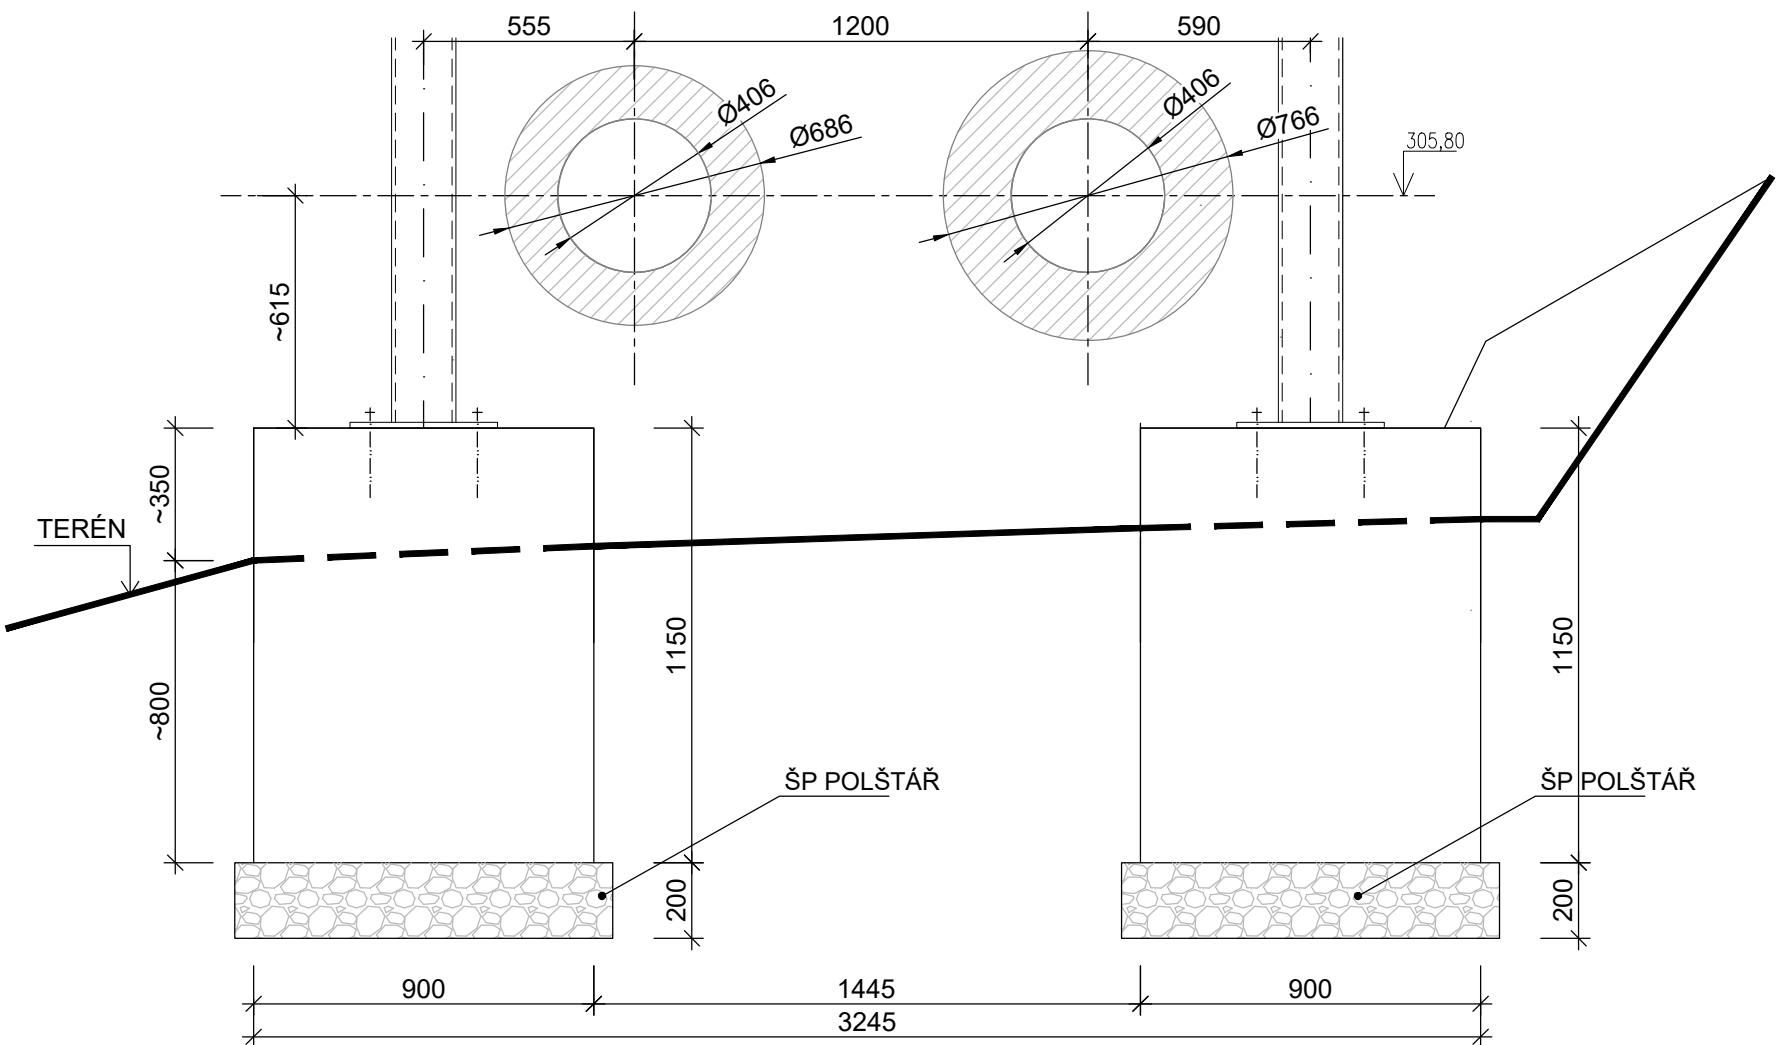

POHLED BOČNÍ

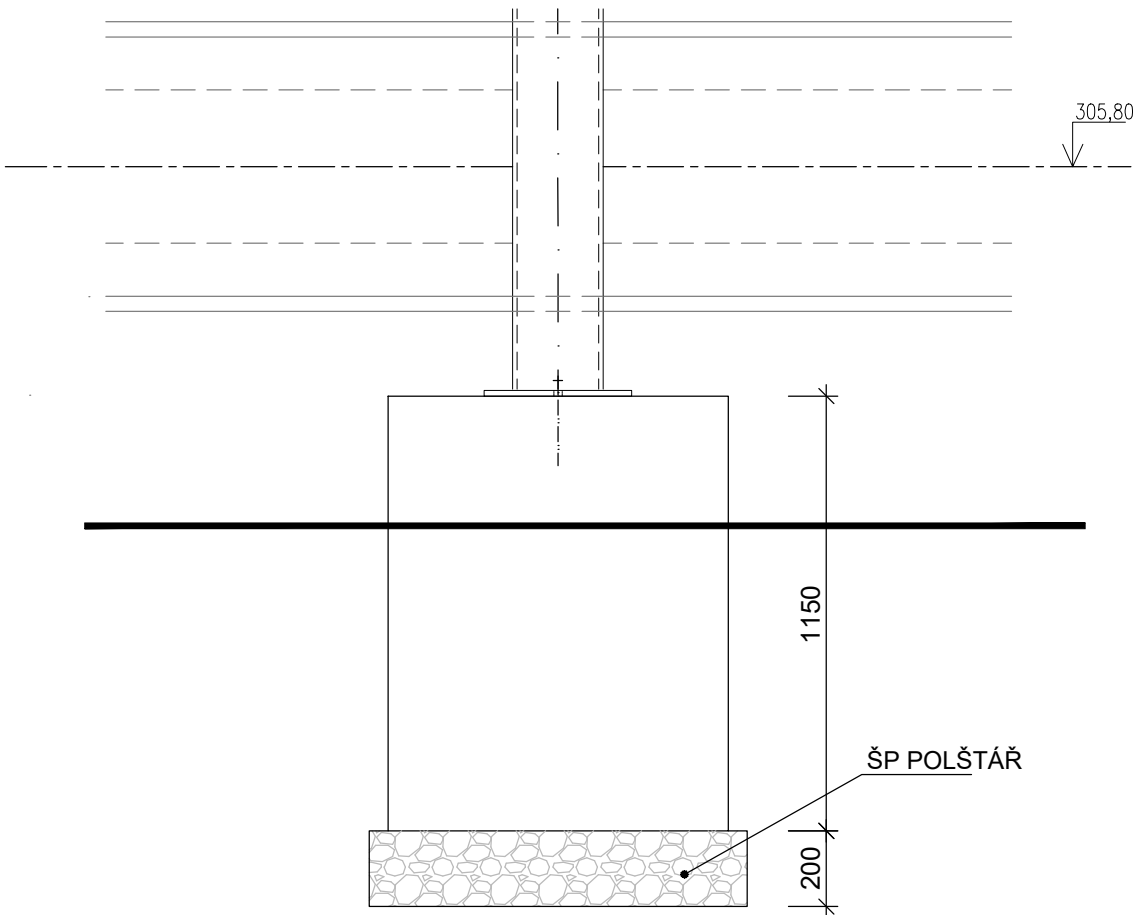

PŮDORYS

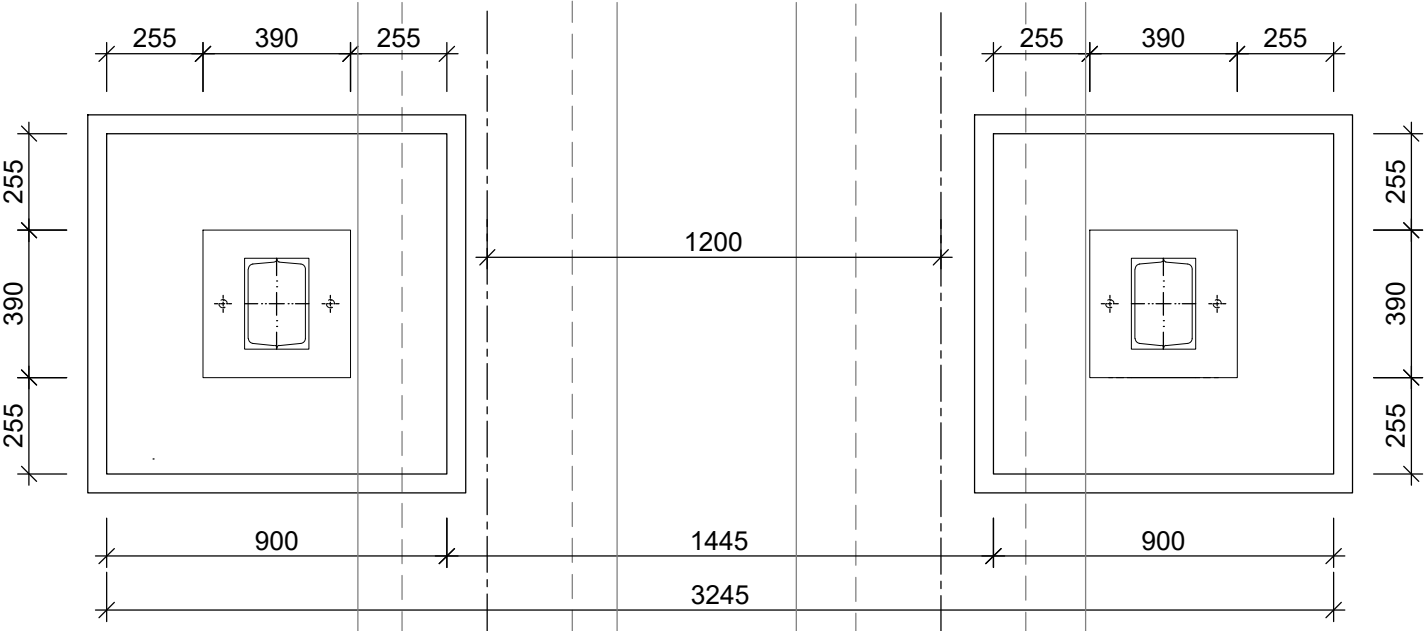

VÝPIS MATERIÁLU BETON:

VÝPIS MONOLITICKÝCH KONSTRUKCÍ					
pol.	dílec	ks	třída betonu	objem betonu	
				jednotková m3	celková m3
	zákl. patka	2	C20/25	0,93	1,86
Objem betonu celkem (m3)					1,86

POZNÁMKA:

- KÓTOVÁNÍ ZÁKLADU VŮČI STÁVAJÍCÍMU TERÉNU JE PLATNÉ PRO UMÍSTĚNÍ OSY NOVÉ TRUBNÍ TRASY VÝŠCE 305,80m n.m. SYSTÉMU Bpv.
- TVAR TERÉNU PŘEVZAT ZE ZAMĚŘENÍ,UMÍSTĚNÍ KONSTRUKCE NA TERÉNU PŘÍBLIŽNÁ
- VÝKRES NEŘEŠÍ TERÉNNÍ ÚPRAVY A SVAHOVÁNÍ - NUTNO ZAJISTIT STABILITU ZÁKLADU A TERÉNU
- ZALOŽENÍ NUTNO PROVÉST DO NEZÁMRZNÉ HLOUBKY

BETON C20/25 - XC2

± 0.000 = xxx.xxx m n.m.					
Tento výkres je duševním vlastnictvím firmy Bilfinger Tebodin Czech Republic s.r.o. <i>This drawing is intellectual property of the company Bilfinger Tebodin Czech Republic s.r.o.</i>			Veškerá data na magnetických či optických nosičích jsou platná pouze ve spojení s uvolněnou dokumentací. <i>All data of magnetic and optical disks are valid only together with approved documentation.</i>		
Projekt / Project REKONSTRUKCE TEPELNÉHO NAPÁJEČE LITVÍN OV ÚSEK SEKČNÍ UZÁVĚRY SU3 - SEKČNÍ UZÁVĚRY SU 10			Zpracovatel / Created by  Bilfinger Tebodin Czech Republic, s.r.o. Prvního pluku 224/20, Karlín, 186 00 Praha 8		
Zákazník / Client SEVEROČESKÁ TEPLÁRENSKÁ a.s TEPLÁRENSKÁ 2, MOST - KOMOŘANY			BILFINGER Bilfinger Tebodin		
Vypracoval / Elaborated by Ing. K. ČÍŽOVÁ	Zodpovědný projektant / Checked by Ing. P. CHRENO	Vedoucí oddělení / Department Manager Ing. M. PAPEŽ	Vedoucí projektu / Project Manager P. KEŠNER	Datum / Date 1/2019	
Objekt / Building SO04 3. ETAPA			Stupeň / Phase DPS		
Část / Part D.1 DOKUMENTACE STAVEBNÍHO NEBO INŽENÝRSKÉHO OBJEKTU D.1.2.12 BETONOVÉ KONSTRUKCE - PROVIZORNÍ NAPOJENÍ		PR	Technická zpráva / Report No. 2681 001	Počet A4 / Number A4 3	
			Skartační znak / Discard S10	Měřítko / Scale 1:20	
Název výkresu / Drawing Title ZALOŽENÍ PRO ULOŽENÍ TYP KU-E			Archivní číslo / Drawing No. 0245-101-51 1172 110		Kopie Copy