



REKONSTRUKCE TEPELNÉHO NAPÁJEČE LITVÍNŮV / ÚSEK SEKČNÍ UZÁVĚRY SU3 - SEKČNÍ UZÁVĚRY SU10  
ODBOČKA PRO VS BUS - COM / ----


PŮDORYS - STAV PO REKONSTRUKCI

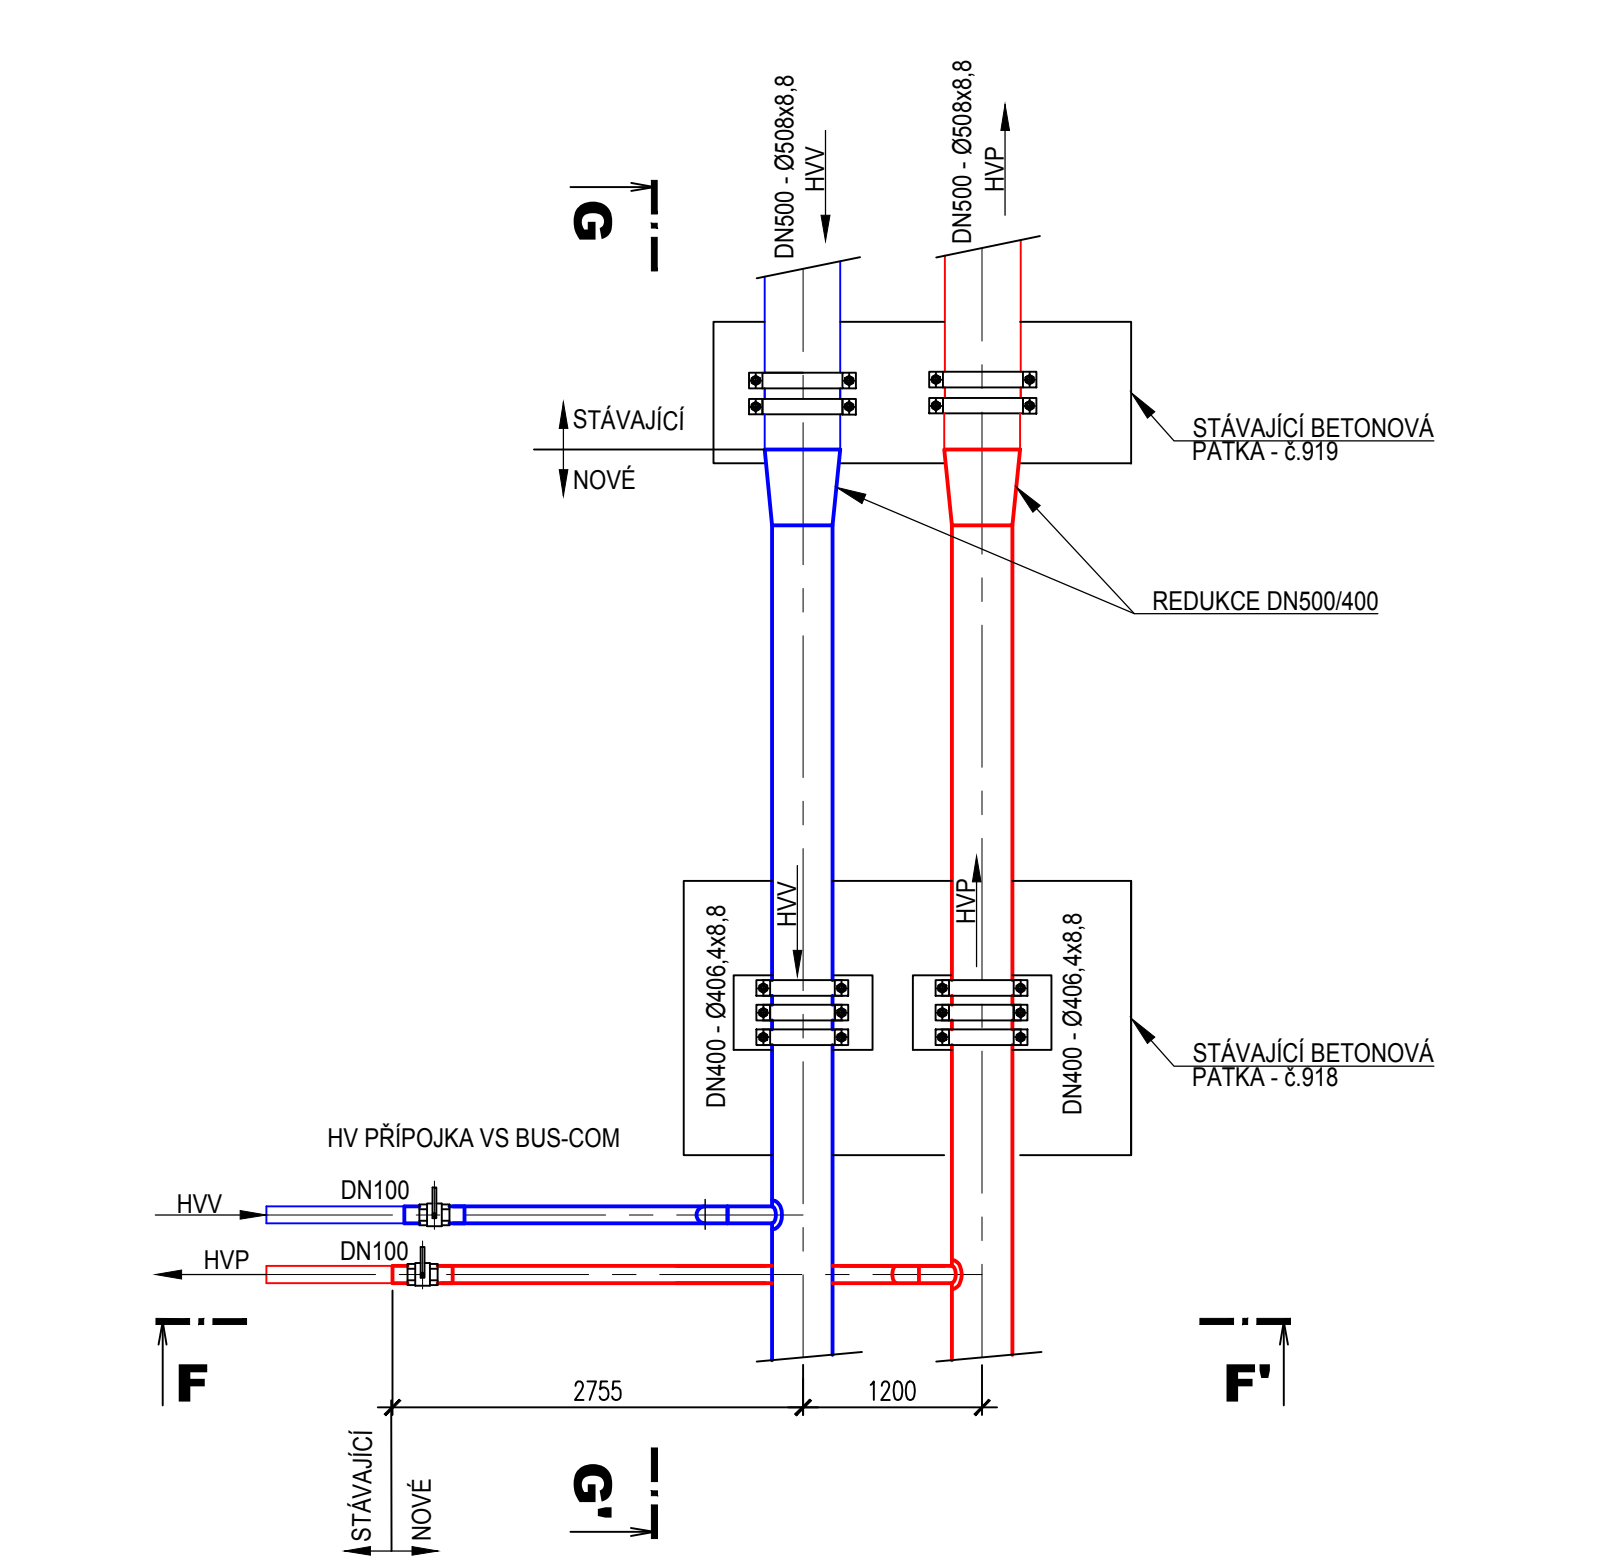


ŘEZ F-F'

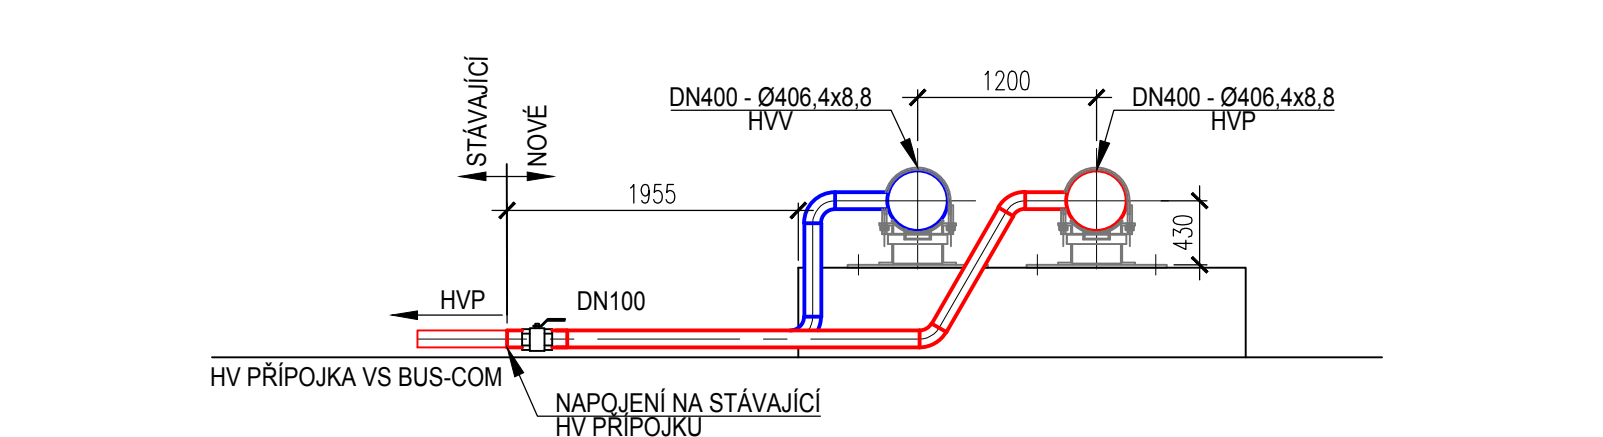


ŘEZ G-G'

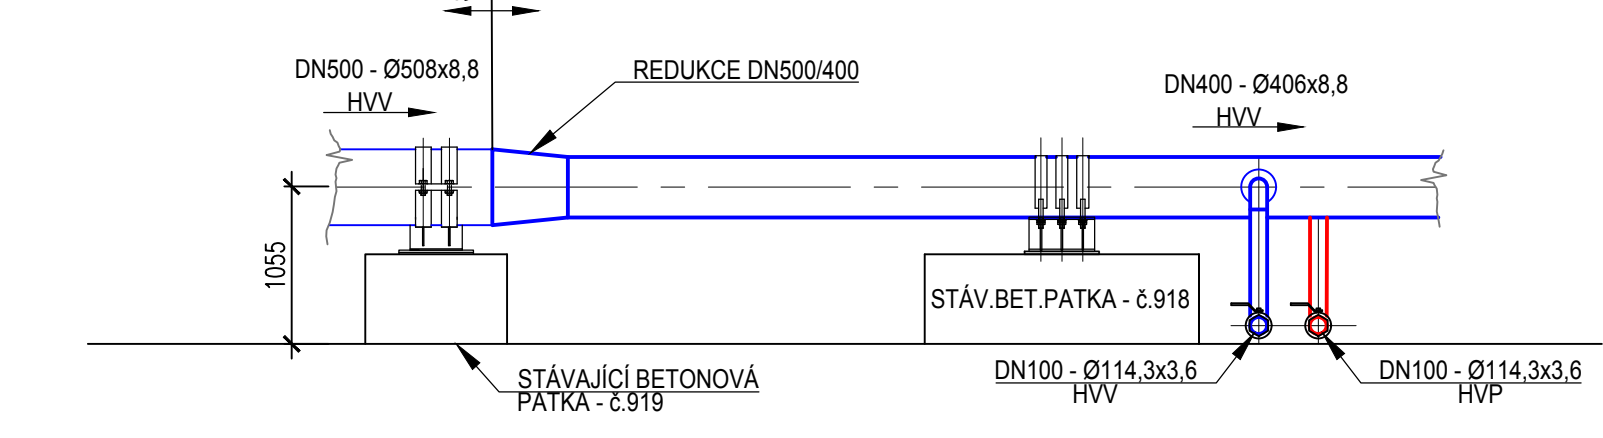


STÁVAJÍCÍ STAV - 01/2019

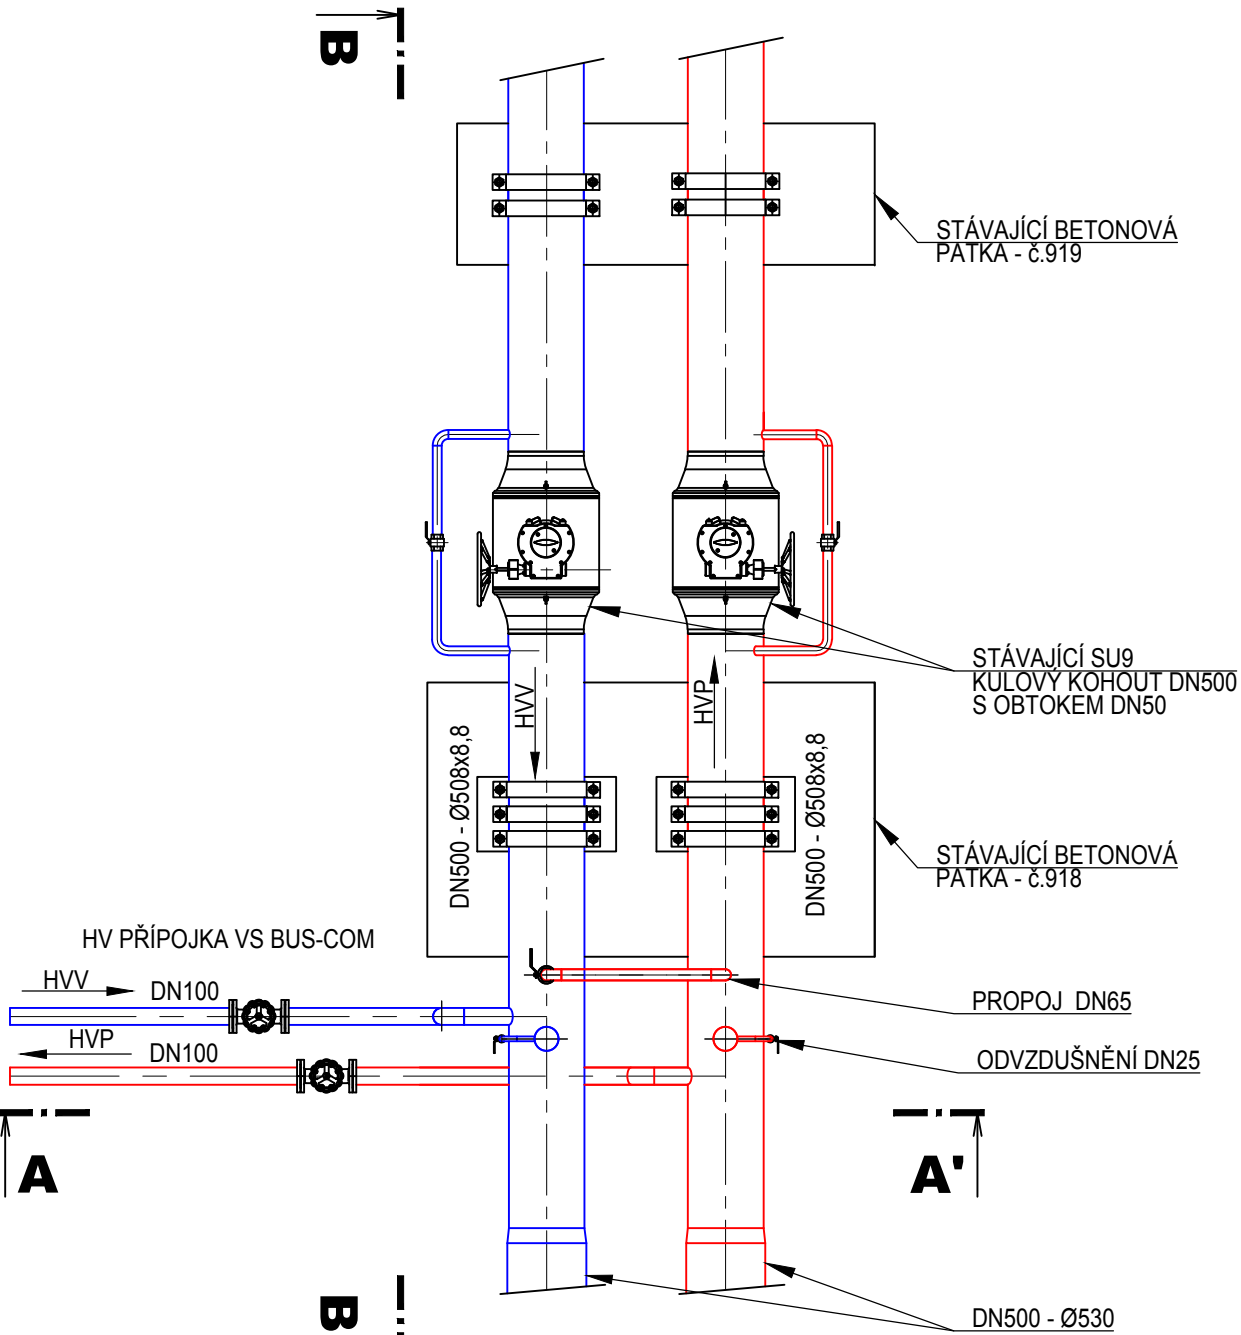


ŘEZ A-A'

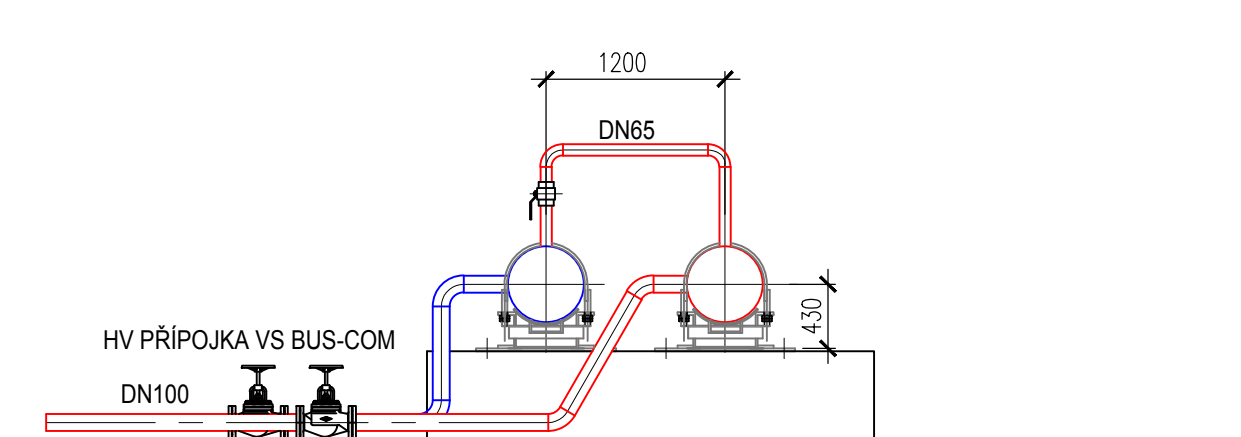

ŘEZ B-B'

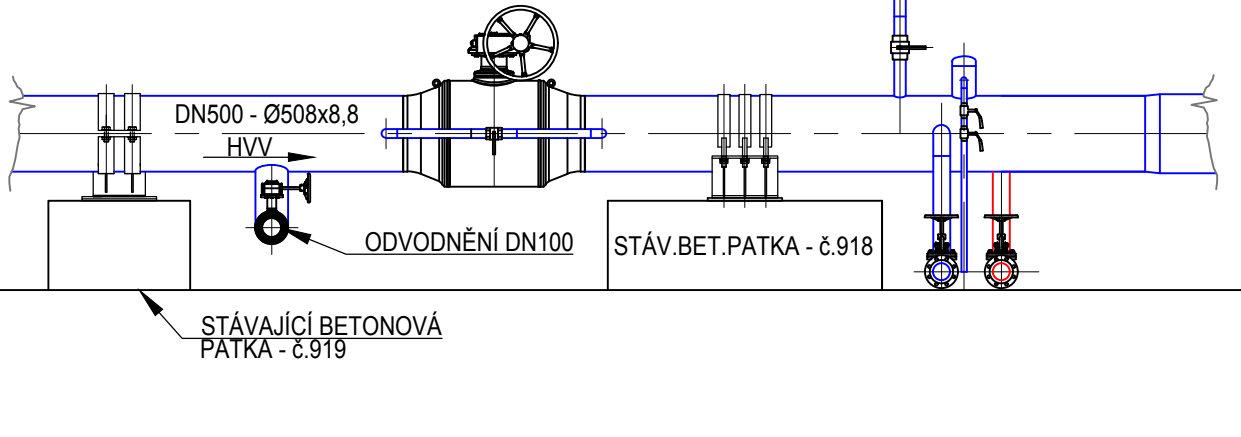

SITUACE 1:500

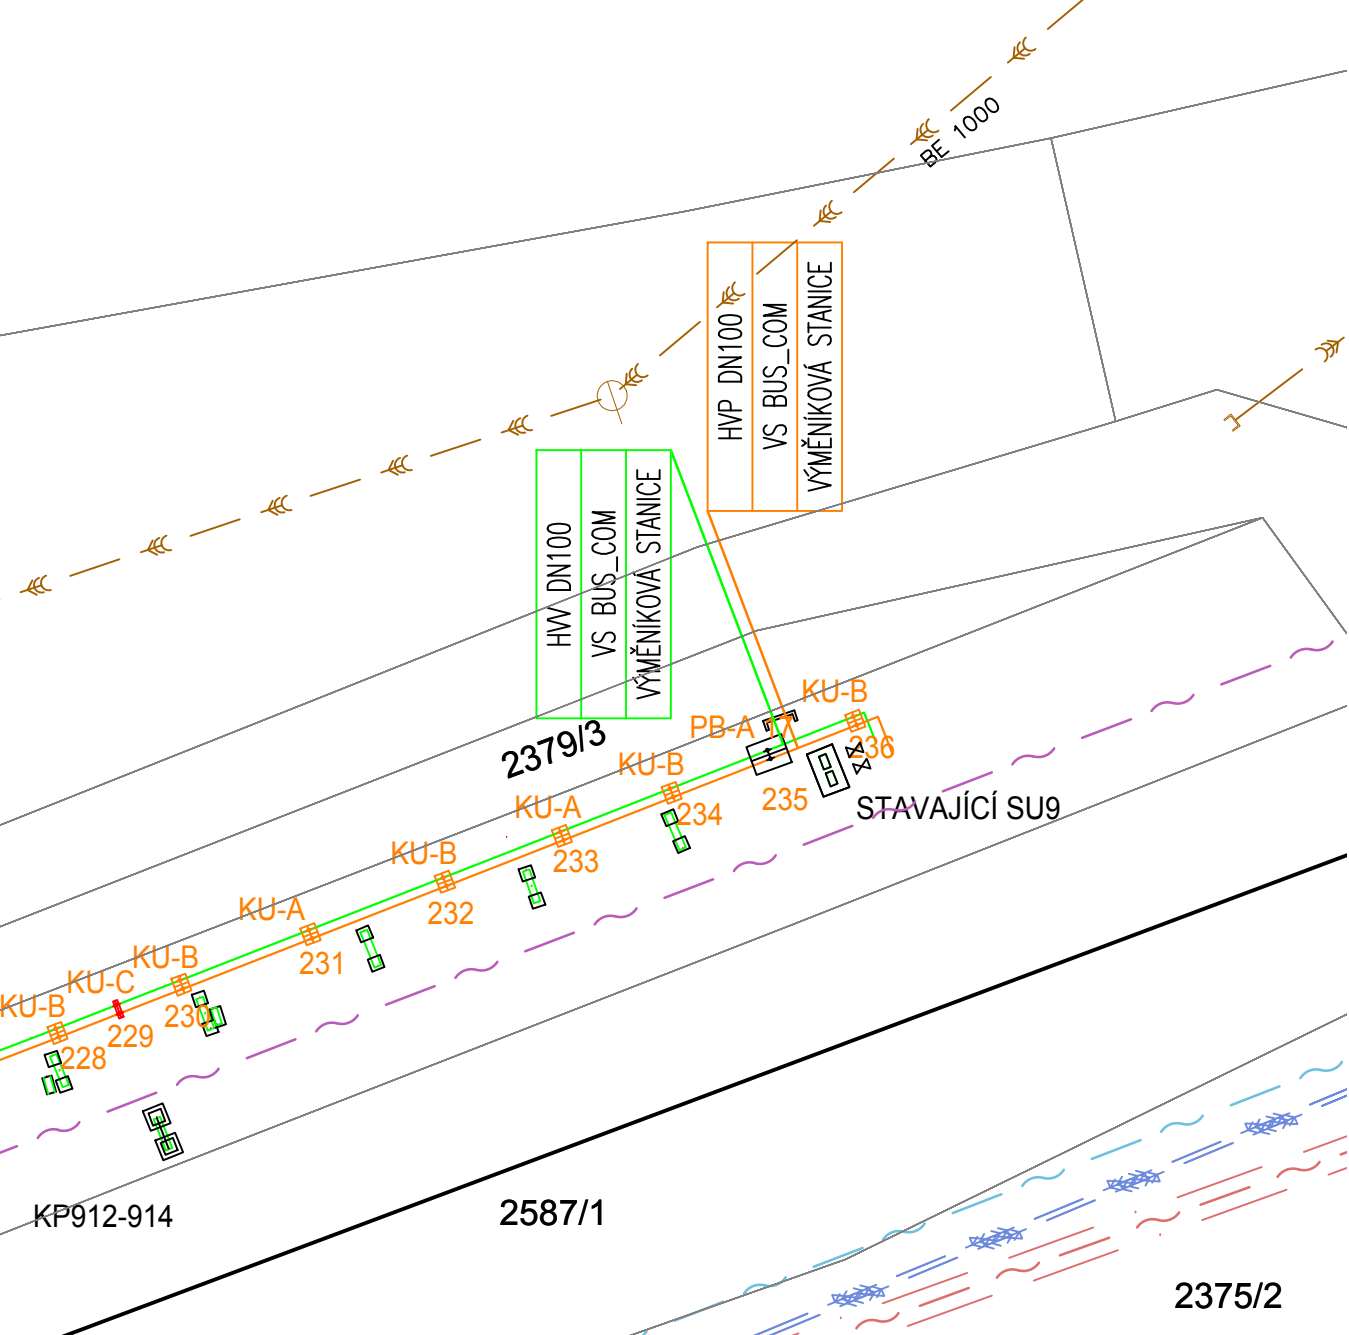

|                                                                                                                                                                                                                                                                                                                                                                                         |                                                |                                                                                                                      |                                                 |
|-----------------------------------------------------------------------------------------------------------------------------------------------------------------------------------------------------------------------------------------------------------------------------------------------------------------------------------------------------------------------------------------|------------------------------------------------|----------------------------------------------------------------------------------------------------------------------|-------------------------------------------------|
| ...                                                                                                                                                                                                                                                                                                                                                                                     | ...                                            | ...                                                                                                                  | ...                                             |
| Index                                                                                                                                                                                                                                                                                                                                                                                   | Změna / Revision                               | Datum / Date                                                                                                         | Vypracoval / Elaborated by                      |
| SOUŘADNICOVÝ SYSTÉM S-JTSK, VÝŠKOVÝ SYSTÉM BPV                                                                                                                                                                                                                                                                                                                                          |                                                |                                                                                                                      |                                                 |
| Tento výkres je duševním vlastnictvím firmy Bilfinger Tebodin Czech Republic s.r.o. Všechná data na magnetických či optických nosičích jsou platná pouze ve spojení s uvolněnou dokumentací.<br>This drawing is intellectual property of the company Bilfinger Tebodin Czech Republic s.r.o. All data of magnetic and optical data are valid only together with approved documentation. |                                                |                                                                                                                      |                                                 |
| Projekt / Project<br>REKONSTRUKCE TEPELNÉHO NAPÁJEČE LITVÍNŮV<br>ÚSEK SEKČNÍ UZÁVĚRY SU3 - SEKČNÍ UZÁVĚRY SU10                                                                                                                                                                                                                                                                          |                                                | Zpracovatel / Created by<br>Bilfinger Tebodin Czech Republic, s.r.o.<br>Prvního pluku 224/20, Karlín, 166 00 Praha 8 |                                                 |
| Zakazník / Client<br>SEVEROČESKÁ TEPLÁRENSKÁ a.s.<br>TEPLÁRENSKÁ 2. MOST - KOMORANY                                                                                                                                                                                                                                                                                                     |                                                | BILFINGER Bilfinger Tebodin                                                                                          |                                                 |
| Vypracoval / Elaborated by<br>D. RYBKA                                                                                                                                                                                                                                                                                                                                                  | Zodpovědný projektant / Checked by<br>D. RYBKA | Vedoucí oddělení / Department Manager<br>Ing. M. PAPEŽ                                                               | Vedoucí projektu / Project Manager<br>P. KEŠNER |
| Objekt / Building<br>PS05                                                                                                                                                                                                                                                                                                                                                               | Datum / Date<br>01/2019                        |                                                                                                                      |                                                 |
| ETAPA 3                                                                                                                                                                                                                                                                                                                                                                                 | Stupeň / Phase<br>DPS                          |                                                                                                                      |                                                 |
| Část / Part<br>D. 2 DOKUMENTACE TECHNIKYCH A TECHNOLOGICKÝCH ZAŘÍZENÍ                                                                                                                                                                                                                                                                                                                   | PR                                             |                                                                                                                      |                                                 |
| D.2.5 TEPELNÝ NAPÁJEČ                                                                                                                                                                                                                                                                                                                                                                   | Technická zpráva / Report No.<br>2880 501      |                                                                                                                      |                                                 |
| Název výkresu / Drawing Title<br>ODBOČKA PRO VS BUS - COM                                                                                                                                                                                                                                                                                                                               | Skupitelský znak / Discard<br>S10              |                                                                                                                      |                                                 |
| Měřítko / Scale<br>1:50                                                                                                                                                                                                                                                                                                                                                                 |                                                |                                                                                                                      | Kopie<br>Copy                                   |
| Archivní číslo / Drawing No.<br>0245-305-51                                                                                                                                                                                                                                                                                                                                             |                                                |                                                                                                                      | 2661 510                                        |