


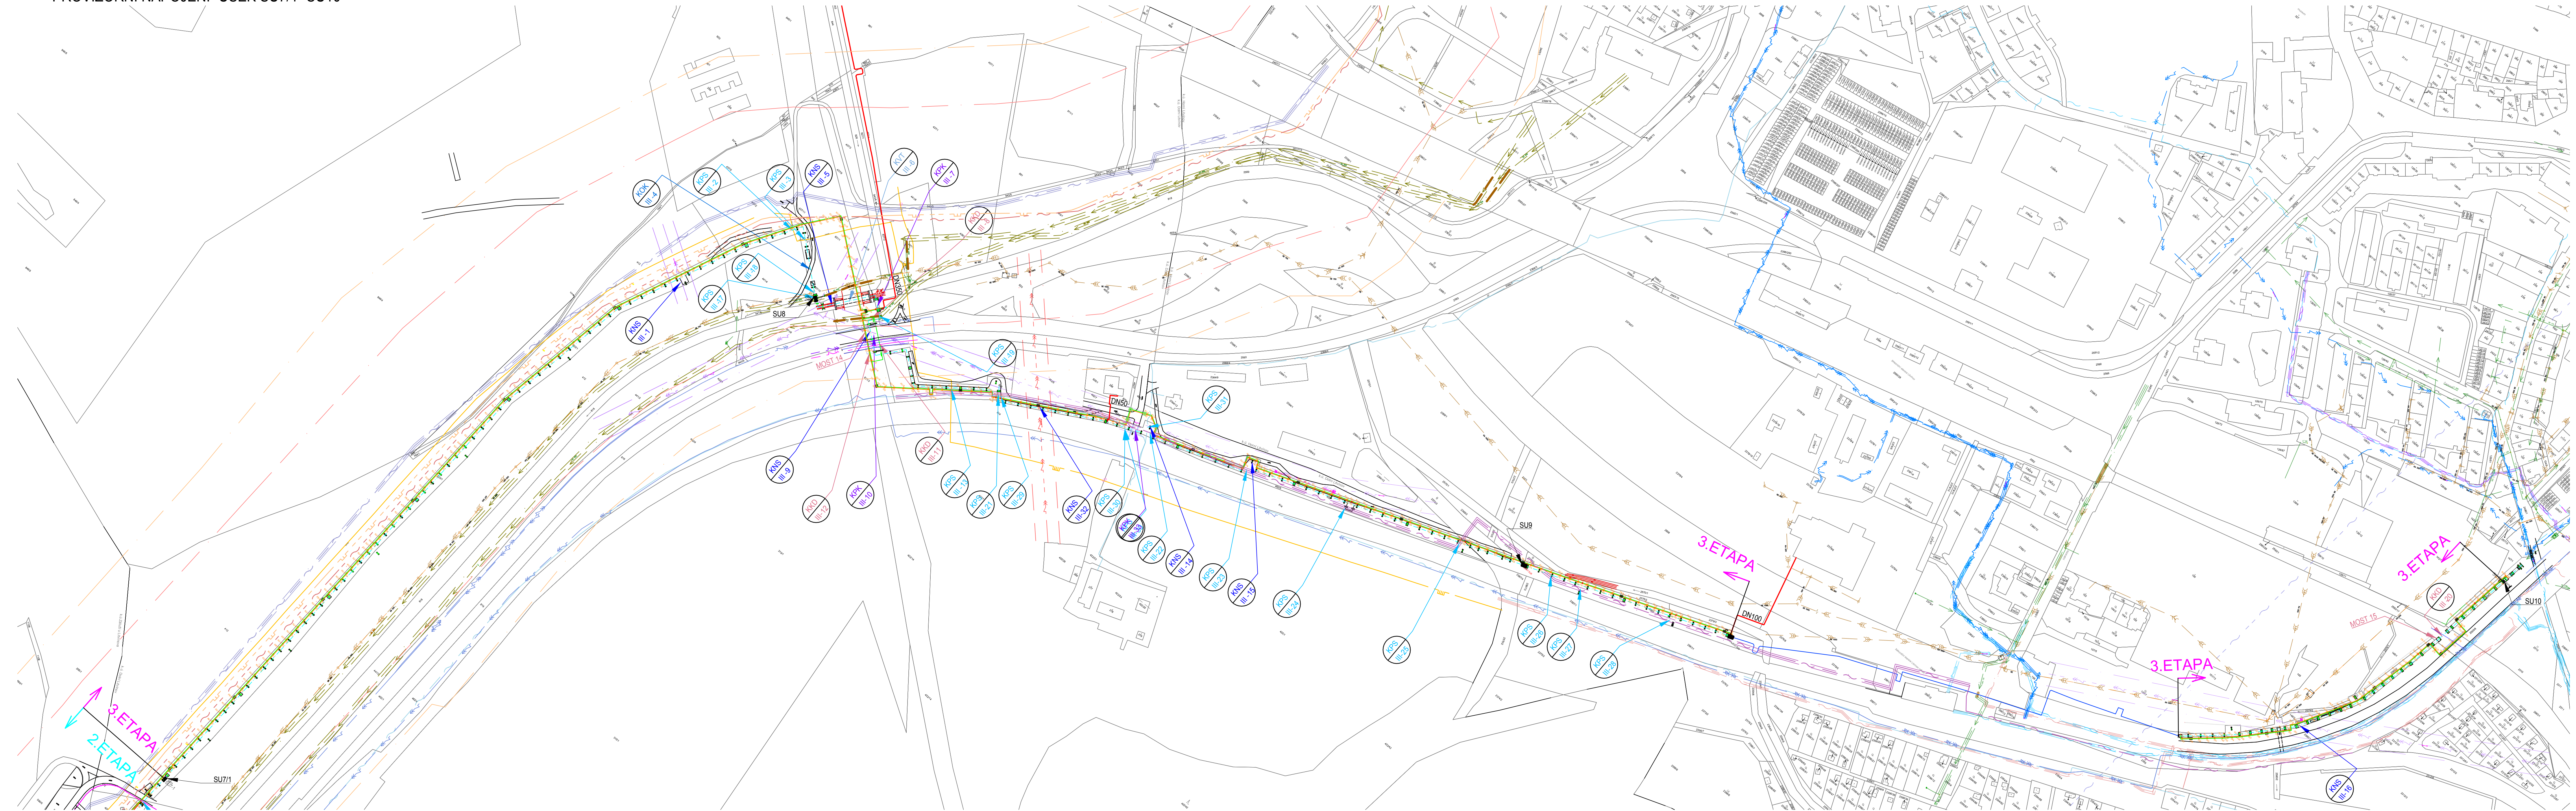


 HORKOVOD DN400

	VTL PODZEMNÍ - GasNet s.r.o.	
	NM PODZEMNÍ-ČEZ, Distribuce, a.s.	
	VN PODZEMNÍ-ČEZ, Distribuce, a.s.	
	VN PODZEMNÍ-Coal Services, a.s.	
	VN NAZEMNÍ-ČEZ, Distribuce, a.s.	
	VN NAZEMNÍ-Coal Services, a.s.	
	VVN NAZEMNÍ-ČEZ, Distribuce, a.s.	
	SIT ELEKTRONICKÝCH KOMUNIKACÍ PODZEMNÍ-UPC, s.r.o. (INFOTEL)	
	SIT ELEKTRONICKÝCH KOMUNIKACÍ PODZEMNÍ-CETIN, a.s.	
	SIT ELEKTRONICKÝCH KOMUNIKACÍ NAZEMNÍ-CETIN, a.s.	
	RADIÓVÉ VEDENÍ NAZEMNÍ CETIN, a.s.	
	KOMUNIKAČNÍ ZAŘÍZENÍ NAZEMNÍ OPTICKÉ VEDENÍ	Telco Pro Services, a.s.
	KOMUNIKAČNÍ ZAŘÍZENÍ PODZEMNÍ METALICKÉ VEDENÍ	Telco Pro Services, a.s.
	KOMUNIKAČNÍ ZAŘÍZENÍ PODZEMNÍ OPTICKÉ VEDENÍ	Telco Pro Services, a.s.
	DÁLKOVÝ METALICKÝ KABEL ČD Telematika, a.s.	
	SÍŤOVÉ KABELY InfoSoft, a.s.	
	KANALIZACE SEVEROČESKÉ KANALIZACE A VODOVODY, a.s.	
	VODOVOD DO DN50, SEVEROČESKÉ KANALIZACE A VODOVODY, a.s.	
	VODOVOD Nad DN50, SEVEROČESKÉ KANALIZACE A VODOVODY, a.s.	

	ETYLENOVOD
	ETYLENOVOD - DOPROVODNÝ
	KABEL SKV
	KABELOVÉ TRASY SIGNALIZACE
	KANALIZACE DEŠŤOVÁ
	POTRUBÍ VODY Z JEZER
	KABE LY VO
	POTRUBÍ UŽITKOVÉ VODY
	KANALIZACE SPLAŠKOVÁ
	POTRUBÍ SPRINKLEROVÉ VODY
	POTRUBÍ HYDRANTOVÉ VODY
	POTRUBÍ CHLADICÍ VODY
	POTRUBÍ ZPĚTNÉ VODY
	KABELOVÉ TRASY NN, VN, VVN

HLKOVOD - SEVEROKOŠTĚ TĚPĚNĚNĚSKÁ, a.s.	
VYL. PLYNOVOD - GasNet, s.r.o.	
NN PODZEMNÍ-ČEZ, Distribuce, a.s.	
VN PODZEMNÍ-ČEZ, Distribuce, a.s.	
VN NADEZMÍ-ČEZ, Distribuce, a.s.	
VN NADEZMÍ-ČEZ, Distribuce, a.s.	
SĎĚLOVACÍ VĚDĚNÍ PODZEMNÍ-UPC, s.r.o. (INFOTEL)	
SĎĚLOVACÍ VĚDĚNÍ PODZEMNÍ-ČETIN, a.s.	
SĎĚLOVACÍ VĚDĚNÍ NADEZMÍ-ČETIN, a.s.	
RAĎOVĚ VĚDĚNÍ NADEZMÍ-ČETIN, a.s.	
KOMUNIKACNÍ ZÁŘENÍ VĚDĚNÍ OPTICKÉ VĚDĚNÍ	Telco Pro Servis
KOMUNIKACNÍ ZÁŘENÍ PODZEMNÍ METALICKÉ VĚDĚNÍ	Telco Pro Servis
KOMUNIKACNÍ ZÁŘENÍ NADEZMÍ OPTICKÉ VĚDĚNÍ	Telco Pro Servis
ĎÁKOVY METALICKÉ KABEL, 0,7 Telematika, a.s.	
KANALIZACE SEVEROKOŠTĚ KANALIZACE A VODOVODY, a.s.	
VODOVOD DO DNĚHO, SEVEROKOŠTĚ KANALIZACE A VODOVODY, a.s.	
VODOVOD DO DNĚHO, SEVEROKOŠTĚ KANALIZACE A VODOVODY, a.s.	
ETYLĚNOVOD, UNIPETROL RPA, s.r.o. - BEZP. PÁSMO 100 m	
ETYLĚNOVOD, UNIPETROL RPA, s.r.o. - BEZP. PÁSMO 150 m	

- KNS - KŘÍŽENÍ NADZEMNÍ SÍTĚ
- KPS - KŘÍŽENÍ PODZEMNÍ SÍTĚ
- KPK - KŘÍŽENÍ POZEMNÍ KOMUNIKACE
- KKD - KŘÍŽENÍ KOLEJOVÉ DRÁHY
- KVT - KŘÍŽENÍ VODNÍHO TOKU
- KOK - KŘÍŽENÍ POZEMKU OSTATNÍ KOMUNIKACE
- KUK - KŘÍŽENÍ ÚČELOVÉ KOMUNIKACE

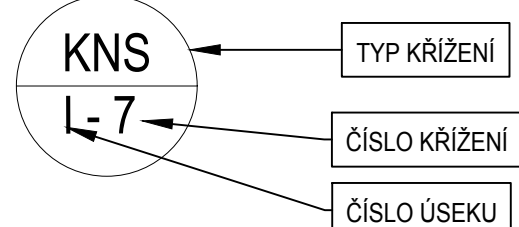

- NN PODZEMNÍ 0,4 kv-1 m
- VN PODZEMNÍ 35 kv-1 m
- VN NADZEMNÍ 35 kv-7 m
- VVN NADZEMNÍ 110 kv-12 m
- SDĚLOVACÍ VEDENÍ PODZEMNÍ-1,5 m
- TEPELNÉ VEDENÍ-2,5 m
- VTL PLYNOVOD-4,0 m
- VODOVODŮ ŘAD DN<500 - 1,5 m
- VODOVODŮ ŘAD DN=500 - 2,5 m
- KANALIZACE - 2,5 m

POZN.: JEDNA SE POUŽE O ZÁKLADNÍ VZDÁLENOSTI
 OCHRANNÝCH PÁSEM, BLÍŽŠÍ PODROBNOSTI -
 VIZ STAVOVSKÁ SPRÁVČU INŽENÝRSKÝCH SÍTÍ

P.č.	Číslo úseku	Číslo uložení	Typ křížení	Ozn. výkres ve výkresu	Vlastník inženýrské sítě	Vlastník pozemku	Obec	Katastrální území	Poroz. č.	
72	III.	804-805	nadzemní	VN KNS III-1	ČEZ Distribuce	Coal Services a.s.	Lihnov	Dolní Lihnov	823/1	
73	III.	814-815	nadzemní	VTL plyn	GridServices	Coal Services a.s.	Lihnov	Dolní Lihnov	823/1	
74	III.	816-817	podzemní	VTL plyn	KPS III-3	GridServices	Coal Services a.s.	Lihnov	823/1	
75	III.	818-822	podzemní	účet.kom.	KOK III-4	-	Město Lihnov	Dolní Lihnov	9437	
76	III.	824-825	nadzemní	VN KNS III-5	ČEZ Distribuce	ČR - Povodí Ohře, s.p.	Lihnov	Dolní Lihnov	818	
77	III.	825-826	nadzemní	vodní kot.	KVT III-6	ČR - Povodí Ohře, s.p.	Lihnov	Dolní Lihnov	818	
78	III.	828-829	nadzemní	kominikace	KPK III-7	ČR - Ředitelství sil a dálnic ČR	Lihnov	Dolní Lihnov	824	
79	III.	830	nadzemní	dřítka	KKO III-8	Coal Services a.s.	Lihnov	Dolní Lihnov	821/2	
80	III.	832-833	nadzemní	VN KNS III-9	ČEZ Distribuce	ČR - Ředitelství sil a dálnic ČR	Lihnov	Dolní Lihnov	402/1	
81	III.	833-834	nadzemní	kominikace	KPK III-10	ČR - Ředitelství sil a dálnic ČR	Lihnov	Dolní Lihnov	402/1	
82	III.	834-836	nadzemní	dřítka	KKO III-11	DP měst. Město a Lihnov, a.s.	Lihnov	Dolní Lihnov	816	
83	III.	832-836	nadzemní	dřítka	KKO III-12	Coal Services a.s.	Lihnov	Dolní Lihnov	821/3	
84	III.	845-846	podzemní	VTL plyn	KPS III-13	GridServices	Coal Services a.s.	Lihnov	Dolní Lihnov	825
85	III.	863	nadzemní	VN KNS III-14	ČEZ Distribuce	Coal Services a.s.	Lihnov	Dolní Lihnov	825	
86	III.	872	nadzemní	VN KNS III-15	ČEZ Distribuce	Coal Services a.s.	Lihnov	Dolní Lihnov	825	
87	III.	929	nadzemní	VN KKO III-16	ČEZ Distribuce	Severočeská tepelárna, a.s.	Horní Lihnov	2846/1		

P.č.	Číslo úseku	Typ křižení	Osm. křižení ve výkrese	Vlastník interního sítě	Vlastník pozemku	Obec	Katastrální území	Pozemek parč.č.	
88	III.	podzemní	kanalizače	KKD III-17	ŠČV, a.s.	Coal Services a.s.	Liřínov	Doňal/Liřínov	43710
89	III.	podzemní	vodovod	KKD III-18	ŠČV, a.s.	Coal Services a.s.	Liřínov	Doňal/Liřínov	43710
90	III.	podzemní	vodovod	KKD III-19	ŠČV, a.s.	ČR - Ředstevní síle a dále ČR	Liřínov	Doňal/Liřínov	82
91	III.	nadzemní	draha	KKD III - 20	-	ČR - Správa železniční dopravní sítě, státní organizace	Liřínov	Horní Liřínov	25831
92	III.	podzemní	kabel	KPS III - 21	ČD Telematika	Coal Services a.s.	Liřínov	Doňal/Liřínov	825
93	III.	podzemní	kabel	KPS III - 22	ČD Telematika	Coal Services a.s.	Liřínov	Doňal/Liřínov	825
94	III.	podzemní	kabel	KPS III - 23	ČD Telematika	Coal Services a.s.	Liřínov	Doňal/Liřínov	825
95	III.	podzemní	kabel	KPS III - 24	ČD Telematika	Coal Services a.s.	Liřínov	Doňal/Liřínov	825
96	III.	podzemní	kabel	KPS III - 25	ČD Telematika	Coal Services a.s.	Liřínov	Doňal/Liřínov	825
97	III.	podzemní	kabel	KPS III - 26	ČD Telematika	Coal Services a.s.	Liřínov	Horní Liřínov	2845
98	III.	podzemní	kabel	KPS III - 27	ČD Telematika	Coal Services a.s.	Liřínov	Horní Liřínov	2845
99	III.	podzemní	kabel	KPS III - 28	ČD Telematika	Coal Services a.s.	Liřínov	Horní Liřínov	2845
100	III.	podzemní	kabel	KPS III - 29	Infotele	Coal Services a.s.	Liřínov	Doňal/Liřínov	825
101	III.	podzemní	kabel	KPS III - 30	Infotele	Coal Services a.s.	Liřínov	Doňal/Liřínov	825
102	III.	podzemní	kabel	KPS III - 31	Infotele	Coal Services a.s.	Liřínov	Doňal/Liřínov	825
103	III.	nadzemní	VN	KMS II-32	Coal Services	Coal Services a.s.	Liřínov	Doňal/Liřínov	825
104	III.	nadzemní	kommunikace	KPK III - 33	-	-	Liřínov	Doňal/Liřínov	814

Index	Zdravie / Revision	Datum / Date		Vypracoval / Elaborated by
D. RYBKÁ				
Tento výkres je súčasťou statických výkresov Bifinger Tebodín Czech Republic s.r.o. This drawing is integral property of the company Bifinger Tebodín Czech Republic s.r.o.		Všetchní data na magnetických a optických nosičích jsou pevně spojena se společí s technickou dokumentací. All data of magnetic and optical media are solidly together with approved documentation		
Projekt / Project REKONSTRUKCE TEPELNĚHO NAPAJEČE LITVŮV USEK SEKČNÍ ZÁVĚRY ŠO / SEKČNÍ ZÁVĚRY ŠO 10 Číslo výkresu / Sheet SEVEROŘEČSKÁ TEPLÁRENA a.s. TEPLÁRENA Č. MOST - KOMÁROŇ		Zpracoval / Created by  Bifinger Tebodín Czech Republic, s.r.o. Prešovská 204/25, Karlovy Vary, 360 00		
Vypracoval / Elaborated by	Zodpovedný projektant / Checked by	Vedúci oddelenia / Department Manager	Vedúci projektu / Project Manager	Datum / Date
D. RYBKÁ		Ing. M. PAPEZ	P. KESNER	01/2019
Objekt / Building			Stupeň / Phase	
P506			DPS	
ETAPA 3				
Čísť / Part	D.2 DOKUMENTACE TECHNIKŮCH A TECHNOLOGICKÝCH ZAŘÍZENÍ		Technická zpráva / Report No.	Publ. At. Number At.
D.2.6 PROVOZOVÁNÍ NAPAJEČI	PR		2680 602	12
Název výkresu / Drawing Title			Stupeň / Scale	Měřítka / Scale
PRÉLIMINÁRNÍ SITUACE - ETAPA 3			S10	1:2000
Architect's Drawing No. 0245-306-51 / 2661 602				Kopie / Copy