


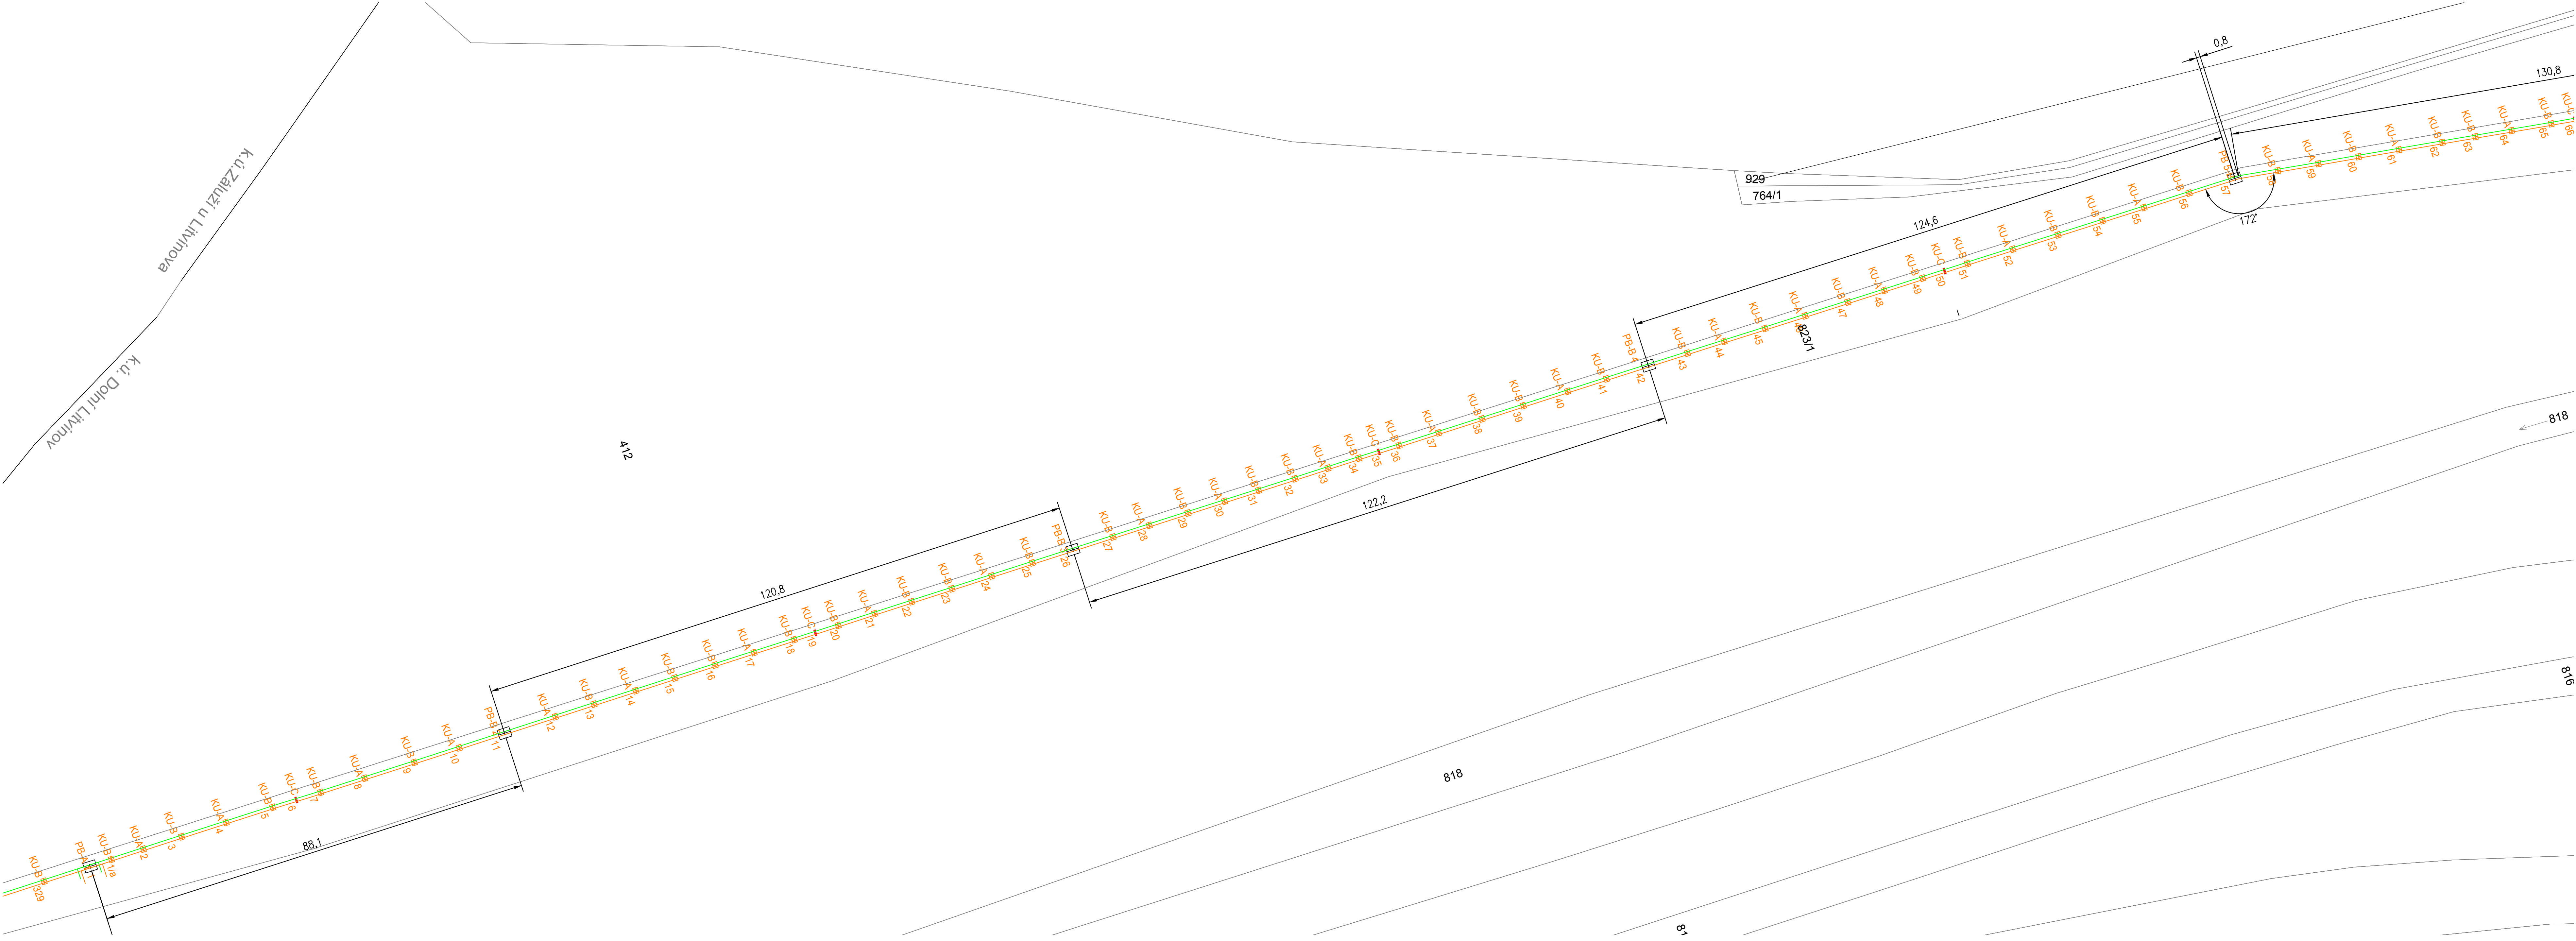

LEGENDA:

- KU-A – KLUZNÉ ULOŽENÍ TYP KU-A DLE VÝKRESU 0245-306-51/2665 605
- KU-B – KLUZNÉ ULOŽENÍ TYP KU-B DLE VÝKRESU 0245-306-51/2665 606
- KU-C – KLUZNÉ ULOŽENÍ TYP KU-C DLE VÝKRESU 0245-306-51/2665 607
- PB-A – PEVNÝ BOD TYP PB-A-C DLE VÝKRESU 0245-306-51/2665 608
- PB-B – PEVNÝ BOD TYP PB-B DLE VÝKRESU 0245-306-51/2665 609

POZNÁMKY:

VYPOUŠTĚNÍ BUDE PROVEDENO POMOCÍ VYPOUŠTĚCÍHO POTRUBÍ DN40 V NEJNÍŽŠÍCH MÍSTECH DANÉHO ÚSEKU. VYPOUŠTĚCÍ POTRUBÍ BUDE UKONČENO PŘÍVAROVACÍM KULOVÝM KOHOUTEM DN40. CELKOVÝ POČET VYPOUŠTĚNÍ V RÁMCI III. ETAPY BUDE 28KS. UMÍSTĚNÍ JEDNOTLIVÝCH VYPOUŠTĚNÍ BUDE STANOVENO V PRŮBĚHU VÝSTAVBY NA ZÁKLADĚ VÝŠKOVÉHO PROFILU VEDENÍ POTRUBÍ.

ODVZDUŠNĚNÍ BUDE PROVEDENO V DN25 VČETNĚ KULOVÉHO KOHOUTU DN25/PN40 V NEJVYŠŠÍCH MÍSTECH DANÉHO ÚSEKU. CELKOVÝ POČET ODVZDUŠNĚNÍ V RÁMCI III. ETAPY BUDE 26KS. UMÍSTĚNÍ JEDNOTLIVÝCH ODVZDUŠNĚNÍ BUDE STANOVENO V PRŮBĚHU VÝSTAVBY NA ZÁKLADĚ VÝŠKOVÉHO PROFILU VEDENÍ POTRUBÍ.

...	...	...	...
Index	Změna / Revision	Datum / Date	Vypracoval / Elaborated by
SOURADNICOVÝ SYSTÉM S-JTSK, VÝŠKOVÝ SYSTÉM BPV			
Tento výkres je duševním vlastnictvím firmy Bilfinger Tebodin Czech Republic s.r.o. This drawing is intellectual property of the company Bilfinger Tebodin Czech Republic s.r.o.		Všechna data na magnetických či optických nosičích jsou platná pouze ve spojení s ověřenou dokumentací. All data of magnetic and optical disks are valid only together with approved documentation.	
Projekt / Project REKONSTRUKCE TEPELNÉHO NAPAJEČE LITVÍNOV ÚSEK SEKČNÍ UZÁVĚRY SUL - SEKČNÍ UZÁVĚRY SU 10		Zpracoval / Created by  Bilfinger Tebodin Bilfinger Tebodin Czech Republic, s.r.o. Převitelská 224/20, Karlin, 186 01 Praha 8	
Zakazník / Client SEVEROČESKÁ TEPLÁRENSKÁ a.s TEPLÁRENSKÁ 2, MOST - KOMORANY			
Vypracoval / Elaborated by Ing. M. ČELADNÍK	Zodpovědný projektant / Checked by Ing. M. ČELADNÍK	Vedoucí oddělení / Department Manager Ing. M. PAPEŽ	Vedoucí projektu / Project Manager P. KEŠNER Datum / Date 01/2019
Objekt / Building PS06 ETAPA 3		Stupeň / Phase DPS	
Část / Part D.2 DOKUMENTACE TECHNIČKÝCH A TECHNOLOGICKÝCH ZAŘÍZENÍ D.2.6 PROVIZORNÍ NÁPOJENÍ		GX	Technická zpráva / Report No. 2680 601
Název výkresu / Drawing Title SITUACE 1			Štarační znak / Discard S10
		Podíl A4 / Number A4 12	Měřítko / Scale 1:250
		Archivní číslo / Drawing No. 0245-306-51/2661 603a	Kopie CZ01