


REKONSTRUKCE TEPELNÉHO NAPAJEČE LITVÍNŮV
SITUACE 3

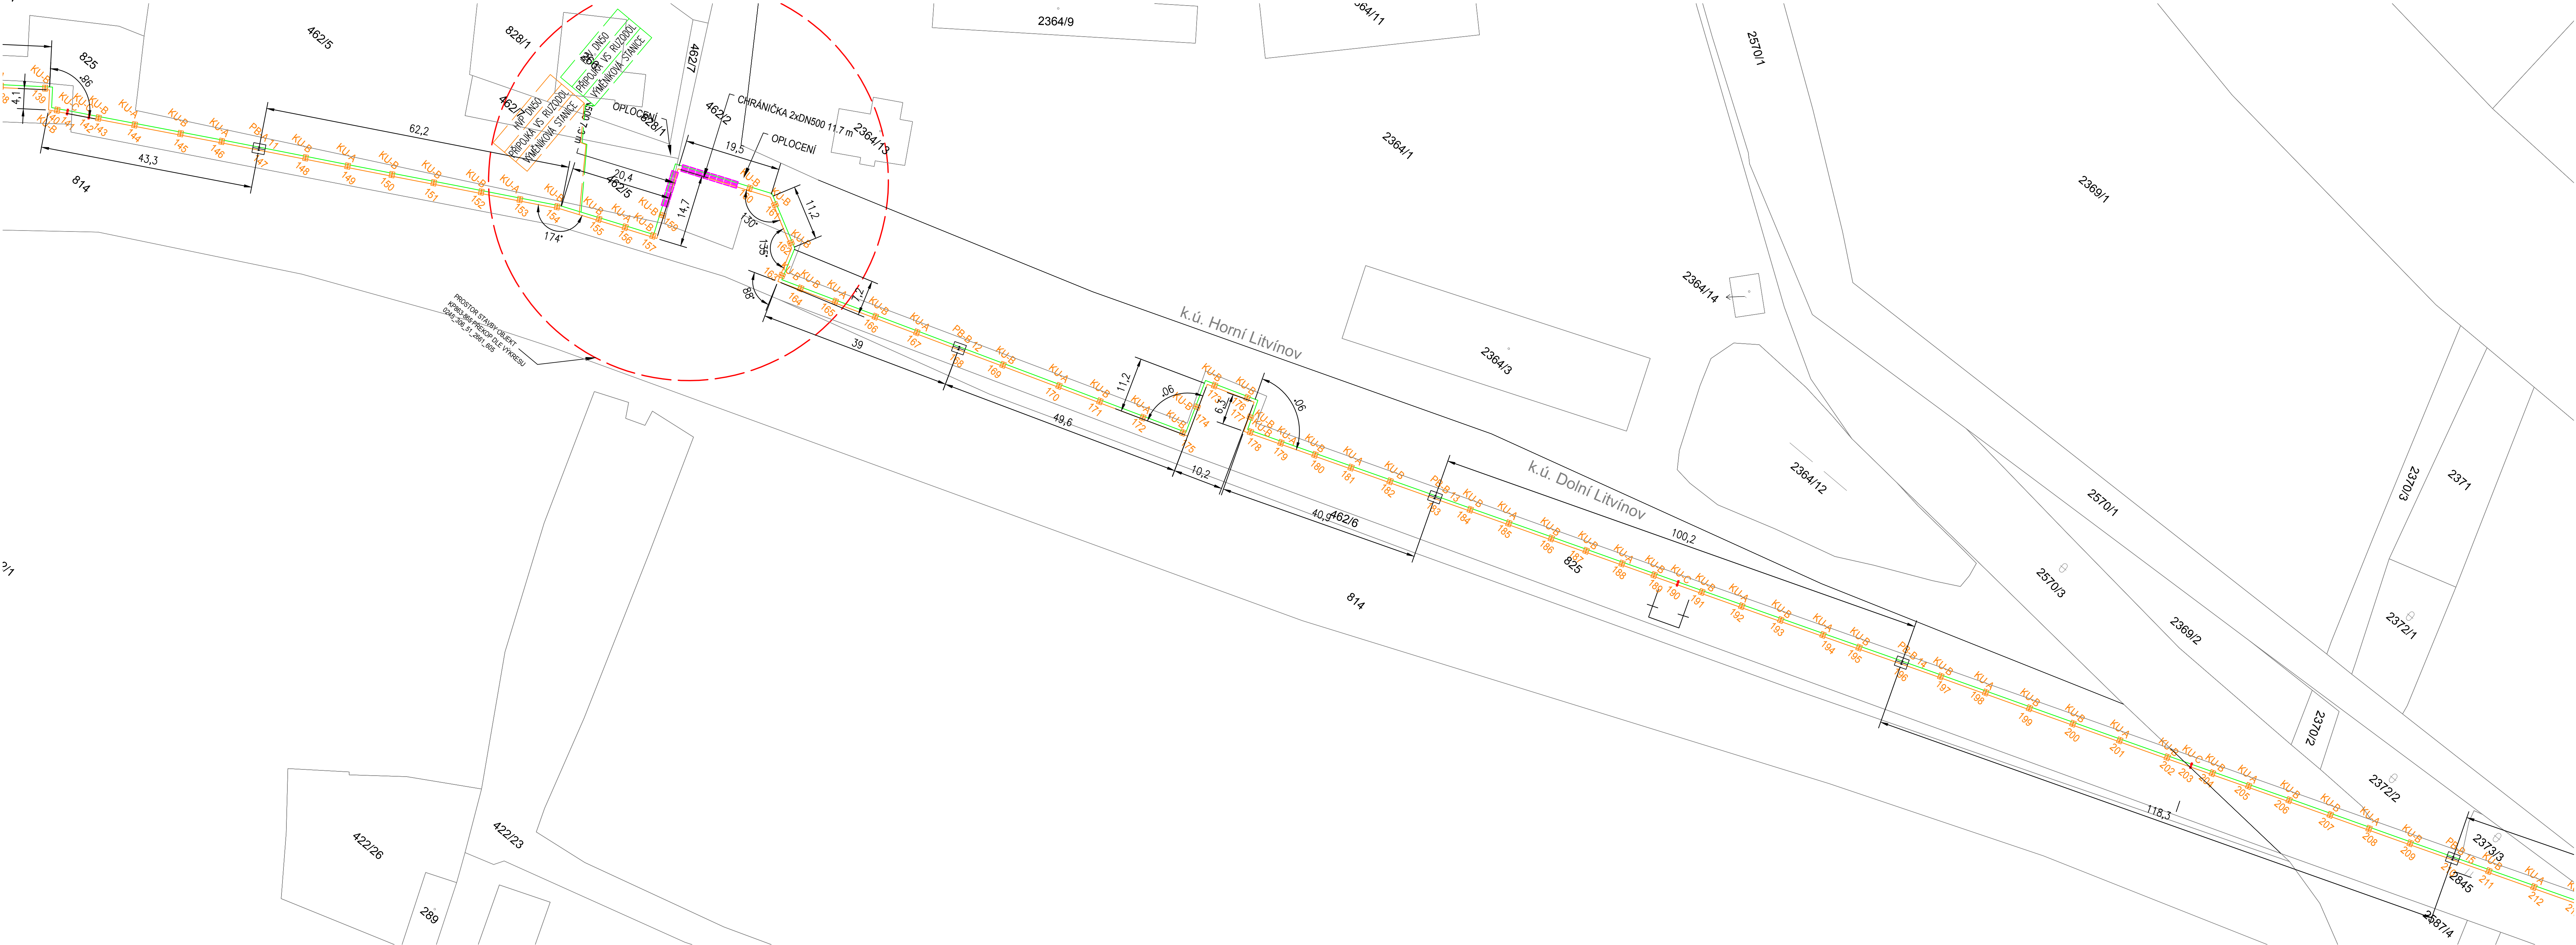

LEGENDA:

- KU-A – KLUZNÉ ULOŽENÍ TYP KU-A DLE VÝKRESU 0245-306-51/2665 605
- KU-B – KLUZNÉ ULOŽENÍ TYP KU-B DLE VÝKRESU 0245-306-51/2665 606
- KU-C – KLUZNÉ ULOŽENÍ TYP KU-C DLE VÝKRESU 0245-306-51/2665 607
- PB-A – PEVNÝ BOD TYP PB-A-C DLE VÝKRESU 0245-306-51/2665 608
- PB-B – PEVNÝ BOD TYP PB-B DLE VÝKRESU 0245-306-51/2665 609

POZNÁMKY:

VYPOUŠTĚNÍ BUDE PROVEDENO POMOCÍ VYPOUŠTĚCÍHO POTRUBÍ DN40 V NEJNIŽŠÍCH MÍSTECH DANÉHO ÚSEKU. VYPOUŠTĚCÍ POTRUBÍ BUDE UKONČENO PŘÍVAROVACÍM KULOVÝM KOHOUTEM DN40. CELKOVÝ POČET VYPOUŠTĚNÍ V RÁMCI III. ETAPY BUDE 28KS. UMÍSTĚNÍ JEDNOTLIVÝCH VYPOUŠTĚNÍ BUDE STANOVENO V PRŮBĚHU VÝSTAVBY NA ZÁKLADĚ VÝŠKOVÉHO PROFILU VEDENÍ POTRUBÍ.

ODVZDUŠNĚNÍ BUDE PROVEDENO V DN25 VČETNĚ KULOVÉHO KOHOUTU DN25/PN40 V NEJVYŠŠÍCH MÍSTECH DANÉHO ÚSEKU. CELKOVÝ POČET ODVZDUŠNĚNÍ V RÁMCI III. ETAPY BUDE 26KS. UMÍSTĚNÍ JEDNOTLIVÝCH ODVZDUŠNĚNÍ BUDE STANOVENO V PRŮBĚHU VÝSTAVBY NA ZÁKLADĚ VÝŠKOVÉHO PROFILU VEDENÍ POTRUBÍ.

...	...	...	...	
Index	Změna / Revision	Datum / Date	Vypracoval / Elaborated by	
SOURADNICOVÝ SYSTÉM S-JTSK, VÝŠKOVÝ SYSTÉM BPV				
Tento výkres je duševním vlastnictvím firmy Bilfinger Tebodin Czech Republic s.r.o.		Všechna data na magnetických či optických nosičích jsou platná pouze ve spojení s ověřenou dokumentací.		
This drawing is intellectual property of the company Bilfinger Tebodin Czech Republic s.r.o.		All data of magnetic and optical disks are valid only together with approved documentation.		
Projekt / Project REKONSTRUKCE TEPELNÉHO NAPAJEČE LITVÍNŮV ÚSEK SEKČNÍ UZÁVĚRY SÚS - SEKČNÍ UZÁVĚRY SU 10		Zpracoval / Created by  Bilfinger Tebodin Czech Republic, s.r.o. Převrto pluku 224/20, Karlín, 189 02 Praha 8		
Zákazník / Client SEVEROČESKÁ TEPLÁRENSKÁ a.s TEPLÁRENSKÁ 2. MOST - KOMORANY		Bilfinger Tebodin		
Vypracoval / Elaborated by Ing. M. ČELADNÍK	Zodpovědný projektant / Checked by Ing. M. ČELADNÍK	Vedoucí oddělení / Department Manager Ing. M. PAPEŽ	Vedoucí projektu / Project Manager P. KEŠNER	
Objekt / Building PS06	Datum / Date 01/2019			
Část / Part ETAPA 3	Support / Phase DPS			
D.2 DOKUMENTACE TECHNIČKÝCH A TECHNOLOGICKÝCH ZAŘÍZENÍ D.2.6 PROVIZORNÍ NÁPOJENÍ	GX	Technická zpráva / Report No. 2680 601	Podst. A4 / Number A4 12	
		Měřítko / Scale S10 1:250		
Název výkresu / Drawing Title SITUACE 3		Aktivní číslo / Drawing No. 0245-306-51 2661 603c		
		Kopie Copy		