


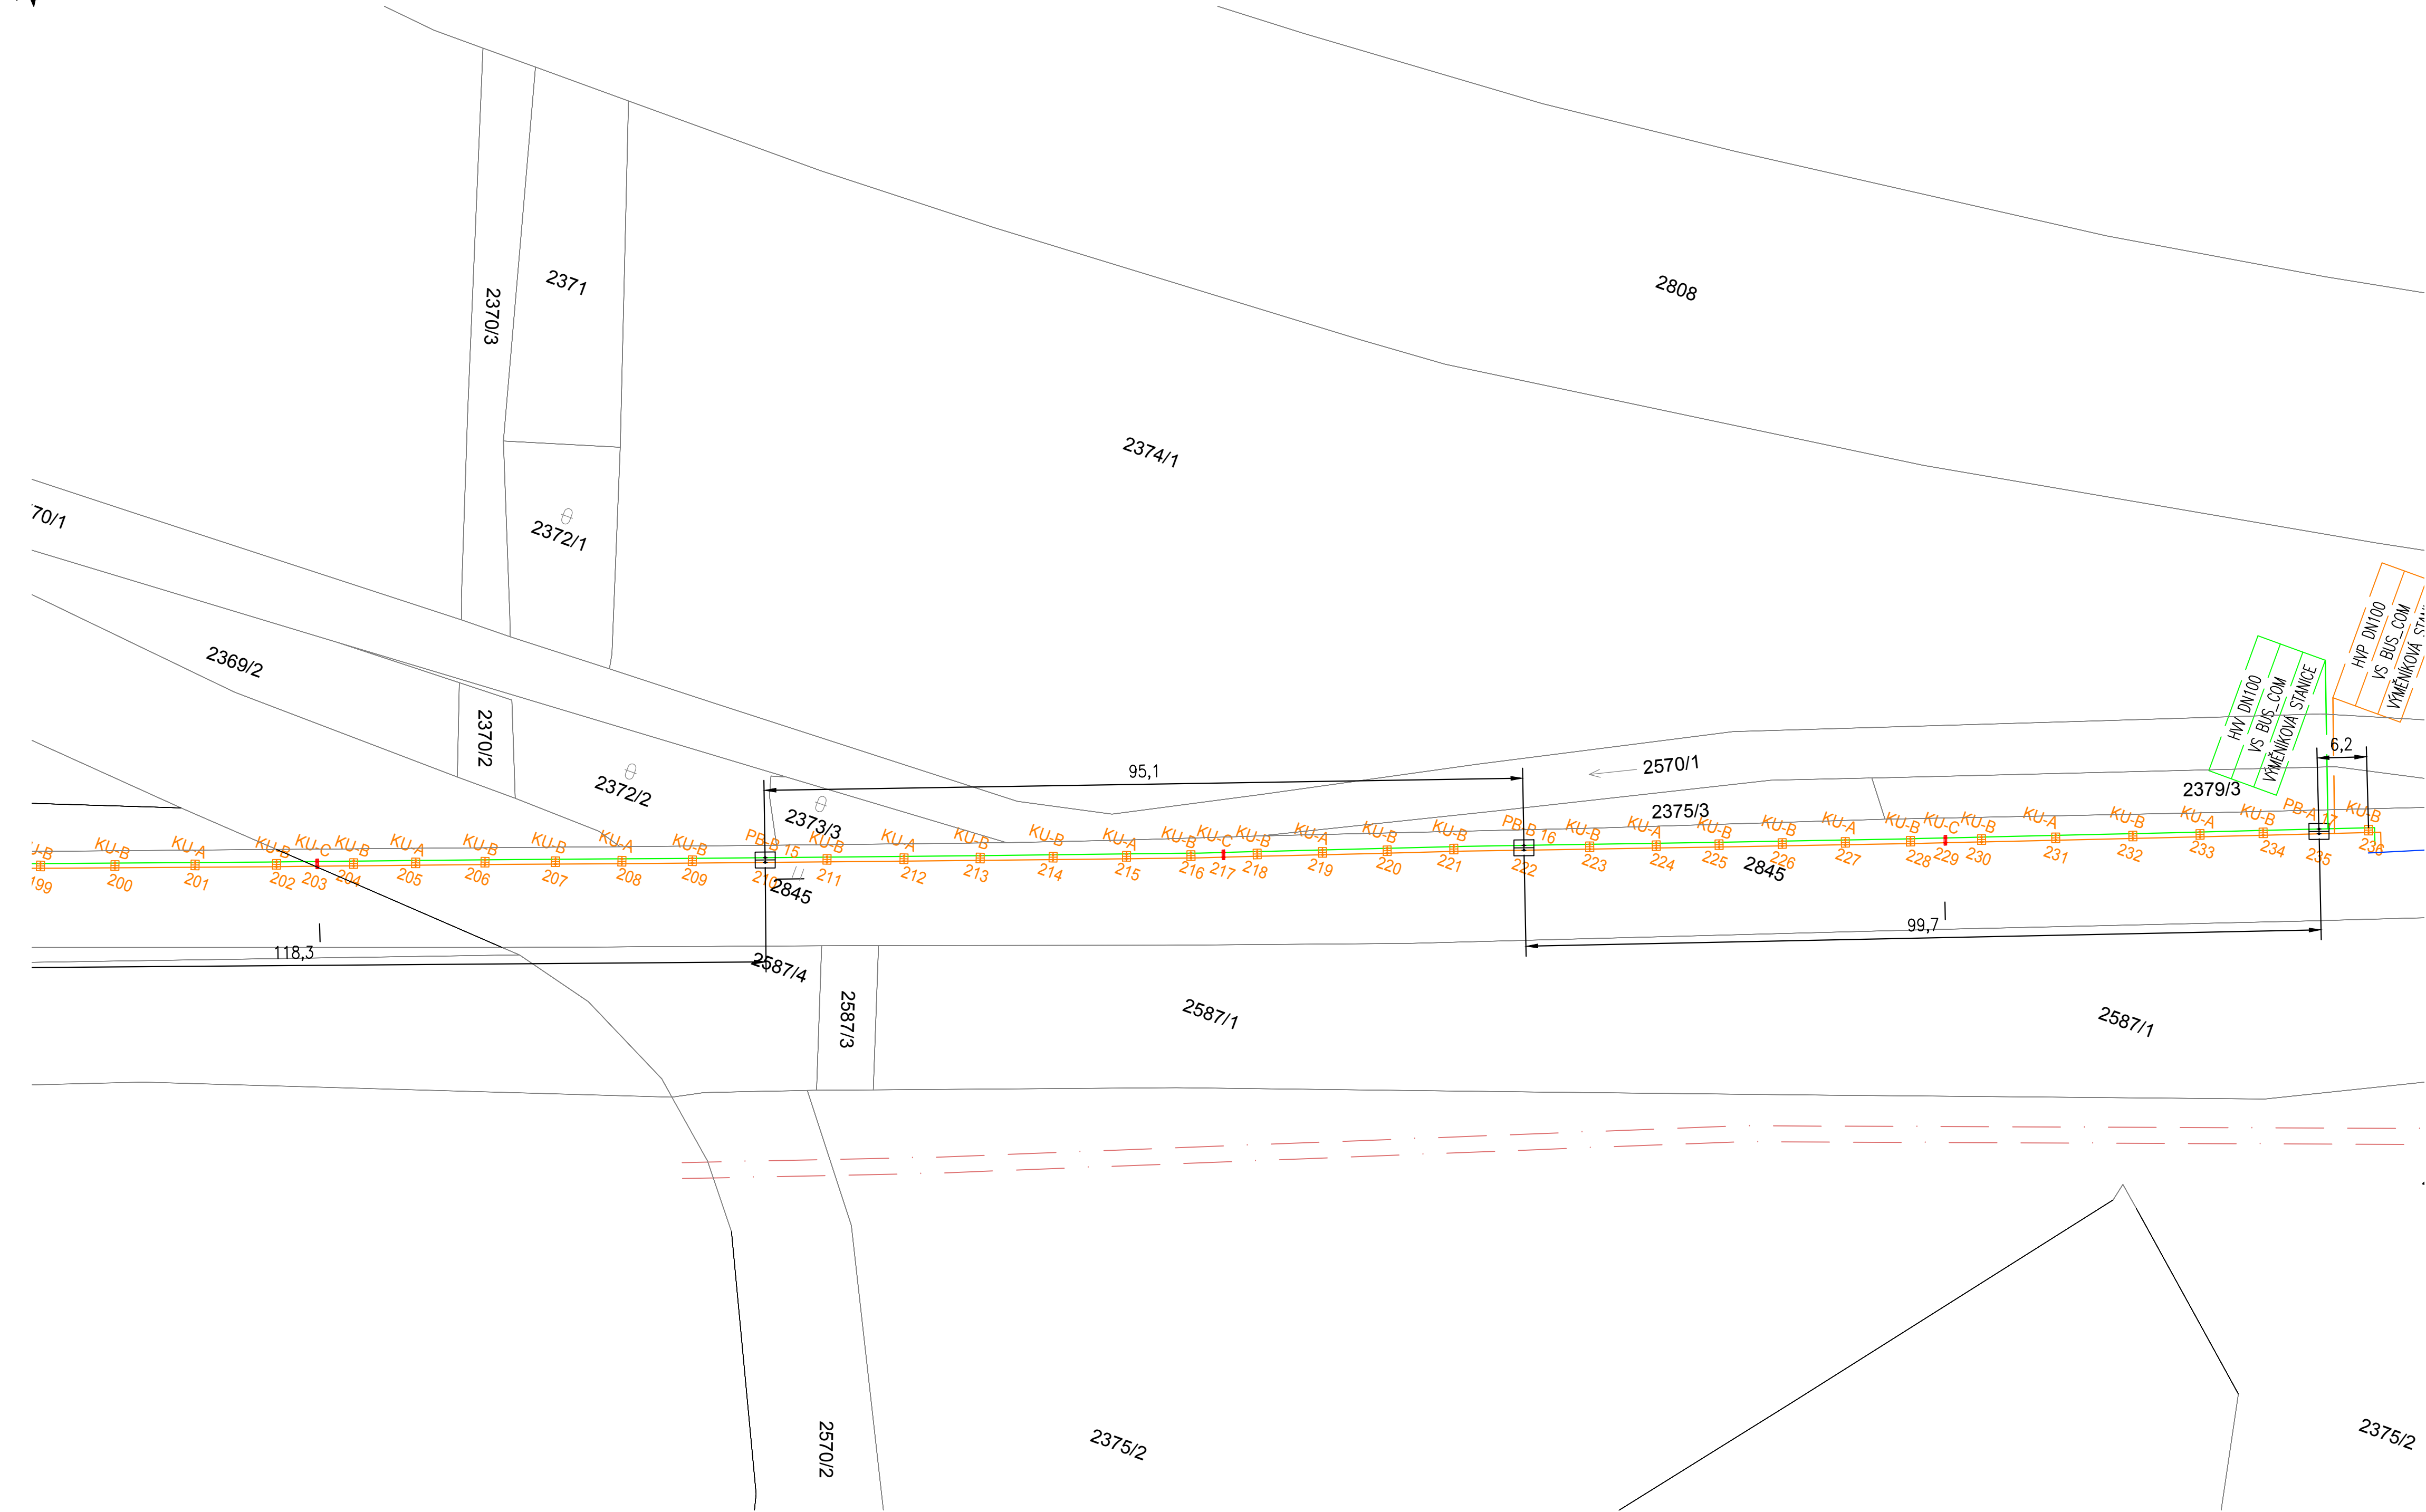

REKONSTRUKCE TEPELNÉHO NAPAJEČE LITVÍNŮV

SITUACE 4



- LEGENDA:**
- KU-A – KLUZNÉ ULOŽENÍ TYP KU-A DLE VÝKRESU 0245–306–51/2665 605
 - KU-B – KLUZNÉ ULOŽENÍ TYP KU-B DLE VÝKRESU 0245–306–51/2665 606
 - KU-C – KLUZNÉ ULOŽENÍ TYP KU-C DLE VÝKRESU 0245–306–51/2665 607
 - PB-A – PEVNÝ BOD TYP PB-A-C DLE VÝKRESU 0245–306–51/2665 608
 - PB-B – PEVNÝ BOD TYP PB-B DLE VÝKRESU 0245–306–51/2665 609

POZNÁMKY:

VYPOUŠTĚNÍ BUDE PROVEDENO POMOCÍ VYPOUŠTĚCÍHO POTRUBÍ DN40 V NEJNIŽŠÍCH MÍSTECH DANÉHO ÚSEKU. VYPOUŠTĚCÍ POTRUBÍ BUDE UKONČENO PŘÍVAROVACÍM KULOVÝM KOHOUTEM DN40. CELKOVÝ POČET VYPOUŠTĚNÍ V RÁMCI III. ETAPY BUDE 28KS. UMÍSTĚNÍ JEDNOTLIVÝCH VYPOUŠTĚNÍ BUDE STANOVENO V PRŮBĚHU VÝSTAVBY NA ZÁKLADĚ VÝŠKOVÉHO PROFILU VEDENÍ POTRUBÍ.

ODVZDUŠNĚNÍ BUDE PROVEDENO V DN25 VČETNĚ KULOVÉHO KOHOUTU DN25/PN40 V NEJVYŠŠÍCH MÍSTECH DANÉHO ÚSEKU. CELKOVÝ POČET ODVZDUŠNĚNÍ V RÁMCI III. ETAPY BUDE 26KS. UMÍSTĚNÍ JEDNOTLIVÝCH ODVZDUŠNĚNÍ BUDE STANOVENO V PRŮBĚHU VÝSTAVBY NA ZÁKLADĚ VÝŠKOVÉHO PROFILU VEDENÍ POTRUBÍ.

...	...	...	...	...
Index	Změna / Revision	Datum / Date	Vypracoval / Elaborated by	
SOUŘADNICOVÝ SYSTÉM S-JTSK, VÝŠKOVÝ SYSTÉM BPV				
Tento výkres je duševním vlastnictvím firmy Bilfinger Tebodín Czech Republic s.r.o. Všechna data na magnetických či optických nosičích jsou platná pouze ve spojení s uvolňovací dokumentací. This drawing is intellectual property of the company Bilfinger Tebodín Czech Republic s.r.o. All data of magnetic and optical disks are valid only together with approved documentation.				
Projekt / Project REKONSTRUKCE TEPELNÉHO NAPAJEČE LITVÍNŮV ÚSEK SEKČNÍ UZÁVĚRY SU3 - SEKČNÍ UZÁVĚRY SU 10			Zpracovatel / Created by  Bilfinger Tebodín Czech Republic, s.r.o. Prvního pluku 224/20, Karlín, 186 00 Praha 8	
Zákazník / Client SEVEROČESKÁ TEPLÁRENSKÁ a.s TEPLÁRENSKÁ 2, MOST - KOMORANY			BILFINGER Bilfinger Tebodín	
Vypracoval / Elaborated by Ing. M. ČELADNÍK	Zodpovědný projektant / Checked by Ing. M. ČELADNÍK	Vedoucí oddělení / Department Manager Ing. M. PAPEŽ	Vedoucí projektu / Project Manager P. KEŠNER	Datum / Date 01/2019
Objekt / Building PS06 ETAPA 3			Stupeň / Phase DPS	
Část / Part D.2 DOKUMENTACE TECHNICKÝCH A TECHNOLOGICKÝCH ZAŘÍZENÍ D.2.6 PROVIZORNÍ NÁPOJENÍ			Technická zpráva / Report No. 2680 601	Počet A4 / Number A4 8
Skartační znak / Discard S10			Měřítko / Scale 1:250	
Název výkresu / Drawing Title SITUACE 4			Archivní číslo / Drawing No. 0245-306-51 2661 603d	Kopie Copy