

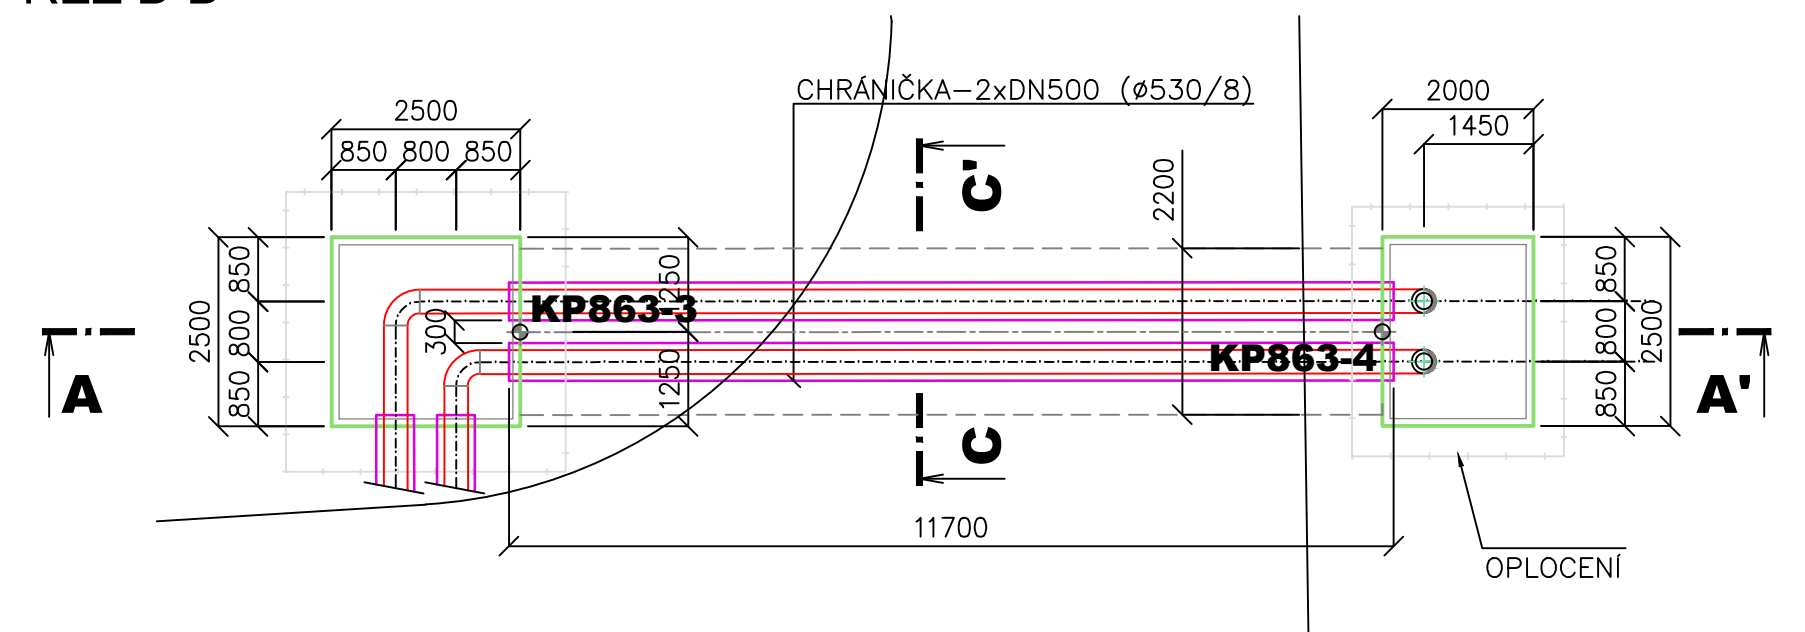


PŘEKOP OBJEKT KP683-685


ŘEZ B-B'

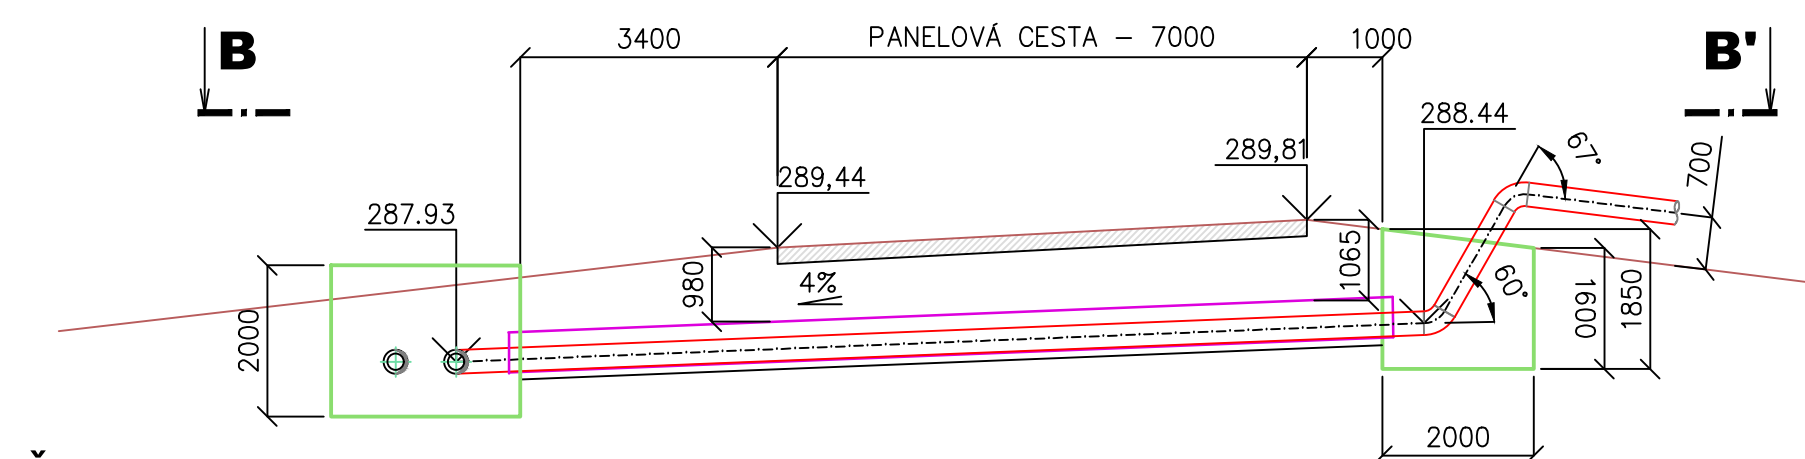


ŘEZ A-A'

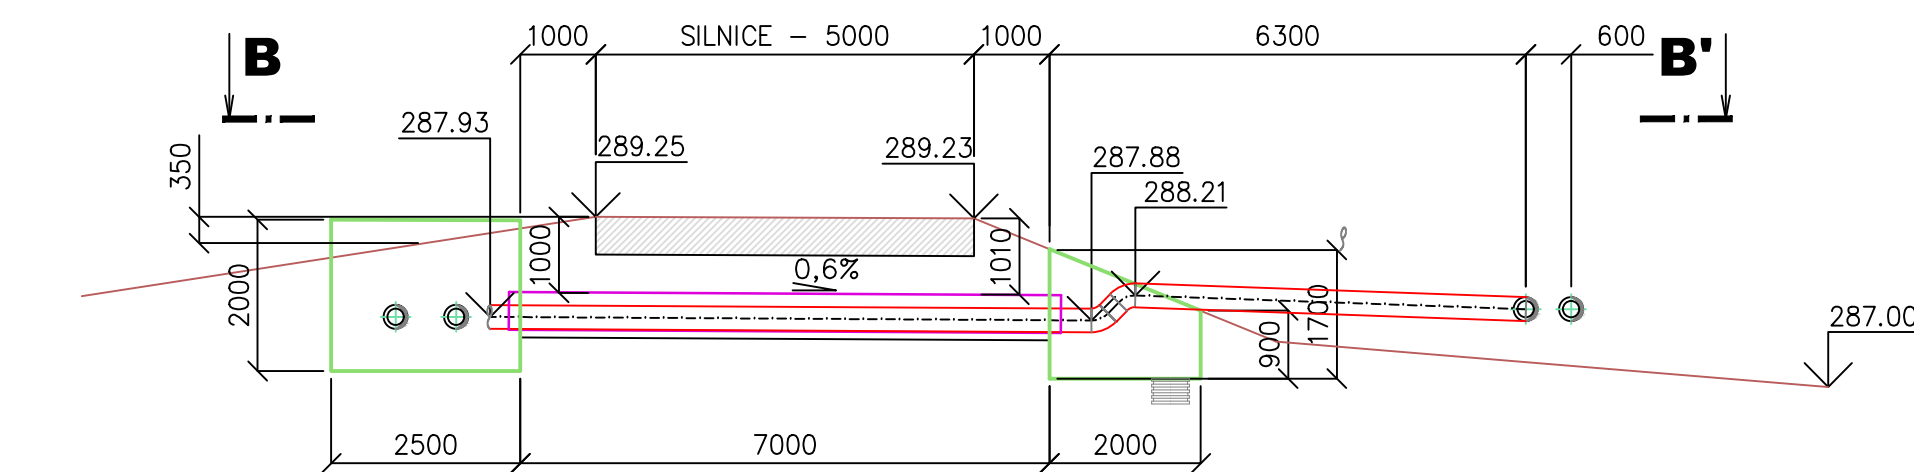


ŘEZ B-B'

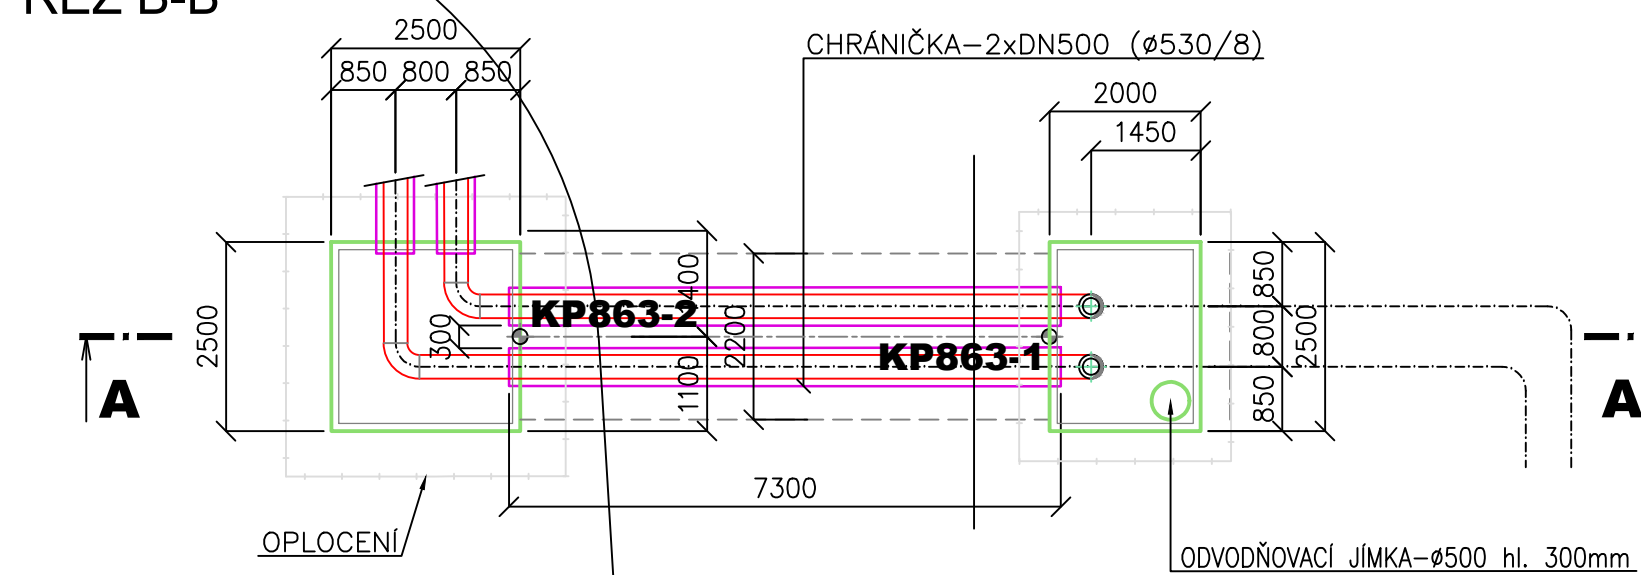


ŘEZ C-C'

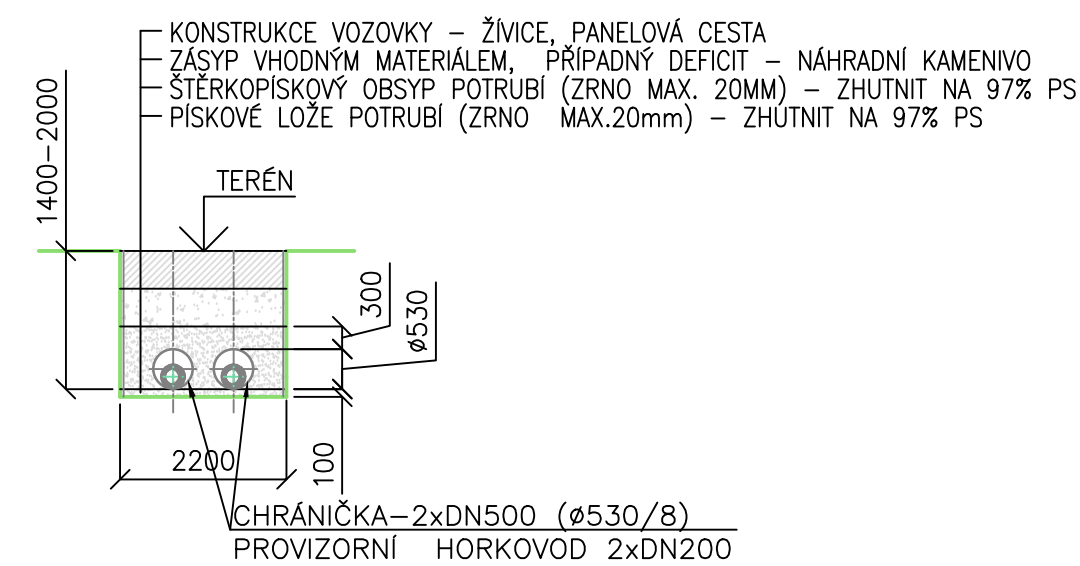

MAPA ŠIRŠÍ OBLASTI 1:5000

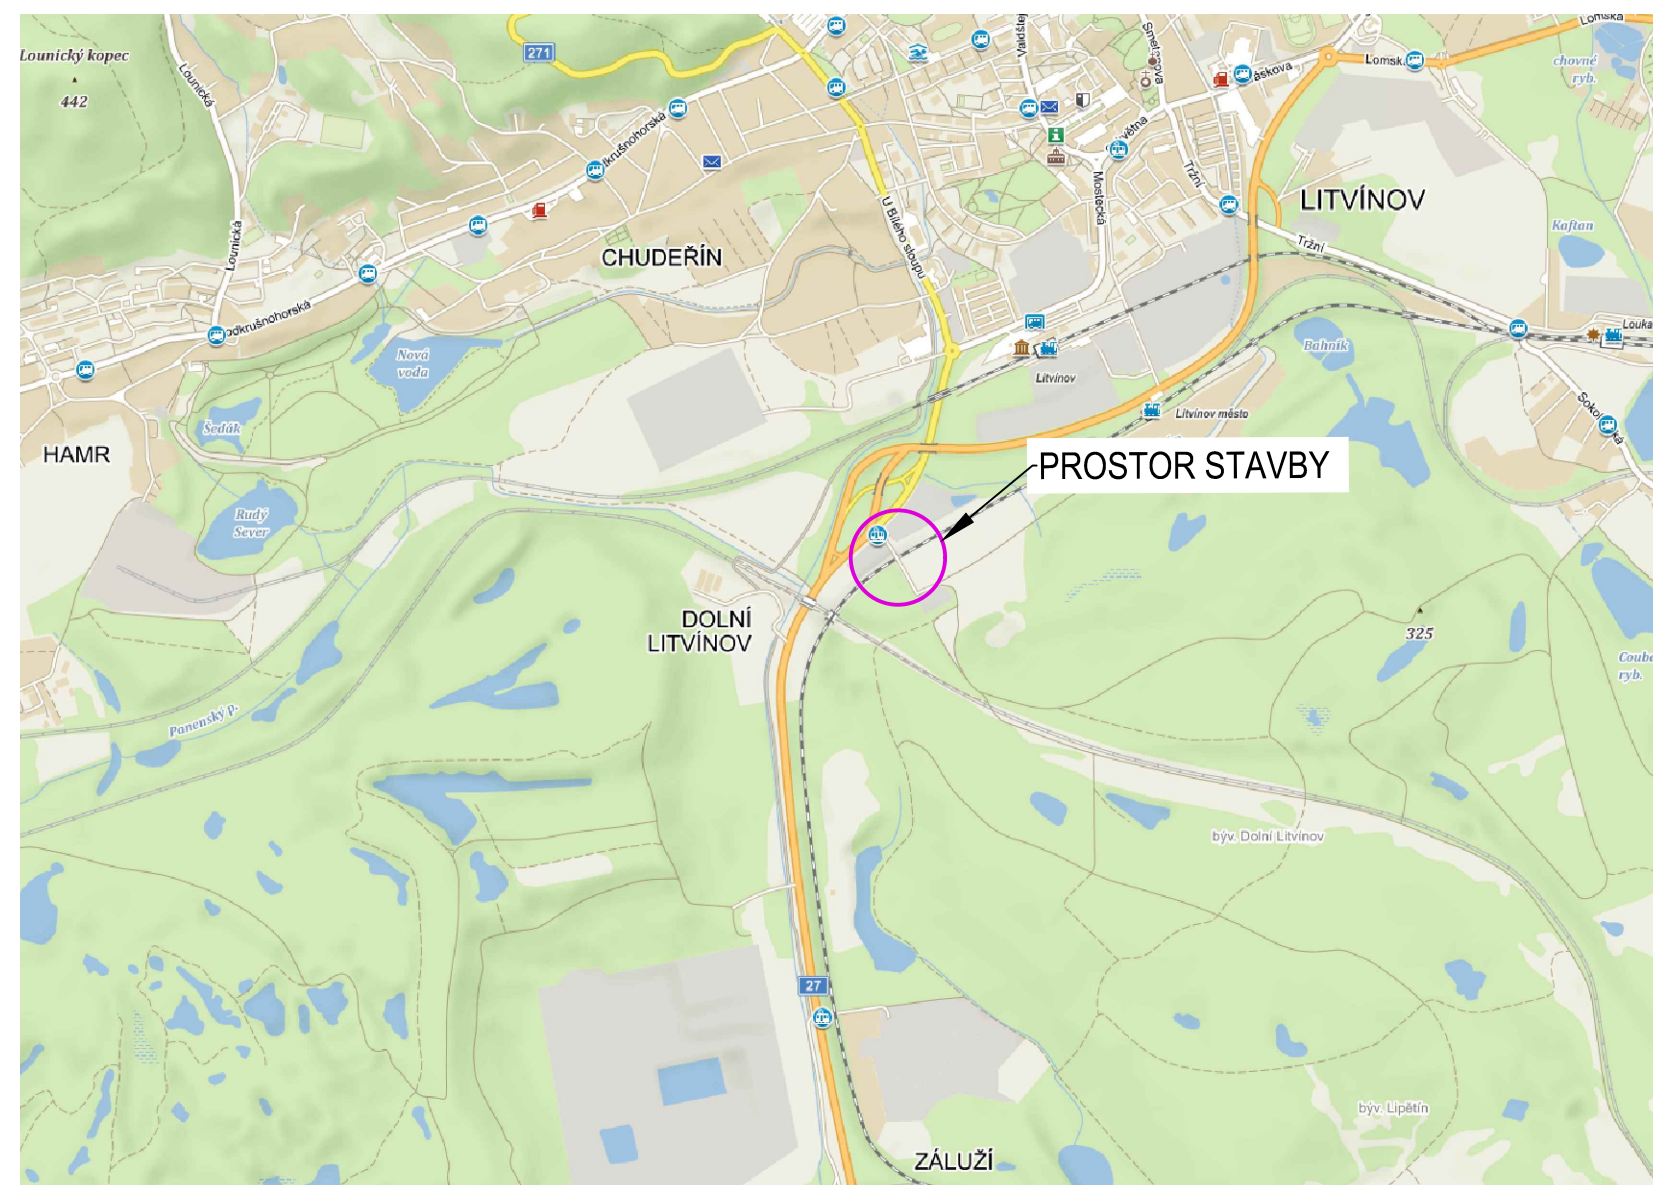

SITUACE 1:500

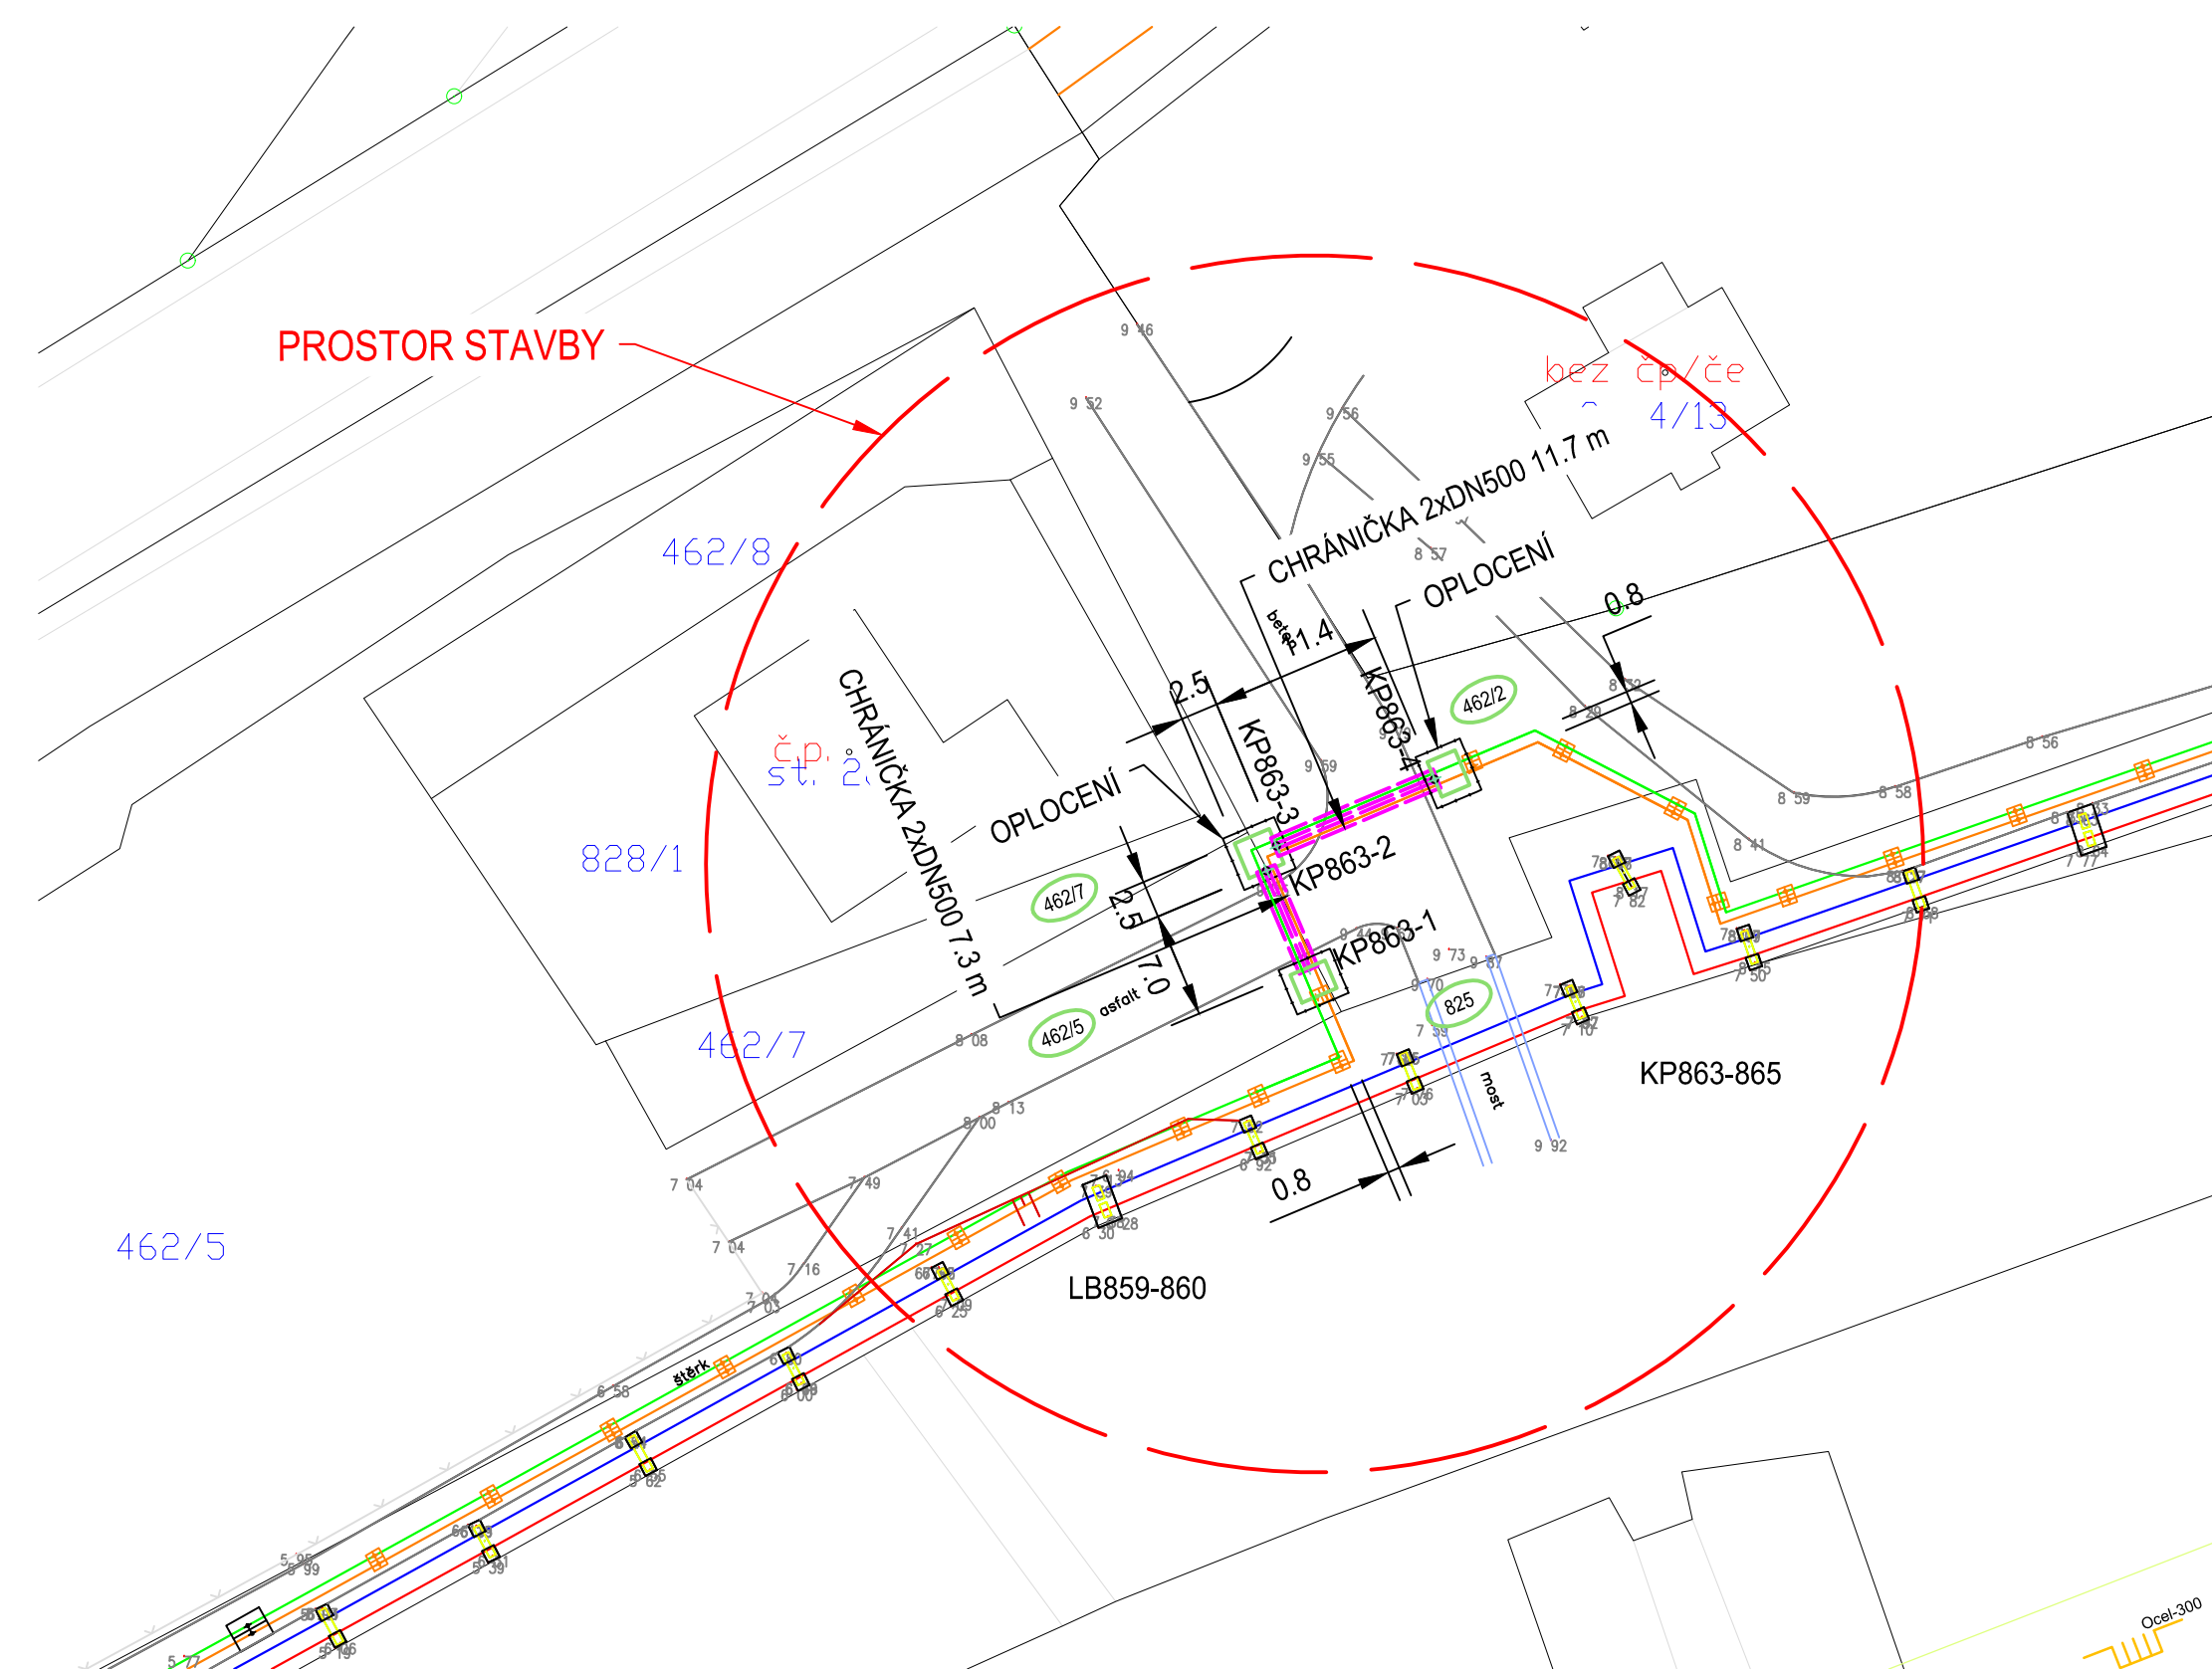

VYTYČOVACÍ BODY		
BOD	Y	X
KP863-1	792479.85	979649.05
KP863-2	792482.57	979642.60
KP863-3	792481.91	979640.97
KP863-4	792471.41	979636.53

SOUHRADNÝ SYSTÉM S-JTSK, VÝŠKOVÝ SYSTÉM BPV Tento výkres je duševním vlastnictvím firmy Bilfinger Tebodin Czech Republic s.r.o. <i>This drawing is intellectual property of the company Bilfinger Tebodin Czech Republic s.r.o.</i>		Veškerá data na magnetických či optických nosičích jsou platná pouze ve spojení s uvolňovací dokumentací. <i>All data of magnetic and optical discs are valid only together with approved documentation.</i>	
Projekt / Project REKONSTRUKCE TEPELNĚHO NAPÁJEČE LITVÍNOV ÚSEK SEKCI ZUŽAVÝ SÚG - SEKCI ZUŽAVÝ SÚ 10		Zpracovatel / Created by  Bilfinger Tebodin Czech Republic, s.r.o. Prvního příuku 224/20, Karlín, 198 00 Praha 8	
Zákazník / Client SEVEROČESKÁ TEPLÁRENSKÁ a.s TEPLÁRENSKÁ 2, MOST - KOMORANY		PR PR PR	
Vyracoval / Elaborated by Ing. V. JAVŮREK		Vedoucí oddělení / Department Manager Ing. J. SOBOTKA	
Objekt / Building PS06 ETAPA 3		Vedoucí projektu / Project Manager P. KEŠNER	
Část / Part D.2.6 DOKUMENTACE TECHNIKÝCH A TECHNOLOGICKÝCH ZAŘÍZENÍ D.2.6 PROVIZORNÍ NÁPOJEJNÍ		Datum / Date 01/2019	
Název výkresu / Drawing Title PŘEKOP OBJEKT KP683-685		Stupeň / Phase DPS	
		Technická zpráva / Report No. 2680 601	
		Počet A4 / Number A4 8	
		Skartační znak / Discard S10	
		Mřížko / Scale 1:100 (1:500)	
		Archivní číslo / Drawing No. 0245-306-51 2661 605	
		Kópe Copy	