



REKONSTRUKCE TEPELNÉHO NAPÁJEČE LITVÍNŮV / ÚSEK SEKČNÍ UZÁVĚRY SU3 - SEKČNÍ UZÁVĚRY SU10  
PROVIZORNÍ NAPOJENÍ VS BUS - COM / ----


PROVIZORNÍ NAPOJENÍ - PŮDORYS

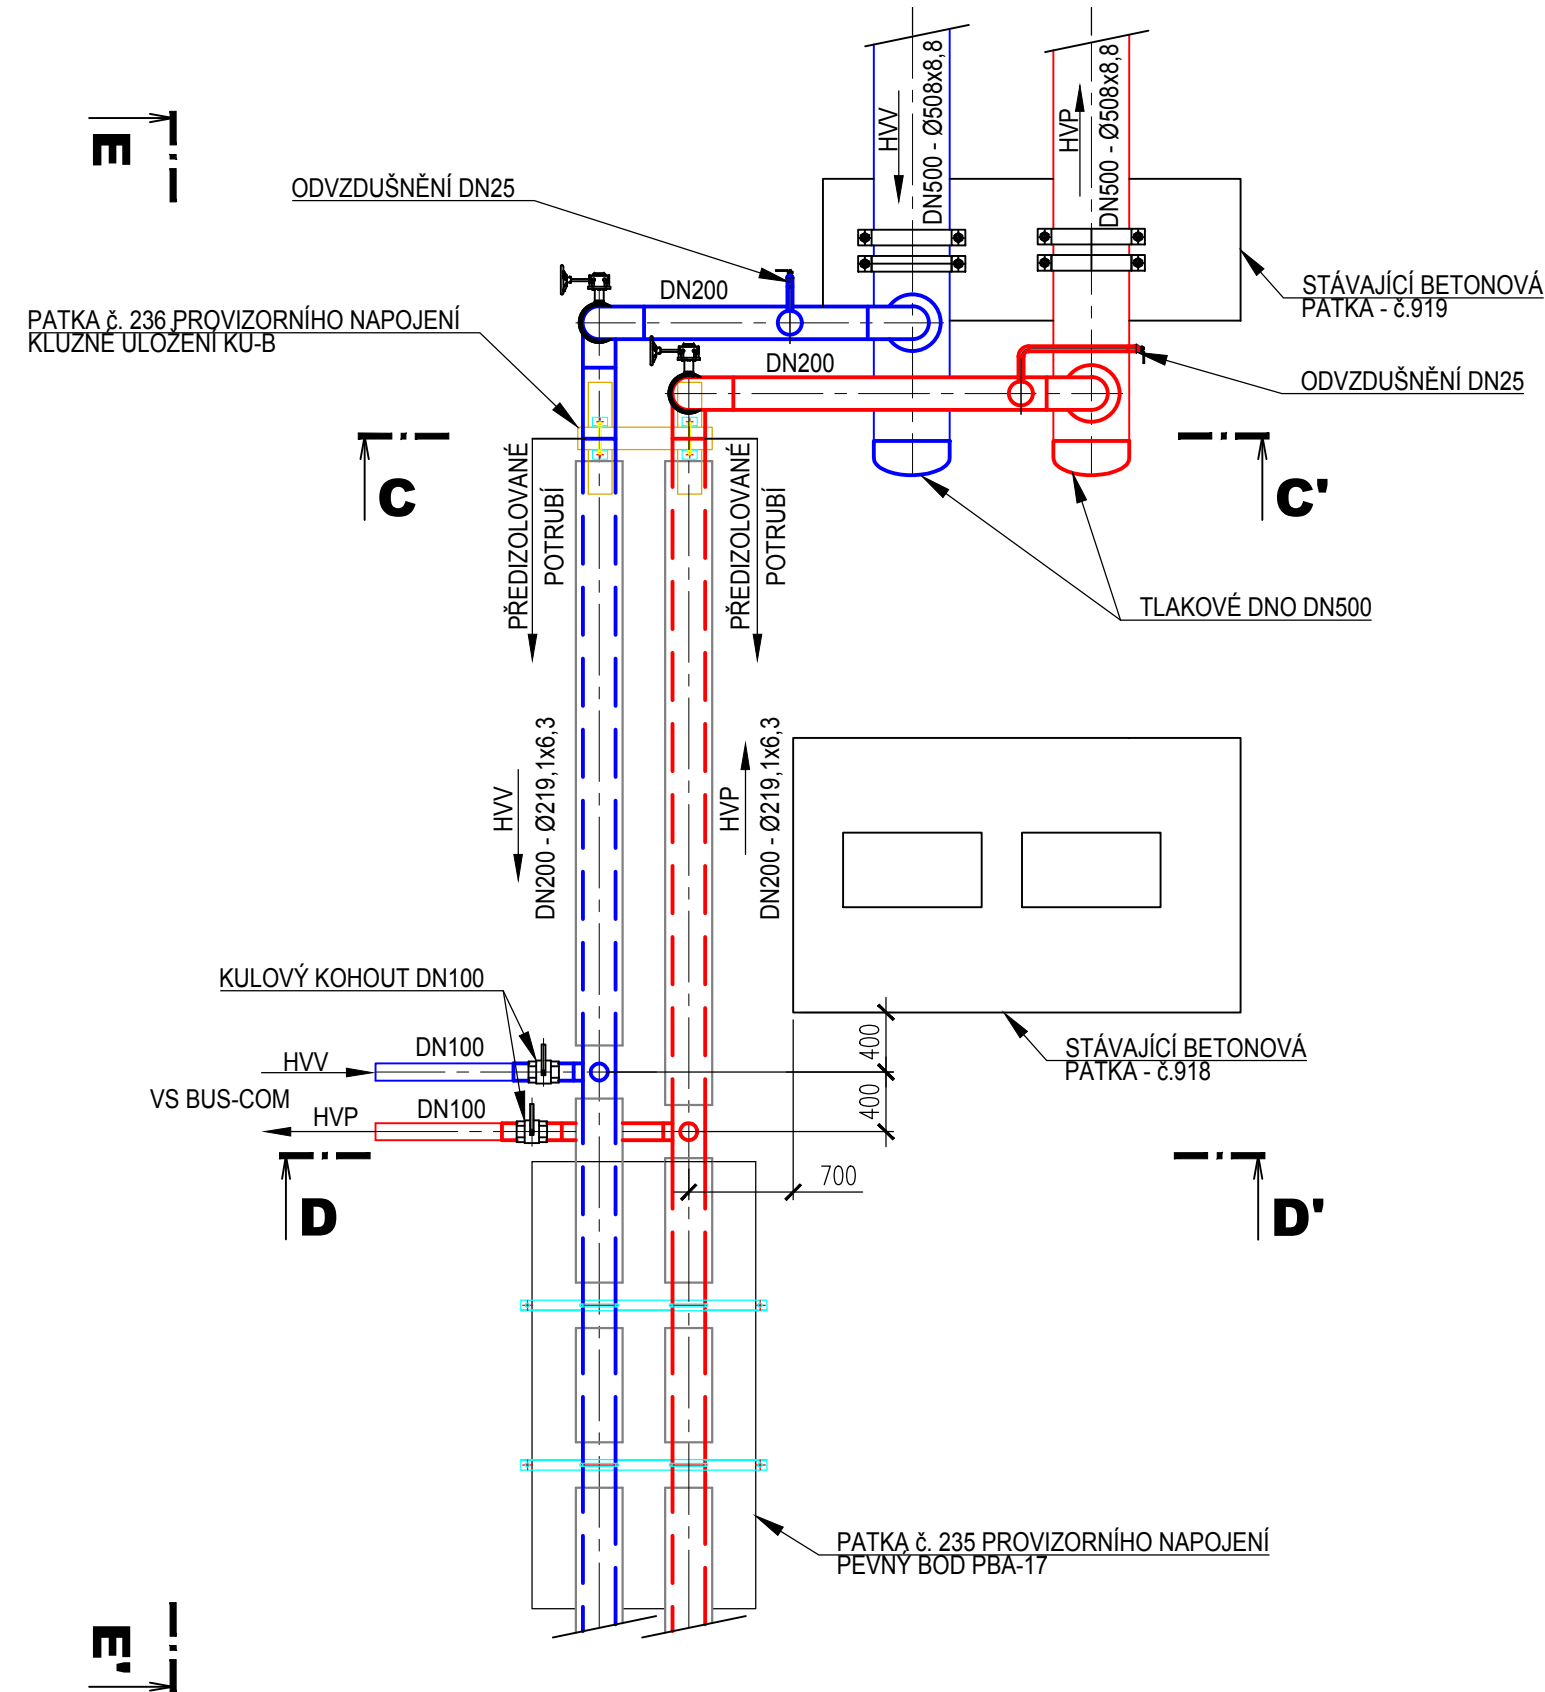


ŘEZ C-C'

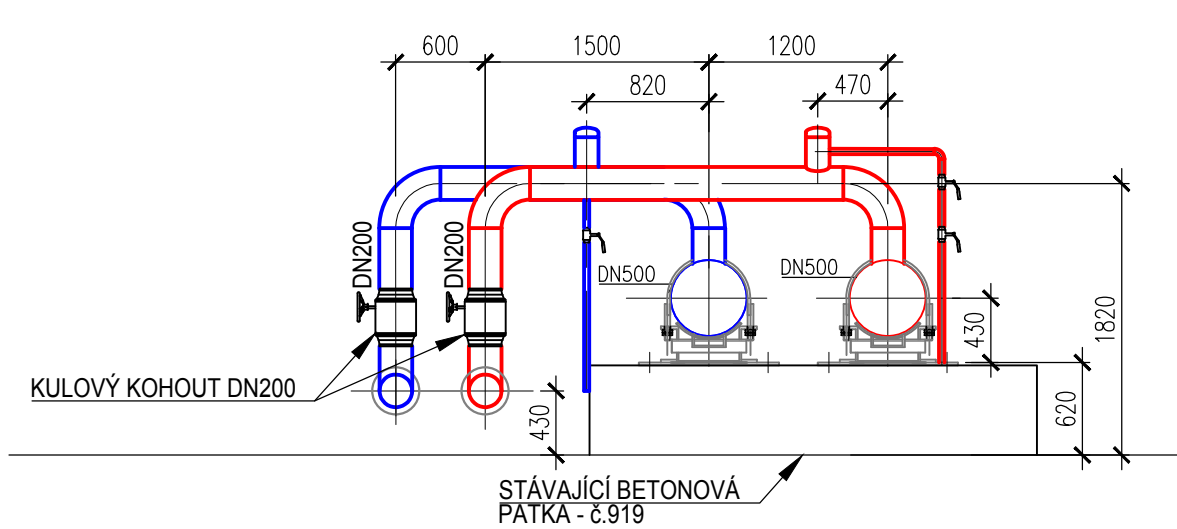


ŘEZ D-D'

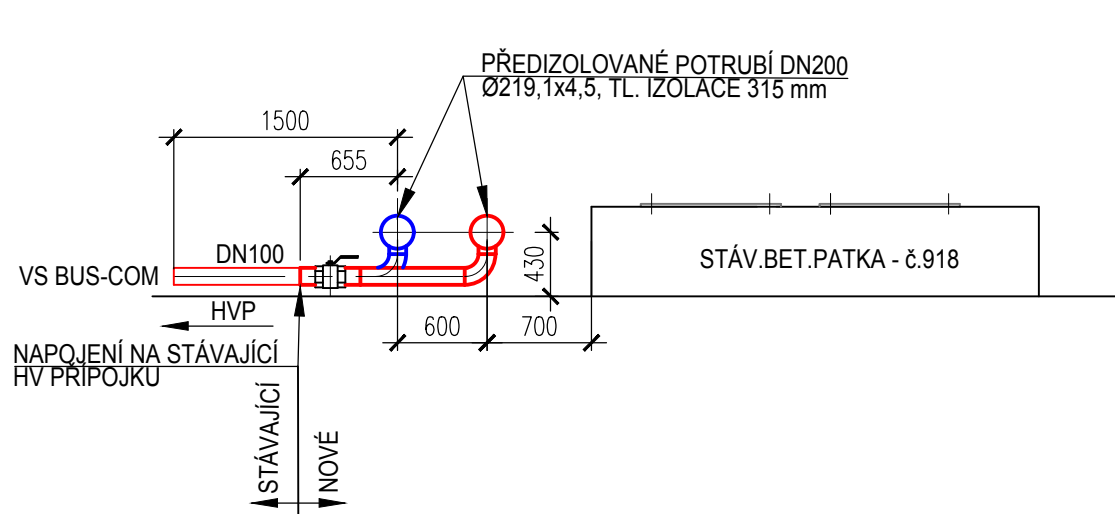


ŘEZ E-E'

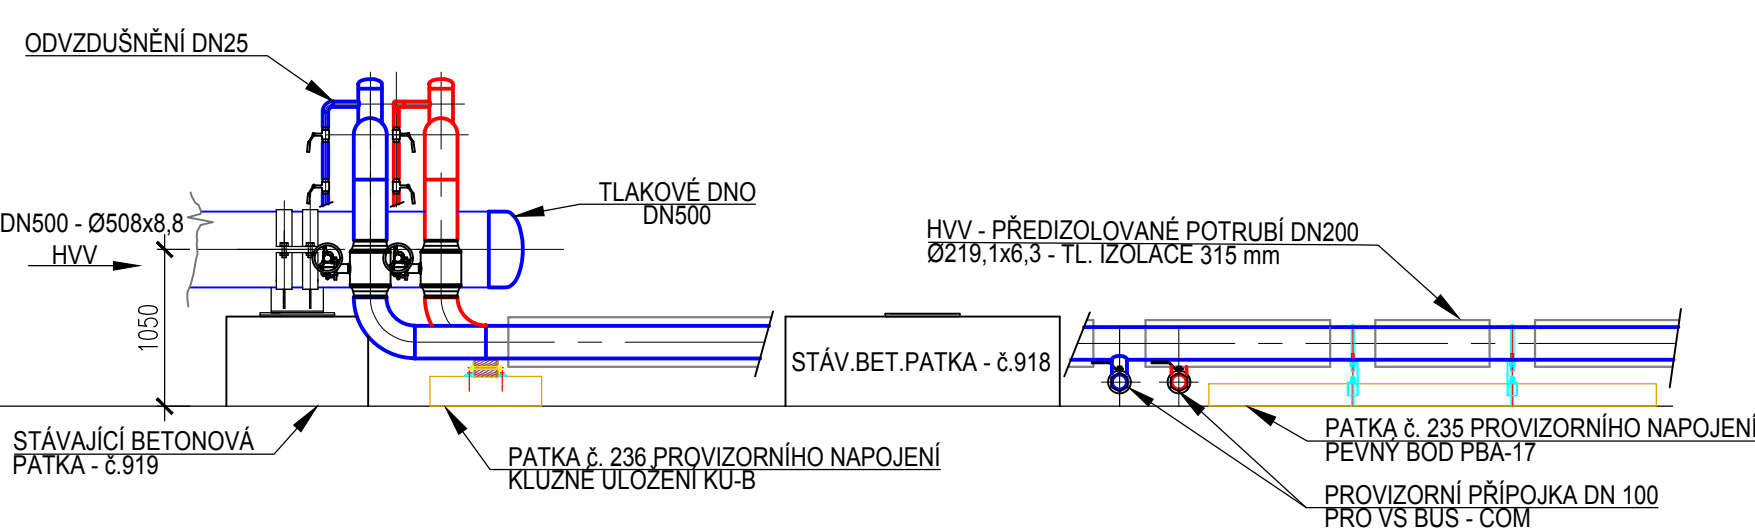


STÁVAJÍCÍ STAV - 01/2019

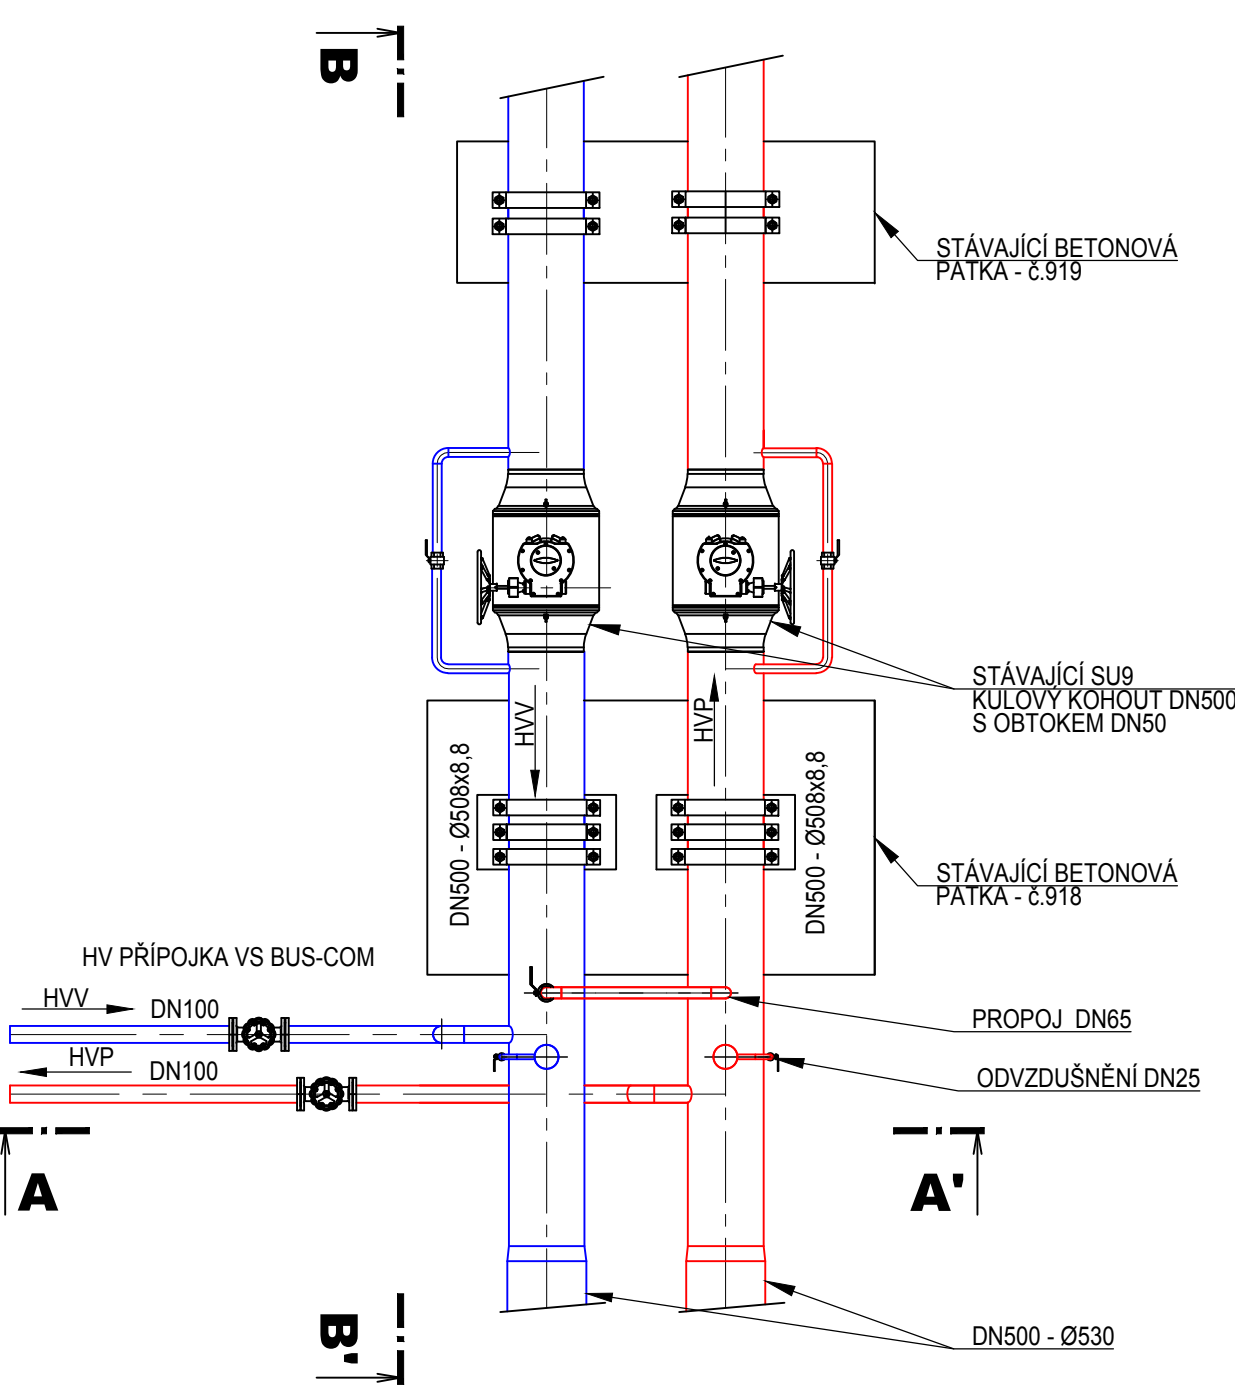


ŘEZ A-A'

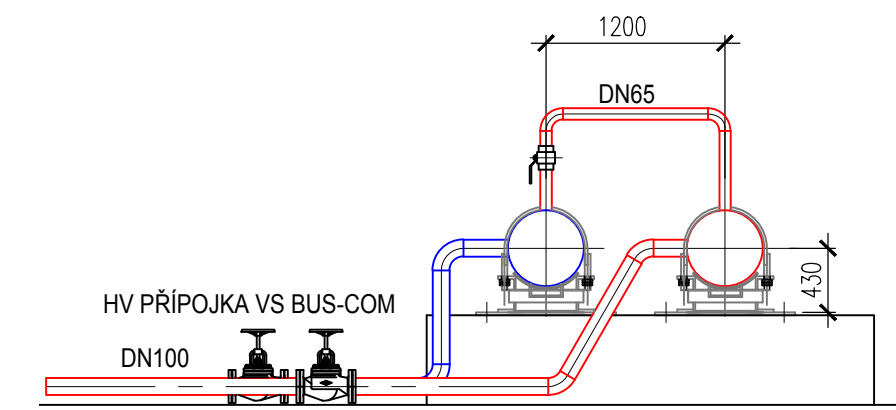

ŘEZ B-B'

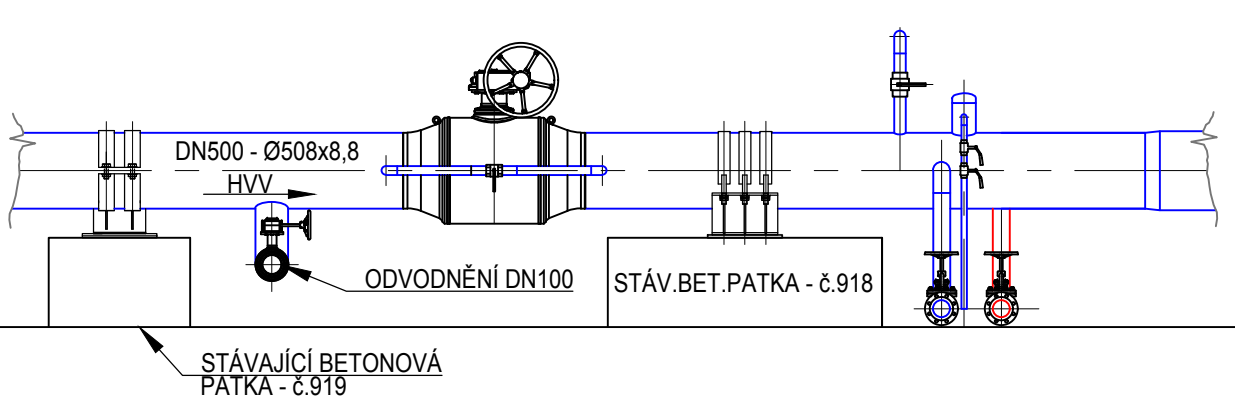

SITUACE 1:500

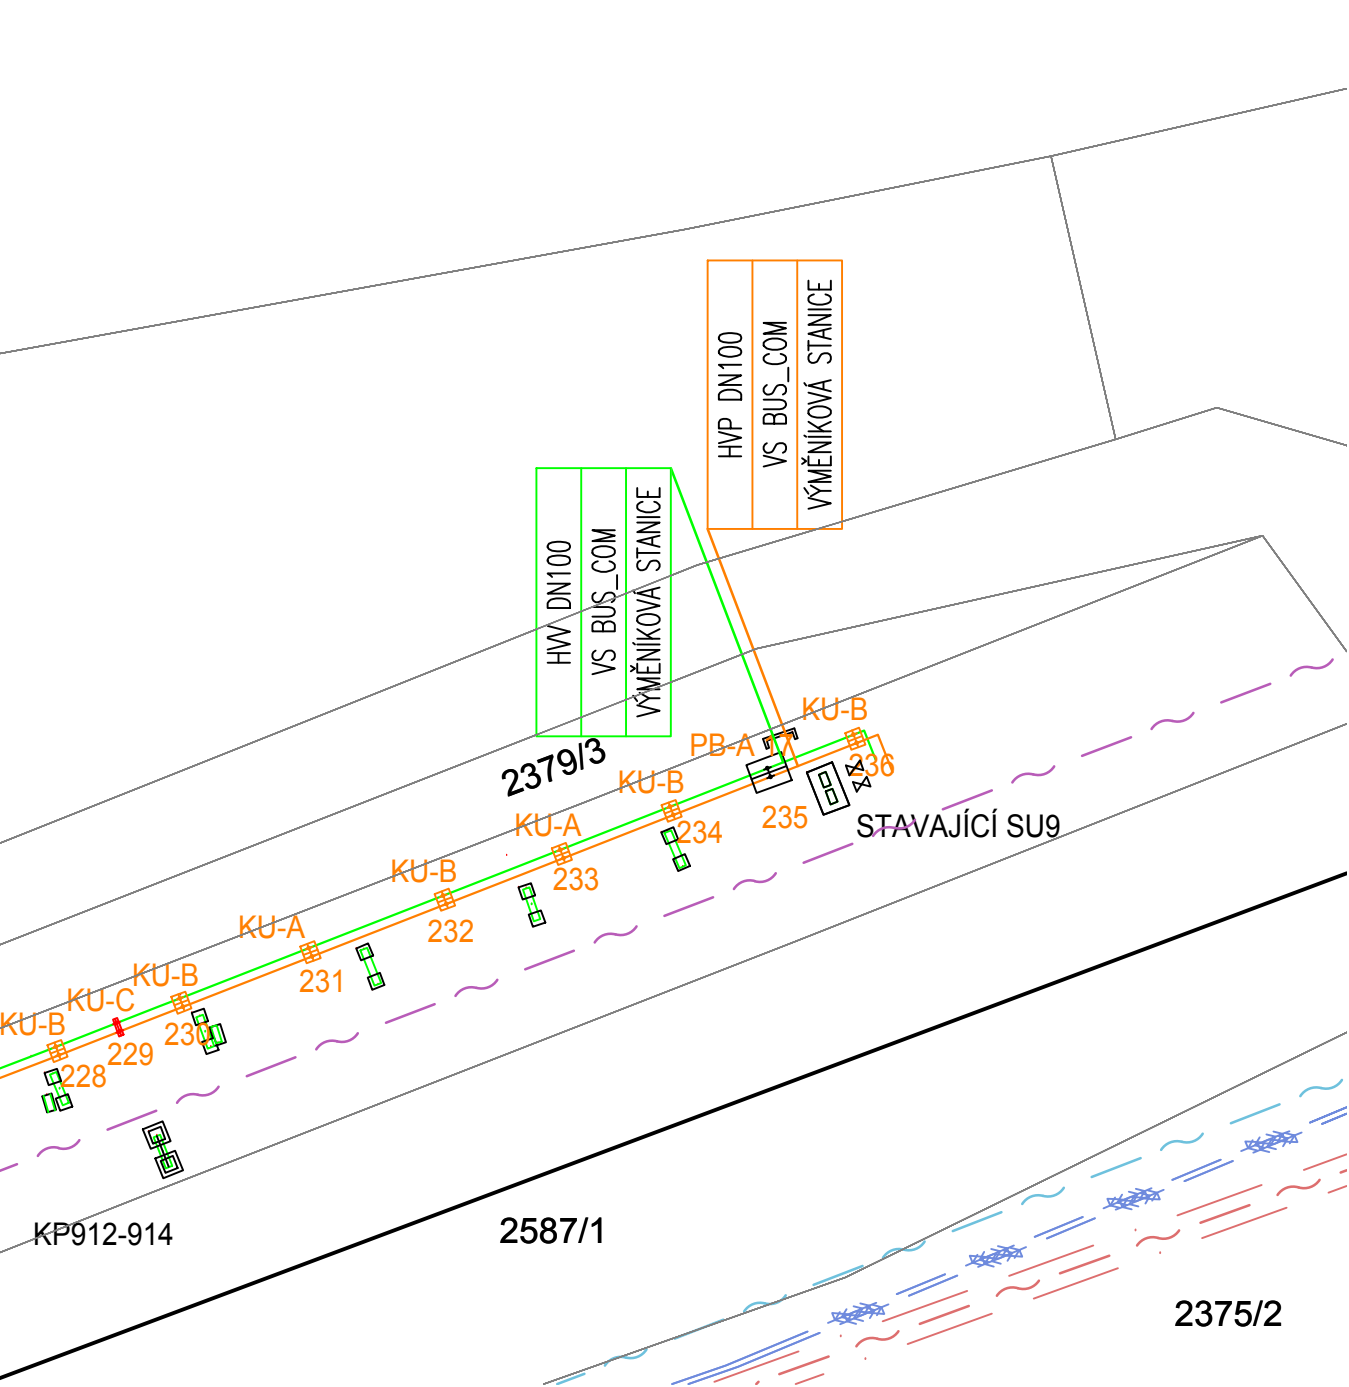

|                                                                                                                                                                                                                                                                                                                                                                                      |                  |                                                                                           |                            |
|--------------------------------------------------------------------------------------------------------------------------------------------------------------------------------------------------------------------------------------------------------------------------------------------------------------------------------------------------------------------------------------|------------------|-------------------------------------------------------------------------------------------|----------------------------|
| ...                                                                                                                                                                                                                                                                                                                                                                                  | ...              | ...                                                                                       | ...                        |
| Index                                                                                                                                                                                                                                                                                                                                                                                | Změna / Revision | Datum / Date                                                                              | Vypracoval / Elaborated by |
| SOUŘADNICOVÝ SYSTÉM S-JTSK, VÝŠKOVÝ SYSTÉM BPV                                                                                                                                                                                                                                                                                                                                       |                  |                                                                                           |                            |
| Tento výkres je duševním vlastnictvím firmy Bilfinger Tebodín Czech Republic s.r.o. Všechna data na magnetických či optických nosičích jsou platná pouze ve spojení s uvolněnou dokumentací. This drawing is intellectual property of the company Bilfinger Tebodín Czech Republic s.r.o. All data of magnetic and optical data are valid only together with approved documentation. |                  |                                                                                           |                            |
| Projekt / Project                                                                                                                                                                                                                                                                                                                                                                    |                  | Zpracoval / Created by                                                                    |                            |
| REKONSTRUKCE TEPELNÉHO NAPÁJEČE LITVÍNŮV<br>ÚSEK SEKČNÍ UZÁVĚRY SU3 - SEKČNÍ UZÁVĚRY SU10                                                                                                                                                                                                                                                                                            |                  | Bilfinger Tebodín Czech Republic, s.r.o.<br>Prvního pluku 224/201, Karlín, 166 00 Praha 8 |                            |
| Zpracoval / Created by                                                                                                                                                                                                                                                                                                                                                               |                  | Vedoucí oddělení / Department Manager                                                     |                            |
| SEVEROČESKÁ TEPLÁRENSKÁ a.s.<br>TEPLÁRENSKÁ 2. MOST - KOMORANY                                                                                                                                                                                                                                                                                                                       |                  | Ing. M. PAPEŽ                                                                             |                            |
| Výpracoval / Elaborated by                                                                                                                                                                                                                                                                                                                                                           |                  | Vedoucí oddělení / Department Manager                                                     |                            |
| D. RYBKA                                                                                                                                                                                                                                                                                                                                                                             |                  | P. KEŠNER                                                                                 |                            |
| Objekt / Building                                                                                                                                                                                                                                                                                                                                                                    |                  | Stupeň / Phase                                                                            |                            |
| PS06                                                                                                                                                                                                                                                                                                                                                                                 |                  | DPS                                                                                       |                            |
| Část / Part                                                                                                                                                                                                                                                                                                                                                                          |                  | Technická zpráva / Report No.                                                             |                            |
| D. 2 DOKUMENTACE TECHNICKÝCH A TECHNOLOGICKÝCH ZAŘÍZENÍ                                                                                                                                                                                                                                                                                                                              |                  | 2680 601                                                                                  |                            |
| D.2.6 PROVIZORNÍ NAPOJENÍ                                                                                                                                                                                                                                                                                                                                                            |                  | Počet A4 / Number A4                                                                      |                            |
| Název výkresu / Drawing Title                                                                                                                                                                                                                                                                                                                                                        |                  | Měřítko / Scale                                                                           |                            |
| PROVIZORNÍ NAPOJENÍ VS BUS - COM                                                                                                                                                                                                                                                                                                                                                     |                  | S10                                                                                       |                            |
| Archivní číslo / Drawing No.                                                                                                                                                                                                                                                                                                                                                         |                  | Kopie / Copy                                                                              |                            |
| 0245-306-51                                                                                                                                                                                                                                                                                                                                                                          |                  | 2661 617                                                                                  |                            |