


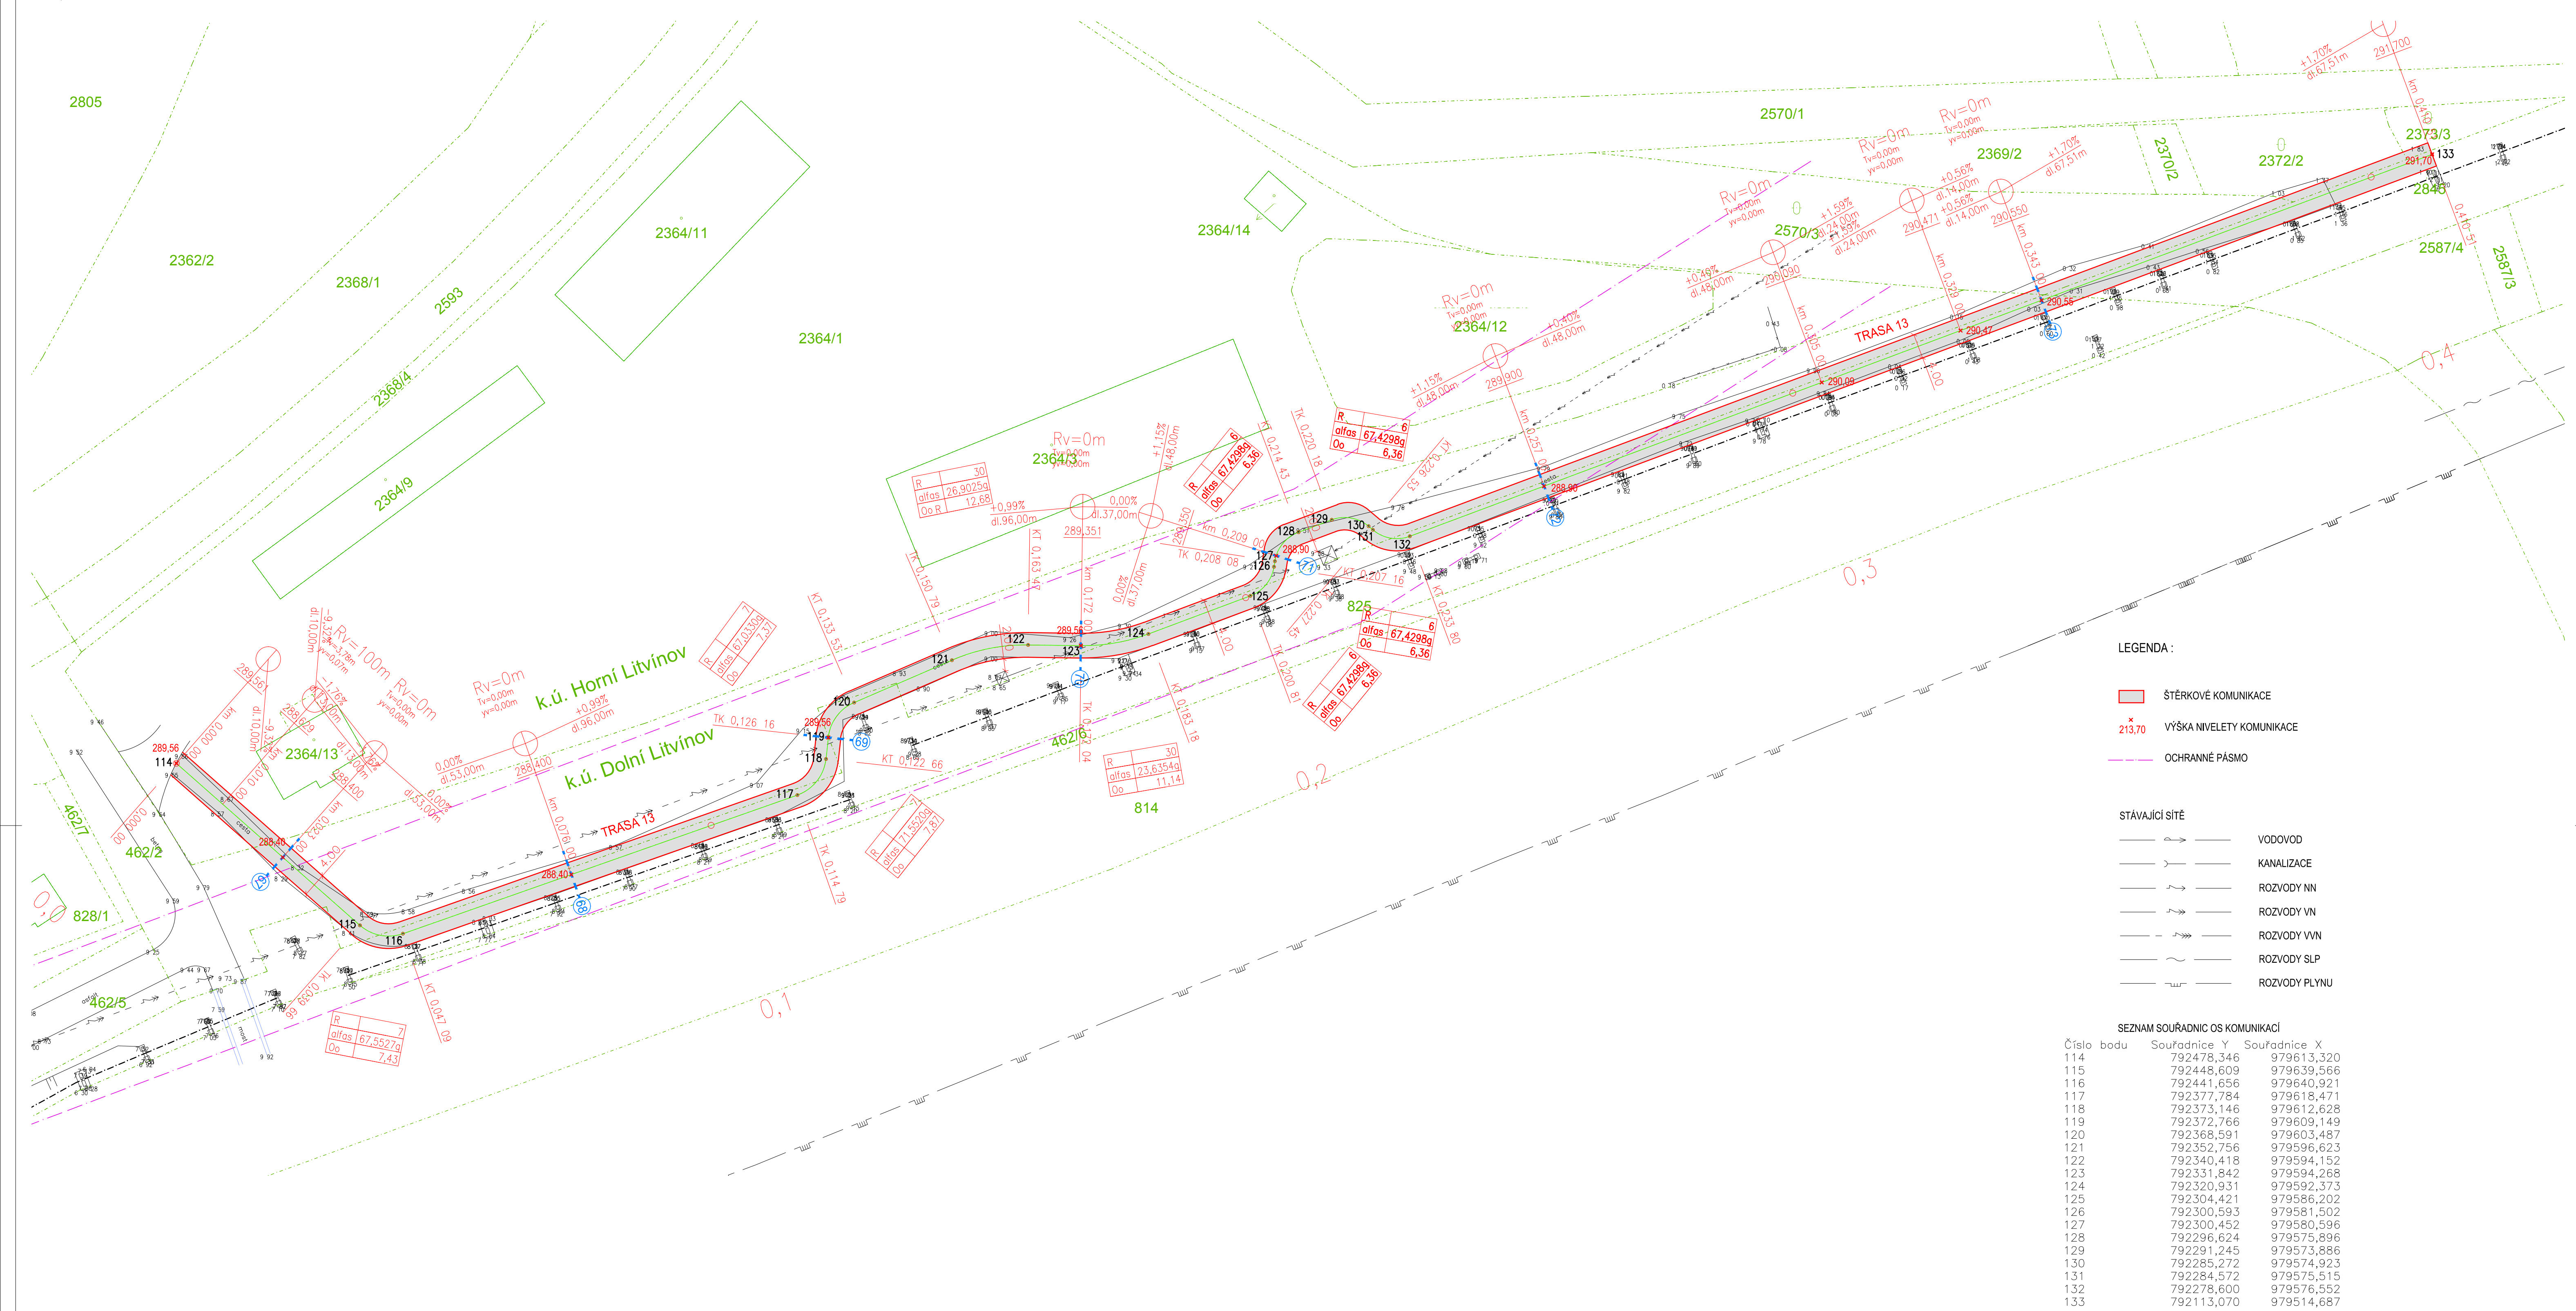

...	...	...	...	...	...	...	...
Index / Revision		Datum / Date		Vytvářeno / Elaborated by			
± 0.000 = xxx.000 m n.m.							
Tento výkres je důležitým součástí firmy Bilfinger Tebodin Czech Republic s.r.o. This drawing is an essential part of the company Bilfinger Tebodin Czech Republic s.r.o.				Veškerá data na magnetických či optických nosičích jsou platná pouze ve spojení s ujednáním dokumentací. All data of magnetic and optical data are valid only together with approved documentation.			
Projekt / Project REKONSTRUKCE TEPELNĚHO NÁPAJEČE LITVŮV ÚSEK SEKČNÍ ZÁVĚRY SU 10 - SEKČNÍ ZÁVĚRY SU 10				Zpracováno / Created by  Bilfinger Tebodin Czech Republic, s.r.o. Protné klady 220/20, Našín, 188 00 Praha 8			
Zakázka / Client SEVEROČESKÁ TEPLÁRENSKÁ a.s. TEPLÁRENSKÁ 2, MOST - KOMOŘANY				BILFINGER Bilfinger Tebodin			
Vytvářeno / Elaborated by Ing. P. ROTHE		Zodpovědný projektant / Checked by Ing. P. ROTHE		Vedoucí oddělení / Department Manager Ing. J. SOBOTKA		Vedoucí projektu / Project Manager P. KESNER	
Datum / Date 01/2019							
Objekt / Building IO 01 SERVISNÍ KOMUNIKACE - ETAPA 3				Stupeň / Phase DPS			
Část / Part KOMUNIKACE A ZAMĚŘENÍ				Technická zpráva / Report No. 1881_003			
Název výkresu / Drawing Title SITUACE KOMUNIKACÍ 12.ČÁST				Skartovací znak / Discard S10		Počet A4 / Number A4 8	
				Mřížko / Scale 1:500			
Archivní číslo / Drawing No. 0245-201-51 1854 037				Kopie Copy			