


NÁSTAVBA – ELEKTROINSTALACE

1:100

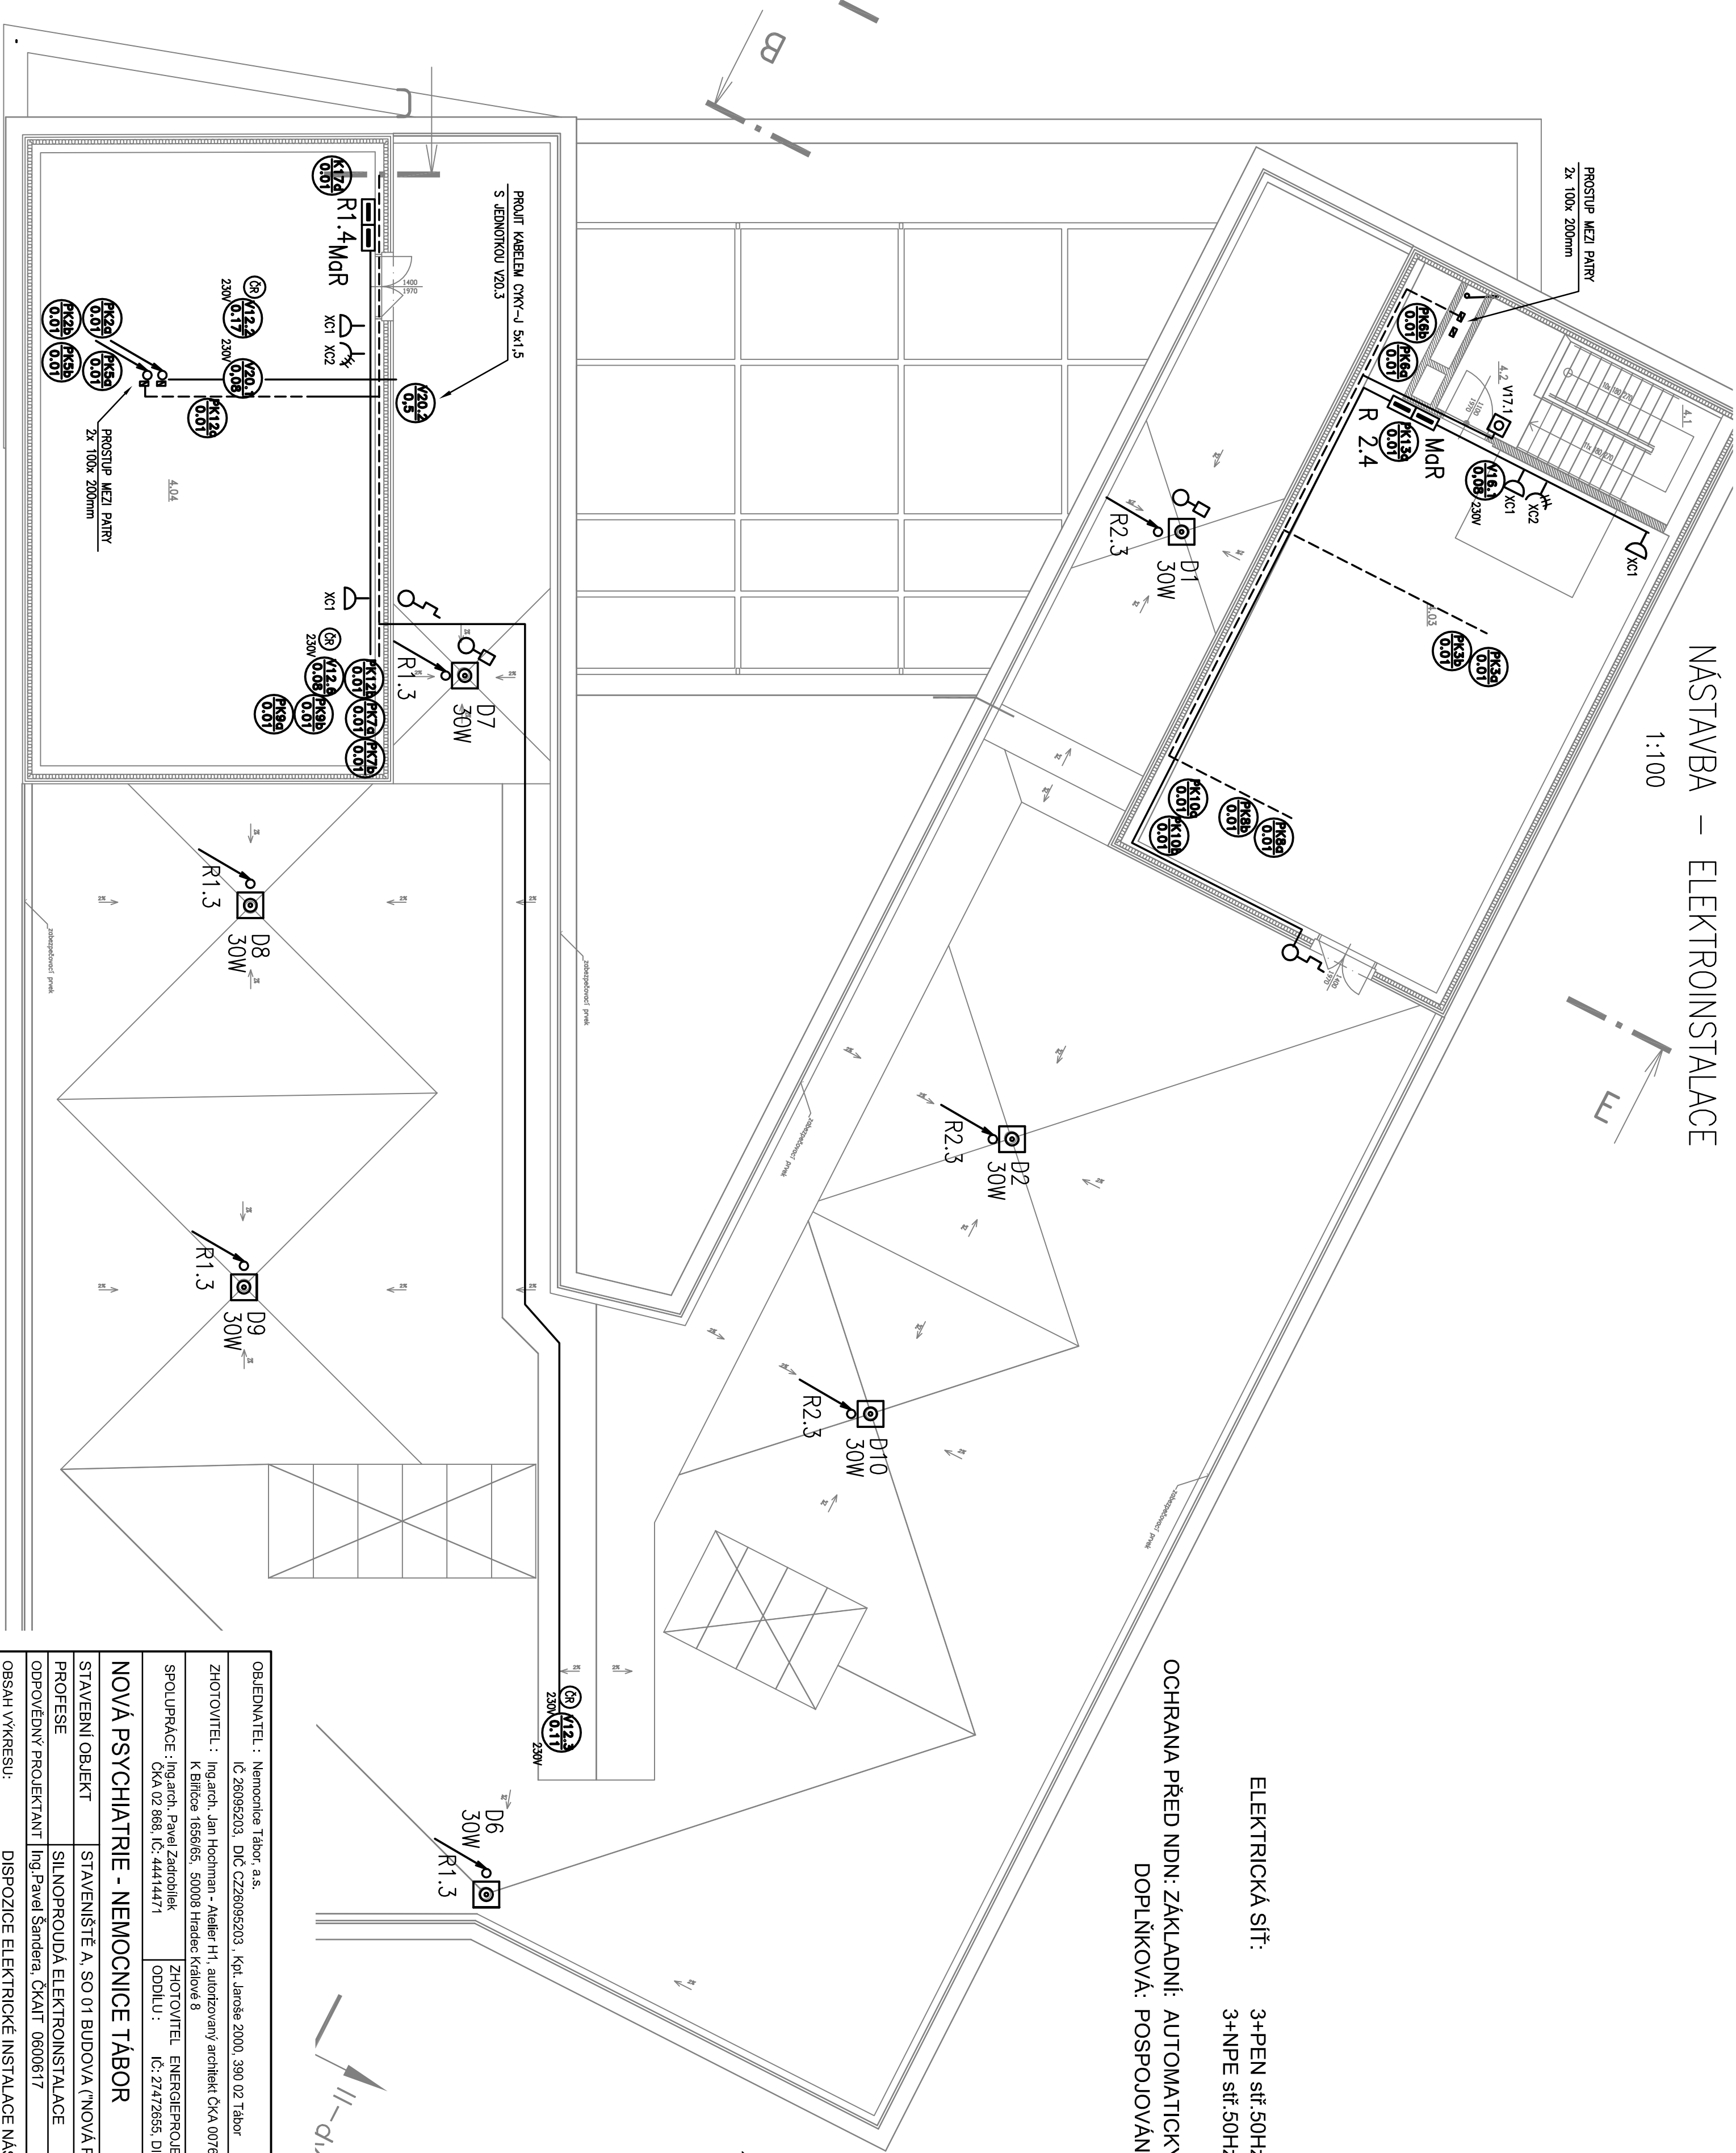

ELEKTRICKÁ SÍŤ: 3+PEN sítě 50Hz, 400V/TN-C
3+NPE sítě 50Hz, 400V/TN-S

OCHRANA PŘED NDN: ZÁKLADNÍ: AUTOMATICKÝM ODPOJENÍM OD ZDROJE
DOPLNĚKOVÁ: POSPOJOVÁNÍM, PROUD. CHRÁNIČI

LEGENDA:

- TRÍFÁZOVÁ ZÁSUJKA NA POUČK MÍSTNĚNÁ, IP44, 16A, 3P+N+PE 380 – 415V/AC
- VENKOVNÍ ZÁSUJKA NA POUČK 230V, 16A, IP44
- VZDUCHOTECHNICKÉ ZARÍZENÍ
- CHLADICÍ ZARÍZENÍ
- POŽÁRNÍ KLAPKY
- VÝŘEŠNÍ VÝOK, 230V, 10–30W S ELEKTRICKÝM OHŘEVEM DODÁVKA ZDRAVOTNICKY
- VÝKOSTNÍ ČIDLO ČIDLO PRO ŘÍDICI JEDNOTKA NA VYHŘÍVÁNÍ GUL
- TEPLOTNÍ ČIDLO ČIDLO PRO ŘÍDICI JEDNOTKA NA VYHŘÍVÁNÍ GUL

OBJEDNATEL : Nemocnice Tábor, a.s.			
IČ 26095203, DIČ CZ26095203, Kpt. Jaroše 2000, 390 02 Tábor			
ZHOTOVITEL : Ing.arch. Jan Hochman - Atelier H1, autorizovaný architekt ČKA 00762, IČ: 11015802 K Břířčce 1656/65, 50008 Hradec Králové 8			
SPOLUPRÁČE : Ing.arch. Pavel Zadrabek ČKA 02 868, IČ: 44414471			
ZHOTOVITEL ENERGIETPROJEKT CZ, s. r. o. ODDILU : IČ: 27472655, DIČ: CZ27472655			
NOVÁ PSYCHIATRIE - NEMOCNICE TÁBOR			
STAVEBNÍ OBJEKT	STAVENÍŠTĚ A, SO 01 BUDOVA ("NOVÁ PSYCHIATRIE")		
PROFESE	SILNOPROUDÁ ELEKTROINSTALACE		
ODPOVĚDNÝ PROJEKTANT	Ing. Pavel Šandera, ČKAIT 0600617		
OBSAH VÝKRESU:	DISPOZICE ELEKTRICKÉ INSTALACE NÁSTAVEB		
STUPEN' : DSP+DPPS			
DATUM : 04/2015			
PARÉ. č.:			
MĚŘÍTKO: 1:100			
ČÍSLO V. : D.1.4.4.7			