


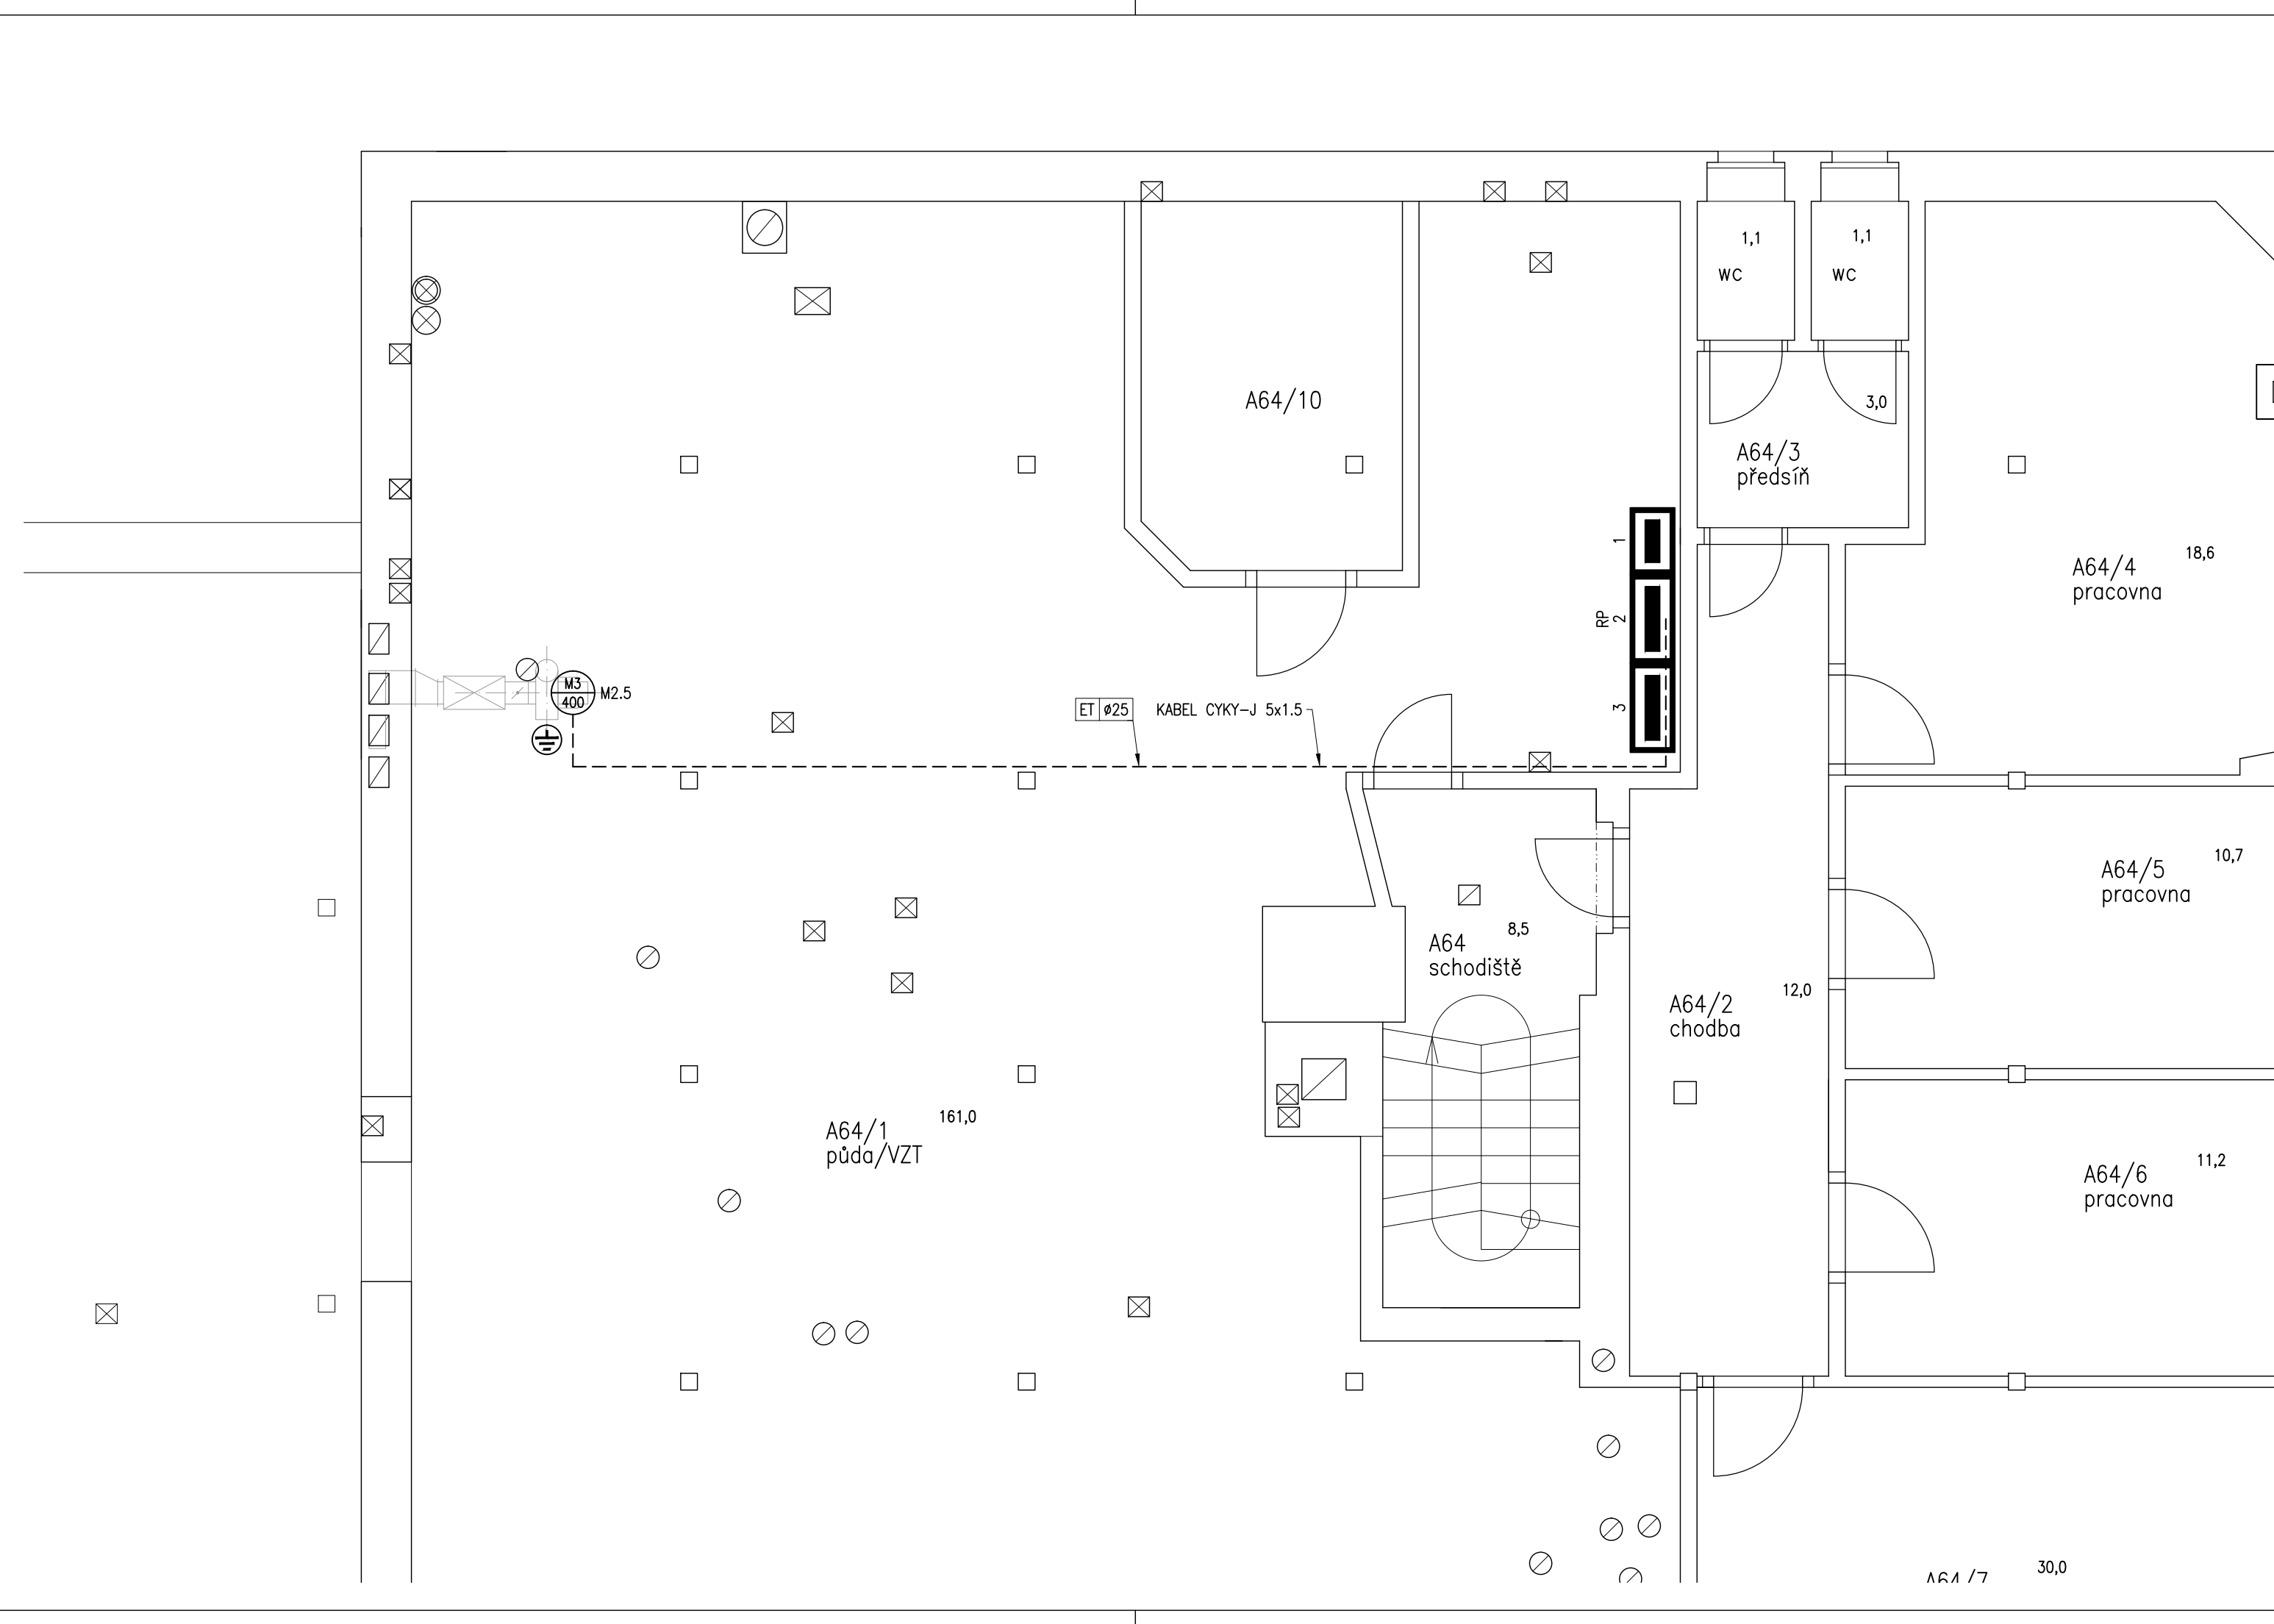

LEGENDA ZNAČEK

- M2.5

M3

400

ODSÁVACÍ VENTILÁTOR, 0.37kW, 400V, 1.08A, IP55
- MÍSTNÍ POSPOJOVÁNÍ
- RP

ROZVADĚČ, 400V - STÁVAJÍCÍ
- KABELOVÁ TRASA NA POVRCHU - V LIŠTĚ NEBO TRUBCE
- ET Ø25

KABELOVÁ TRASA V ELEKTROINSTALAČNÍ TRUBCE Ø25 mm

POZNÁMKA

NAPĚŤOVÁ SÍŤ:
3NPE ~50Hz 230V/400V TN-S NOVÝ NAPÁJECÍ PŘÍVOD NORMÁLNÍ SÍTĚ Z ROZVADĚČE RA-1PP

OCHRANA PŘED ÚRAZEM ELEKTRICKÝM PROUDEM:
- ZÁKLADNÍ OCHRANA IZOLACÍ ŽIVÝCH ČÁSTÍ, PŘEPÁŽKAMI NEBO KRYTY DLE ČSN 33 2000-4-41 ed.2,
- PŘI PORUŠĚ AUTOMATICKÝM ODPOJENÍM OD ZDROJE V SÍTĚ TN-S DLE ČSN 33 2000-4-41 ed.2,
- DOPLNŮJÍCÍ POSPOJOVÁNÍ: DLE ČSN 33 2000-4-41 ed.2 A ČSN 33 2000-5-54 ed.3.

PROSTŘEDÍ:
- O URČENÍ VNĚJŠÍCH VLIVŮ BYL ODBORNOU KOMISÍ ZPRACOVÁN PROTOKOL DLE ČSN 33 2000-5-51 ed.3, KTERÝ JE SOUČÁSTÍ DOKLADOVÉ ČÁSTI DOKUMENTACE.

AKCE: Úprava laboratoře A127 FYZIKÁLNÍ ÚSTAV AV ČR , budova A, Cukrovarnická 10/112, Praha 6		PROJEKTOVÝ STUPEŇ: 1°DZS	
INVESTOR: FYZIKÁLNÍ ÚSTAV AV ČR Na Slovance 2 Praha 8 IČ: 68378271		PROJEKTANT: Ing. Jiří Škvor Projektování elektrických zařízení Březinova 968 272 01 Kladno 2 IČ: 43160115 TEL: 607 924 009 E-MAIL: skvor.jiri@iol.cz	
AUTOR NÁVRHU: -----		AUTORIZAČNÍ RAZÍTKO:	
ZODP. PROJEKT.: Ing. Jiří Škvor		PARÉ Č.:	
VYPRACOVAL: Ing. Jiří Škvor		SLOŽKA: D.1.4.c	
VÝKRES: SILNOPROUDÉ ROZVODY - PŮDORYS 4.NP		ČÁST DOKUMENTACE: SILNOPROUD V.Č.: 03	
DATUM: 04/2016		MĚŘÍTKO: 1:50	
FORMÁT: 3xA4			