




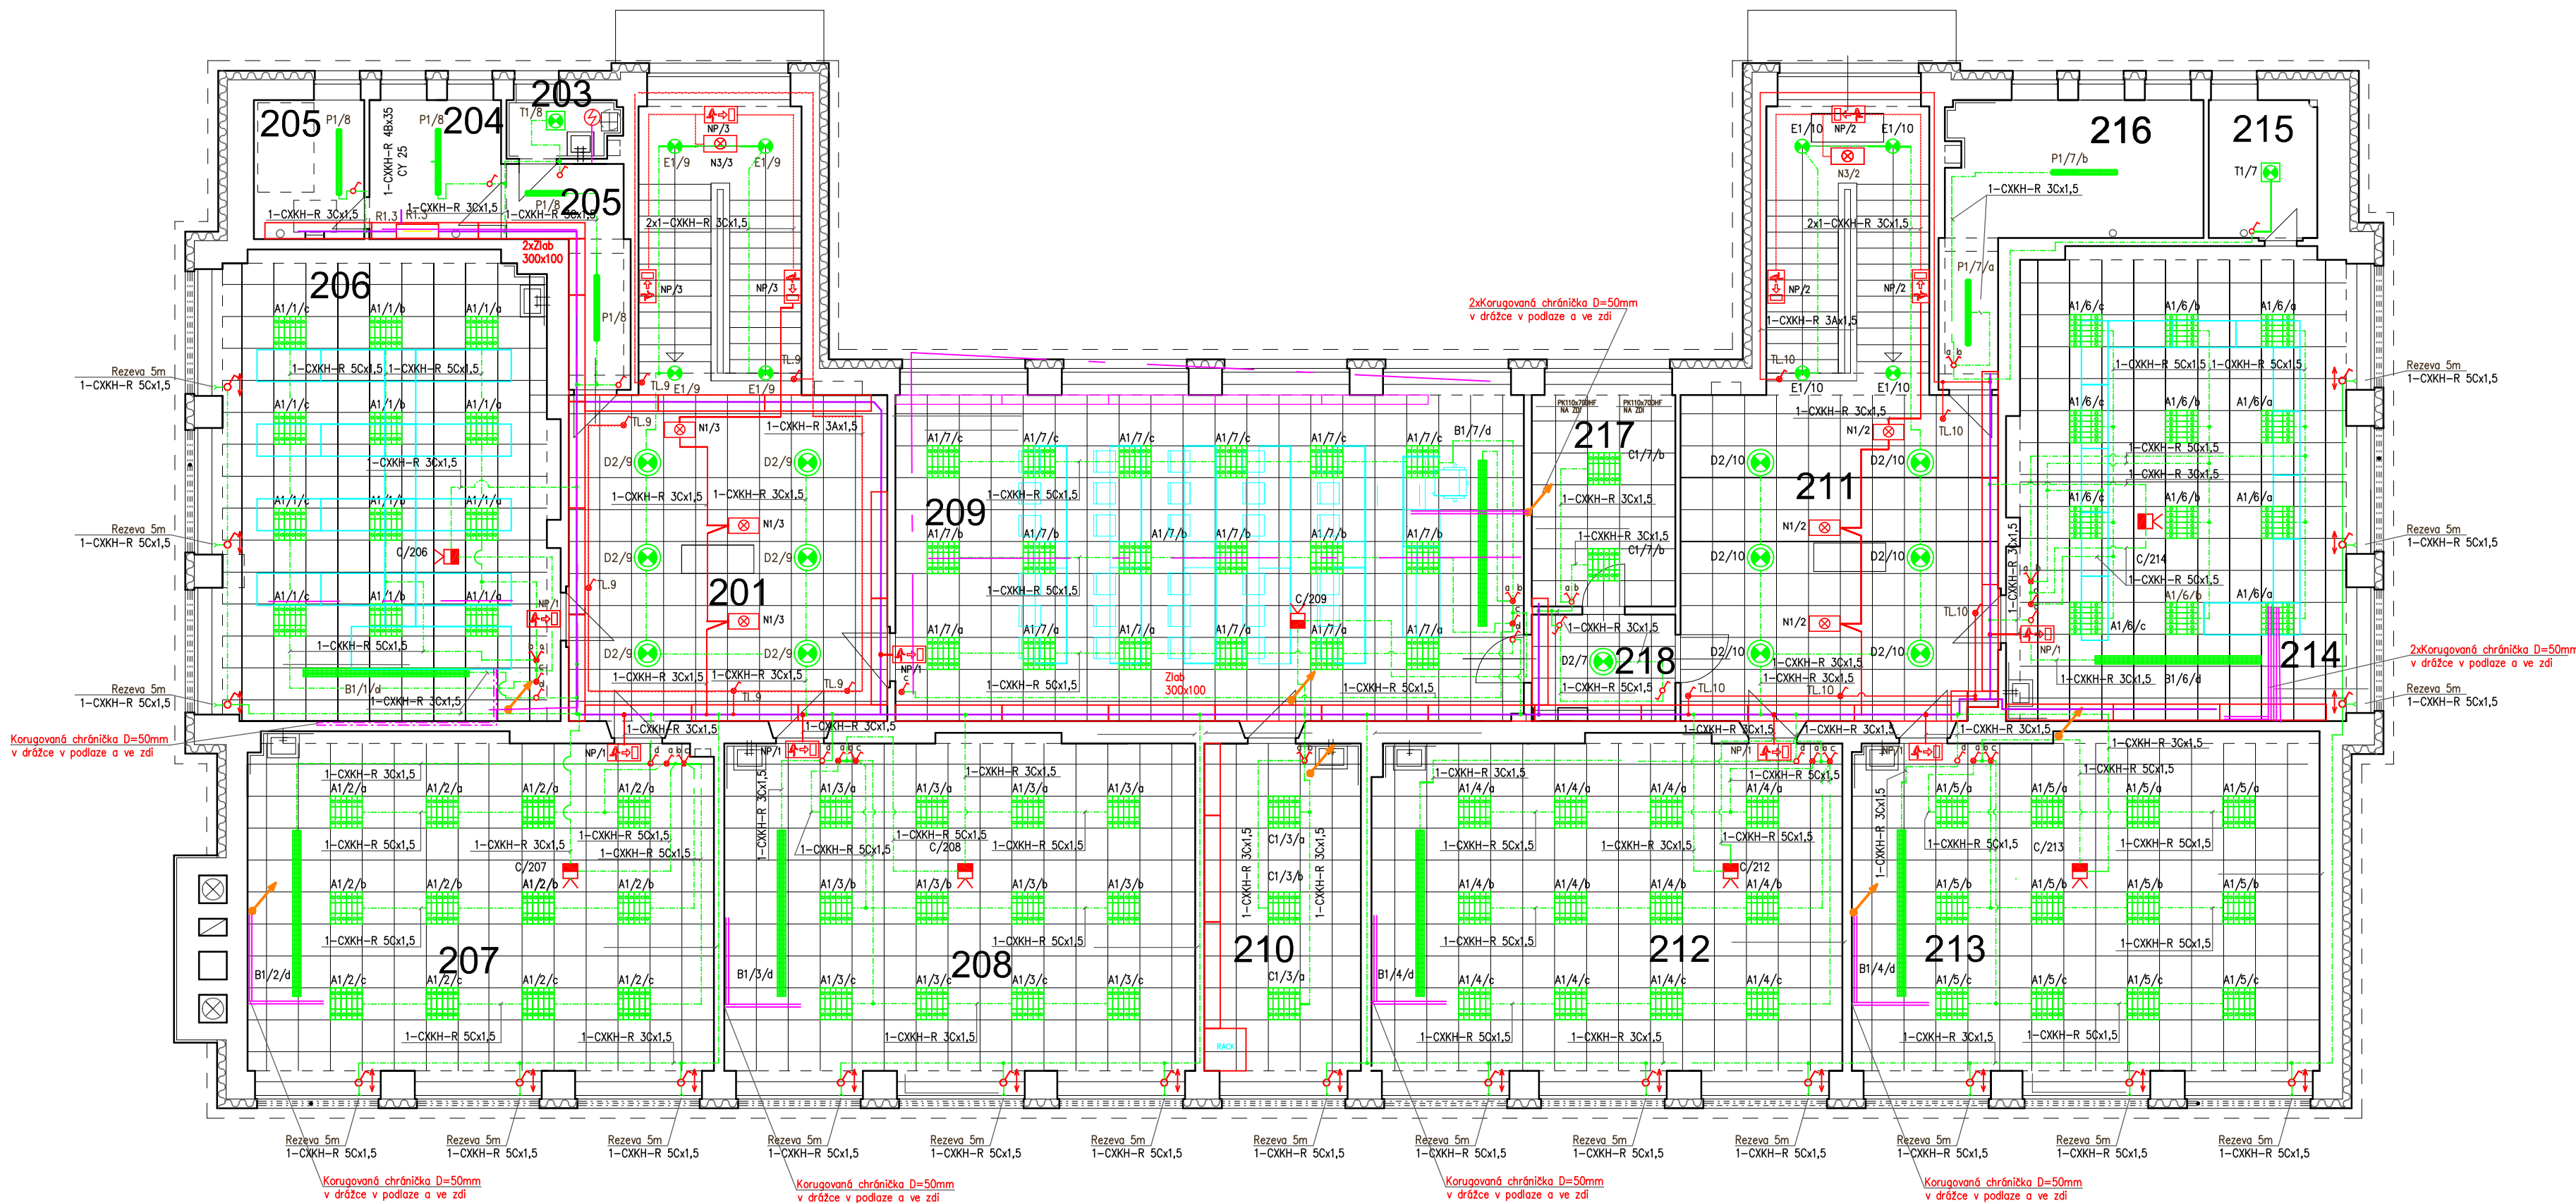

SCHEMA ZAPOJENÍ
Osvětlení chodeb a schodišť

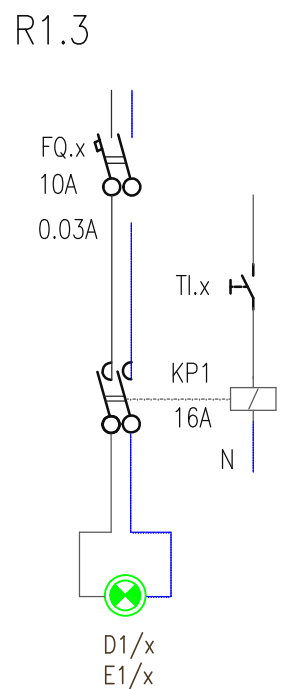

SCHEMA ZAPOJENÍ
Osvětlení tříd

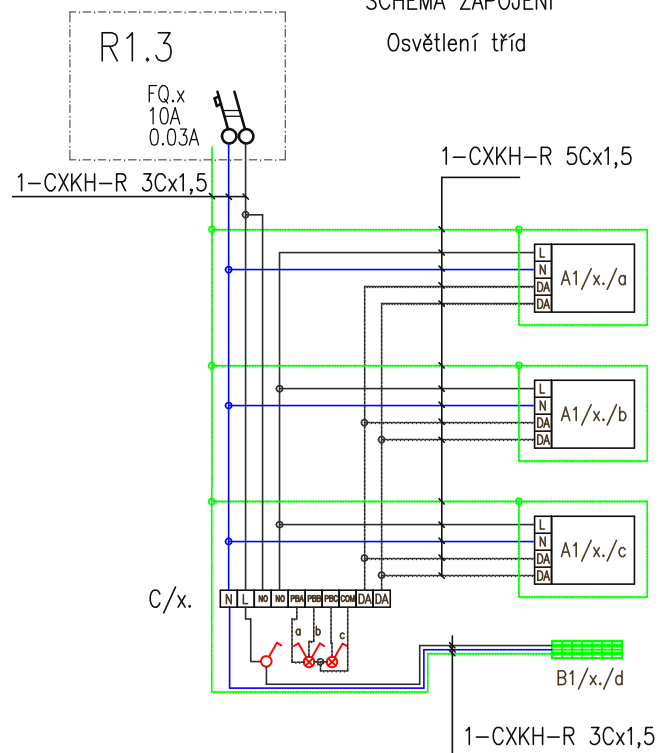

Umístění žaluziového spínače bude upřesněno
podle vybraného typu venkovních žaluzií

Umístění venkovních jednotek chlazení
je nakresleno na výkrese chlazení

Zodpovědný projektant:		Ing. Josef Janák		JAN-PRO, s.r.o Brandlova 376 508 01 Hořice DIČ:CZ28768337 739 465 431			
Vpracoval		Ing. Josef Janák					
Kraj: Královéhradecký		Obec: Smidary					
Investor: Obec Smidary, Prot. Babáka 106, 503 53							
Akce: Stavební úpravy 3.NP ZŠ č.p. 326 ve Smidarech				Stupeň:		DSP	
				Datum:		4/2024	
				Zakázkové č.:			
Obsah: Elektroinstalace – osvětlení				Formát:		6x4	
				Měřítko: 1:100		Číslo výkresu: D 1.2	