
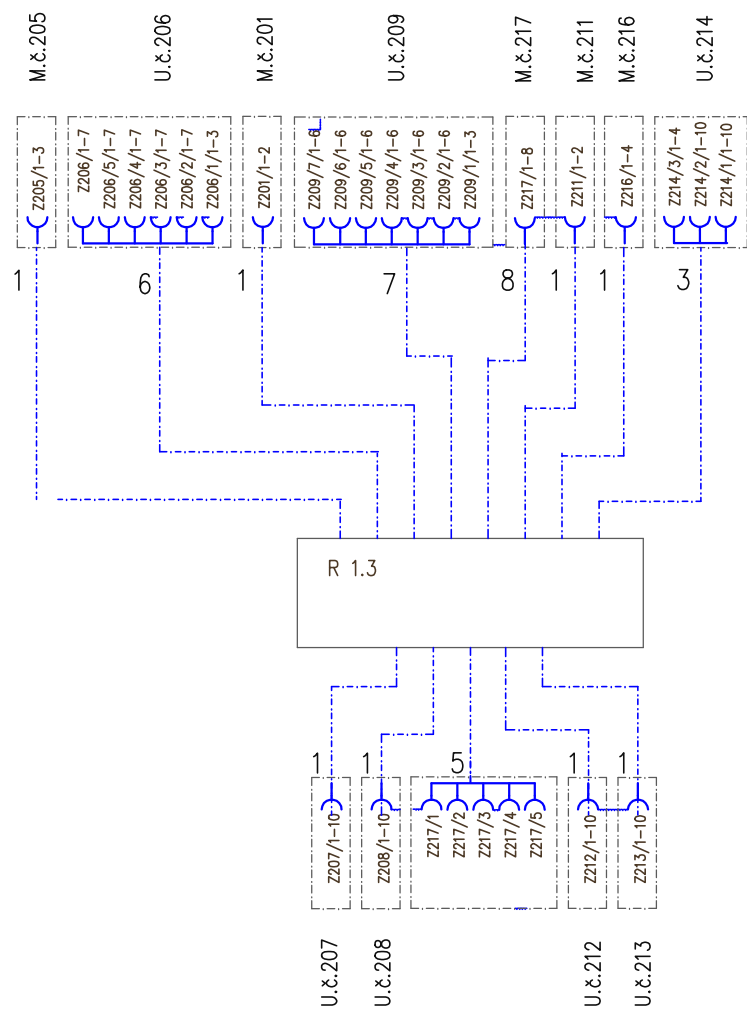


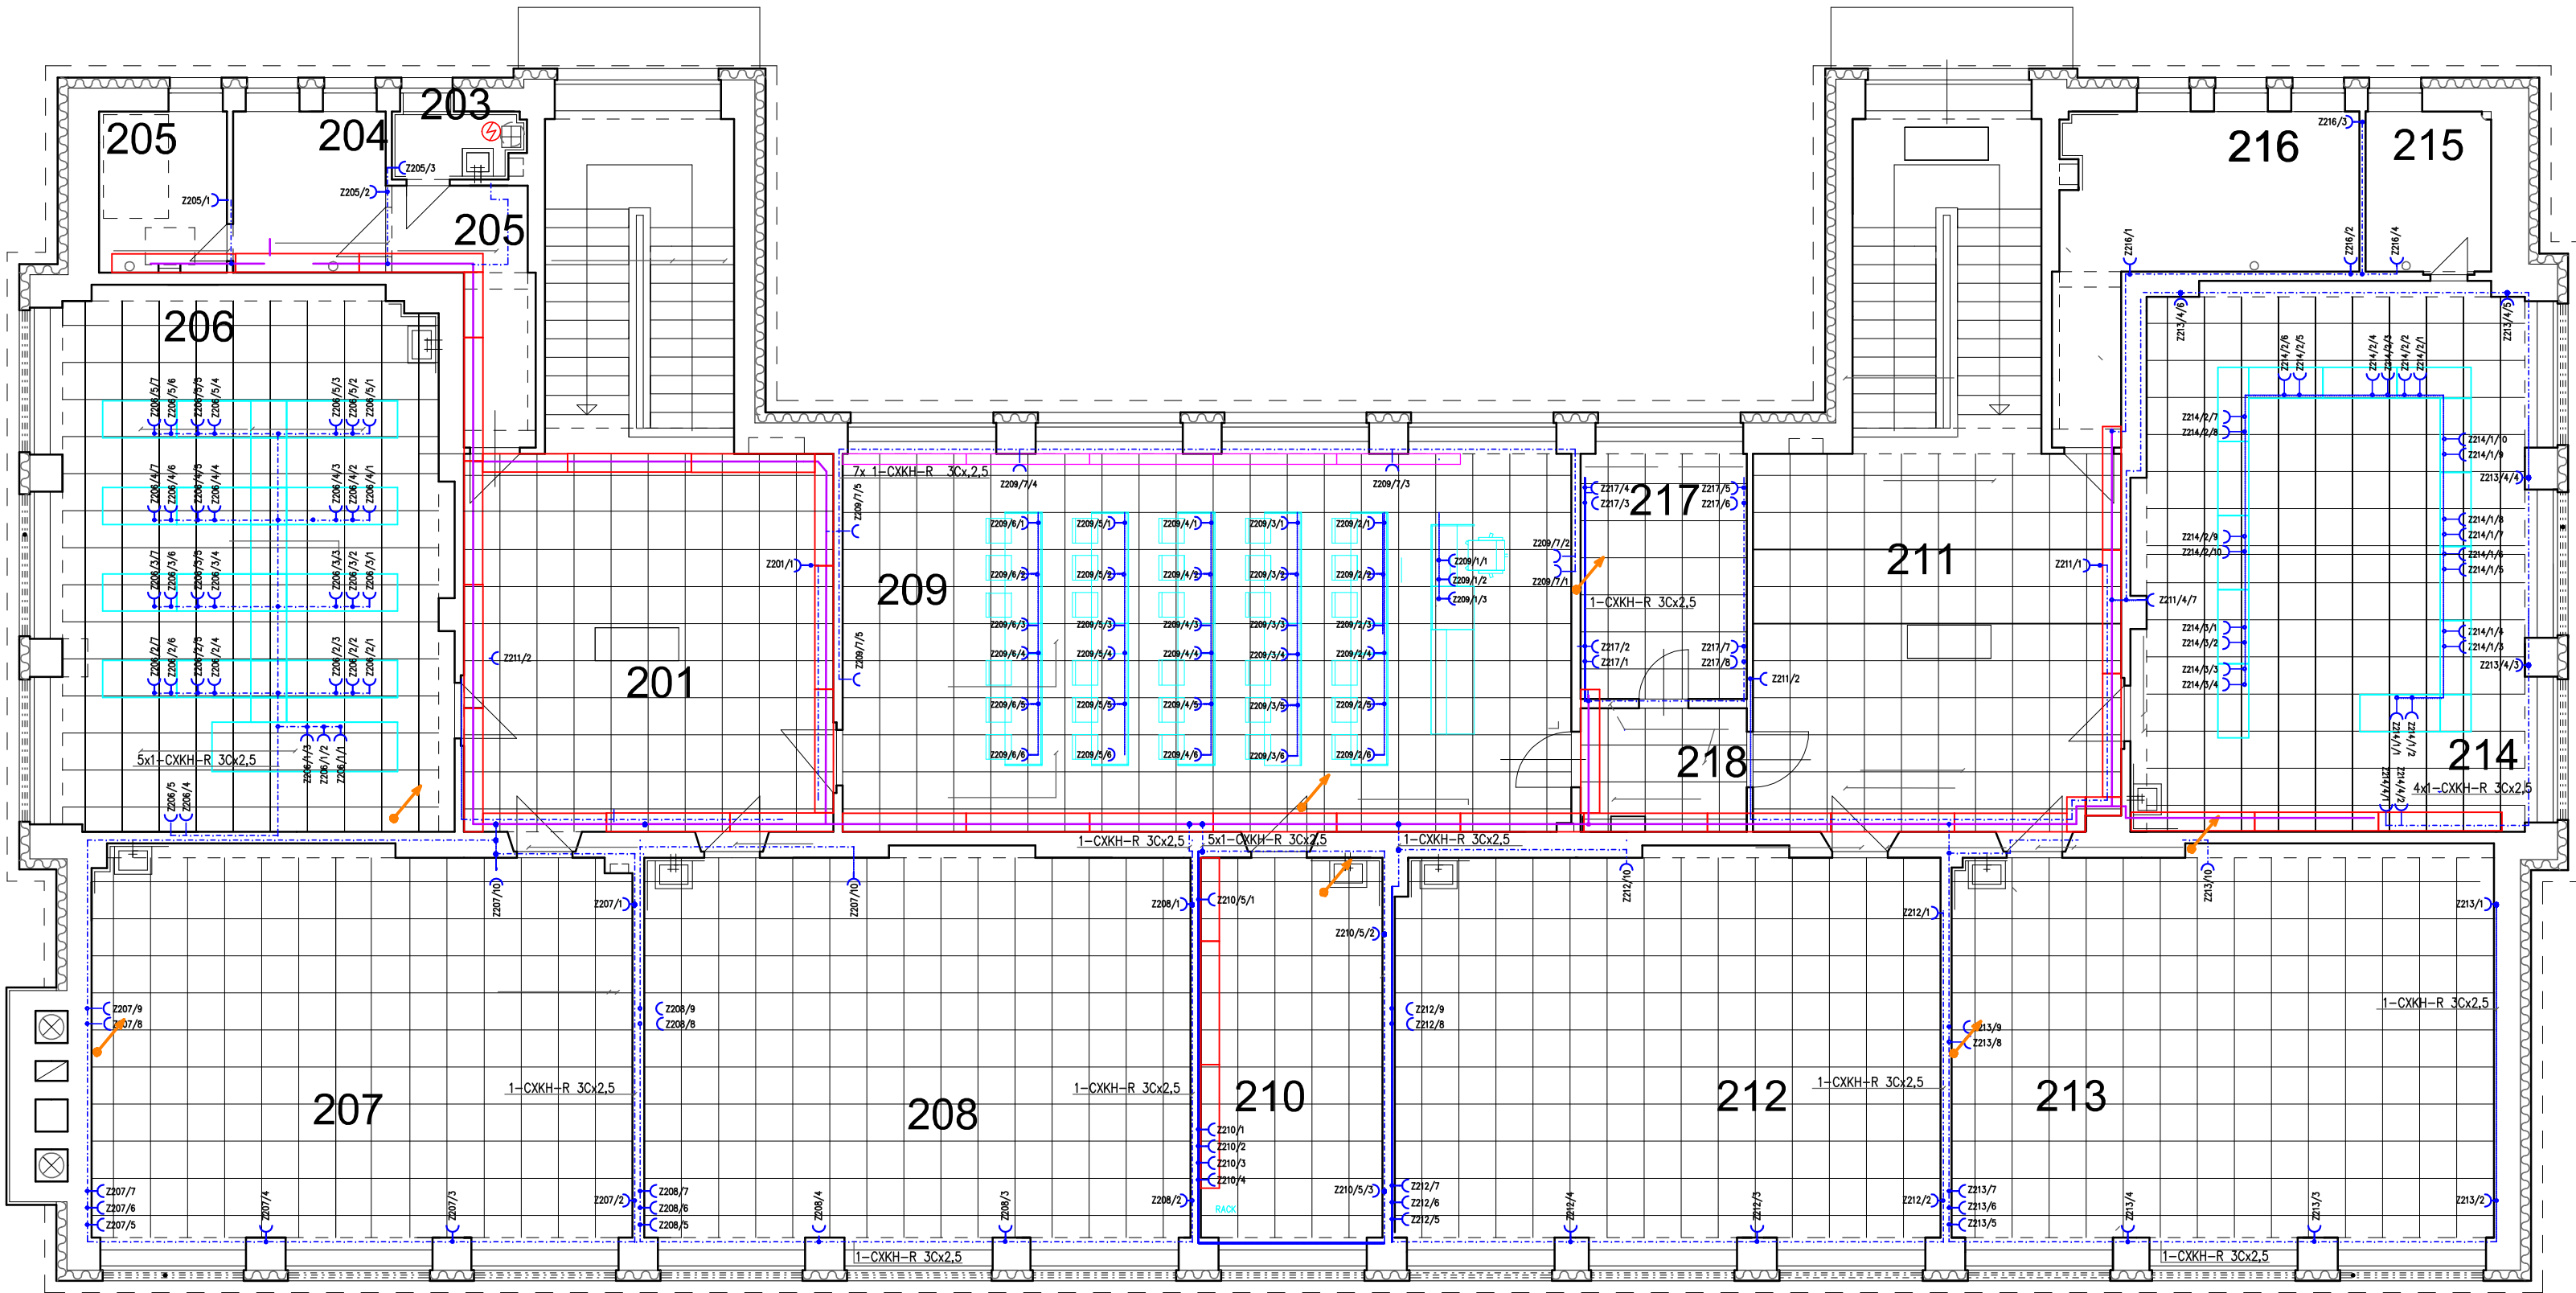

Zodpovědný projektant: Ing. Josef Janák		JAN—PRO, s.r.o Brandlova 376 508 01 Hořice DIČ:CZ28768337 739 465 431	
Vypracoval	Ing. Josef Janák		
Kraj: Královohradecký	Obec: Smidary		
Investor: Obec Smidary, Prot. Babáka 106, 503 53			
Akce: Stavební úpravy 3.NP ZŠ č.p. 326 ve Smidarech		Stupeň:	DSP
		Datum:	4/2024
		Zakázkové č.:	
		Formát:	6xA4
Obsah:	Elektroinstalace – zásuvkové obvody	Měřítko: 1:500	Číslo výkresu: D 1.3