


OBNOVA KANALIZACE KRALUPY NAD VLTAVOU

C.2. CELKOVÁ SITUACE STAVBY

M 1:2 000

LEGENDA - STÁVAJÍCÍ SÍŤ:

- KANALIZACE JEDNOTNÁ
- VODOVOD
- PLYNOVOD NTL
- PLYNOVOD STL
- KABELOVÉ VEDENÍ V.N 22KV
- TELEKOMUNIKAČNÍ KABELY
- TRASA NN PODZEMNÍ
- TRASA NN NADZEMNÍ
- TRASA VN NADZEMNÍ
- DEŠŤOVÁ ULIČNÍ VPUŠŤ

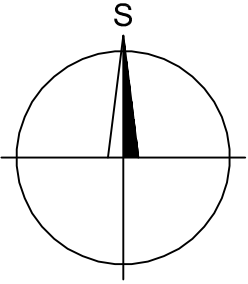


LEGENDA - OBNOVOVANÉ SÍŤ:

- SPLAŠKOVÁ KANALIZACE - PROČIŠTĚNÍ, ODFRÉZOVÁNÍ PŘEKÁŽEK, BEZVÝKOPOVÁ SANACE - PE POTRUBÍ
- KANALIZACE - PROČIŠTĚNÍ, ODFRÉZOVÁNÍ PŘEKÁŽEK, INJEKTÁŽ A BEZVÝKOPOVÁ SANACE -TKANÝ VYSOCE ÚNOSNÝ RUKÁV NASYČENÝ PRYSKYŘIČÍ
- DOMOVNÍ KANALIZAČNÍ PŘÍPOJKY, VPUSTI - ÚPRAVA ZAUSTĚNÍ - ODFRÉZOVÁNÍ PŘESAHŮ ROBOTEM, INJEKTÁŽ SPECIÁLNÍ MALTOU, A ÚPRAVA PROZÍZNUTÍ A ZAROVNÁNÍ OTVORU
- DOMOVNÍ KANALIZAČNÍ PŘÍPOJKY, VPUSTI - NEOVĚŘENÁ POLOHA- ÚPRAVA ZAUSTĚNÍ - ODFRÉZOVÁNÍ PŘESAHŮ ROBOTEM, INJEKTÁŽ SPECIÁLNÍ MALTOU, NÁSLEDNĚ ZATÁŽEN RUKÁVEČ HLAVNÍ STOKY A ÚPRAVA PROZÍZNUTÍ A ZAROVNÁNÍ OTVORU PRO PŘÍPOJKY
- KANALIZAČNÍ ŠACHTY - ZEDNICKÁ OPRAVA NETĚSNOSTÍ, SANAČNÍ NÁSTRÍK
- KANALIZAČNÍ ŠACHTY - NOVÁ ŠACHTA , ODKRYTÍ ZAASFALTOVANÉ ŠACHTY, ZEDNICKÁ OPRAVA NETĚSNOSTÍ, SANAČNÍ NÁSTRÍK

35

DOTČENÉ POZEMKY

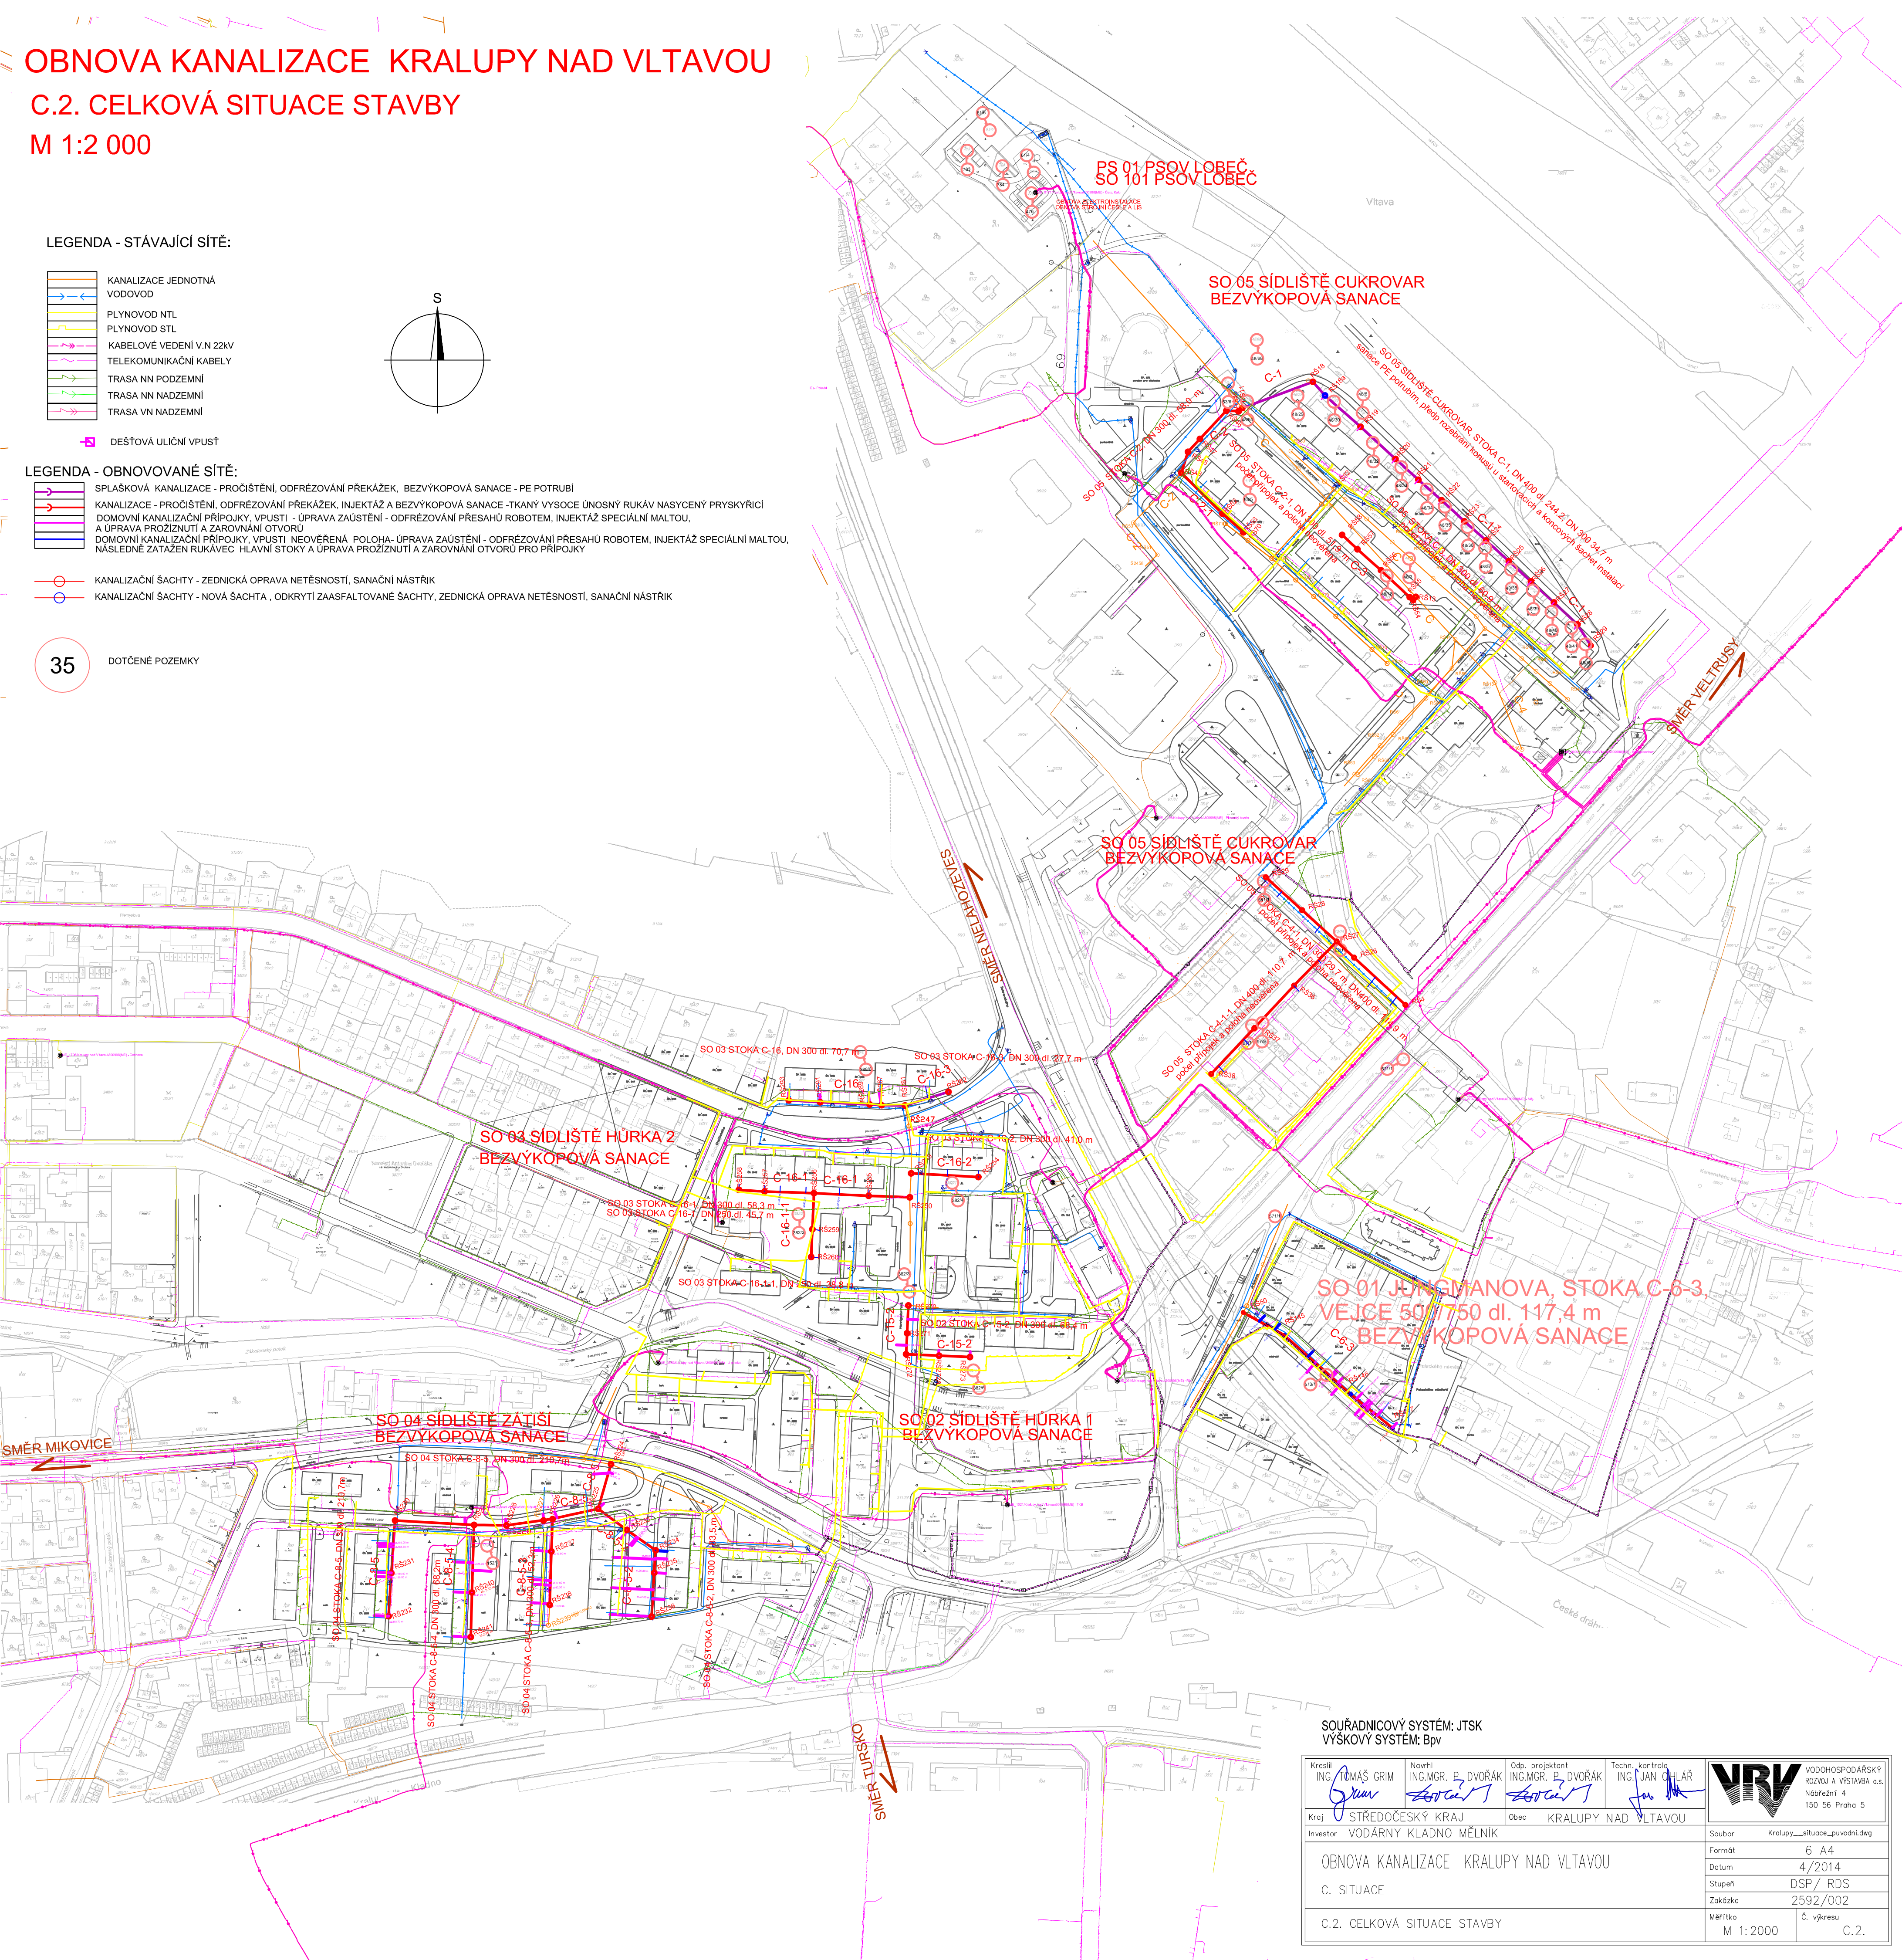

SOUŘADNICOVÝ SYSTÉM: JTSK
VÝŠKOVÝ SYSTÉM: Bvp

Kreslil ING. TOMÁŠ GRIM 	Navrhl ING. MGR. P. DVOŘÁK 	Odp. projektant ING. MGR. P. DVOŘÁK 	Techn. kontrola ING. JAN OHLÁŘ 	 VODOHOSPODÁŘSKÝ ROZVOJ A VÝSTAVBA a.s. Nábřeží 4 150 56 Praha 5
Kraj STŘEDOČESKÝ KRAJ	Obec KRALUPY NAD VLTAVOU			
Investor VODÁRNÝ Kladno Mělník	Soubor Kralupy_situace_puvodni.dwg			
OBNOVA KANALIZACE KRALUPY NAD VLTAVOU		Formát 6 A4		
C. SITUACE		Datum 4/2014		
C.2. CELKOVÁ SITUACE STAVBY		Stupeň DSP / RDS		
		Zakázka 2592/002		
		Měřítko M 1:2000	Č. výkresu C.2.	