


OBNOVA KANALIZACE KRALUPY NAD VLTAVOU

 
C.1. SITUACE ŠIRŠÍCH VZTAHU

M 1:10 000

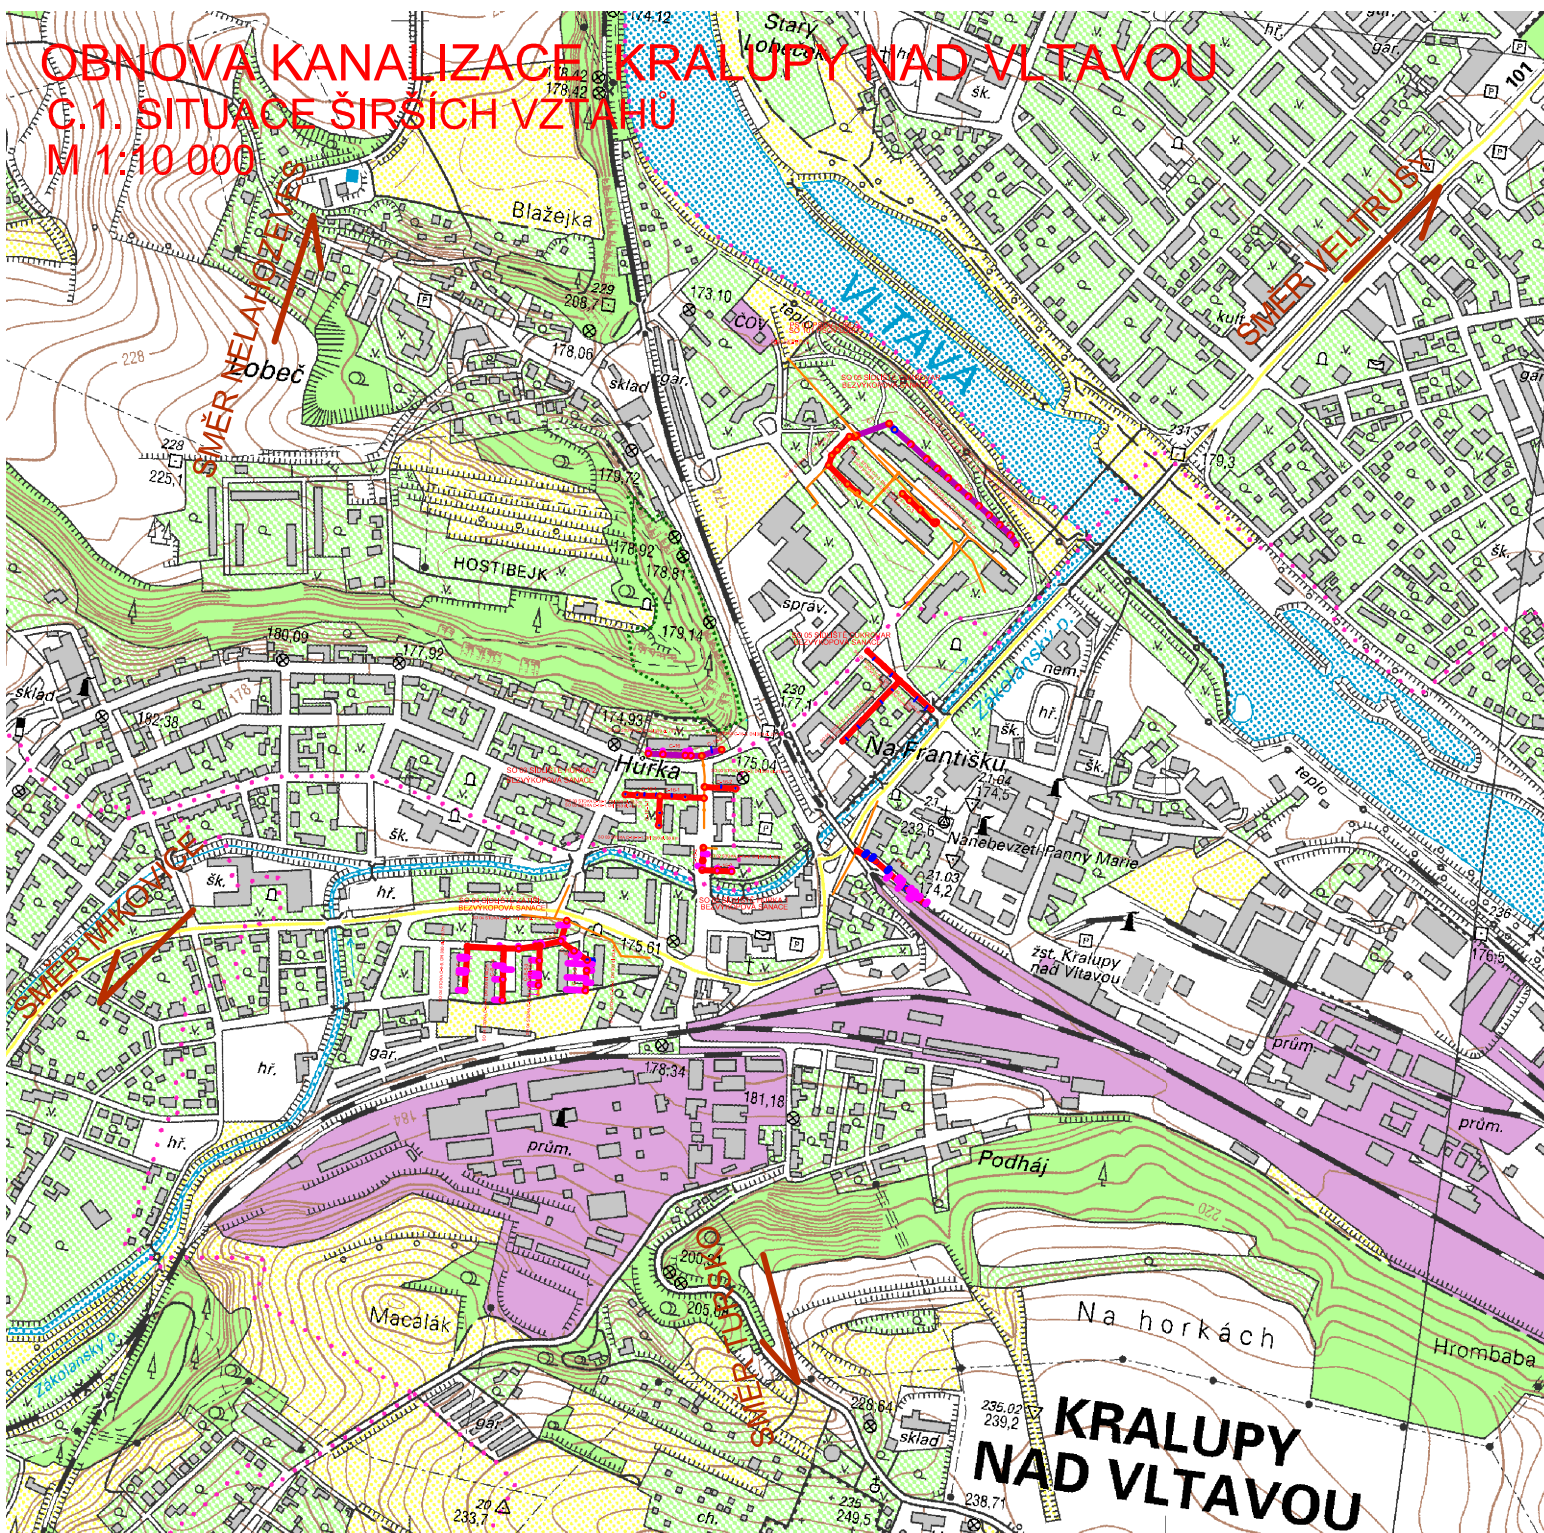

LEGENDA - OBNOVOVANÉ SÍTĚ:

SOUŘADNICOVÝ SYSTÉM: JTSK
VÝŠKOVÝ SYSTÉM: BpV



KANALIZACE BEZVÝKOPOVÁ SANACE

DOMOVNÍ KANALIZAČNÍ PŘÍPOJKY, VPUSTI - ÚPRAVA ZAÚSTĚNÍ

Kreslil ING. TOMÁŠ GRIM <i>Grim</i>	Navrhl ING.MGR. P. DVOŘÁK <i>Dvořák</i>	Odp. projektant ING.MGR. P. DVOŘÁK <i>Dvořák</i>	Techn. kontrola ING. JAN OHLÁŘ <i>Jan</i>	 VODOHOSPODÁŘSKÝ ROZVOJ A VÝSTAVBA a.s. Nábřeží 4 150 56 Praha 5
Kraj STŘEDOČESKÝ KRAJ	Obec KRALUPY NAD VLTAVOU			
Investor VODÁRNÝ Kladno MĚLNÍK				
OBNOVA KANALIZACE KRALUPY NAD VLTAVOU				
C. SITUACE				
C.1. SITUACE ŠIRŠÍCH VZTAHŮ				
Soubor Kralupy__situace_puvodni.dwg				
Formát 1 A4				
Datum 3/2014				
Stupeň DSP/ RDS				
Zakázka 2592/002				
Měřítko M 1:10000			Č. výkresu C.1.	