



VÝKRES KŘÍŽENÍ VODNÍHO TOKU
STANIČENÍ cca 3,217 km

PODÉLNÝ ŘEZ
MĚŘÍTKO 1:100 / 1:100

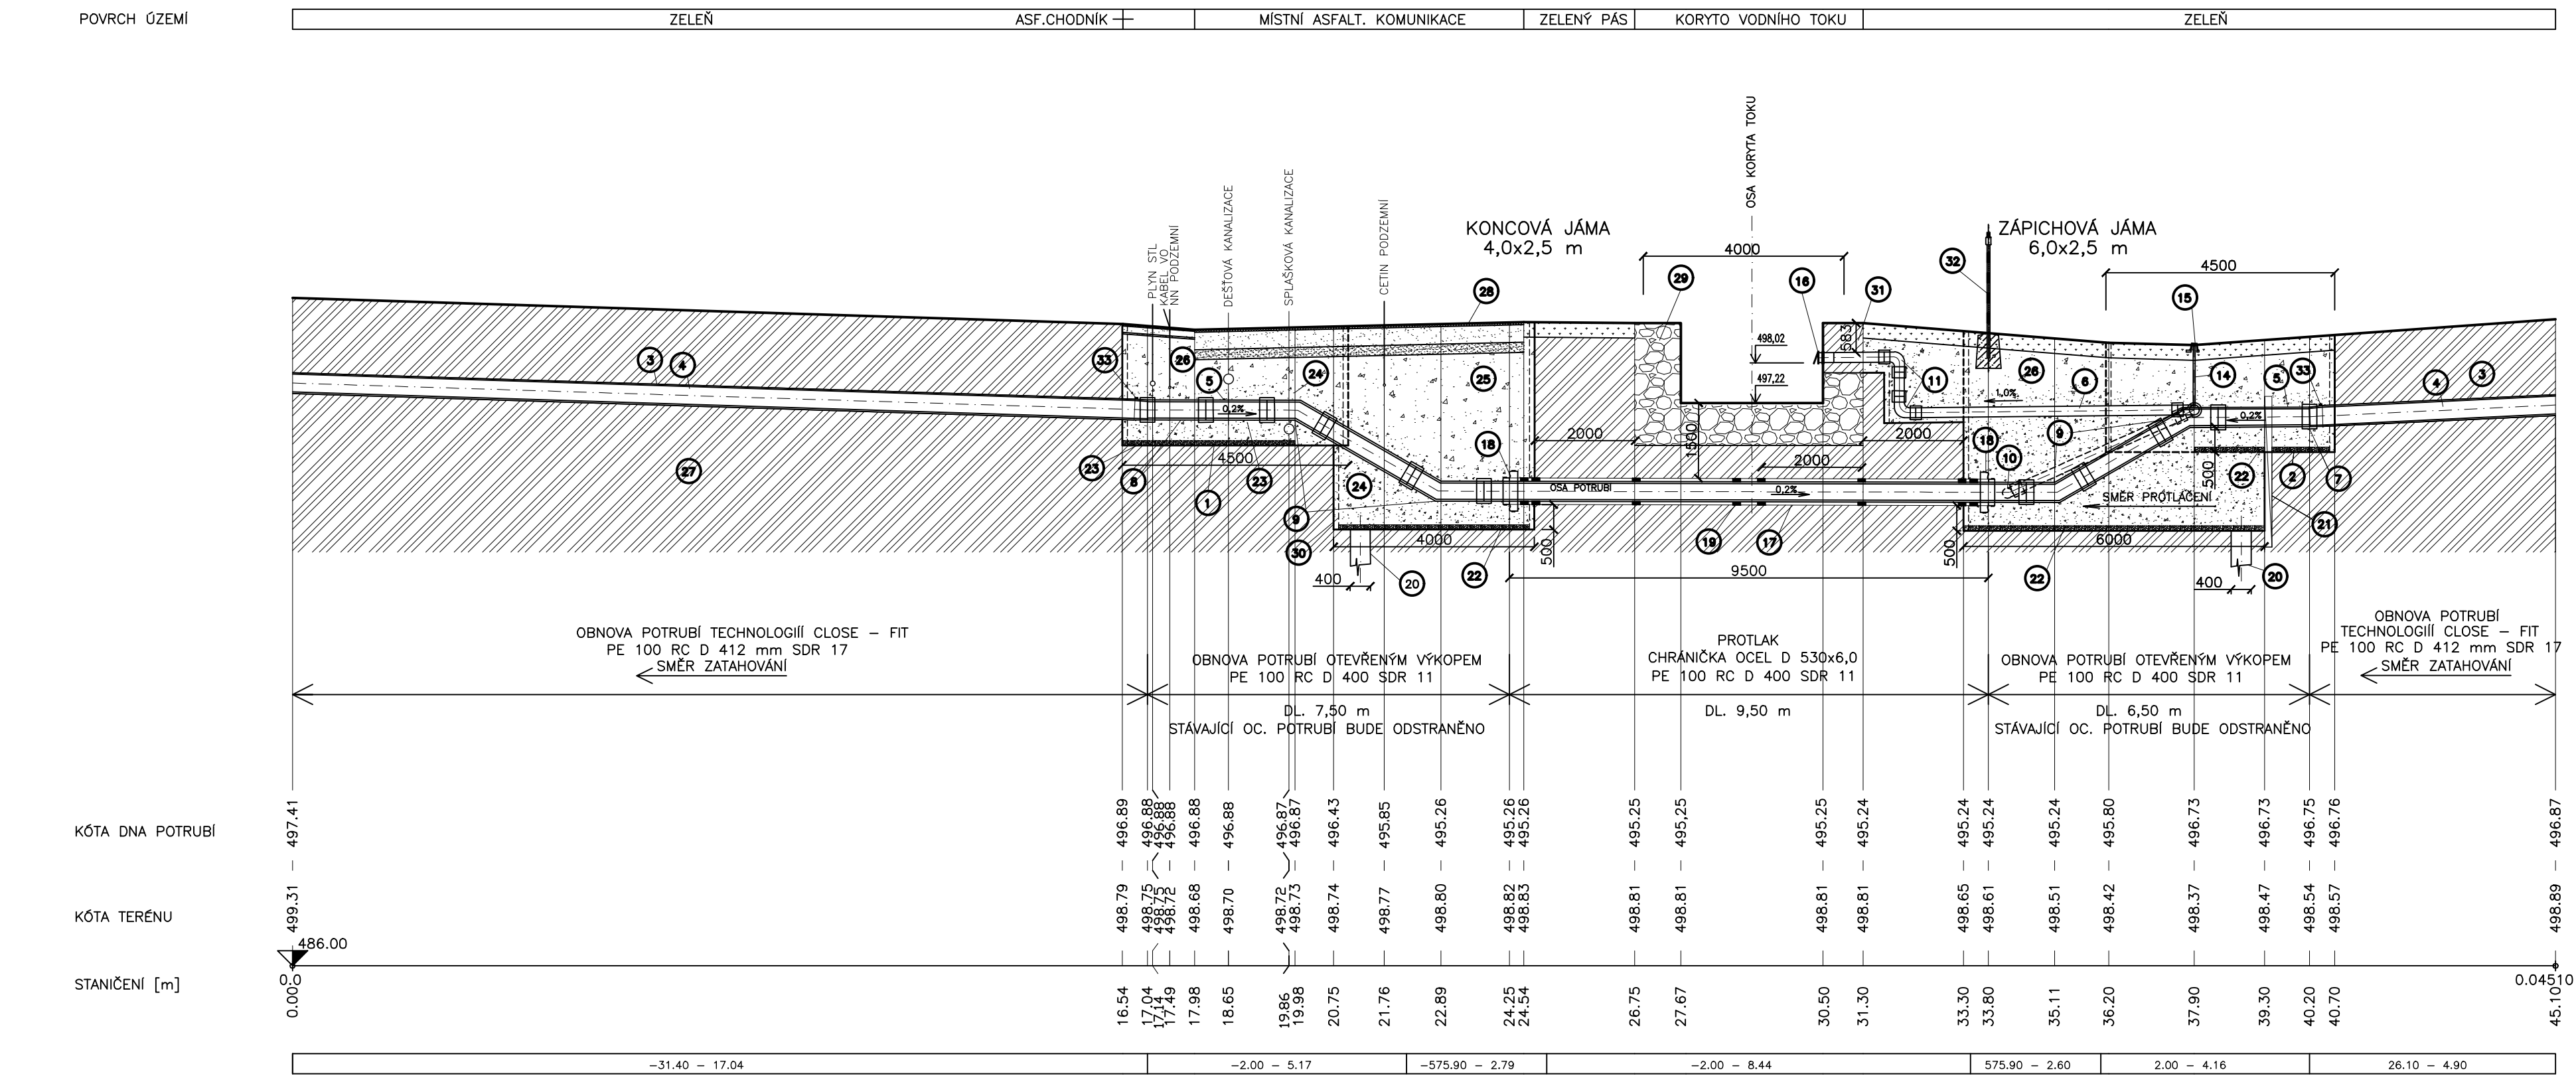


1. MONTÁŽNÍ JÁMA 4,5x2,0 m, BUBEN+JEDNOTKA PÁRY
2. MONTÁŽNÍ JÁMA 4,5x2,0 m, NAVLAŽ
3. STÁVAJÍCÍ OCELOVÉ POTRUBÍ D 426x7,0
4. POTRUBÍ PE 100 RC D 412 SDR 17
5. POTRUBÍ PE 100 RC D 400 SDR 11
6. POTRUBÍ PE 100 RC D 225 SDR 11
7. ELEKTROSPJOJKA PE 100 D 400 SDR 11
8. OBLOUK PE 100 D 400 SDR 11 - 11' + 2x ELEKTROSPJOJKA PE 100 D 400 SDR 11
9. OBLOUK PE 100 D 400 SDR 11 - 30' (CELKOVÝ POČET 4ks) + 2x ELEKTROSPJOJKA PE 100 D 400 SDR 11 (CELKOVÝ POČET 8ks)
10. NAVRÁVACÍ ODOBOČKA PE 100 SDR 11 D 400 - 225 mm
11. KOLENO PE 100 D 225 SDR 11 - 90' (CELKOVÝ POČET 5ks) + 2x ELEKTROSPJOJKA PE 100 D 225 SDR 11 (CELKOVÝ POČET 10ks)
12. LEMOVÝ NÁKRUŽEK PE 100 D 225 SDR 11 (2ks) + TOČIVÁ PŘÍRUBA D 225/DN 200 PN 16 (2ks) + ELEKTROSPJOJKA PE 100 D 225 SDR 11 (2ks)
13. SOUPÉ DN 200 PN 16
14. ZEMNÍ SOUPRAVA TELESKOPIČKA DN 200 Rd 1,2-1,8 m
15. POKLOP ŠOUPÁTKOVÝ LITINOVÝ SAMONIVELAČNÍ
16. KLAPKA ŽABI DN 200 PN 10 PŘÍRUBOVÁ + LEMOVÝ NÁKRUŽEK PE 100 D 225 SDR 11 + TOČIVÁ PŘÍRUBA D 225/DN 200 PN 16
17. OCELOVÁ CHRÁNIČKA D 530x6,0 mm, DL 9,5 m
18. UZÁVŘENÍ ČELA CHRÁNIČKY MANŽETOU 530x400 mm - CELKOVÝ POČET 2ks
19. KLIZNÉ VYMEZOVACÍ OBJÍMKY D 400-449 mm, VÝŠKA 50 mm - CELKOVÝ POČET 8ks
20. ČERPAČÍ JIMKA - TROUBA D 400x36,3 mm SDR 11, DL 1,5 m, POUŽITÍ ODPAD Z PROŘEZŮ POTRUBÍ - PO DOKONČENÍ STAVBY ODSTRANIT
21. OPĚRNÝ PANEL PRO PROTÁČECÍ SOUPRAVU IZD 3/10 (3000x1500x150 mm) - PO DOKONČENÍ PROTÁČEK ODSTRANĚNA
22. VRSTVA MAKADAMU NA DNO JÁMY, TL 100 mm, FR. 16-32
23. PODSYP POTRUBÍ HUTNĚNÝ, 100 mm
24. NESEDAVÝ MATERIÁL BEZ OSTROHRANNÝCH ČÁSTÍ A KORÓZIVNÍCH PRVKŮ - ŠTĚRKOPÍSEK FR. 0-16
25. OBSPY POTRUBÍ HUTNĚNÝ, 300 mm NAD VRCHOL POTRUBÍ NESEDAVÝ MATERIÁL BEZ OSTROHRANNÝCH ČÁSTÍ A KORÓZIVNÍCH PRVKŮ - ŠTĚRKOPÍSEK FR. 0-16
26. ZÁSYP NESEDAVÝM MATERIÁLEM (NAPŘ. ŠTĚRKODRT FR. 0-32) HUTNĚNÝ PO VRSTVÁCH V TL MAX. 200 mm - V PROSTORU MÍSTNÍ KOMUNIKACE
27. ZÁSYP PŮVODNÍ ZEMINOU, HUTNĚNÝ - V MÍSTECH NEPOUŽÍVNÝCH PLOCH
28. PŮVODNÍ TERÉN
29. TERÉN UPRAVENÝ DO PŮVODNÍHO STAVU
30. PŮVODNÍ OPEVNĚNÍ KORYTA VODNÍHO TOKU
31. PAŽENÍ - POUZE PO DOBU STAVBY, ZEMNÍCH PRACÍ, MONTÁŽE POTRUBÍ
32. OBNOVENÍ A PŘESPÁROVÁNÍ OPEVNĚNÍ PO OSAZENÍ ODKALENÍ
33. ORIENTAČNÍ SLOUPEK
34. VÝKRES D.1.1.21-DROBNÉ OBJEKTY
35. NAVRÁVACÍ PÁS K VYTVOŘENÍ PEVNÉHO BODU PRO D 400 D=220 mm, S=60 mm, V=40 mm, H1=45 mm


PŮDORYS
MĚŘÍTKO 1:100

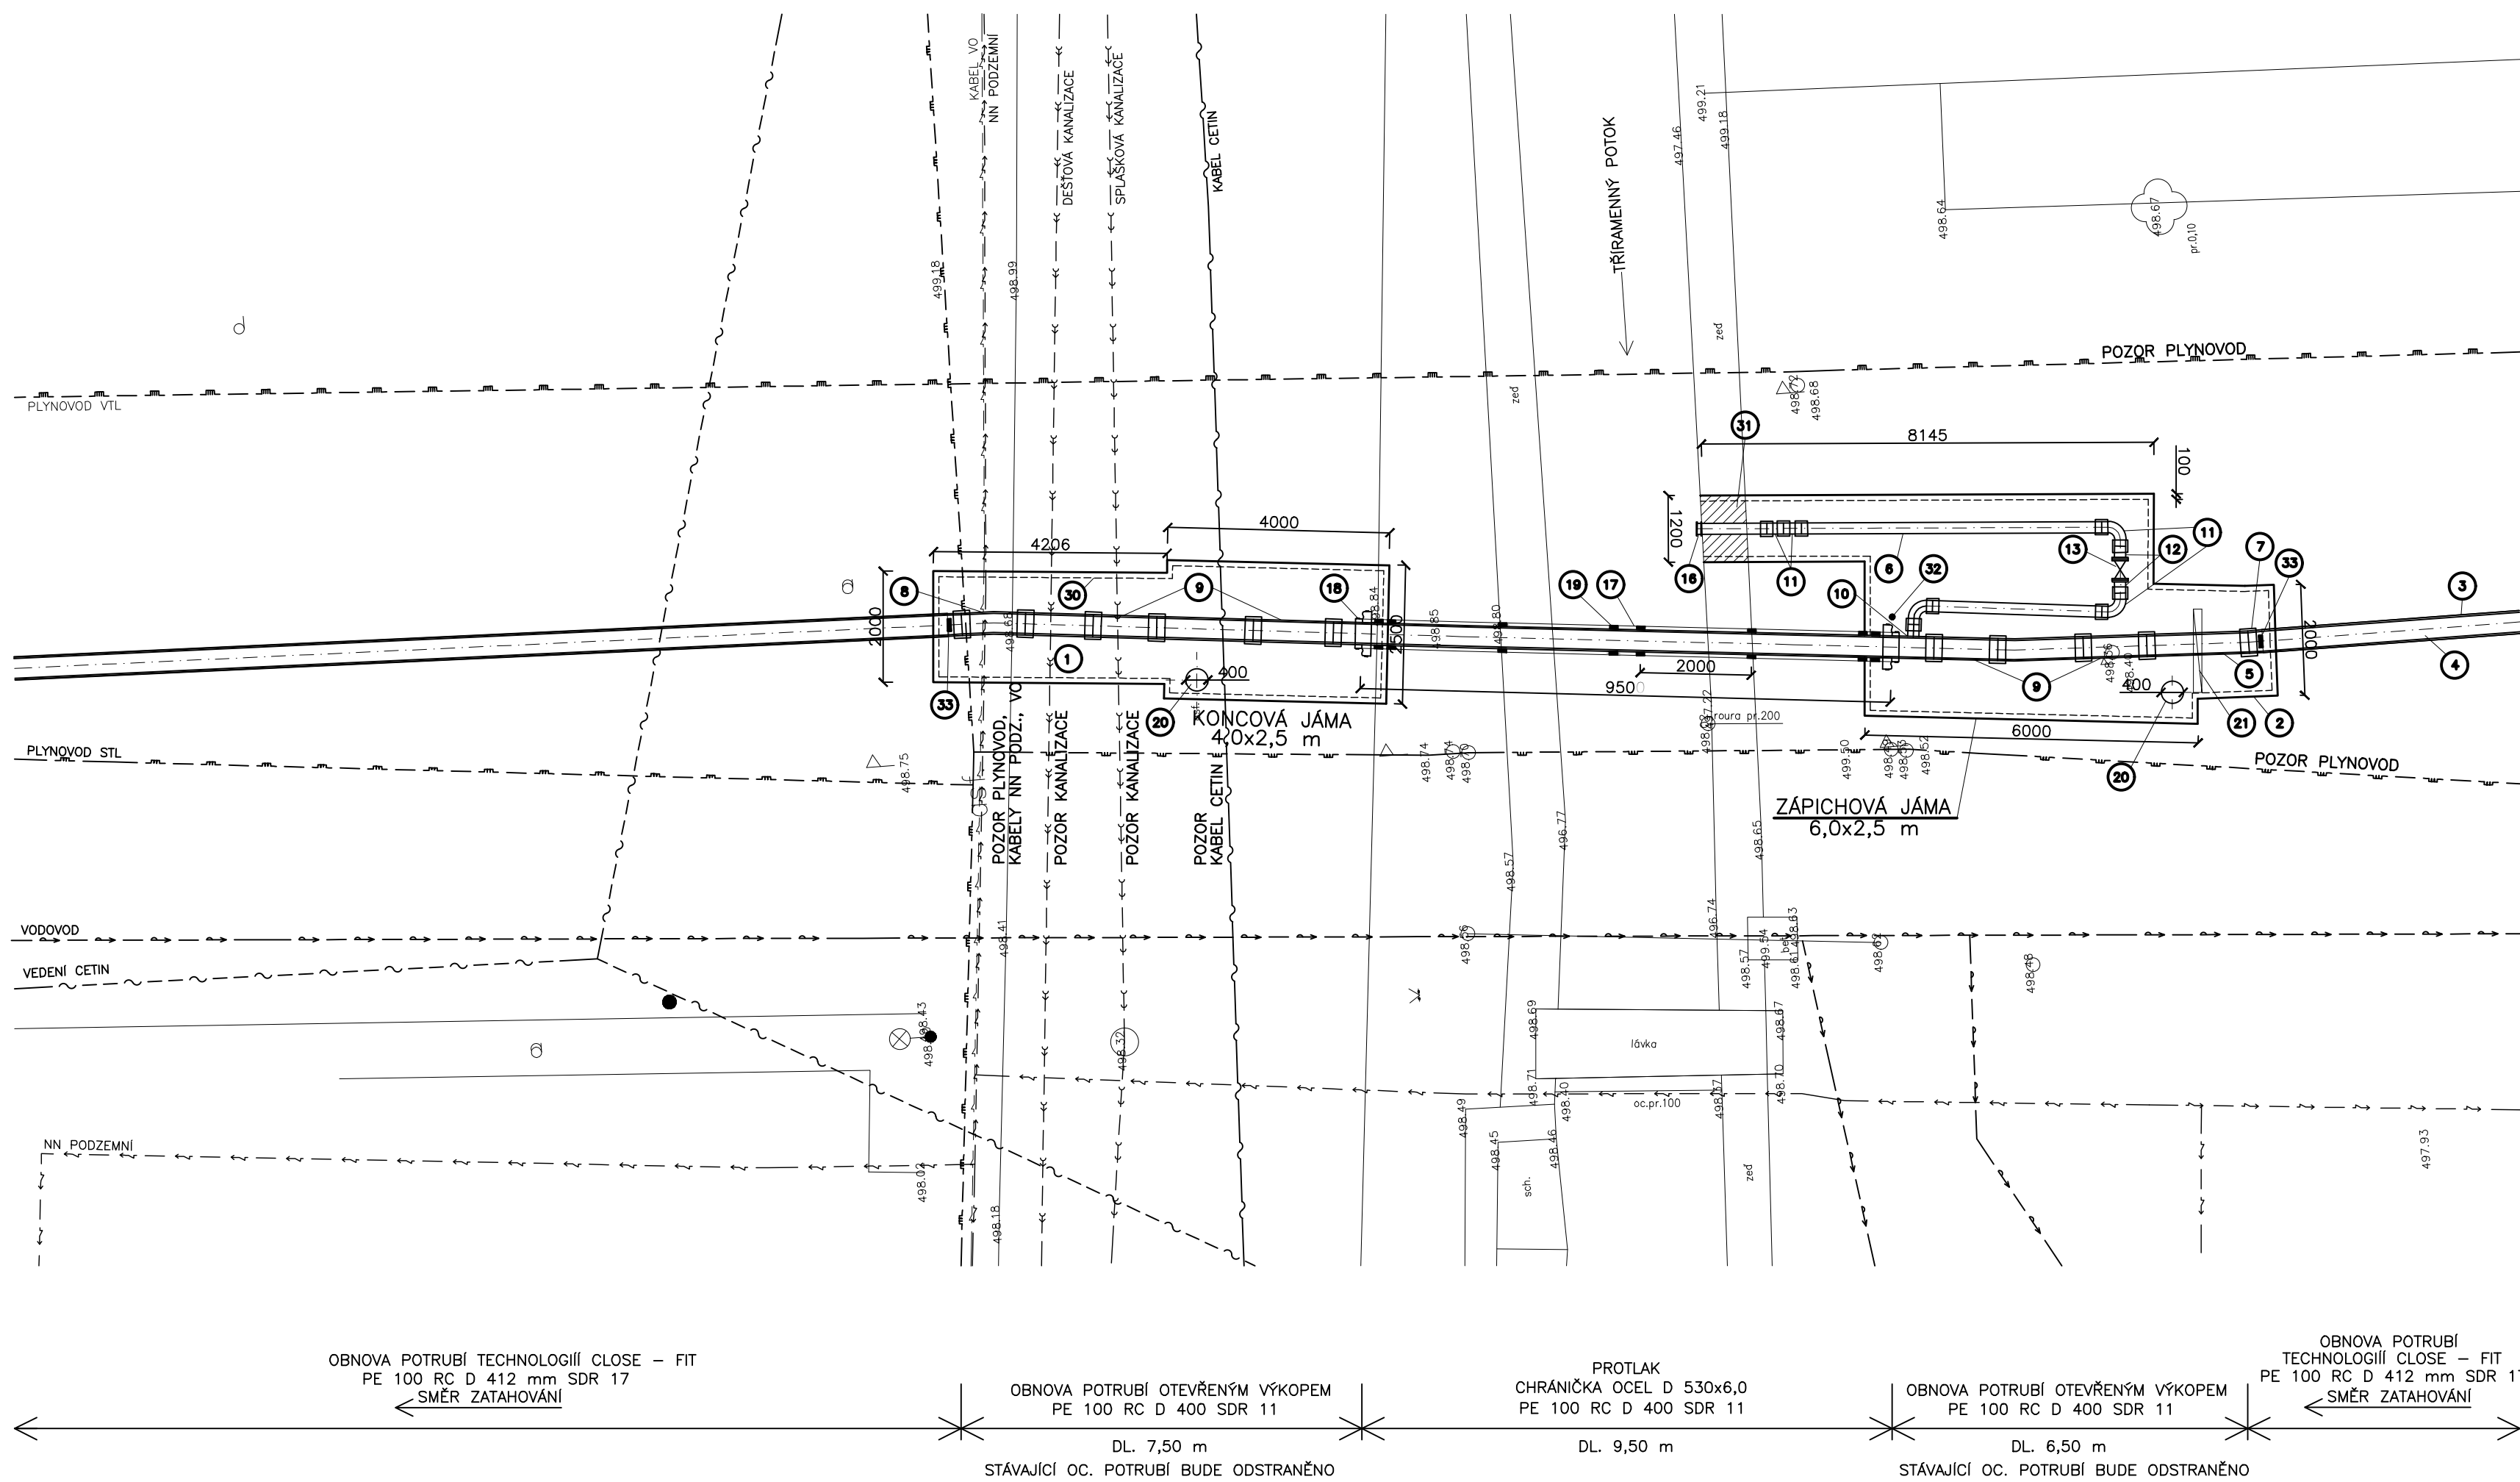

ŘEZ CHRÁNIČKOU

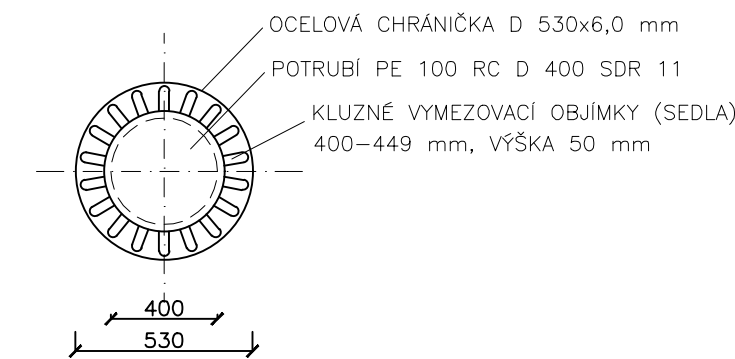

DETAIL UKONČENÍ CHRÁNIČKY

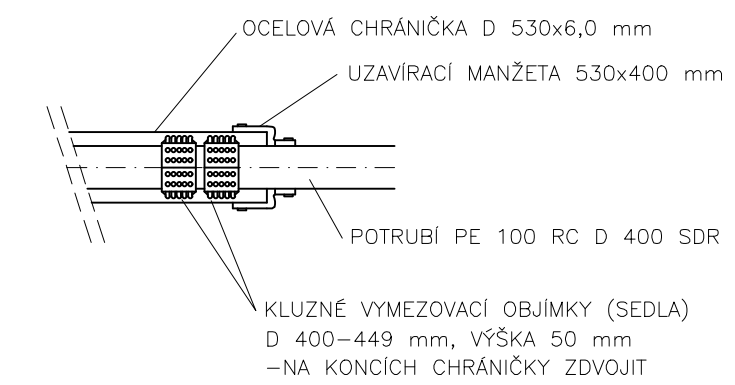

POZNÁMKA:

STÁVAJÍCÍ POTRUBÍ SHYBKÝ VČETNĚ ODKALENÍ BUDE V PRŮBĚHU STAVBY ODSTRANĚNO, DEMONTÁŽOVÁNO. V PŘÍPADĚ, ŽE V MÍSTĚ KŘÍŽENÍ VODNÍHO TOKU BUDE STÁVAJÍCÍ PODCHOD POD KOMUNIKACI V DOBRÉM TECHNICKÉM STAVU, BUDE TENTO PODCHOD PRIMÁRNĚ VYUŽIT A NEBUDE REALIZOVÁN NOVÝ PROTÁK. NUTNO PŘI ZJIŠTĚNÍ KONZULTOVAT S PROJEKTANTEM A SPRÁVCEM VODNÍHO TOKU (LESTY ČR, S.P., SPRÁVA TOKŮ - OBLAST PŮVODI MORAVY)

HIP: ING. ROBERT ROH	INVESTOR: VHZ ŠUMPERK, a.s.	voding Hranice spol. s r.o.	
ZODP. PROJ. ING. P. TURKOVÁ	MÍSTO: ŠUMPERSKO		
KRESLIL: ING. JAKUB MACH	KRAJ: OLOMOUCKÝ	ZAK. ČÍSLO	13 1317/1
AKCE:		ARCH. ČÍSLO	ŠU-55-1851/1
OBNOVA PŘÍVÁDĚČÍCH VODOVODNÍCH ŘÁDŮ		STUPEŇ	DPS
KOUTY N.D. - ŠUMPERK		DATUM	DUBEN 2020
ETAPA I., SO 01		MĚŘÍTKO:	VÝKRES ČÍSLO:
PŘÍLOHA: D.1.1 SO 01 PŘÍVÁDĚČÍ VODOVODNÍ ŘÁD		1 : 100	D.1.1.6
VÝKRES KŘÍŽENÍ VODNÍHO TOKU			