


VÝKRES KŘÍŽENÍ SILNICE I/44

STANIČENÍ cca 3,734 km

ŘEZ POTRUBÍM PŘÍVADČÍHO VODOVODNÍHO ŘÁDU


MĚŘÍTKO 1:100 / 1:100

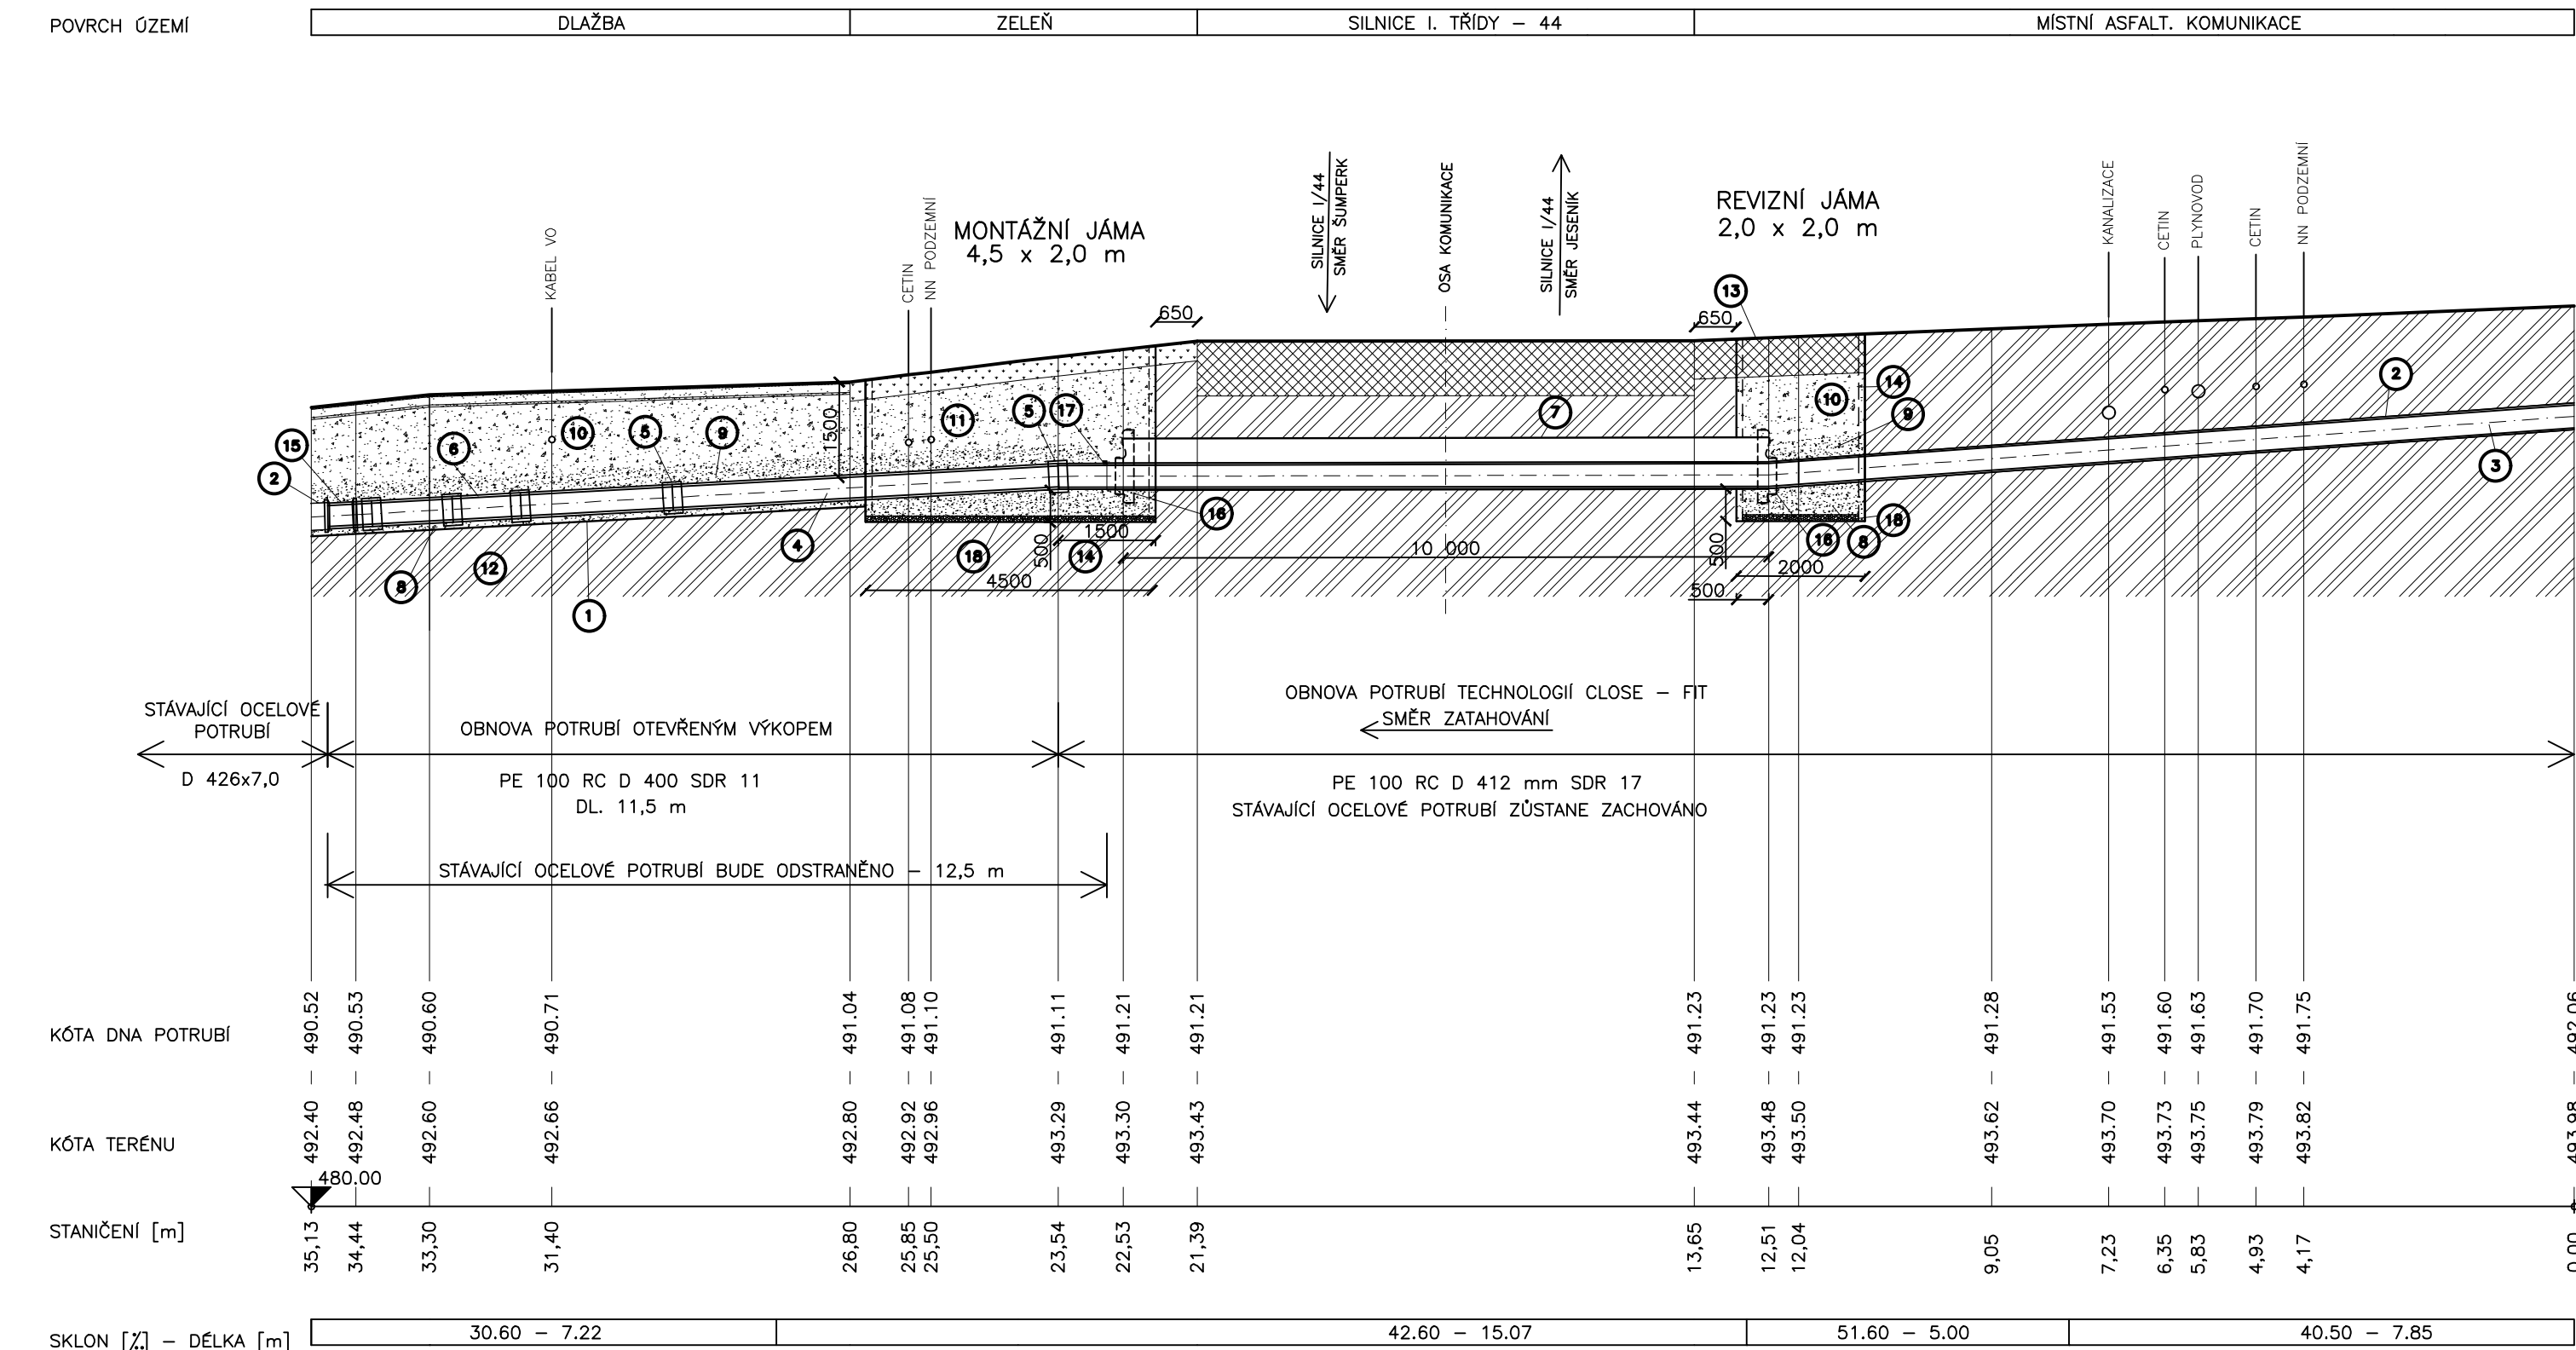

- OTEVŘENÝ VÝKOP PAŽENÝ, ŠÍŘKA 1,5 m
- STÁVAJÍCÍ OCELOVÉ POTRUBÍ D 426x7,0
- POTRUBÍ PE 100 RC D 412 SDR 17
- POTRUBÍ PE 100 RC D 400 SDR 11
- ELEKTROSPÓJKA PE 100 D 400 SDR 11
- OBLOUK PE 100 D 400 SDR 11 – 45°
+2x ELEKTROSPÓJKA PE 100 D 400 SDR 11
- STÁVAJÍCÍ OCELOVÁ CHRÁNIČKA DN 800 mm, DL. 10,0 m
- PODSYP POTRUBÍ HUTNĚNÝ, 100 mm
- NESEDAVÝ MATERIÁL BEZ OSTROHRANNÝCH ČÁSTIC
A KORÓZIVNÍCH PRVKŮ – ŠTĚRKOPÍSEK FR. 0–16
- OBŠYP POTRUBÍ HUTNĚNÝ, 300 mm NAD VRCHOL POTRUBÍ
NESEDAVÝ MATERIÁL BEZ OSTROHRANNÝCH ČÁSTIC
A KORÓZIVNÍCH PRVKŮ – ŠTĚRKOPÍSEK FR. 0–16
- ZÁSYP NESEDAVÝM MATERIÁLEM (NAPŘ. ŠTĚRKODRT FR. 0–32)
HUTNĚNÝ PO VRSTVÁCH V TL. MAX. 200 mm
– V PROSTORU MÍSTNÍ KOMUNIKACE
- ZÁSYP PŮVODNÍ ZEMINOU, HUTNĚNÝ
– V MÍSTECH NEPOUŽÍVNÝCH PLOCH
- PŮVODNÍ TERÉN
- TERÉN UPRAVENÝ DO PŮVODNÍHO STAVU
- PAŽENÍ – POUZE PO DOBU STAVBY, ZEMNÍCH PRACÍ, MONTÁŽE POTRUBÍ
- SPOJKA JISTĚNÁ PROTI POSUNU DN 400 PN 16
(HRDLO – HRDLO) – OCEL x PE 100 RC
- MANŽETA PŮLENÁ EXCENTRICKÁ 800x400 mm – CELK. POČET 2ks
INSTALOVAT PO DEMONTÁŽI SUCHOVODU
- NAVAŘOVACÍ PÁS K VYTVOŘENÍ PEVNÉHO BODU PRO D 400
D=220 mm, S=60 mm, V=40 mm, H1=45 mm
- VRSTVA MAKADAMU NA DNO JÁMY, TL. 100 mm, FR. 16–32

PŮDORYS

MĚŘÍTKO 1:100

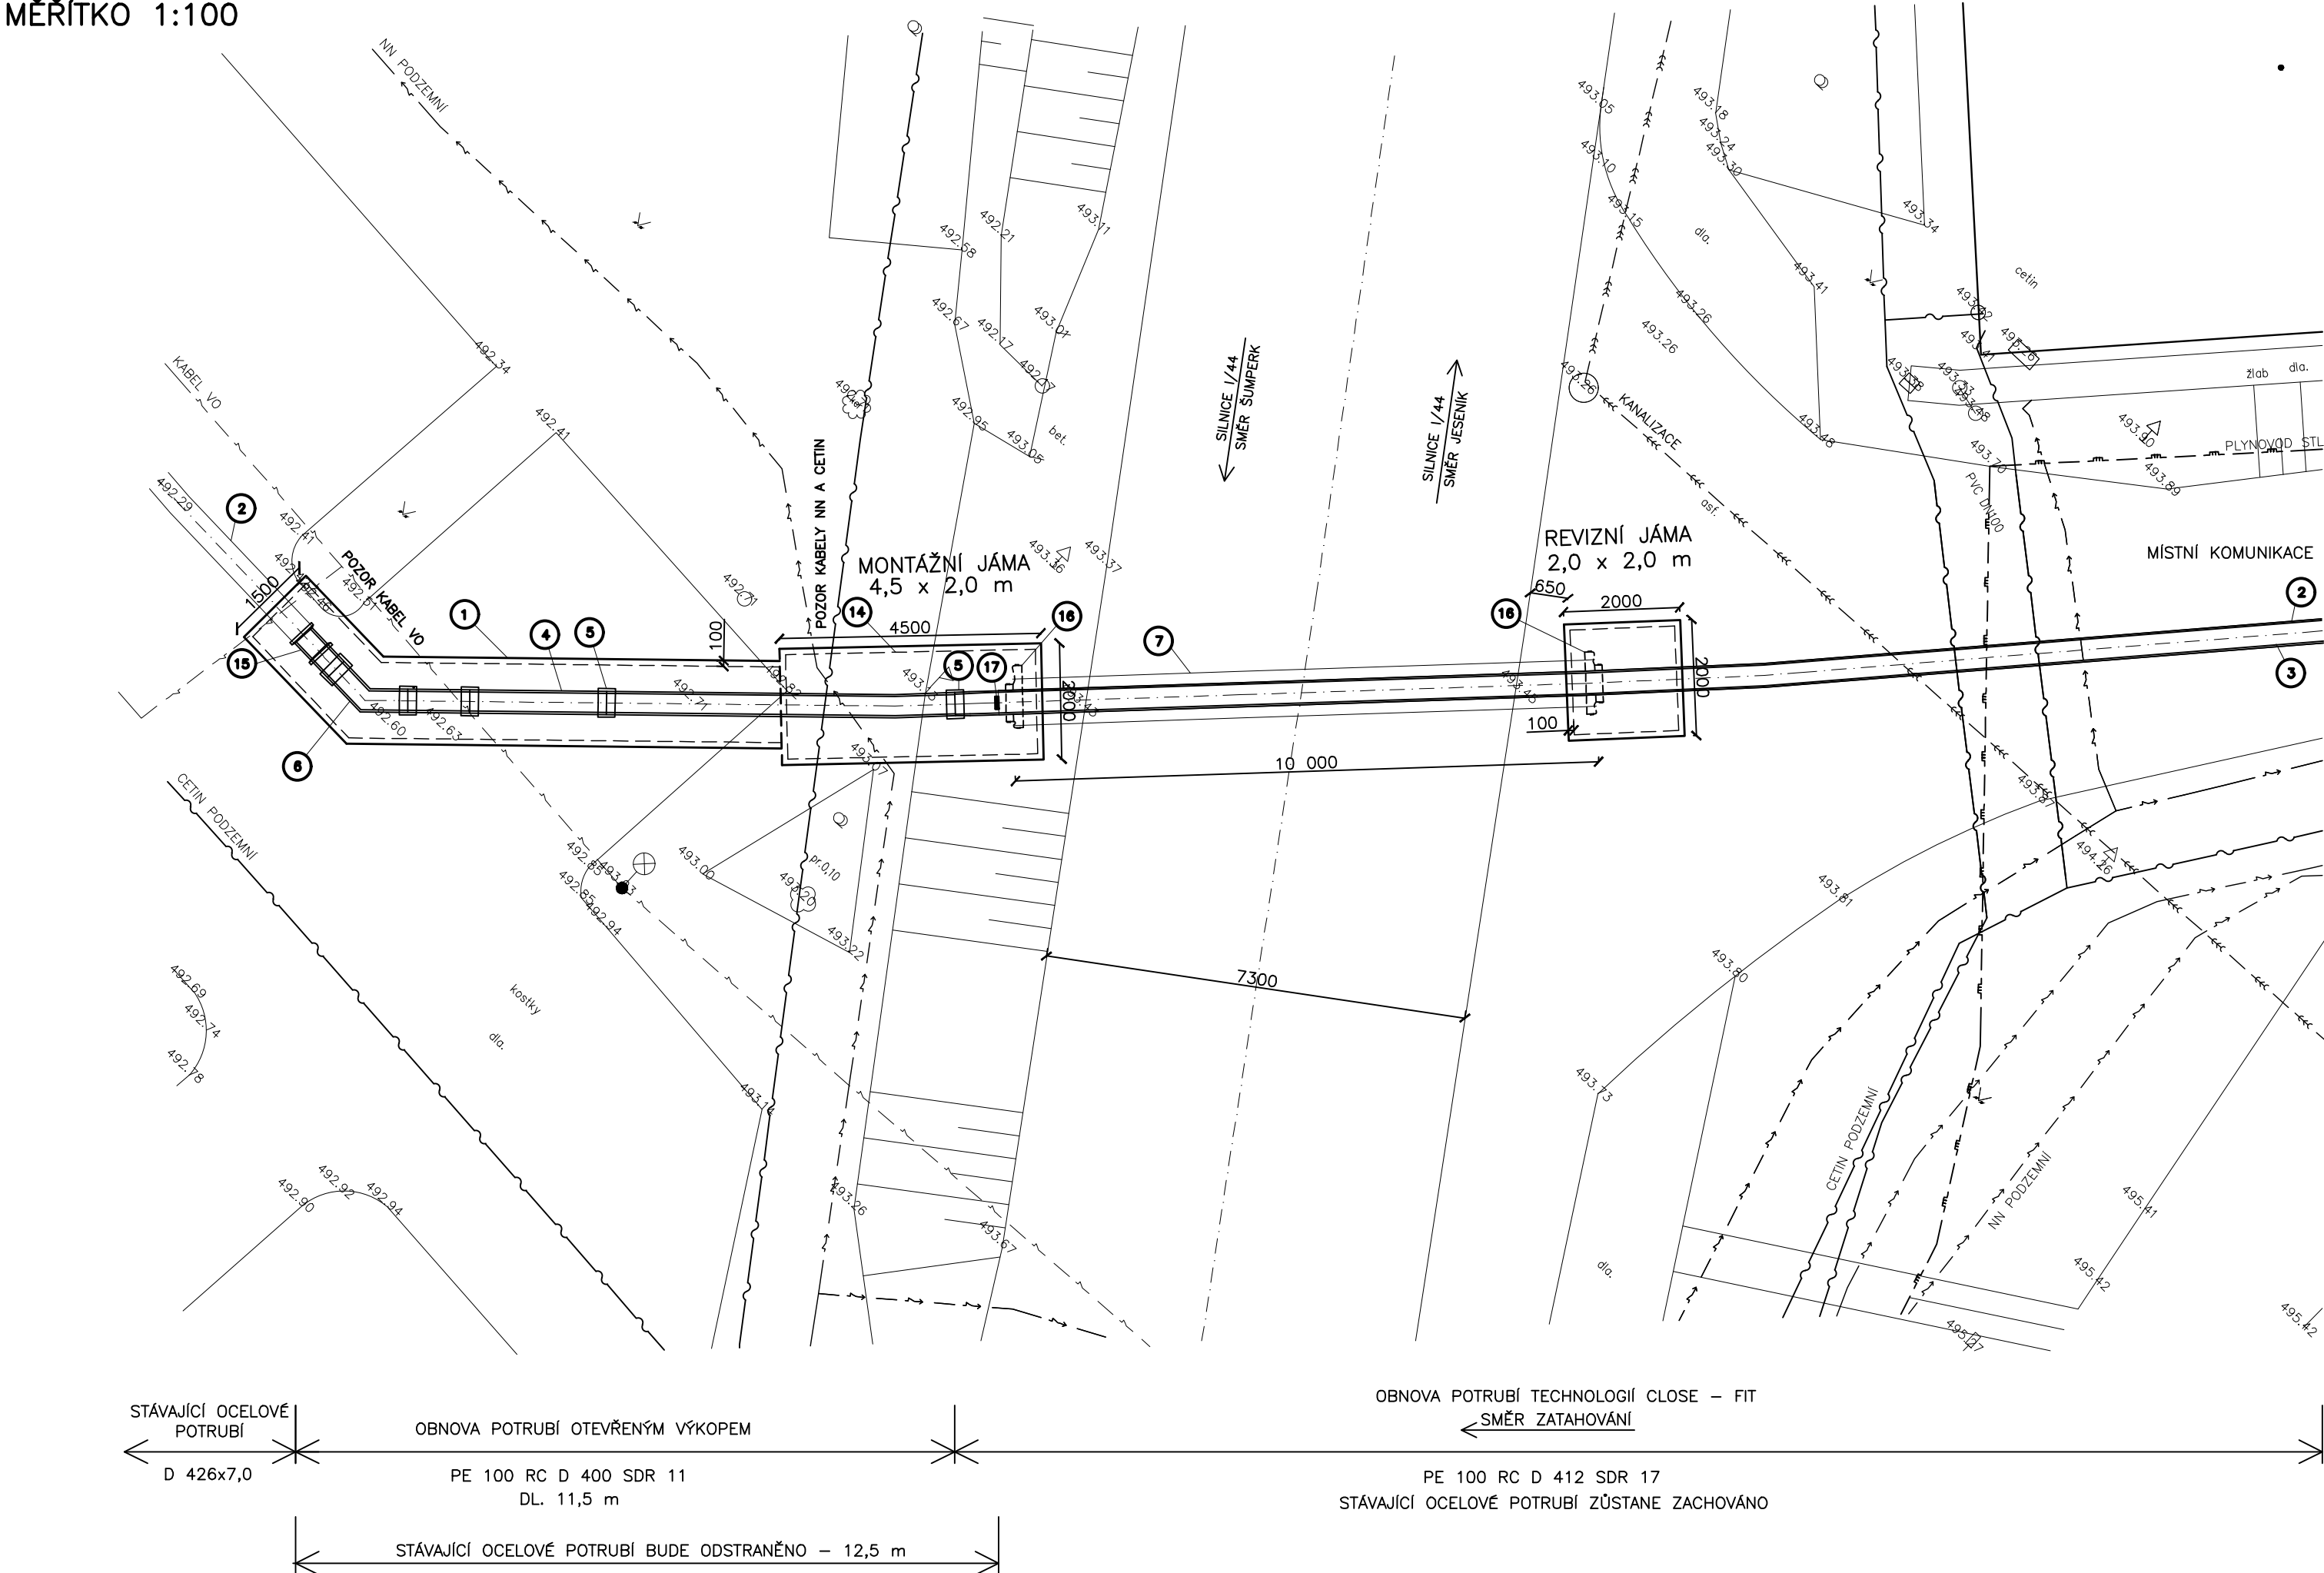

HIP: ING. ROBERT ROH	INVESTOR: VHZ ŠUMPERK, a.s.	voding Hranice spol. s r.o.
ZODP. PROJ: ING. P. TURKOVÁ	MÍSTO: ŠUMPERSKO	
KRESLIL: ING. JAKUB MACH	KRAJ: OLOMOUCKÝ	
AKCE: OBNOVA PŘÍVADĚČÍCH VODOVODNÍCH ŘÁDŮ KOUTY N.D. - ŠUMPERK ETAPA I., SO 01		
PŘÍLOHA: D.1.1 SO 01 PŘÍVADĚČÍ VODOVODNÍ ŘÁD		ZAK. ČÍSLO 13 1317/1
VÝKRES KŘÍŽENÍ SILNICE I/44 U ZÁMKU LOUČNÁ N.D.		ARCH. ČÍSLO ŠU-55-1851/1
		STUPEŇ DPS
		DATUM DUBEN 2020
		MĚŘITKO: 1 : 100
		VÝKRES ČÍSLO: D.1.1.7