



PŮDORYS
MONTÁŽNÍ JÁMA 4,5x2,0 m
MĚŘÍTKO 1:25

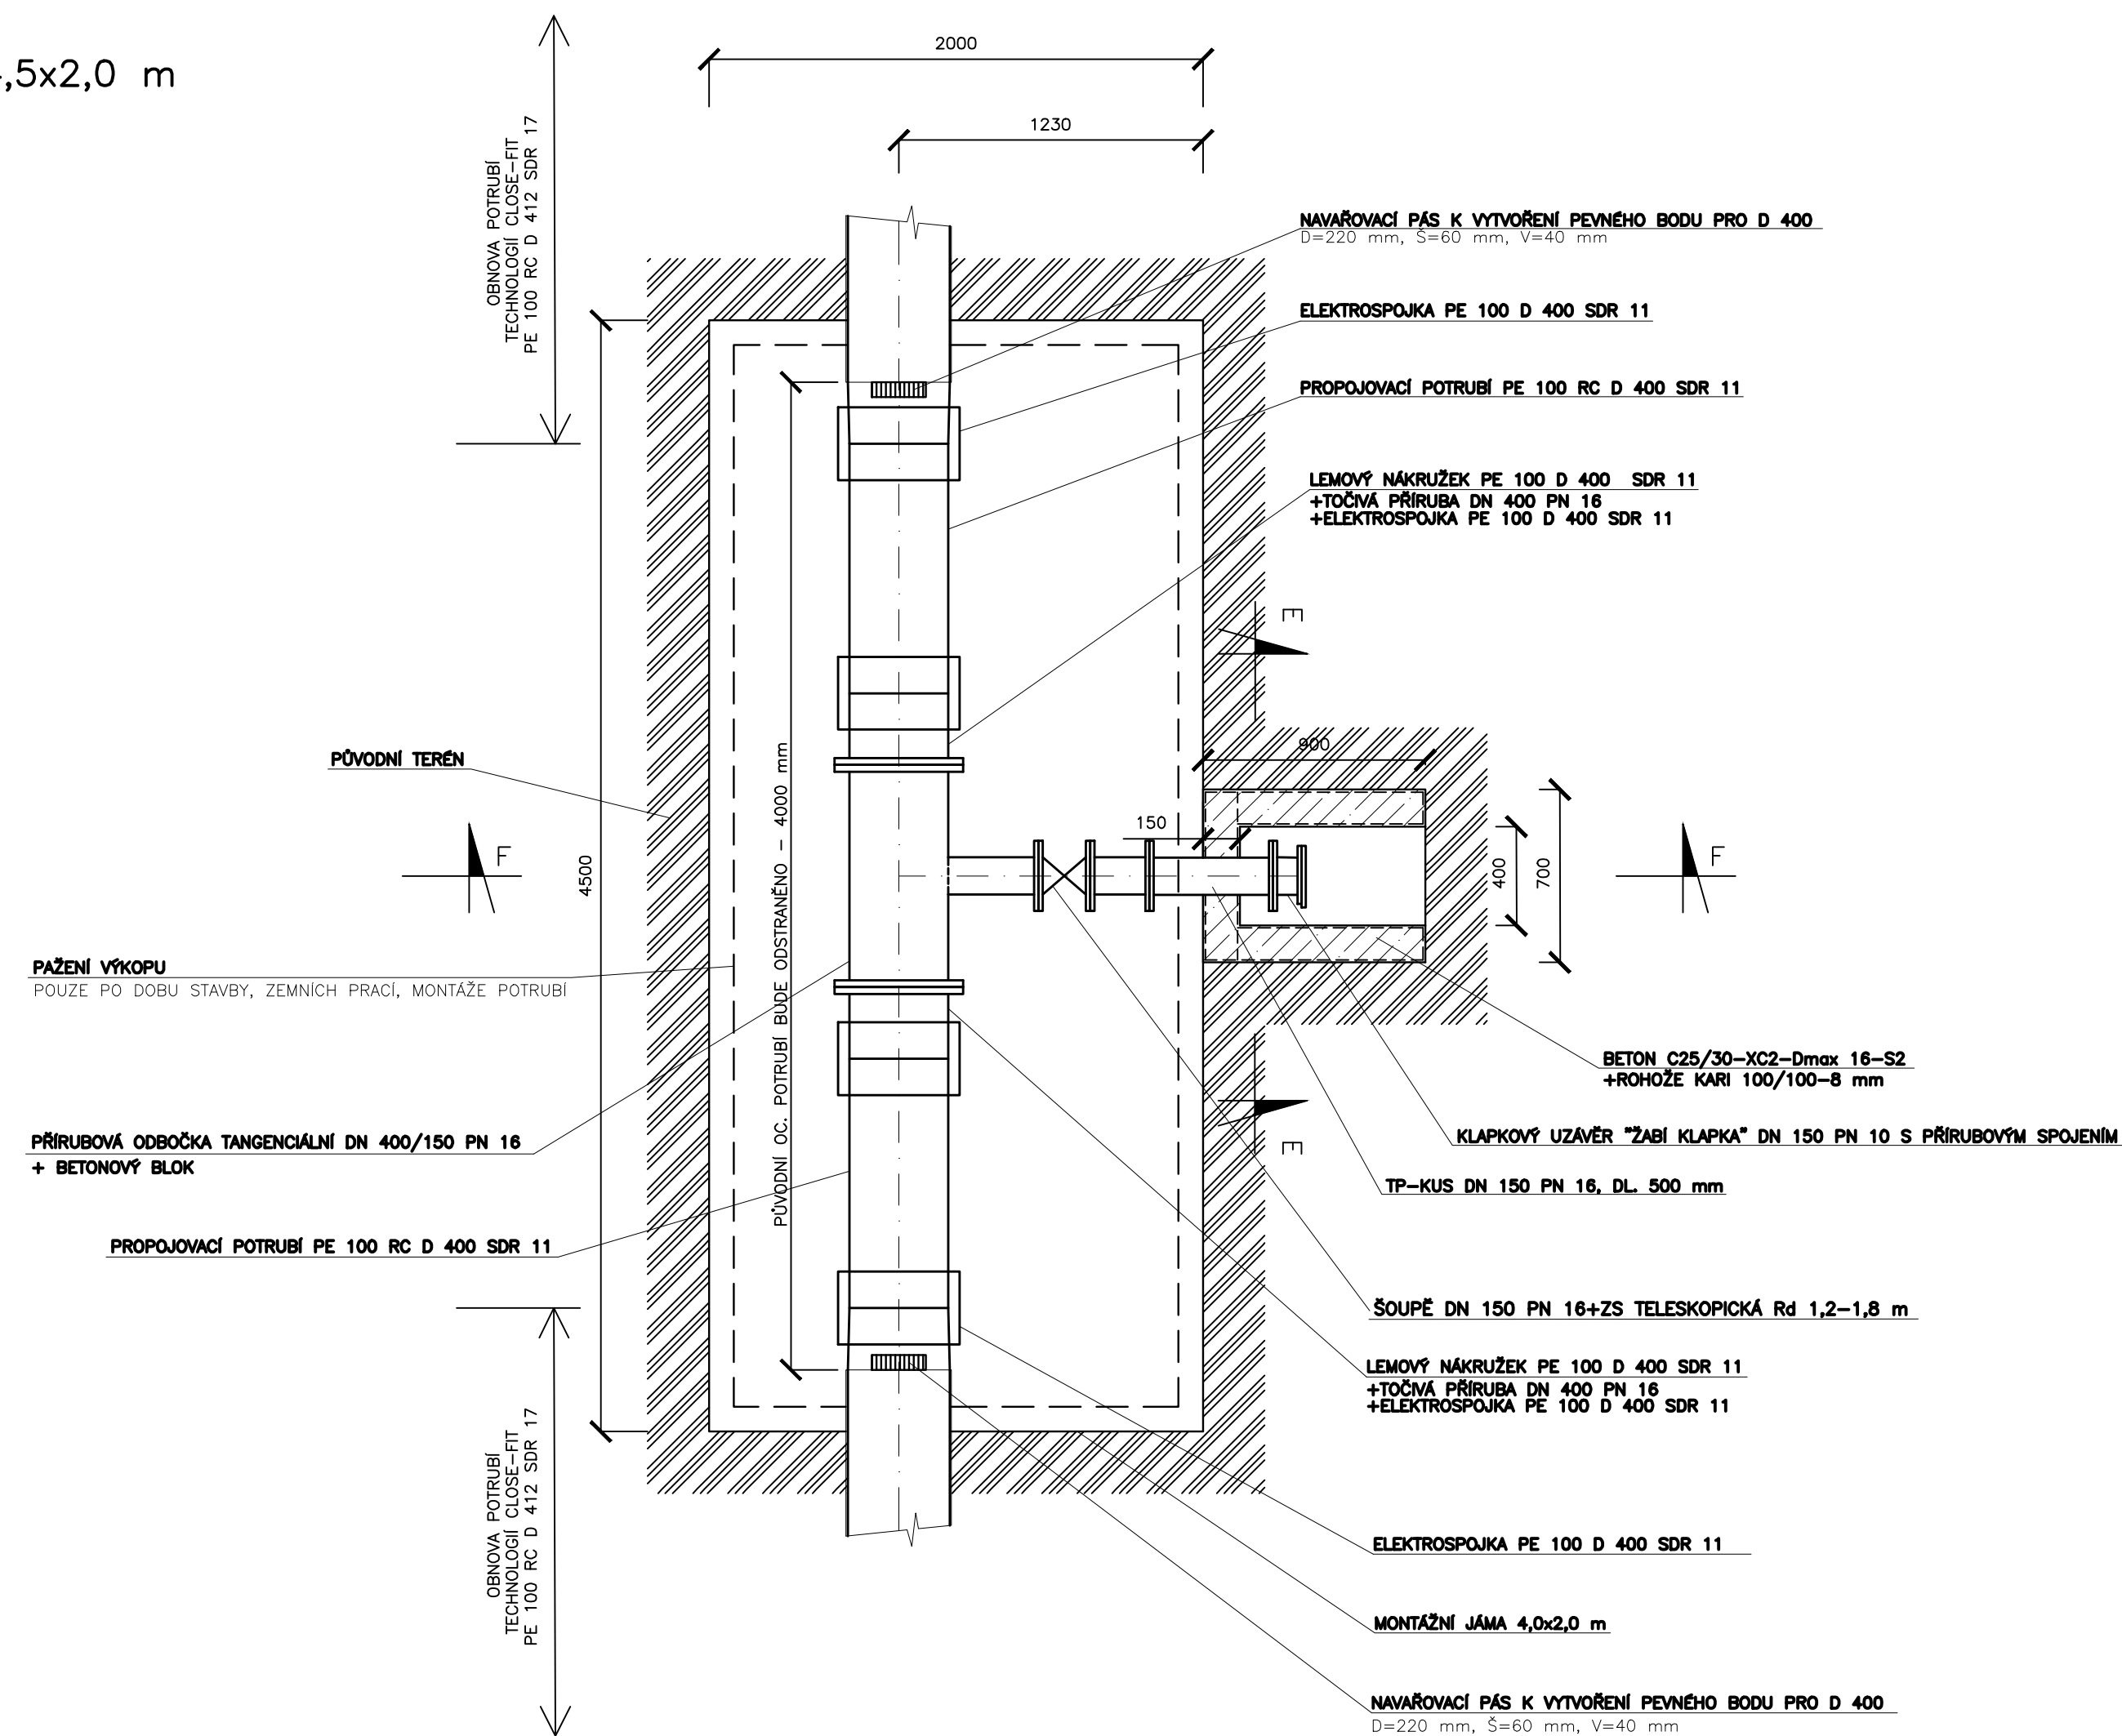

PŮDORYS
REVIZNÍ JÁMA 3,0x2,0 m
MĚŘÍTKO 1:25

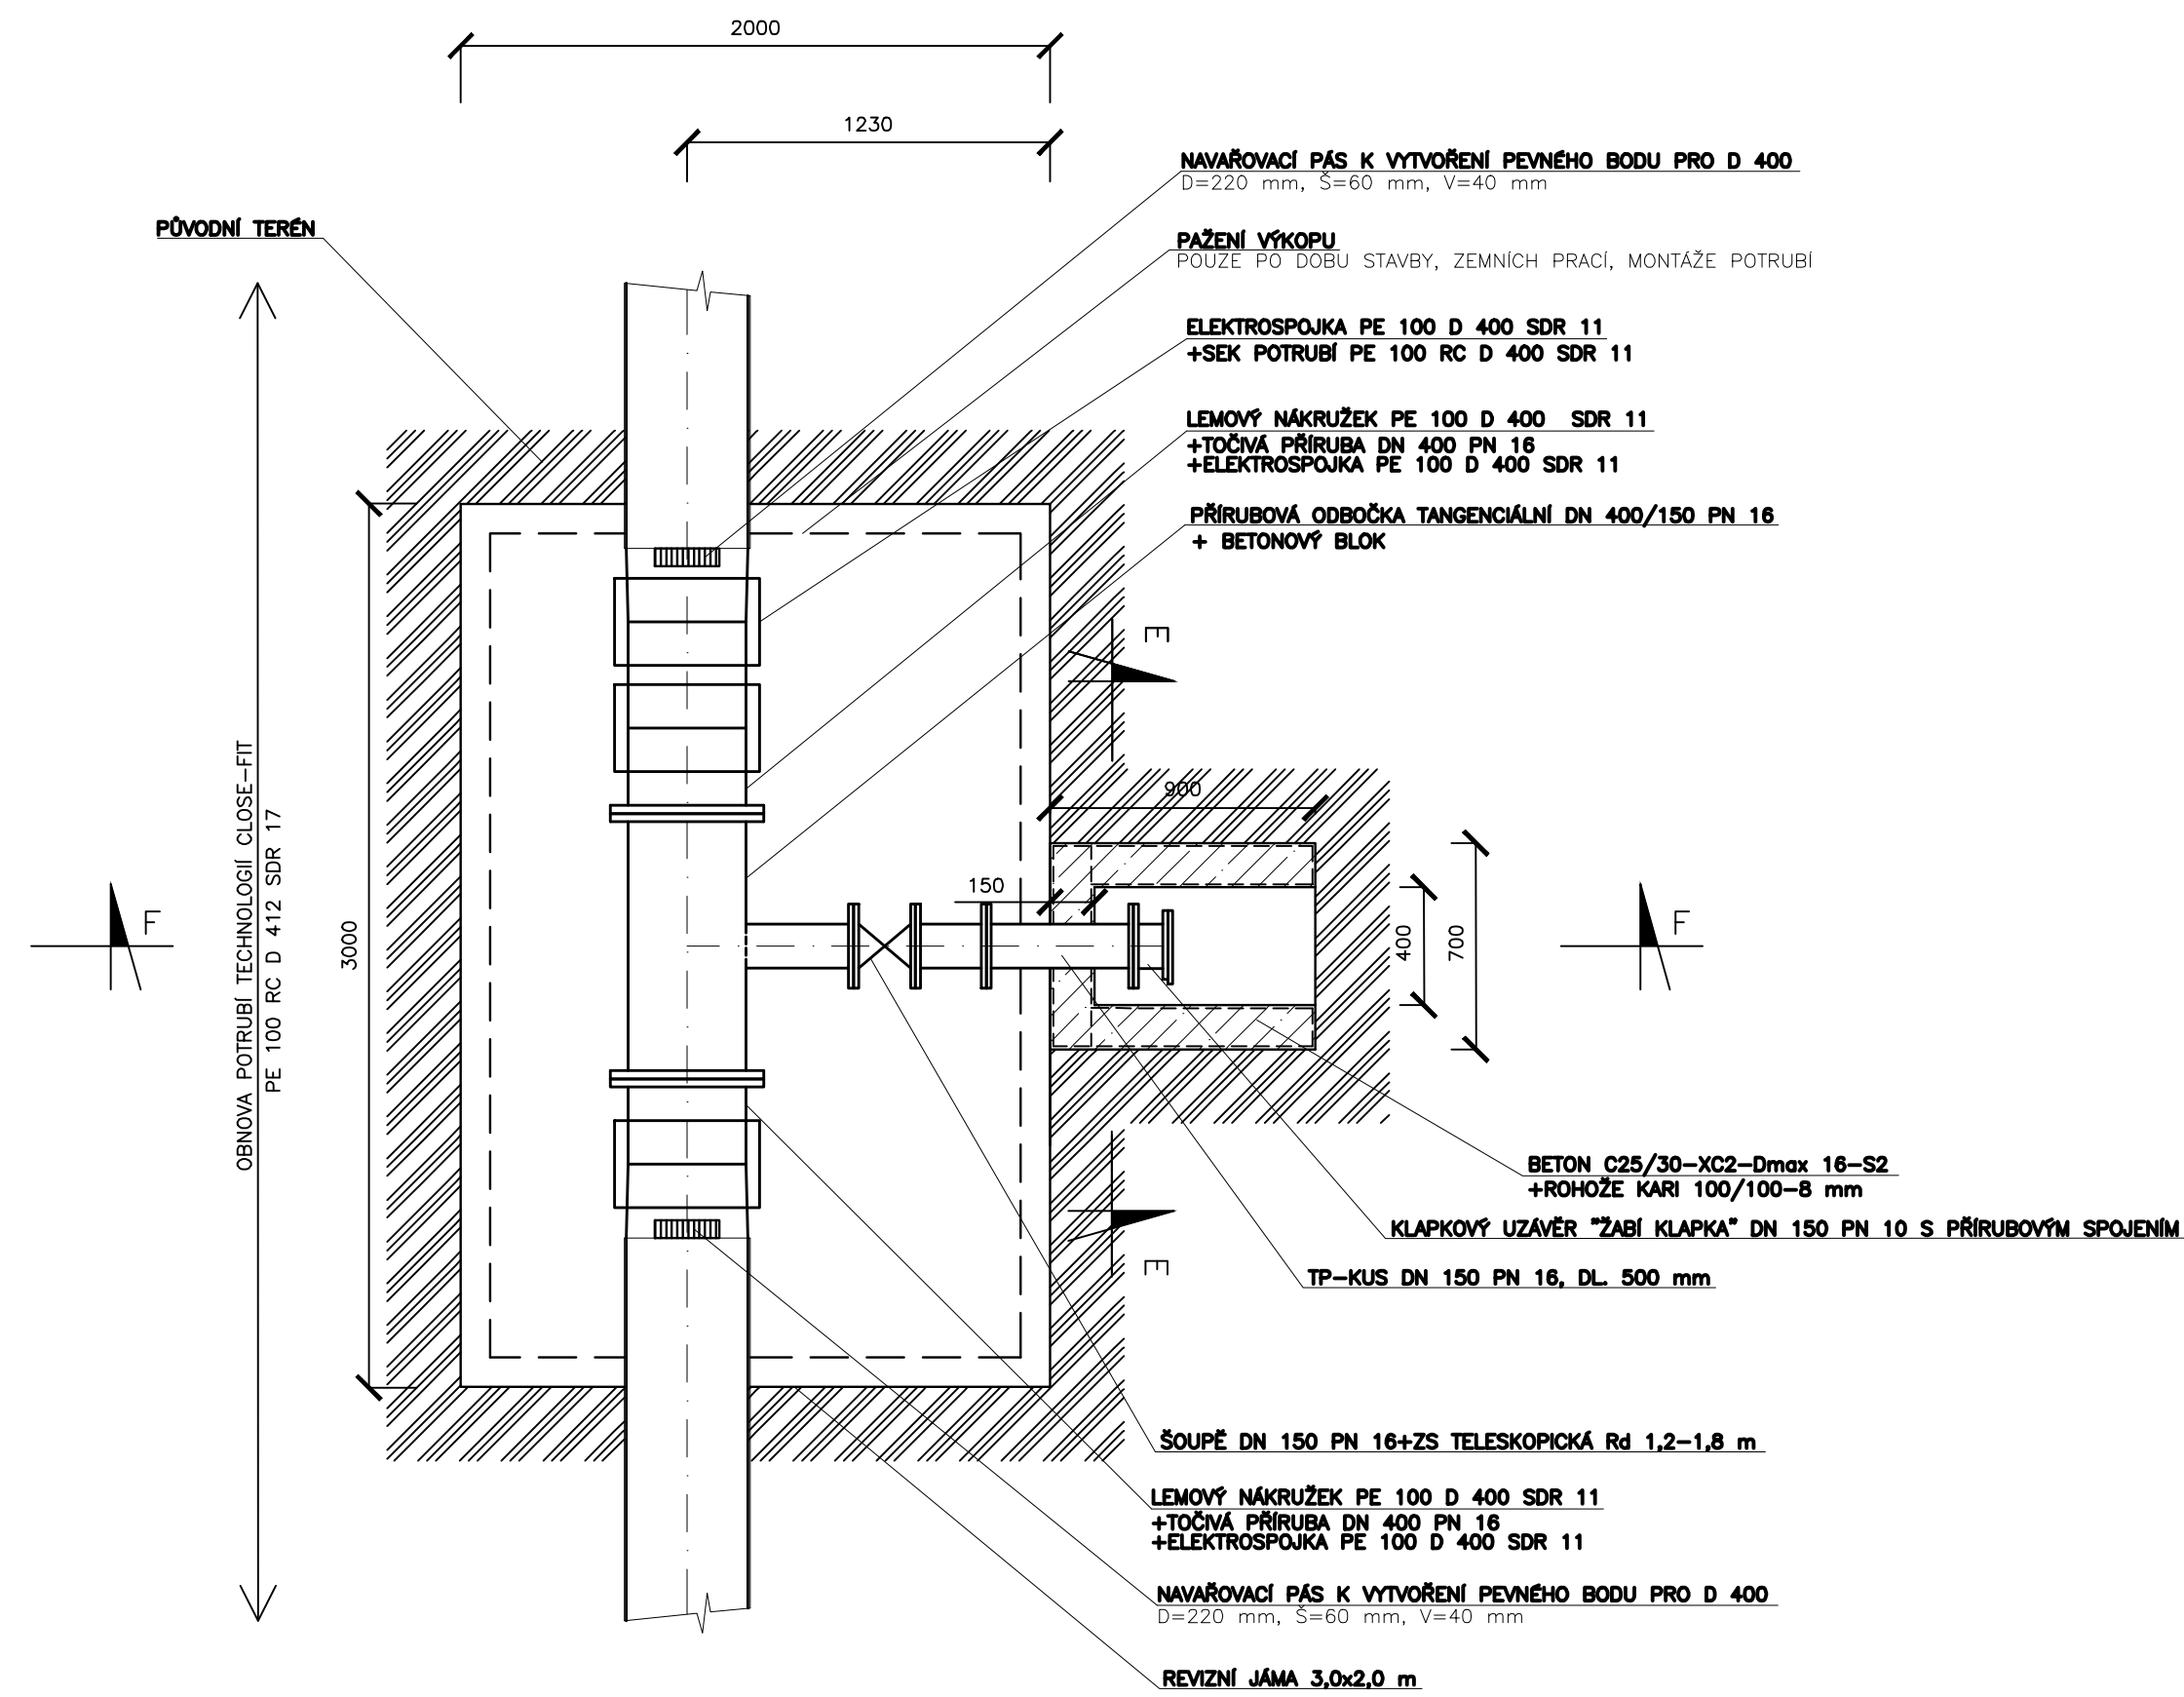

TP-KUS DN 150 PN 16, DL 500 mm

KLAPKOVÝ UZAVĚR "ZABÍ KLAPKA"
DN 150 PN 10 S PRÍRUBOVÝM SPOJENÍM

BETON C25/30-XC2-Dmax 16-S2
+ROHOŽE KARI 100/100-8 mm

150

400

150

TP-KUS DN 150 PN 16, DL. 500 mm

KLAPKOVÝ UZÁVEŘ "ŽABI KLAPKA" DN 150 PN 10 S PRÍRUBOVÝM SPOJENÍM

BETON C25/30-XC2-Dmax 16-S2
+ROHOŽE KARI 100/100-8 mm

TERÉN

150

150

150

150

900

TERÉN

TP-KUS DN 150 PN 16, DL. 500 mm.


BETON C25/30-XC2-Dmax 16-S2
+ROHOŽE KARI 100/100-8 mm

150

150

150 400 150

700

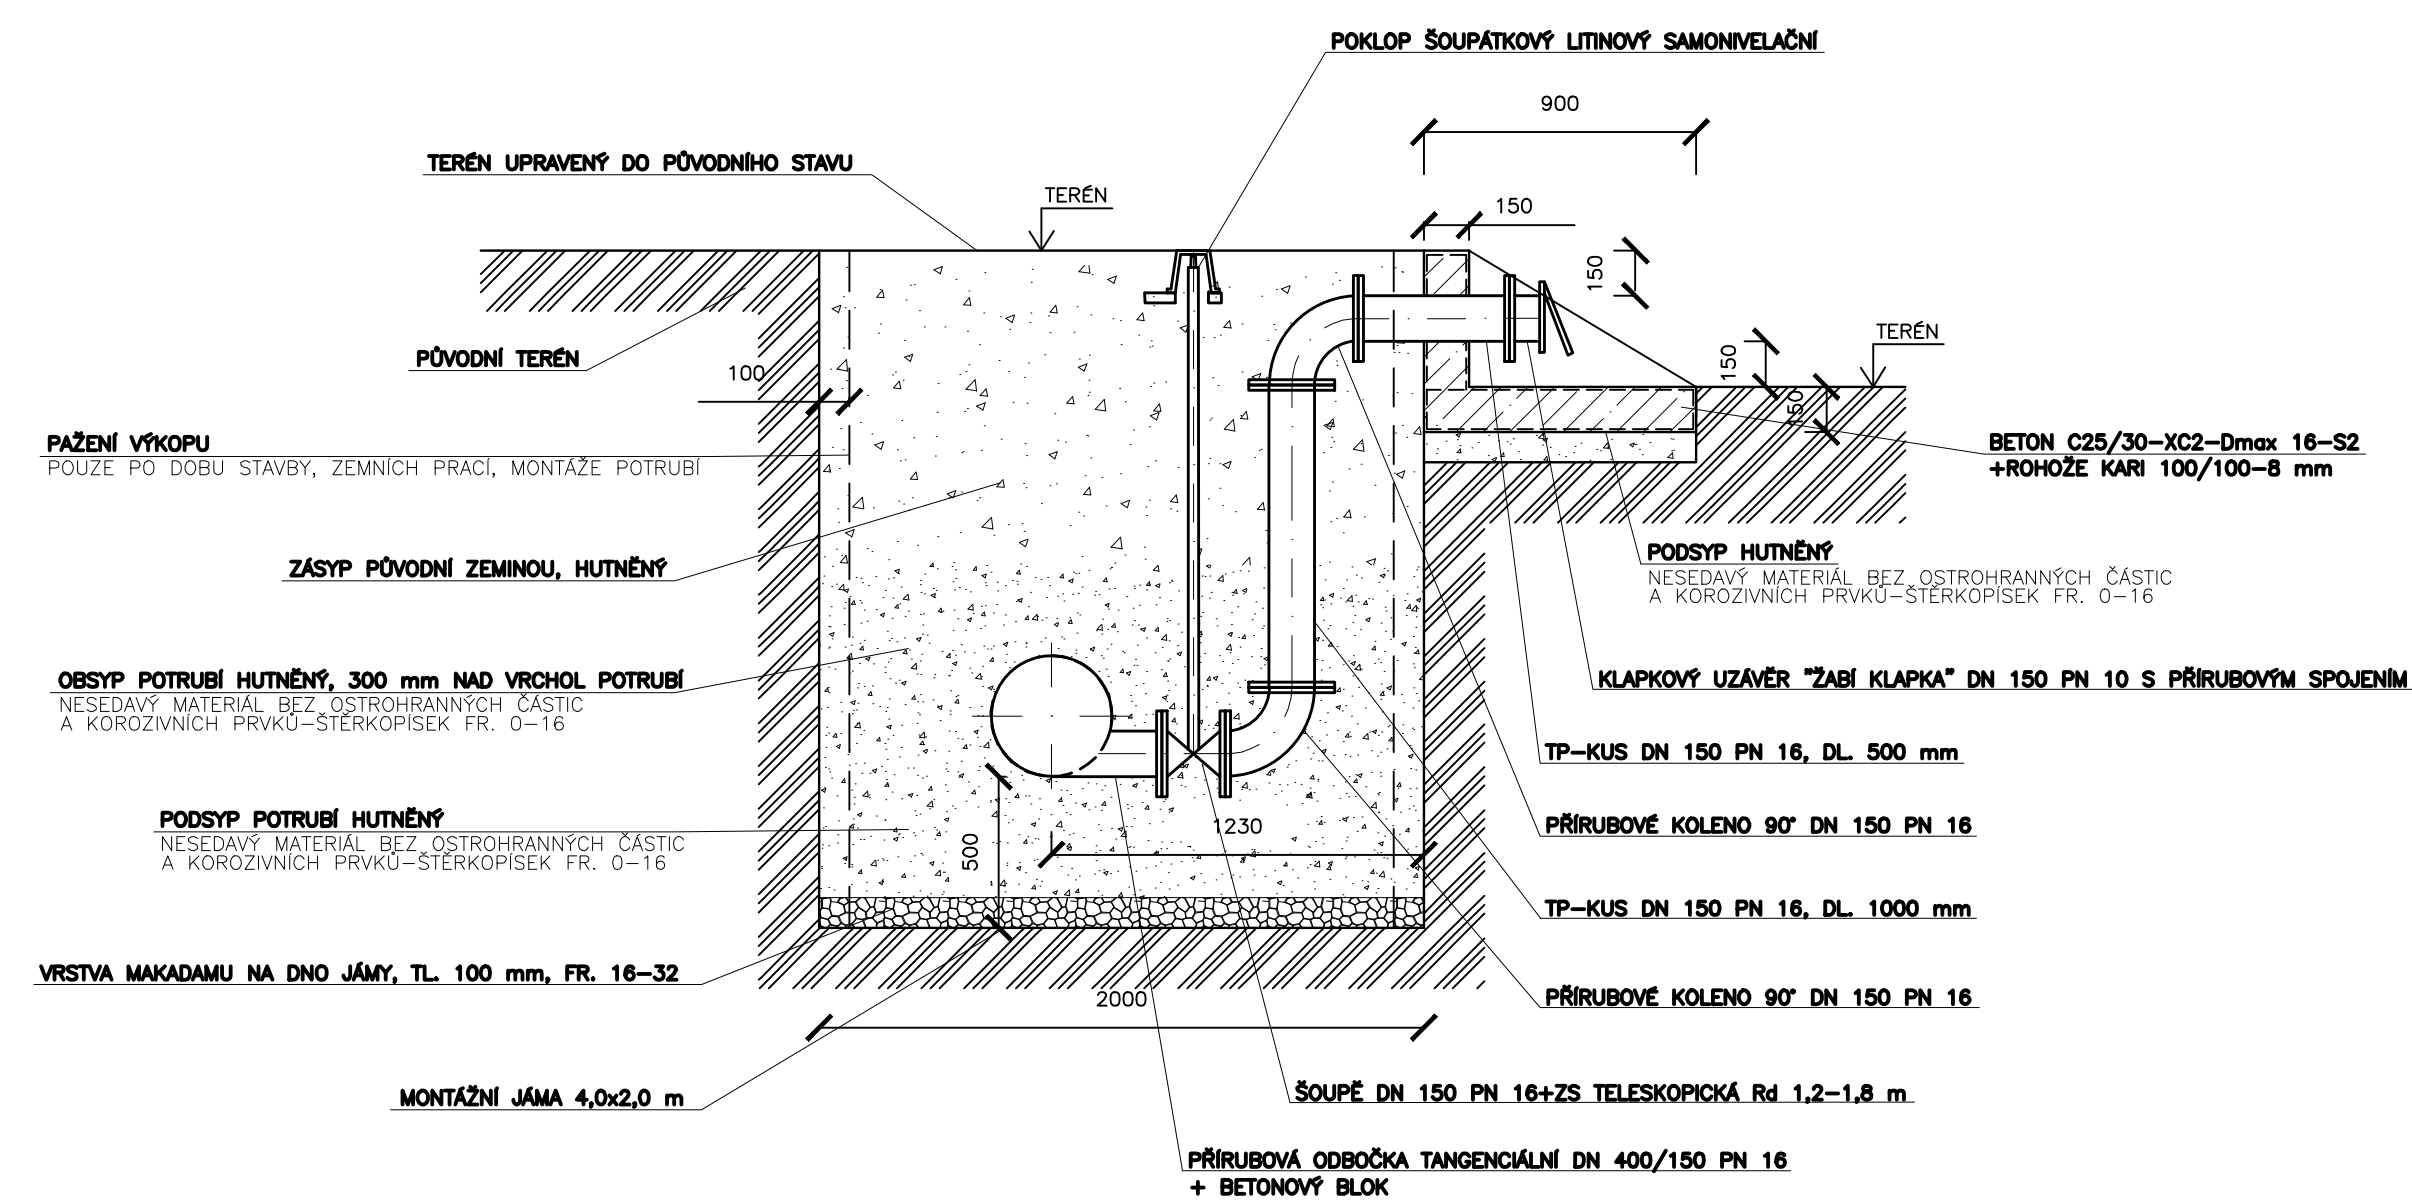

OZNAČENÍ ŘÁDU	ETAPIZACE STAVBY	STANICENÍ ŘÁDU (km)	PARCEL. ČÍSLO	POZNÁMKA
ŘÁD 1	ETAPA I., SO 01	0,487	400/2	
ŘÁD 1	ETAPA I., SO 01	1,176	347/1	
ŘÁD 1	ETAPA I., SO 01	1,394	330/1	
ŘÁD 1	ETAPA I., SO 01	2,098	1421/1	
ŘÁD 1	ETAPA I., SO 01	2,759	131	
ŘÁD 1	ETAPA I., SO 01	3,225	619	VIZ VÝKRES D.1.1.6

HIP: ING. ROBERT ROH		INVESTOR: VZH ŠUMPERK, a.s.		
ZODP. PROJ. ING. P. TURKOVÁ		MÍSTO ŠUMPERSKO		
KRESLIL: ING. JAKUB MACH		KRAJ: OLOMOUCKÝ		
AKCE:		OBNOVA PRIVÁDEČÍCH VODOVODNÝCH ŘÁDŮ KOUTY N.D. - ŠUMPERK ETAPA I., SO 01		
PRÍLOHA: D.1.1 SO 01 PRIVÁDEČÍCH VODOVODNÝCH ŘÁD				
VZOROVÝ VÝKRES KALOSVODU				
		ZAK. ČÍSLO 13 13171		1 : 50
		ARCH. ČÍSLO ŠU-55-168/11		
		STUPEŇ DPS		
		DATUM DUBEN 2020		
		MĚŘÍTKO:		VÝKRES ČÍSLO:
				D.1.1.9