

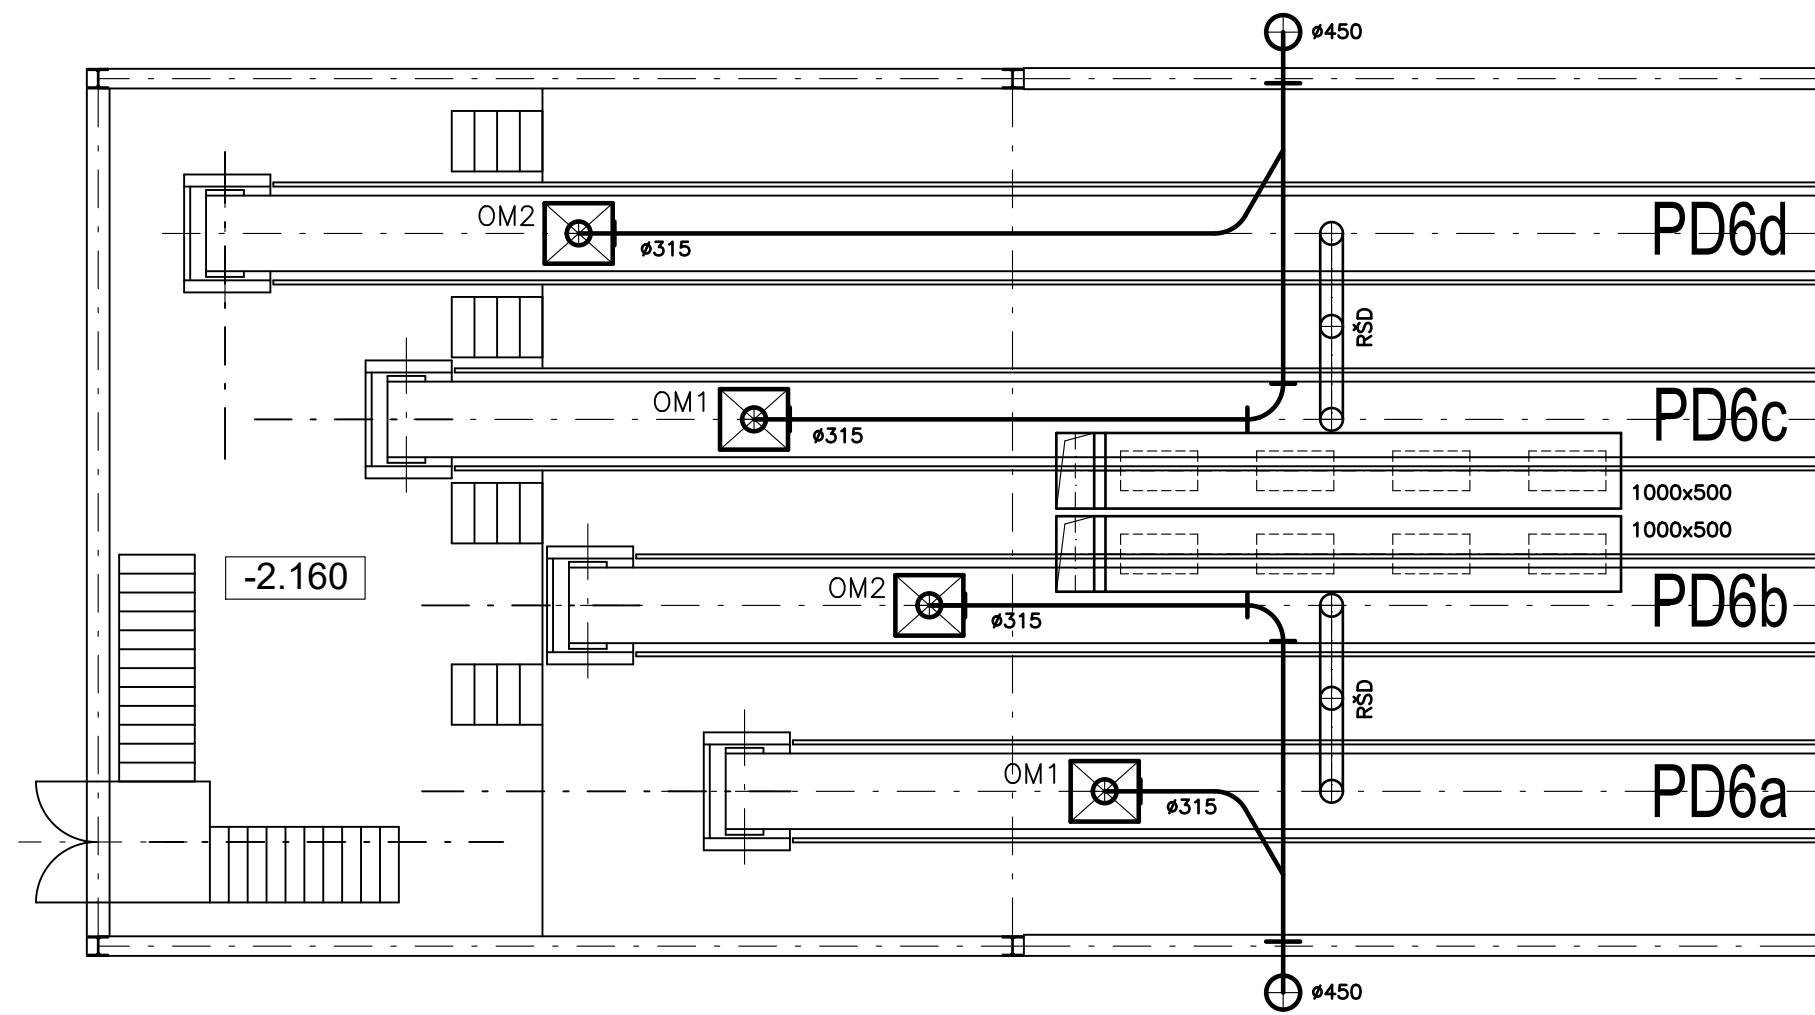
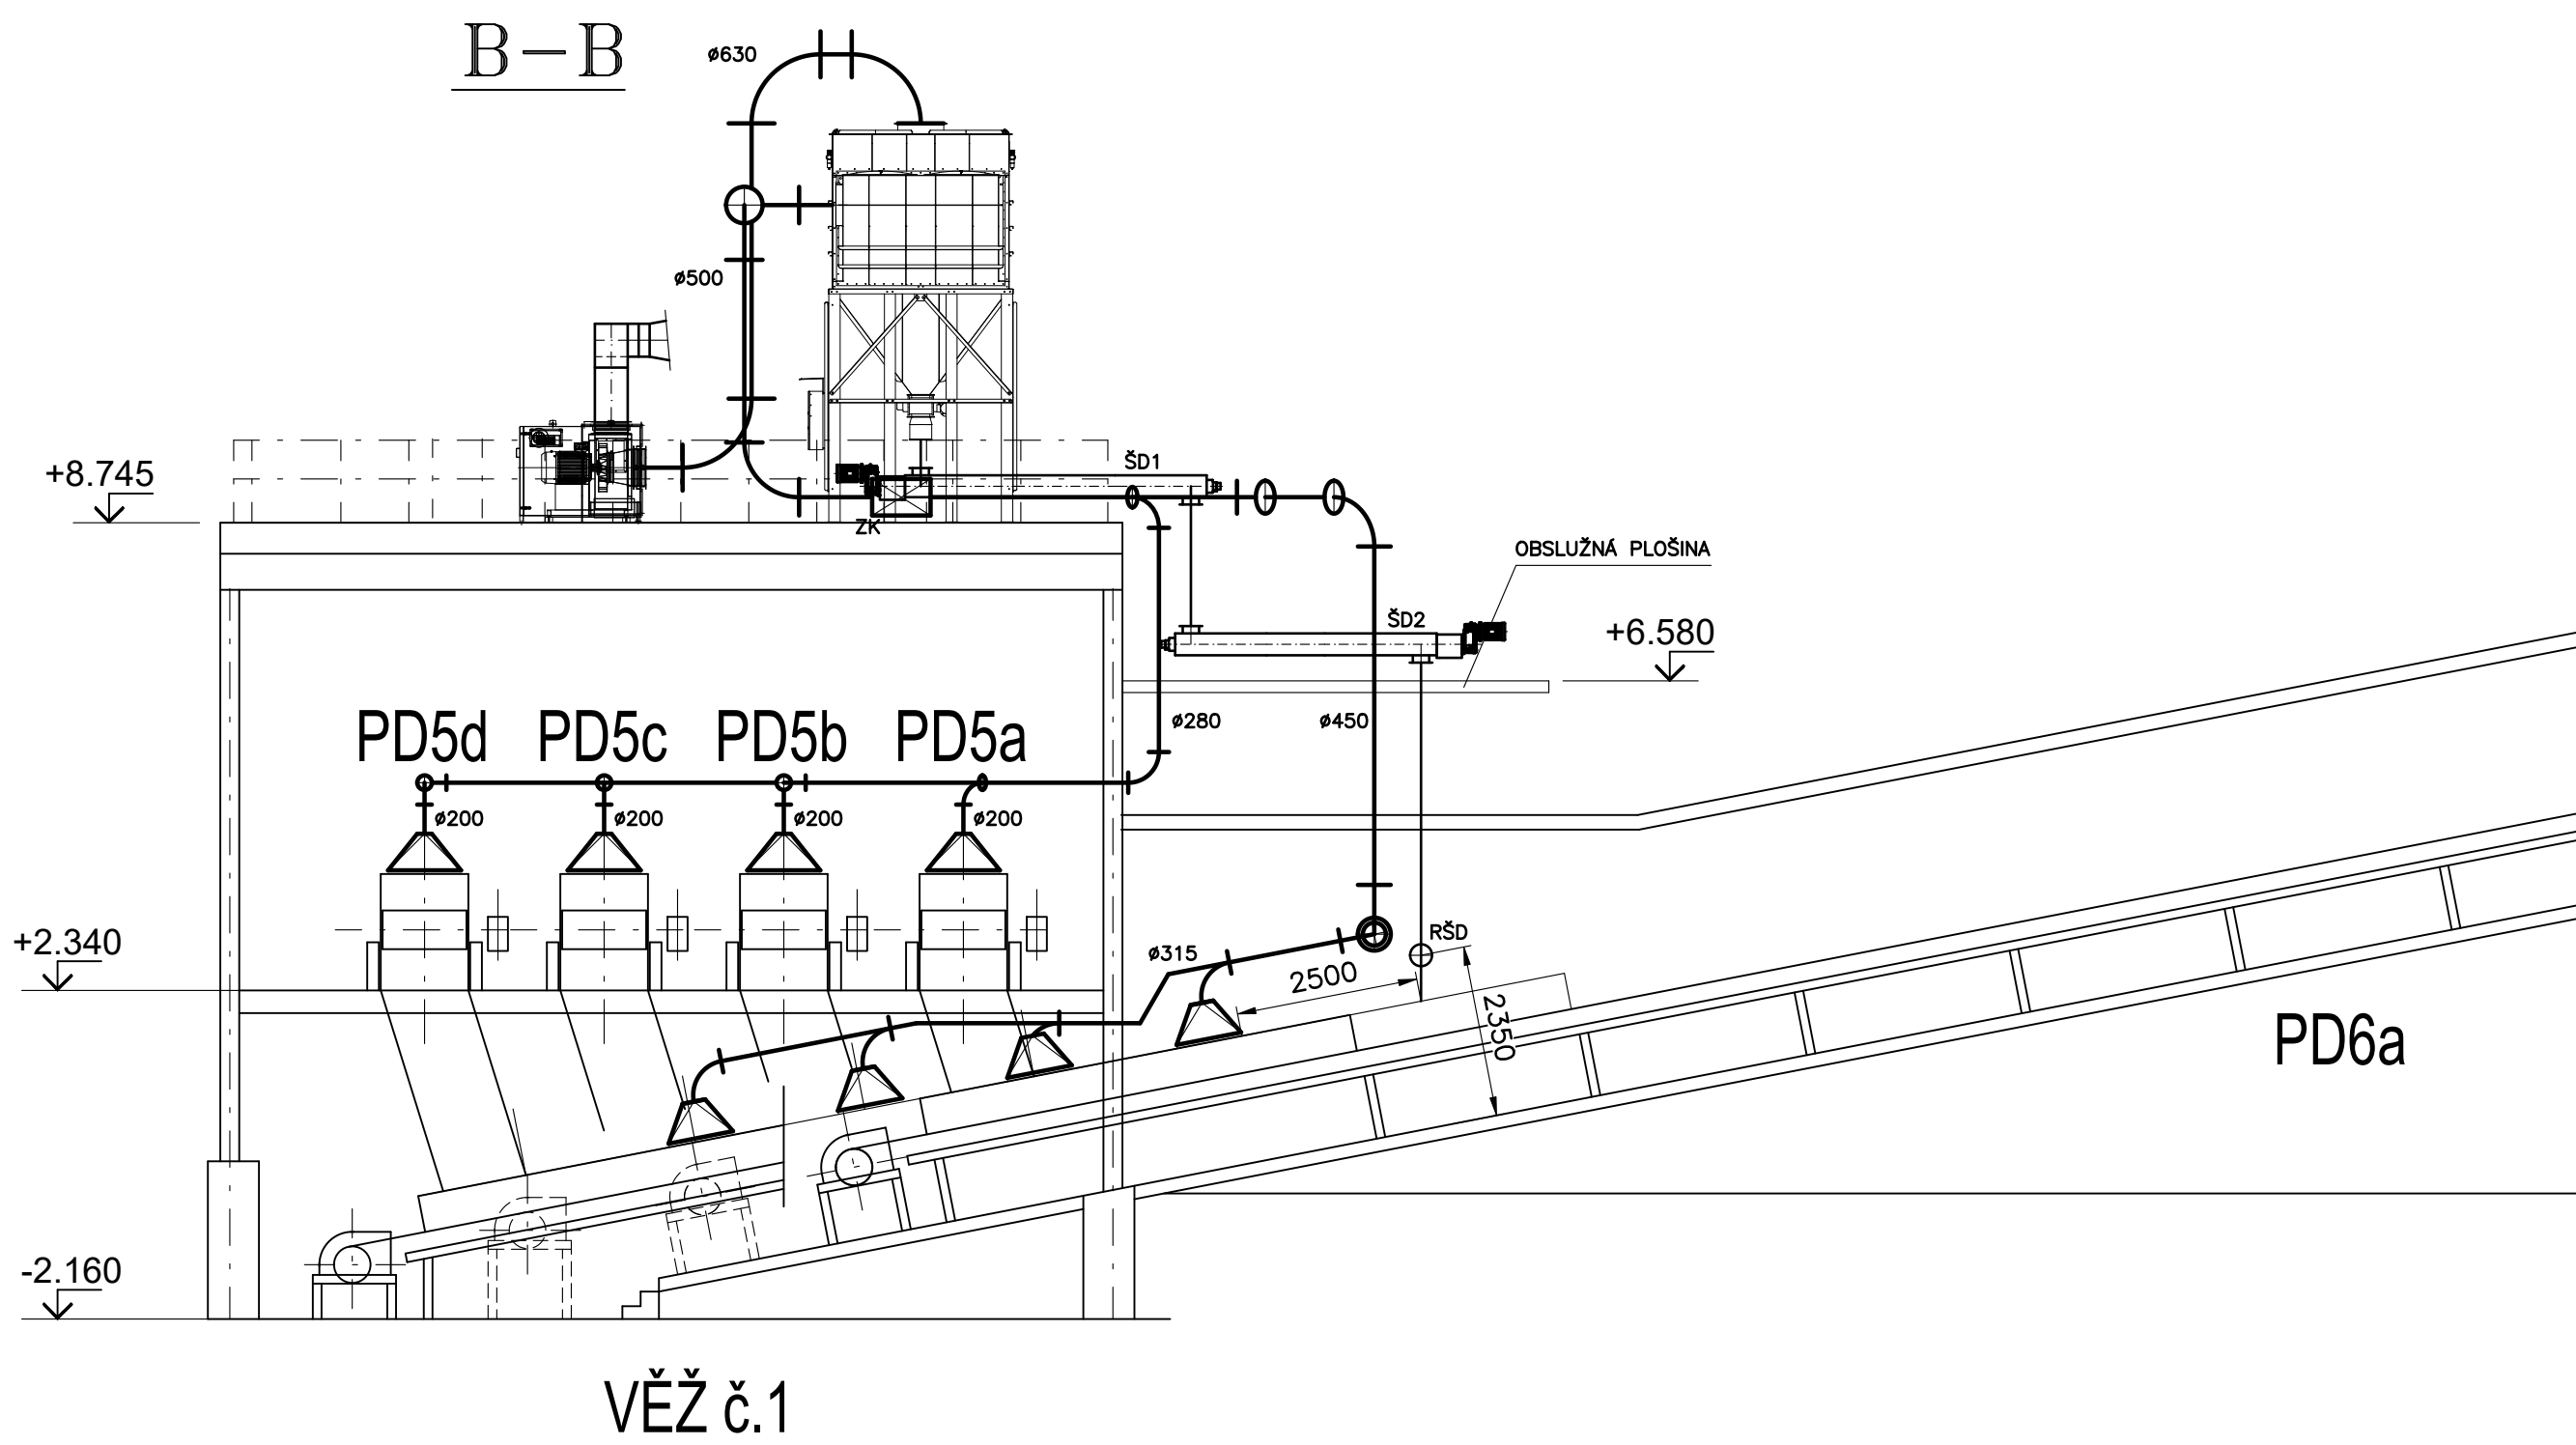



Půdorys -2,160

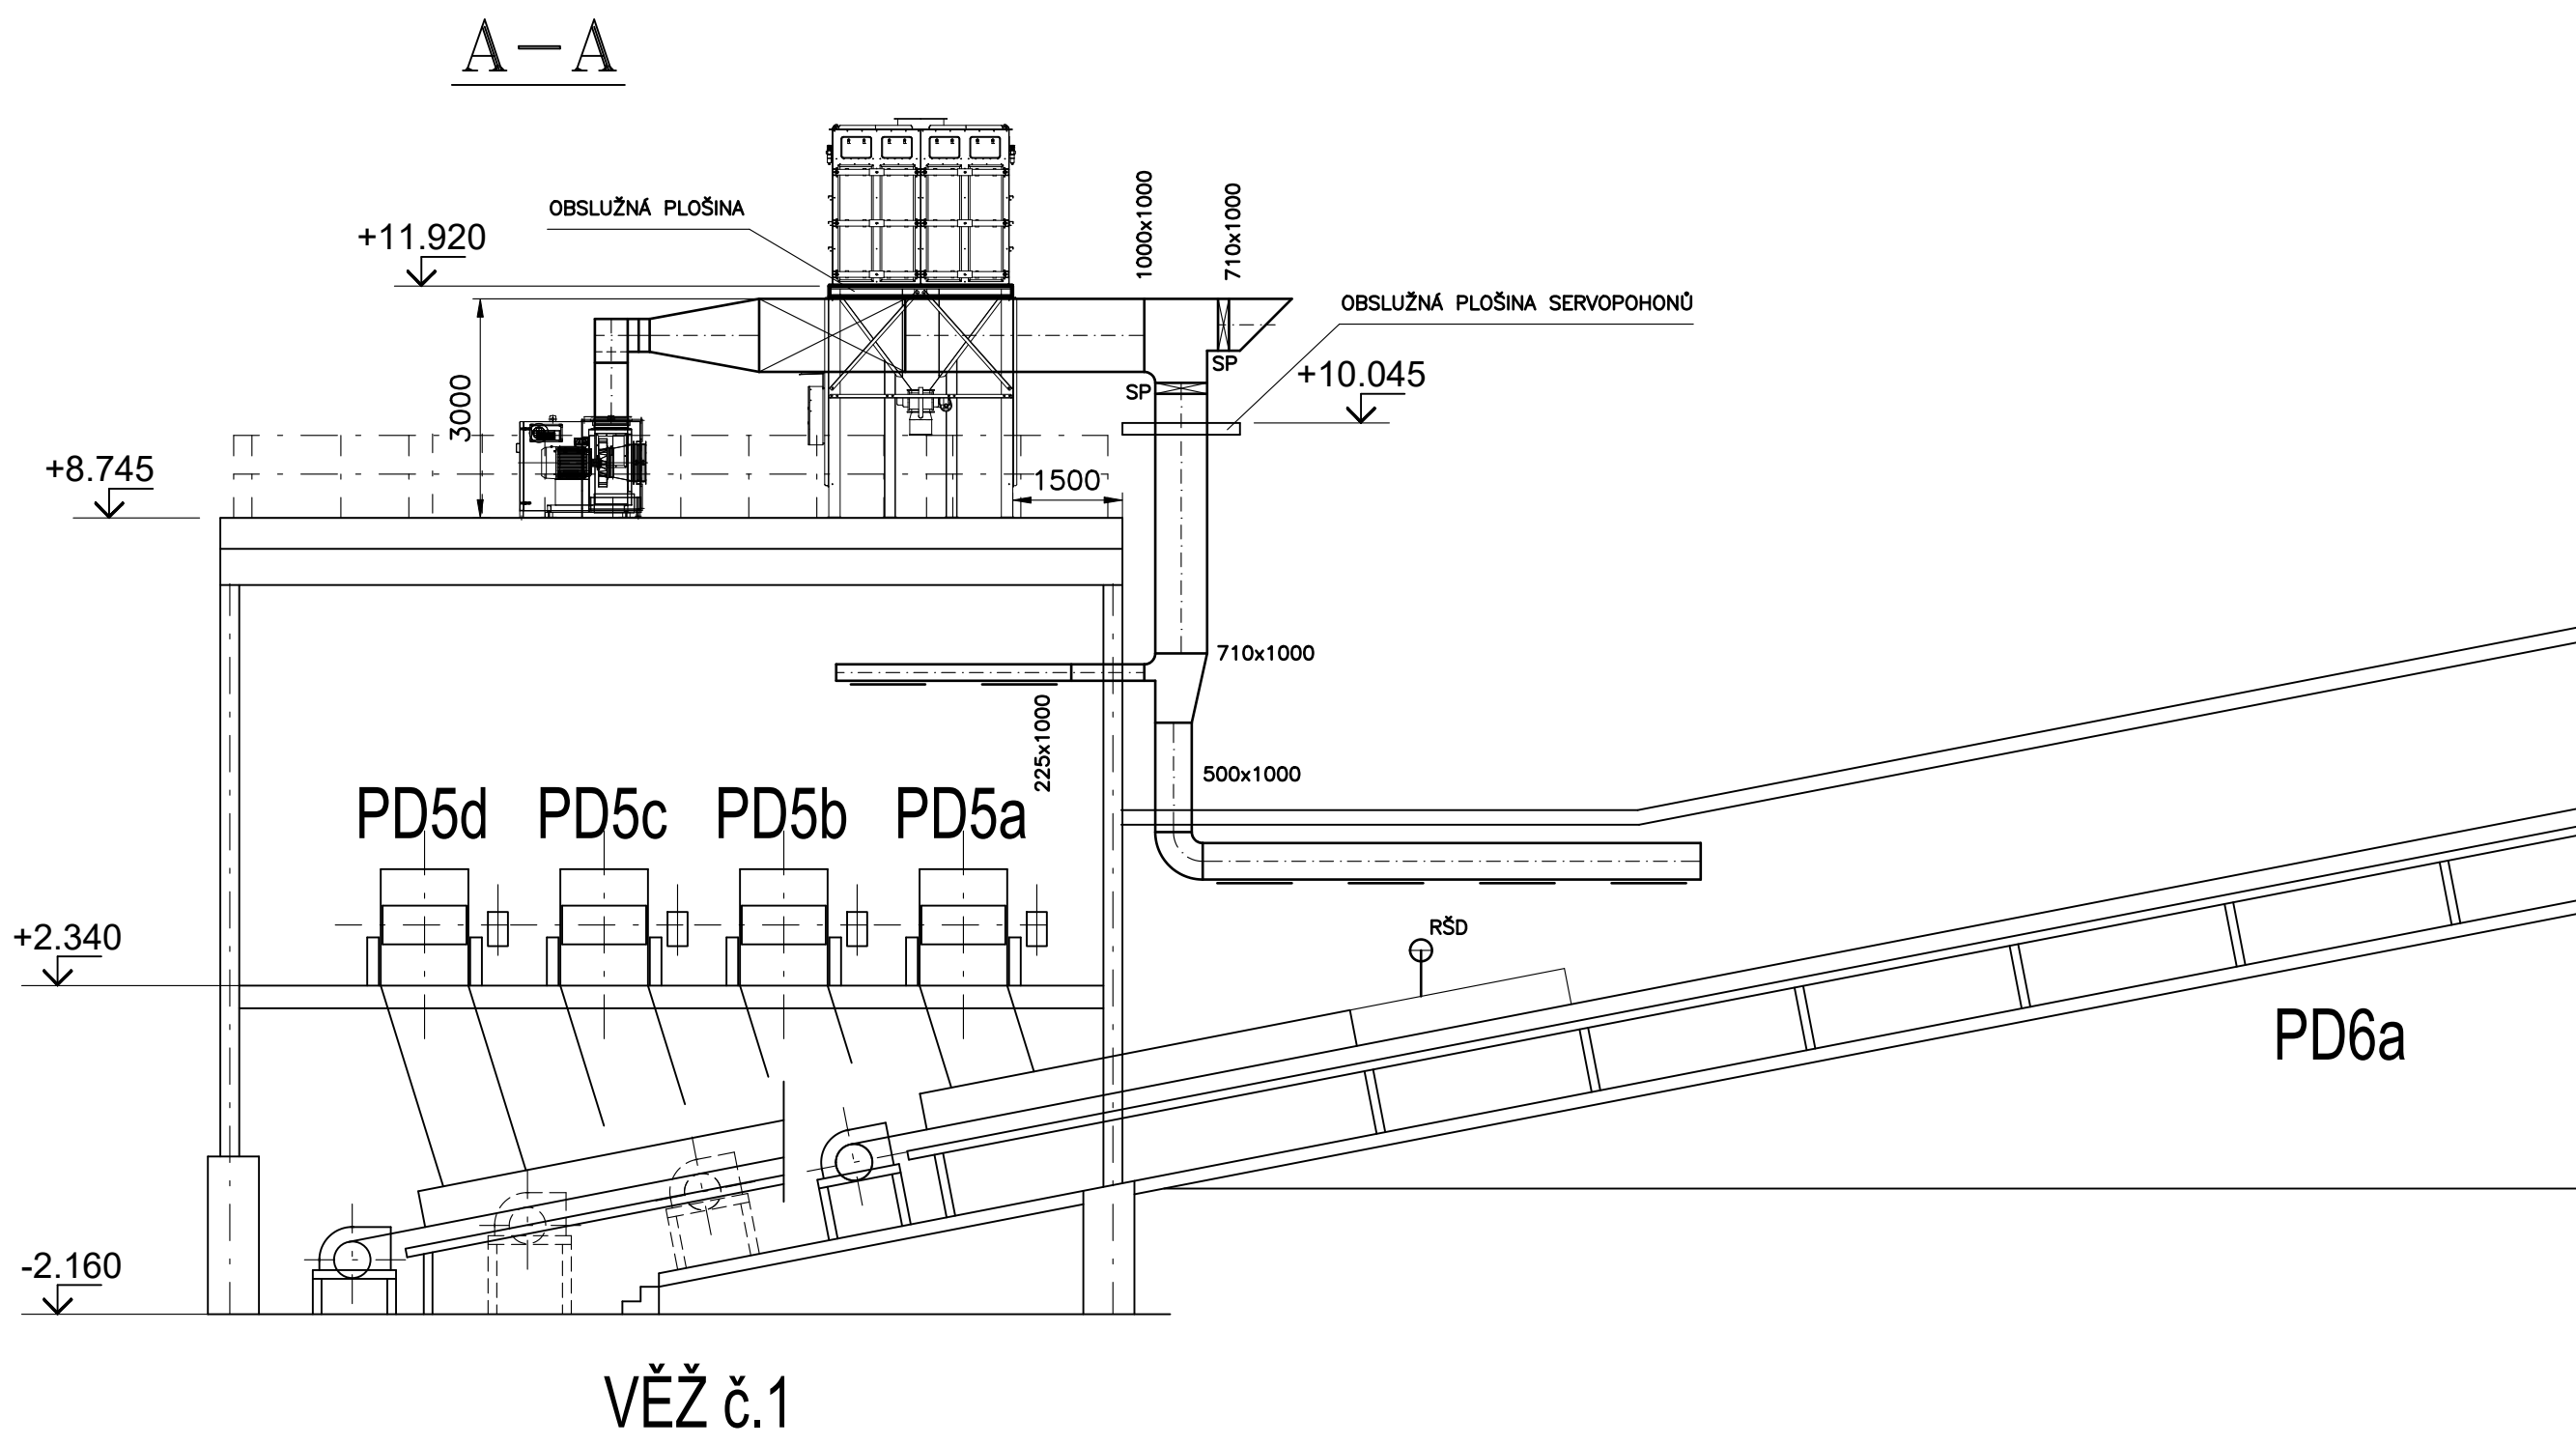

Půdorys +2,340

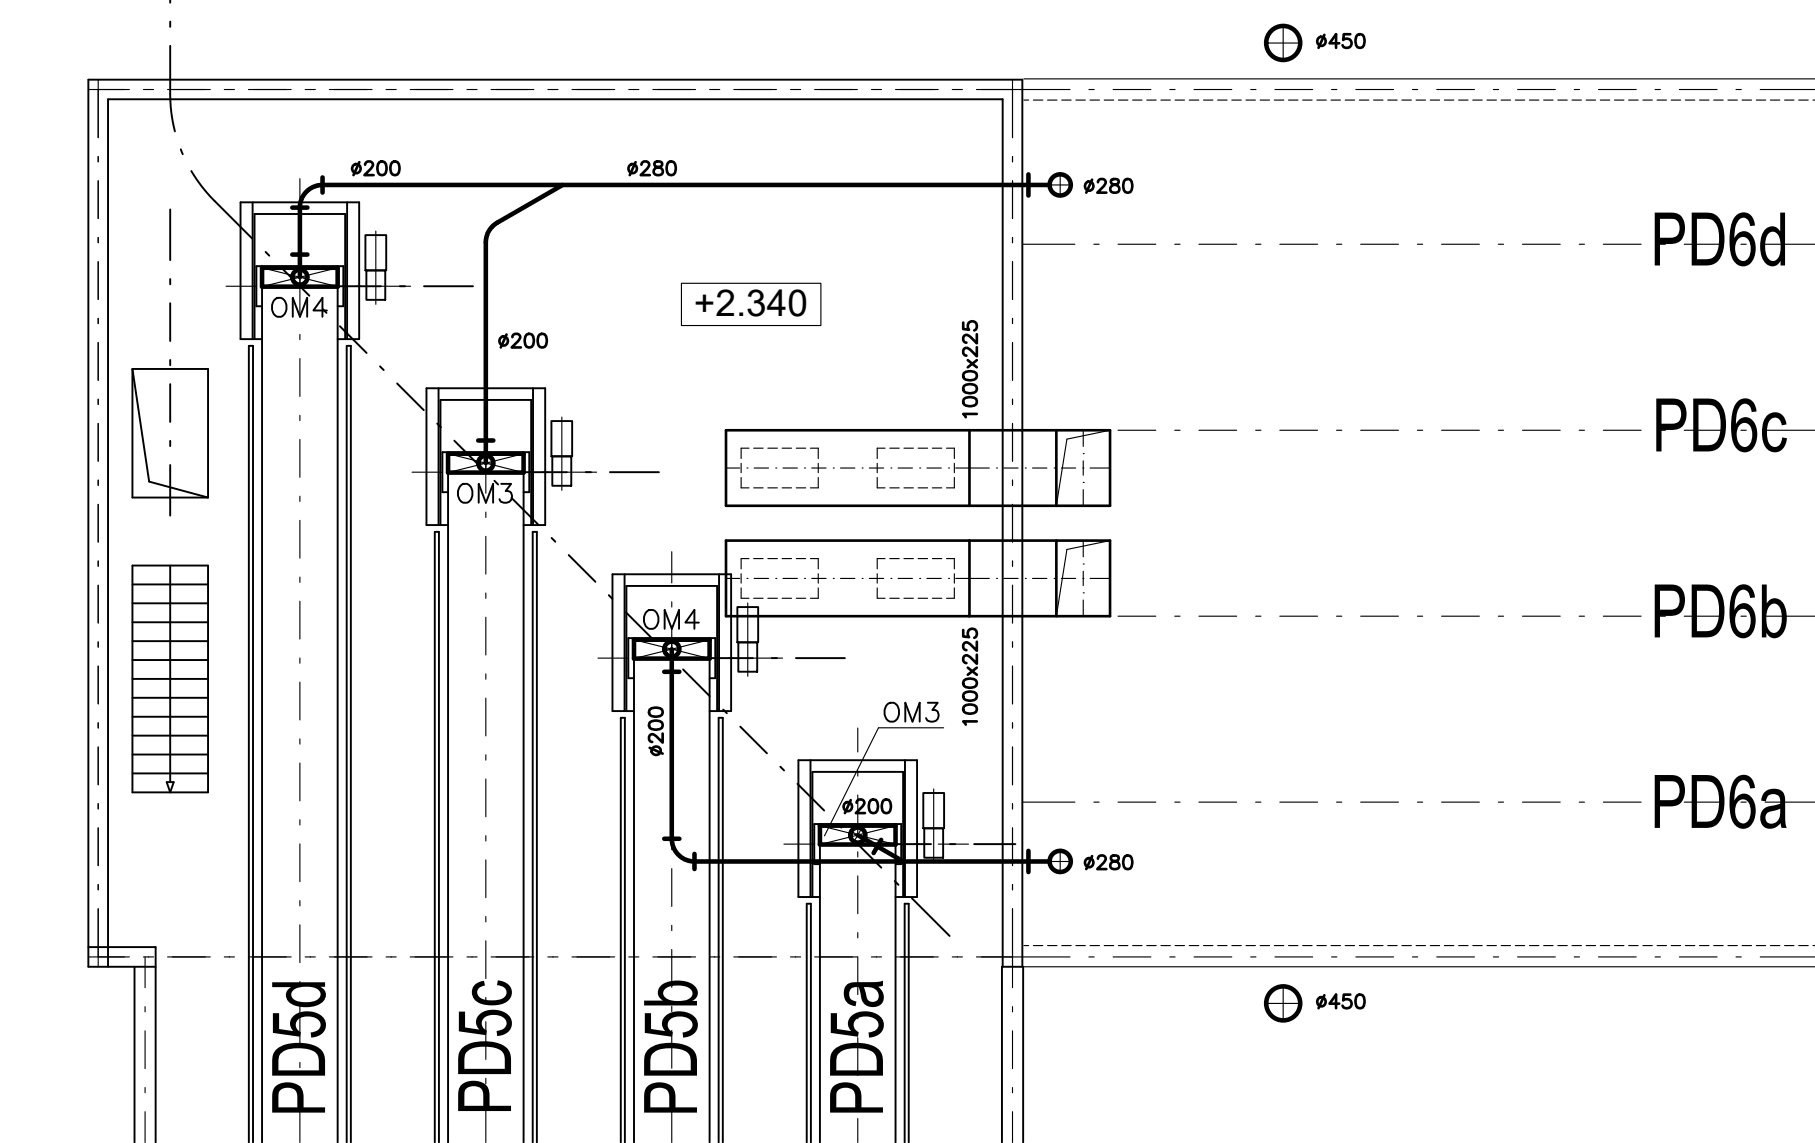

Půdorys +8,745

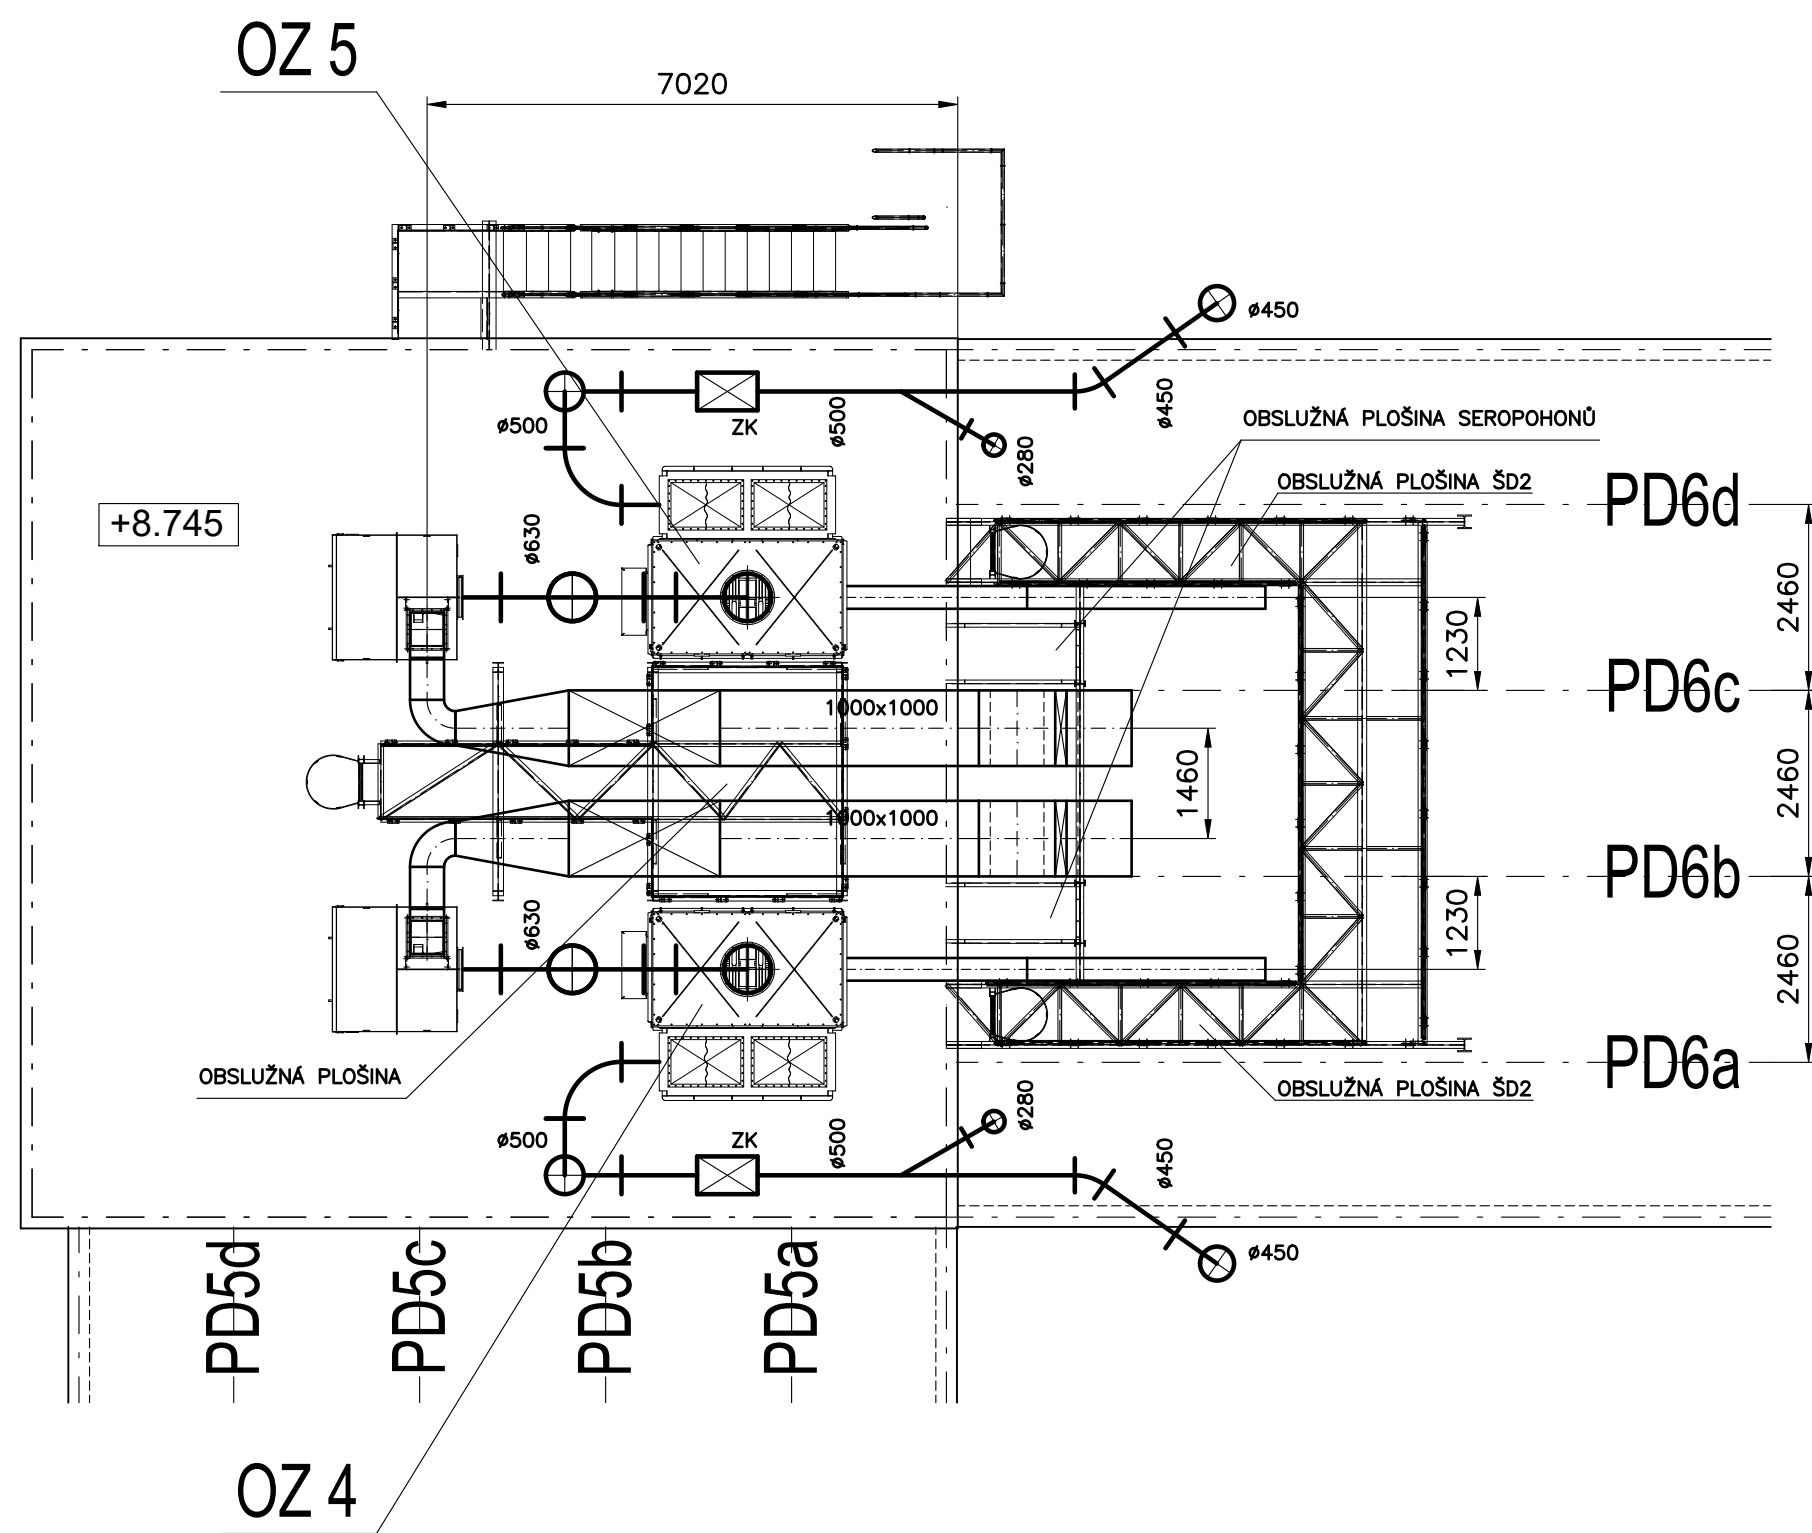

Odsávané množství vzduchu pro jedno OZ :
Celkové množství – 17 900 m³/h
Odsávací místo 1 – 6 400 m³/h
Odsávací místo 2 – 6 400 m³/h
Odsávací místo 3 – 2 550 m³/h
Odsávací místo 4 – 2 550 m³/h

Odsávací místo 1 = OM1

±0,0=210,440

PROJEKTANT:  T I Centrum, a.s.		PROJEKTOVÁ A INŽENÝRSKÁ ČINNOST PROVÁDĚNÍ STAVEB SLOVANĚKÁ ALLEJ 30 300 00 PLZEŇ		tel.: 377 445 349 fax: 377 241 771 e-mail: scenrum@scenrum.cz http://www.scenrum.eu	
 AFRY a.s. Městský 123/13 140 00 Praha 4, Michle		ANOT.: MODERNIZACE TEPLÁRNY MLADÁ BOLESLAV DOKUMENTACE PRO VYDÁNÍ STAVEBNÍHO POVOLENÍ NÁZEV: D.2 Dokumentace technických a technologických zařízení PS 106 – D.2.1 Odsávací zařízení technologie Přesypová věž 1 MĚŘÍTKO: 1:100 POČET A4: 8 REVIZE: 0		JEDNOLISTOVÝ ČÍSLO: 0404T21 STRUČNĚ: DOKUMENTACE DSP DATA: 07/2023	
VYPRACOVANÝ: ing. Pavel Meškán		KONTROLOVANÝ A ZODPOVÍDÁNÝ: ing. Pavel Meškán		ARCHIVNÍ ČÍSLO: S404T21-DP106-105	