


AKTUÁLNÍ NÁVRH SYSTÉMU EPS JE POUZE ORIENTAČNÍ
KONKRÉTNÍ TYPY A ROZMÍSTĚNÍ PRVKŮ BUDE UPŘESNĚNO V DALŠÍM STUPNI DOKUMENTACE

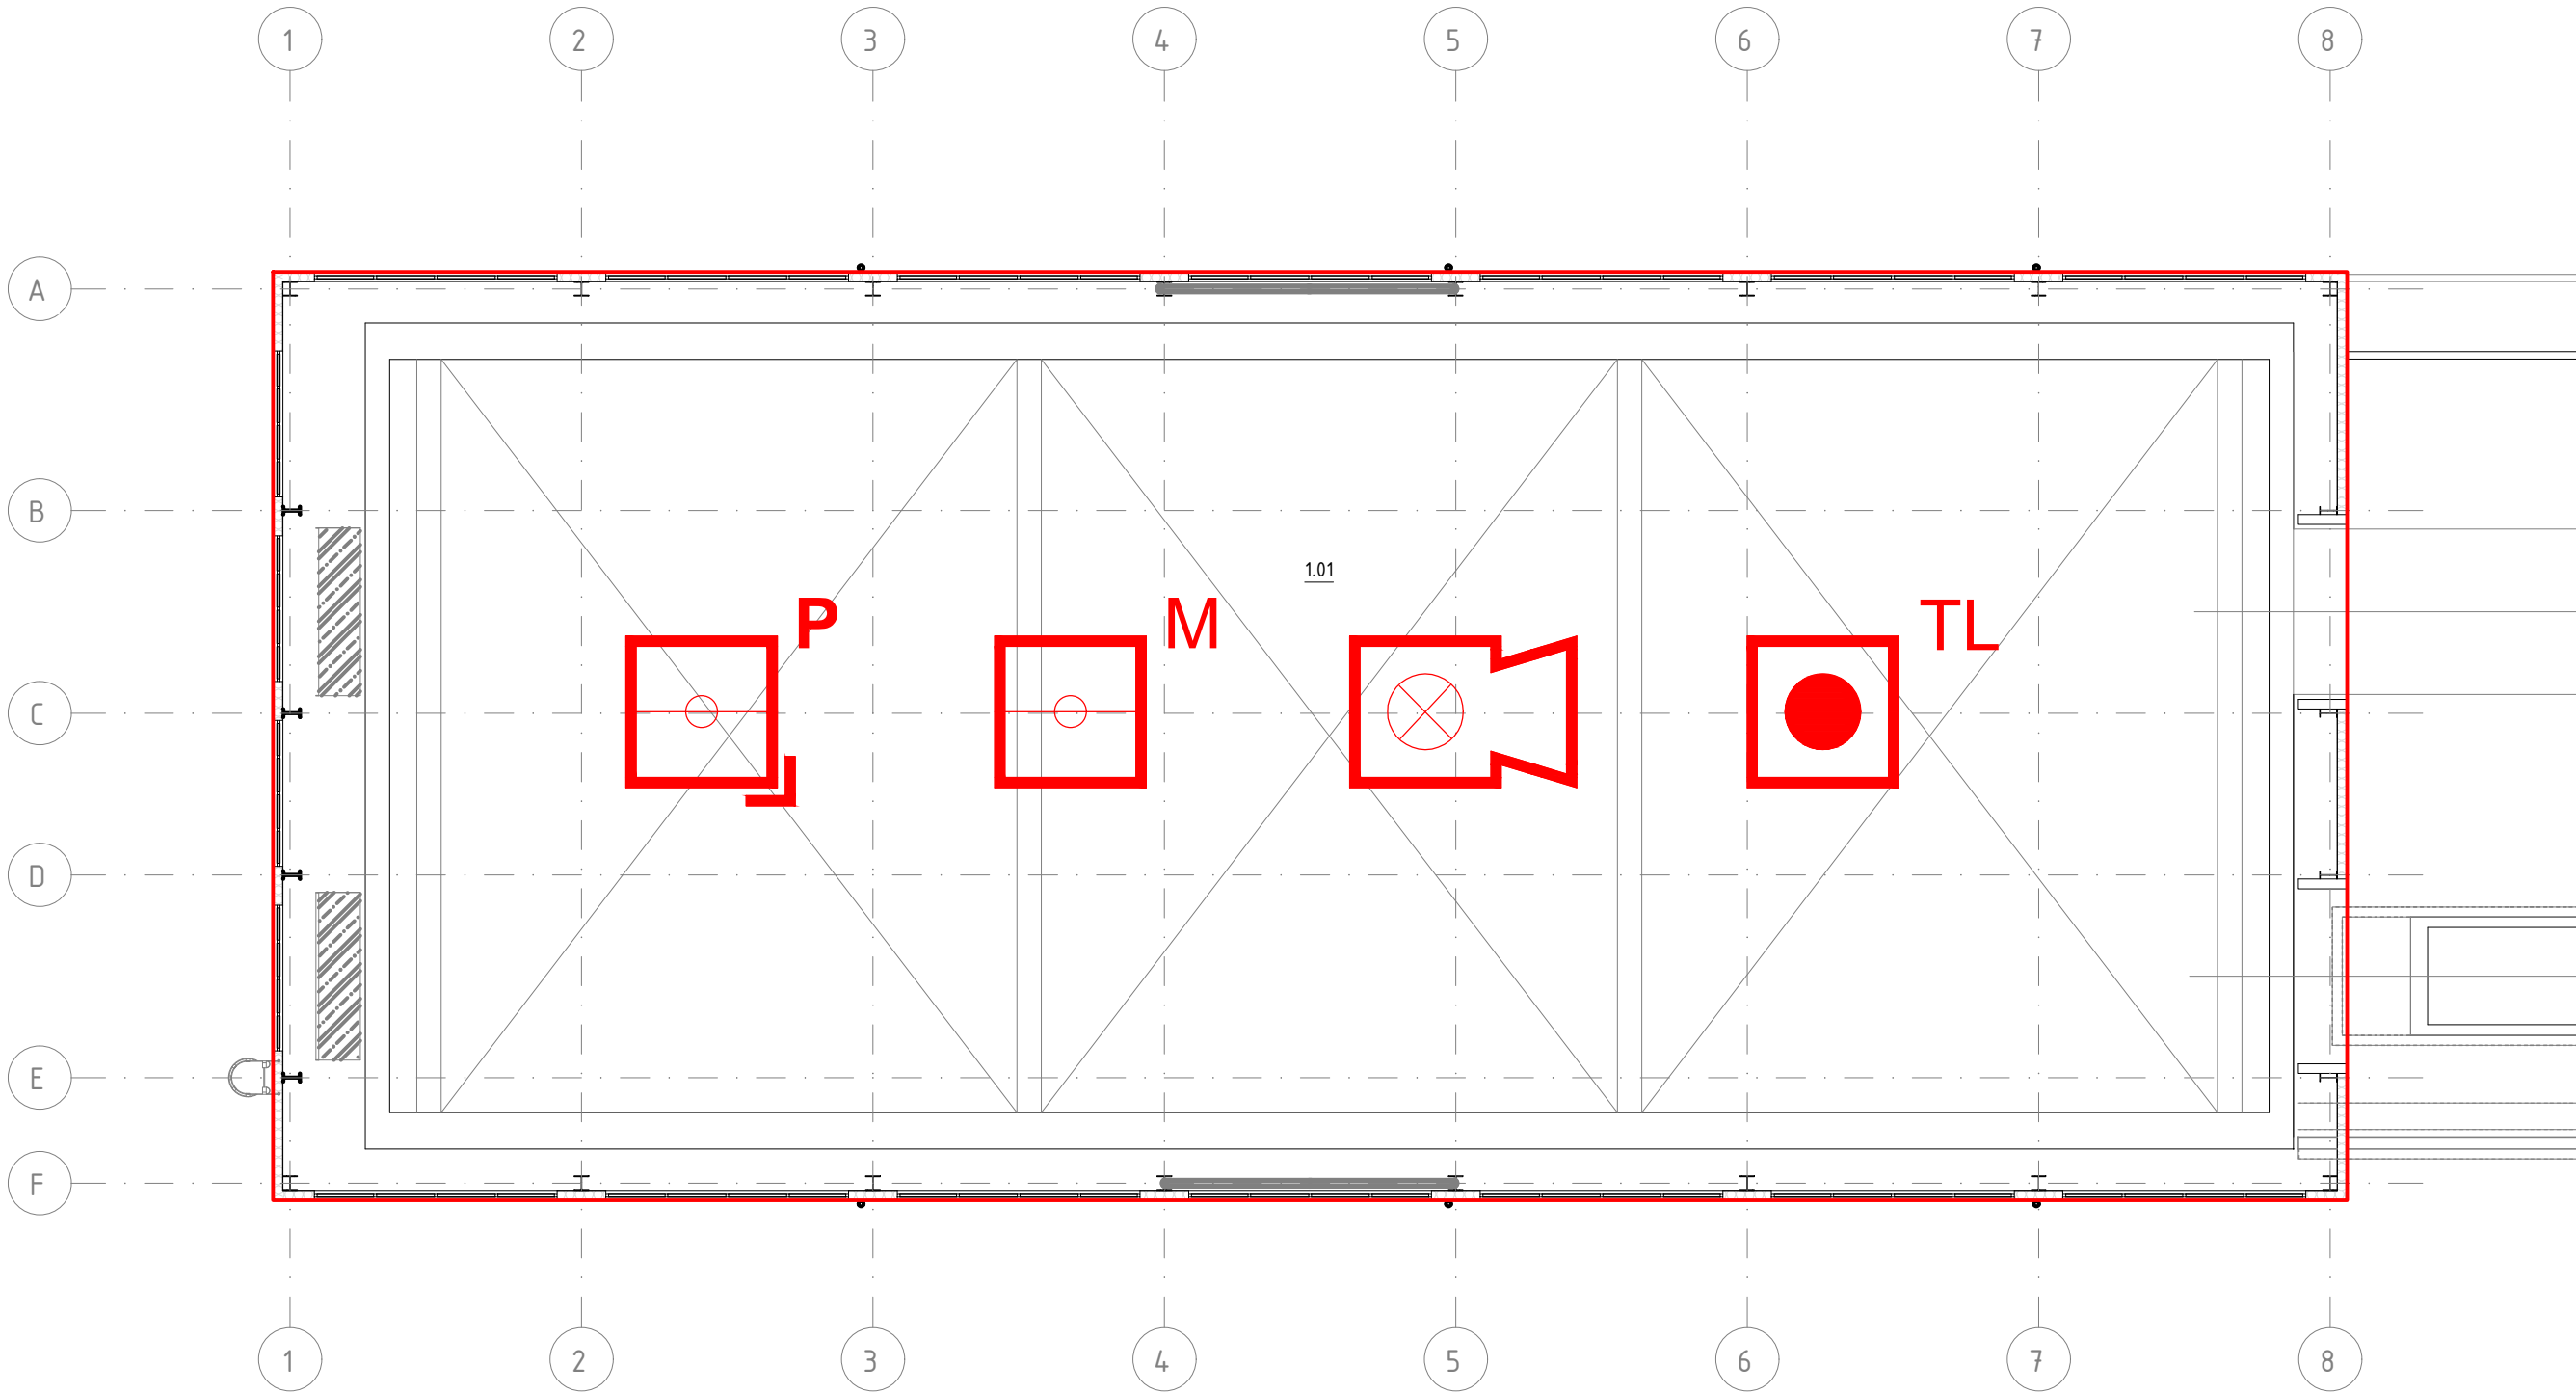

Tabulka místností 1.NP		
Číslo	Název	Plocha
1.01	PŘESUVNA	780,1 m²
Celkový součet:		780,1 m²

LEGENDA:

- NOVÁ INSTALACE
- M

MULTISENZOROVÝ HLÁSIČ
- TL

TLAČÍTKOVÝ HLÁSIČ
- S

SIRÉNA S MAJÁKEM
- P

PLAMENNÝ HLÁSIČ

PRINCIP DETEKCE MUSÍ BÝT UPŘESNĚN V DALŠÍCH STUPNÍCH PROJEKTOVÉ DOKUMENTACE DLE FINÁLNÍHO
TECHNOLOGICKÉHO ŘEŠENÍ OBJEKTU A FINÁLNÍHO PROTOKOLU O URČENÍ VNĚJŠÍCH VLIVŮ

PROJEKTANT:
EMEER
DESIGN

EMEER-DESIGN, s.r.o.
Vítěžská 186/118
619 00 Brno
IČ: 08869961, DIČ: CZ08869961

AFRY

AP PŘEVY

Magistrů 1275/13
140 00 Praha 4, Michle

ZAKÁZKOVÉ ČÍSLO:
0404T21

STUPEŇ:
DOKUMENTACE DSP

DATUM:
12/2022

AKCE:
MODERNIZACE TEPLÁRNY MLADÁ BOLESLAV
DOKUMENTACE PRO VYDÁNÍ STAVEBNÍHO POVOLENÍ

NÁZEV:
EPS – ELEKTRICKÁ POŽÁRNÍ SIGNALIZACE
SO 109 Přesuvna vagonů
PŮDORYS 1. NP

MĚŘÍTKO:
1:150

POČET A4:
3

REVIZE:
1

VYPRACOVAL:
ING. KUBICA

KONTROLOVAL A ZODPOVÍDÁ:
ING. KLEIN

ARCHIVNÍ ČÍSLO:
S404T21-PS111-012

LIST:
1