


AKTUÁLNÍ NÁVRH SYSTÉMU EPS JE POUZE ORIENTAČNÍ
KONKRÉTNÍ TYPY A ROZMÍSTĚNÍ PRVKŮ BUDE UPŘESNĚNO V DALŠÍM STUPNI DOKUMENTACE

PODLAŽÍ 0,00m

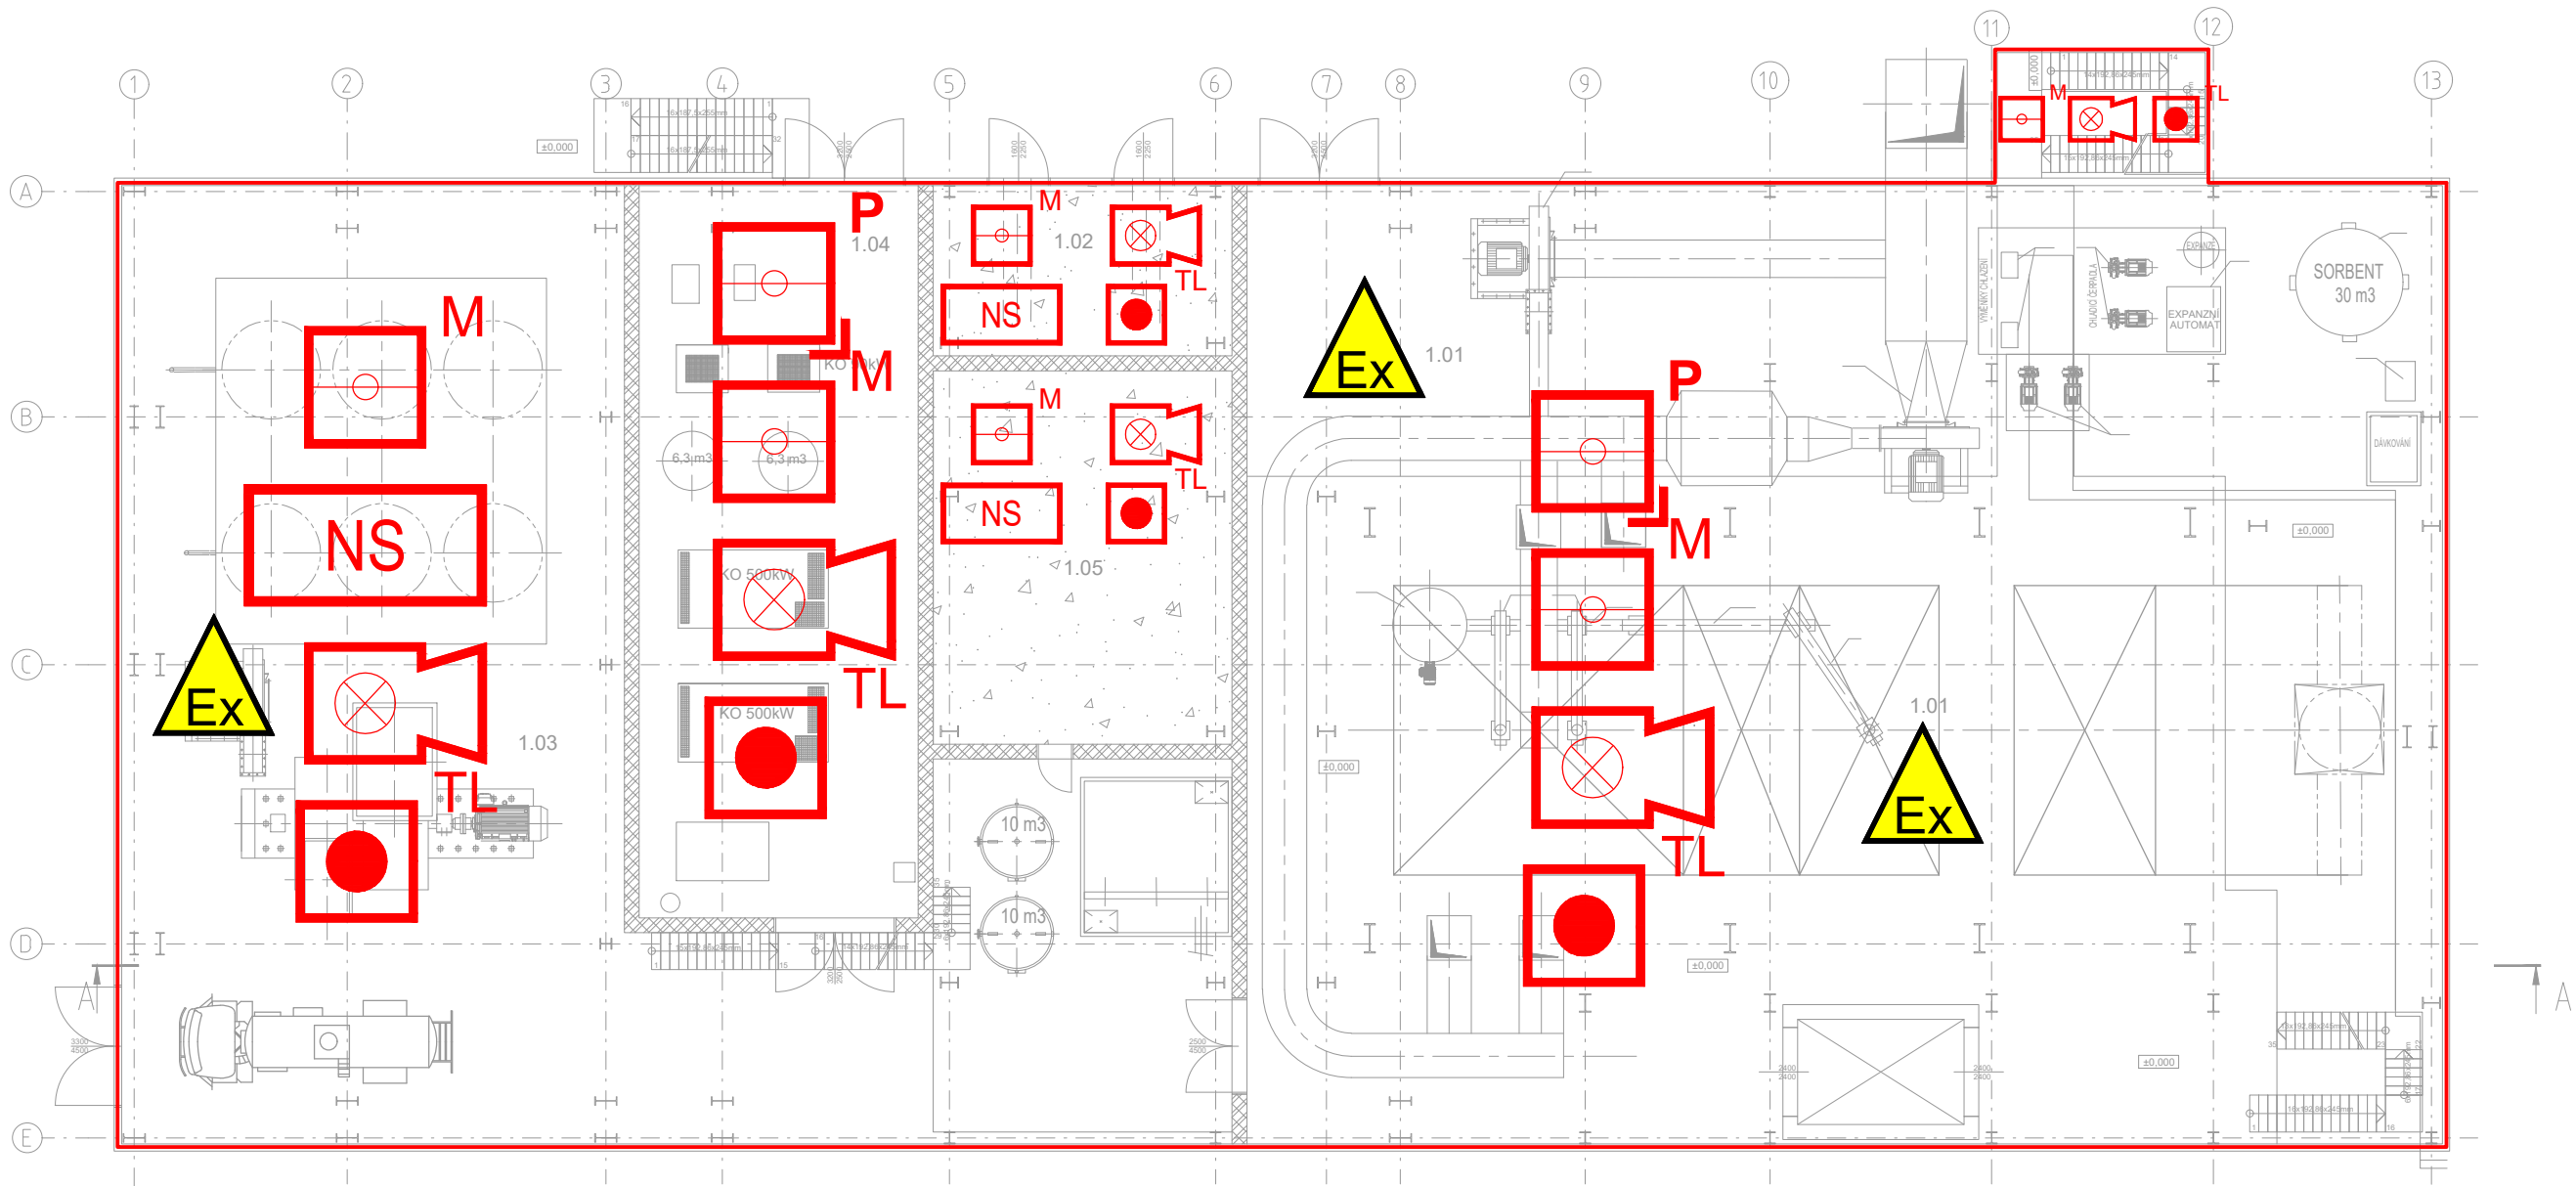

LEGENDA MÍSTNOSTÍ

Č.M.	NÁZEV MÍSTNOSTI	m2	S.V. m
1.01	KOTELNA	838,51	
1.02	TRAFOSTANICE	37,29	5,100
1.03	PARTIE ZA KOTLEM	484,54	
1.04	KOMPRESOROVÁ STANICE	149,69	5,730
1.05	MÍSTNOST FM	81,71	5,100

LEGENDA:

- NOVÁ INSTALACE
- M

MULTISENZOROVÝ HLÁSIČ
- TL

TLAČÍTKOVÝ HLÁSIČ
- NS


SIRÉNA S MAJÁKEM
- NS

NASÁVACÍ SYSTÉM
- P

PLAMENNÝ HLÁSIČ
- Ex

PROSTOR S NEBEZPEČÍM VÝBUCHU

V PROSTORECH S NEBEZPEČÍM VÝBUCHU JE NEZBYTNÉ INSTALOVAT POUZE ZAŘÍZENÍ SCHVÁLENÁ DLE ATEX SMĚRNICE 2014/34/EU A NAŘÍZENÍ VLÁDY 116/2016 SB., KTERÉ ODPOVÍDAJÍ KLASIFIKACI TĚCHTO PROSTORŮ UVEDENÉ V PROTOKOLU O URČENÍ VNĚJŠÍCH VLIVŮ V SOUHRNNÉ ČÁSTI PROJEKTOVÉ DOKUMENTACE PRINCIP DETEKCE MUSÍ BÝT UPŘESNĚN V DALŠÍCH STUPNÍCH PROJEKTOVÉ DOKUMENTACE DLE FINÁLNÍHO TECHNOLOGICKÉHO ŘEŠENÍ OBJEKTU A FINÁLNÍHO PROTOKOLU O URČENÍ VNĚJŠÍCH VLIVŮ

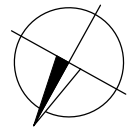

PROJEKTANT: EMEER DESIGN		EMEER-DESIGN, s.r.o. Videňská 186/118 619 00 Brno IČ: 08869961, DIČ: CZ08869961	
AFRY AP PŘEVY Magistrů 1275/13 140 00 Praha 4, Michle ZAKÁZKOVÉ ČÍSLO: 0404T21 STUPEŇ: DOKUMENTACE DSP DATUM: 12/2022	AKCE: MODERNIZACE TEPLÁRNY MLADÁ BOLESLAV DOKUMENTACE PRO VYDÁNÍ STAVEBNÍHO POVOLENÍ		
	NÁZEV: EPS – ELEKTRICKÁ POŽÁRNÍ SIGNALIZACE SO 201 – KOTELNA K20 SO 202 – PARTIE ZA KOTLEM K20 PŮDORYS +0,00m		MĚŘÍTKO: 1:200 POČET A4: 3 REVIZE: 1
	VYPRACOVAL: ING. KUBICA	KONTROLOVAL A ZODPOVÍDÁ: ING. KLEIN	ARCHIVNÍ ČÍSLO: S404T21-PS111-013
			LIST: