


KONKRÉTNÍ TYPY A ROZMÍSTĚNÍ PRVKŮ BUDE UPŘESNĚNO V DALŠÍM STUPNI DOKUMENTACE

PODLAŽÍ +18,00m

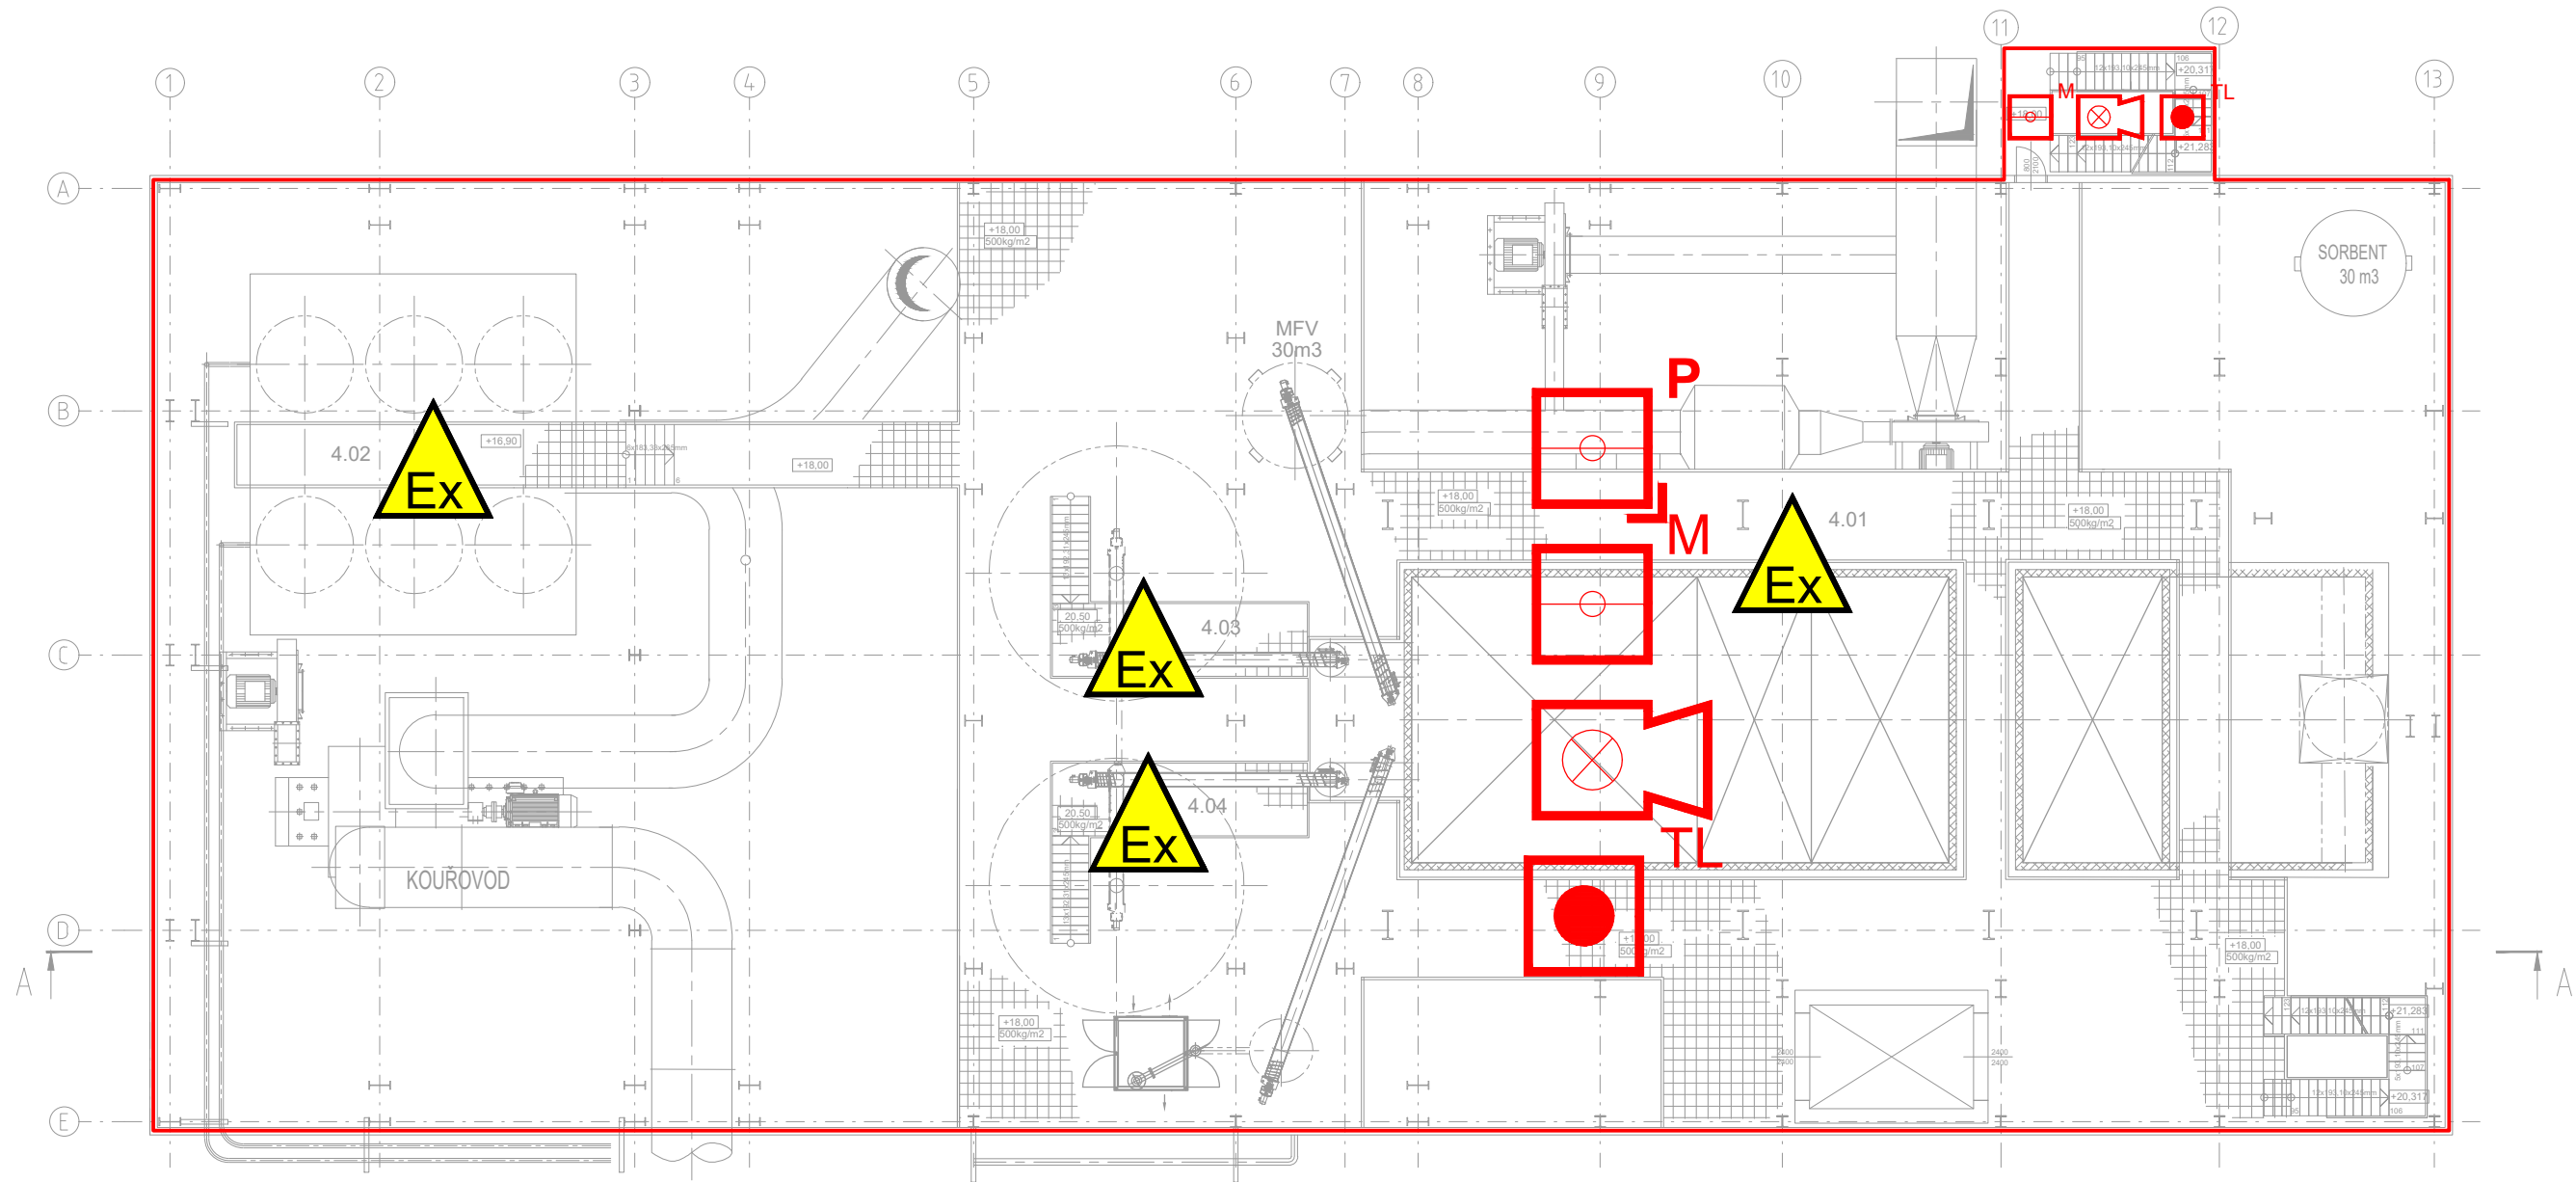

LEGENDA MÍSTNOSTÍ


Č.M.	NÁZEV MÍSTNOSTI	m2	S.v. m
4.01	PLOŠINA +18,000	515,82	5,500
4.02	OBSLUŽNÁ PL. +16,900	17,75	
4.03	OBSLUŽNÁ PL. +20,500	14,00	
4.04	OBSLUŽNÁ PL. +20,500	14,00	

LEGENDA:

- NOVÁ INSTALACE**

 -  **M** MULTISENZOROVÝ HLÁSIČ
 -  **TL** TLAČÍTKOVÝ HLÁSIČ
 -  **S** SIRÉNA S MAJÁKEM
 -  **P** PLAMENNÝ HLÁSIČ
 -  **Ex** PROSTOR S NEBEZPEČÍM VÝBUCHU

PROSTORECH S NEBEZPEČÍM VÝBUCHU JE NEZBYTNÉ INSTALOVAT POUZE ZAŘÍZENÍ SCHVALENÁ DLE ATEX SMĚRNICE 2014/34/EU A NAŘÍZENÍ VLÁDY 116/2016 SB., KTERÉ ODPOVÍDÁJÍ KLASIFIKACI TĚCHTO PROSTORŮ UVEDENÉ V PROTOKOLU O URČENÍ VNĚJŠÍCH VLIVŮ V SOUHRNNÉ ČÁSTI PROJEKTOVÉ DOKUMENTACE. PRINCIP DETEKCE MUSÍ BÝT UPŘESNĚN V DALŠÍCH STUPNÍCH PROJEKTOVÉ DOKUMENTACE DLE FINÁLNÍHO TECHNOLOGICKÉHO ŘEŠENÍ OBJEKTU A FINÁLNÍHO PROTOKOLU O URČENÍ VNĚJŠÍCH VLIVŮ

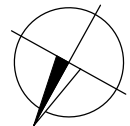

PROJEKTANT: 		EMEER-DESIGN, s.r.o. Vídeňská 186/118 619 00 Brno IČ: 08869961, DIČ: CZ08869961	
 Magistrát 1275/13 140 00 Praha 4, Michle		AKCE: MODERNIZACE TEPLÁRNY MLADÁ BOLESLAV DOKUMENTACE PRO VYDÁNÍ STAVEBNÍHO POVOLENÍ	
ZAKÁZKOVÉ ČÍSLO: 0404T21		NÁZEV: EPS – ELEKTRICKÁ POŽÁRNÍ SIGNALIZACE SO 201 – KOTELNA K20 SO 202 – PARTIE ZA KOTLEM K20 PŮDORYS +18,00m	
STUPEŇ: DOKUMENTACE DSP		MĚŘÍTKO: 1:200 POČET A4: 3 REVIZE: 1	
DATUM: 12/2022		VYPRACOVAL: ING. KUBICA	KONTROLOVAL A ZODPOVÍDA: ARCHIVNÍ ČÍSLO: S404T21-PS111-016 LIST: