



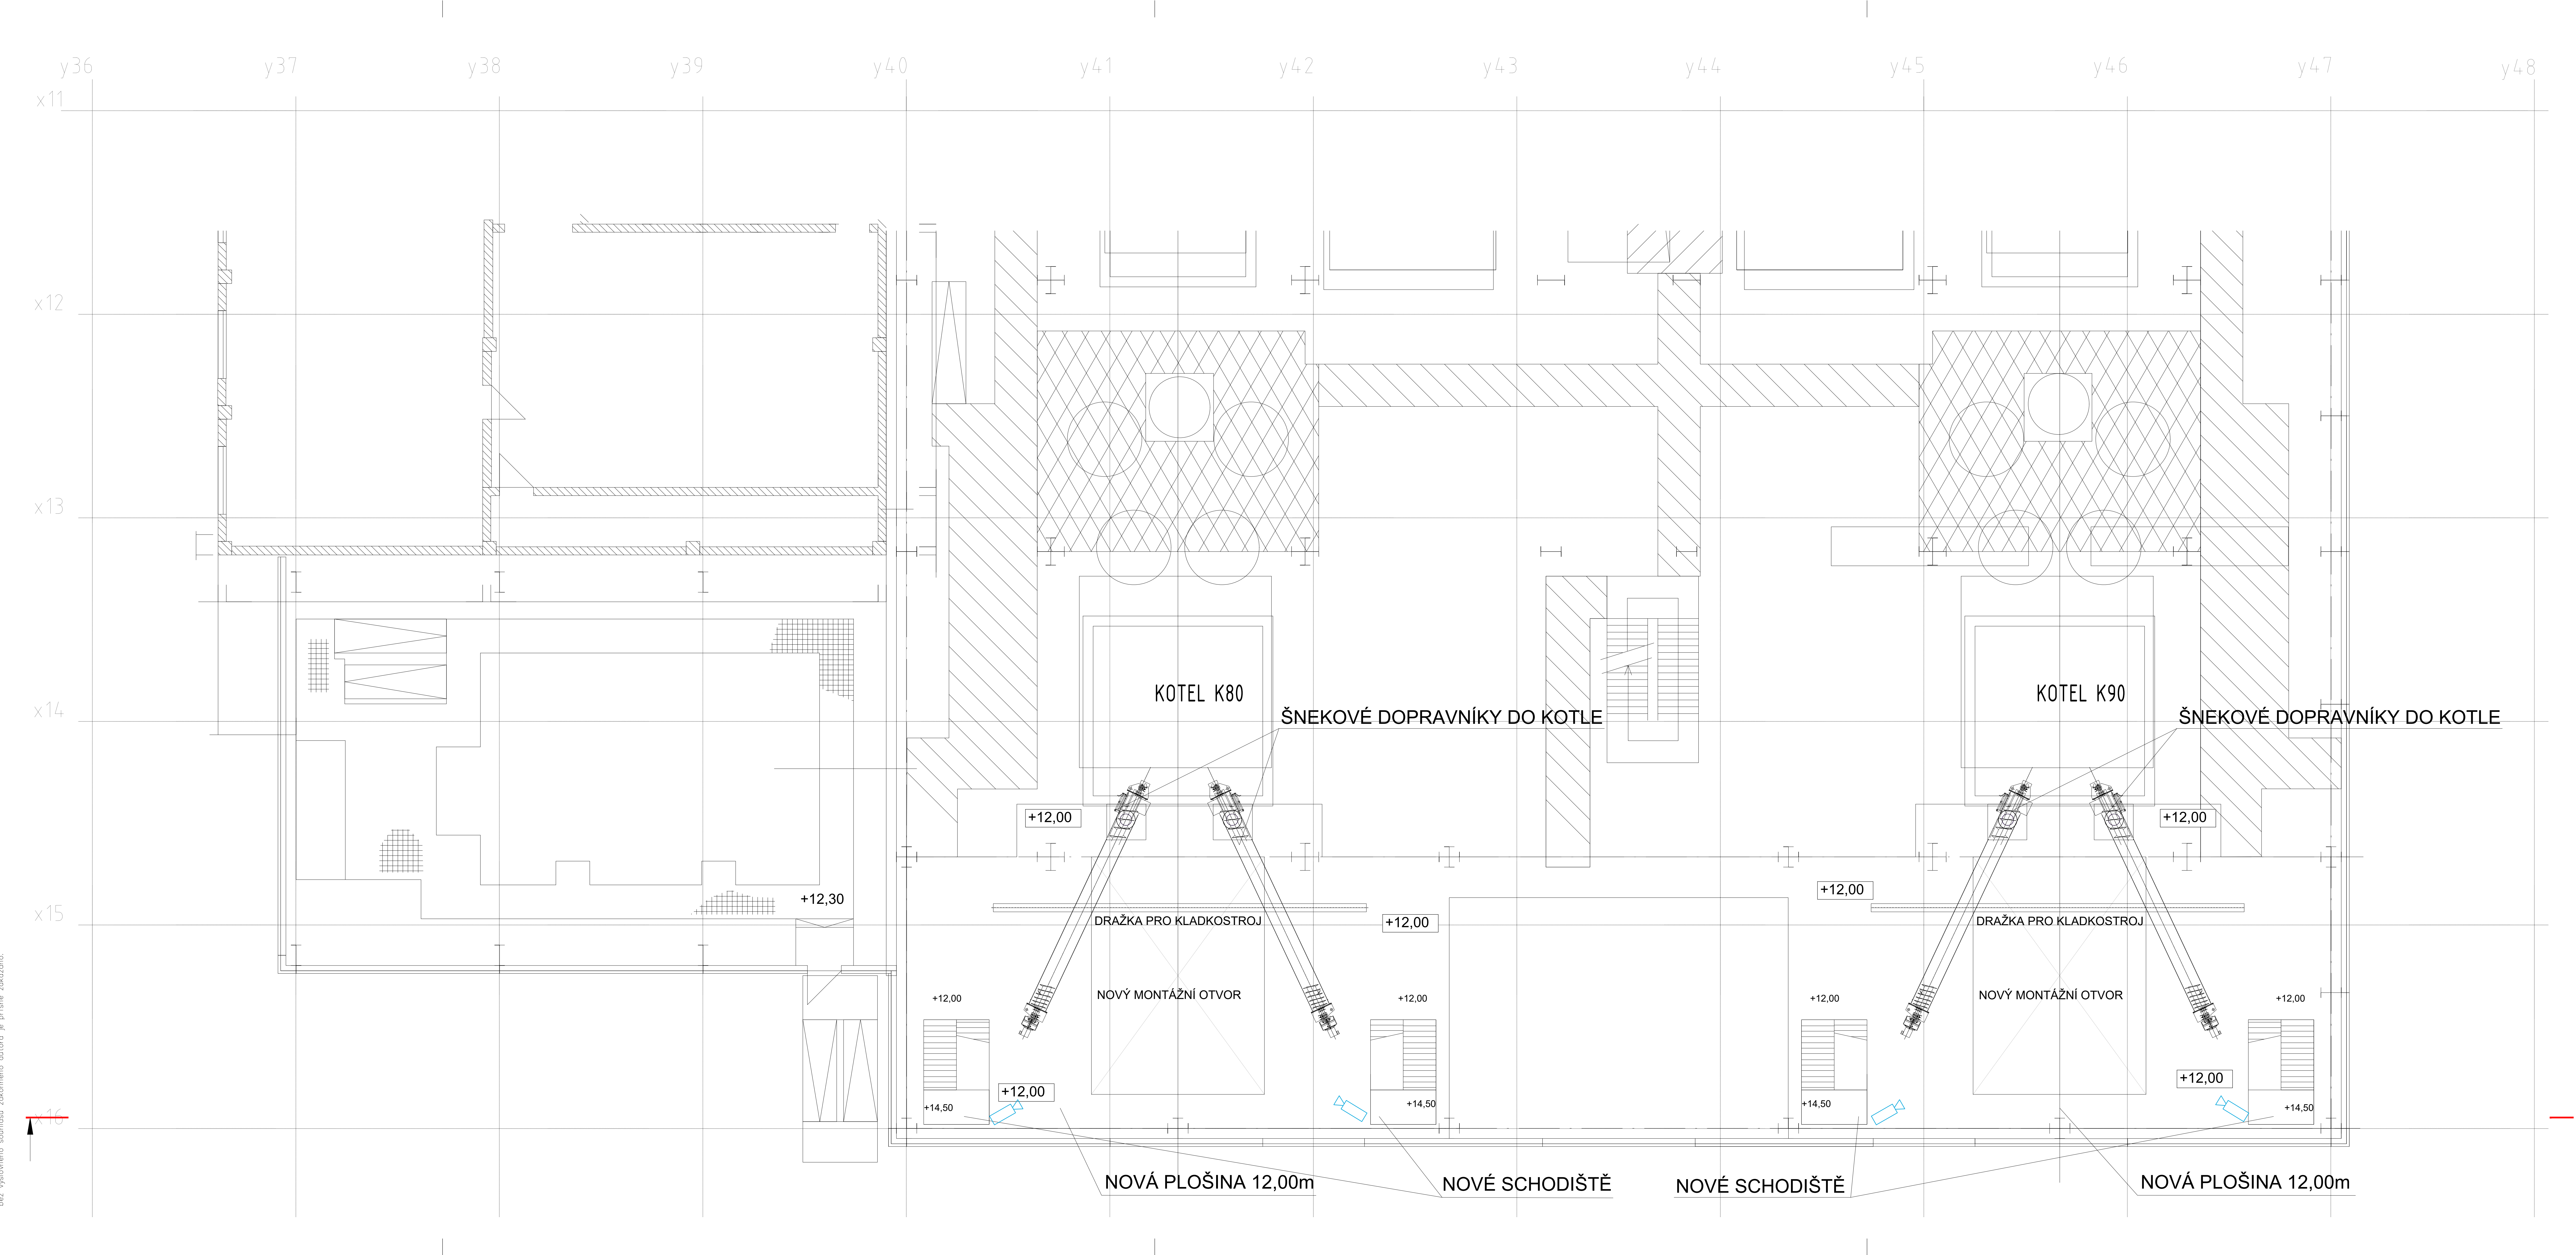

LEGENDA SLP – CCTV

 KAMERY CCTV/BULLET

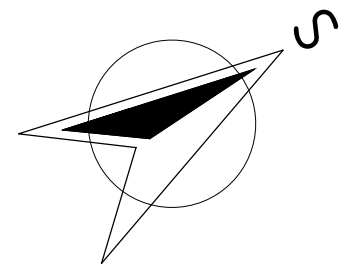

PROJEKTANT: ERCOM		ERCOM s.r.o. Husovo náměstí 119 411 08 Štětí	
 Magistrů 1275/13 140 00 Praha 4, Michle	AKCE: MODERNIZACE TEPLÁRNY MLADÁ BOLESLAV DOKUMENTACE PRO VYDÁNÍ STAVEBNÍHO POVOLENÍ		MĚŘÍTKO: 1:100 POČET A4: 10 REVIZE: 0
	VÁZEK: PS 112 KAMEROVÝ SYSTÉM S0203 OPRAVY KOTELNY K80/90		
	PŮDORYS 12,00m – ROZVODY CCTV		
STUPĚŇ: DOKUMENTACE DSP		VYPRACOVAL: MICHAL TÝNEK	KONTROLOVAL A ZODPOVÍDÁ: JAROMÍR OŠŤÁL S404T21-DP112-016
DATA: 12/2022		UPLNĚN: JAN ŠTĚPÁNEK	LIST: 1