



SITUACE – PROPOJOVACÍ POTRUBÍ

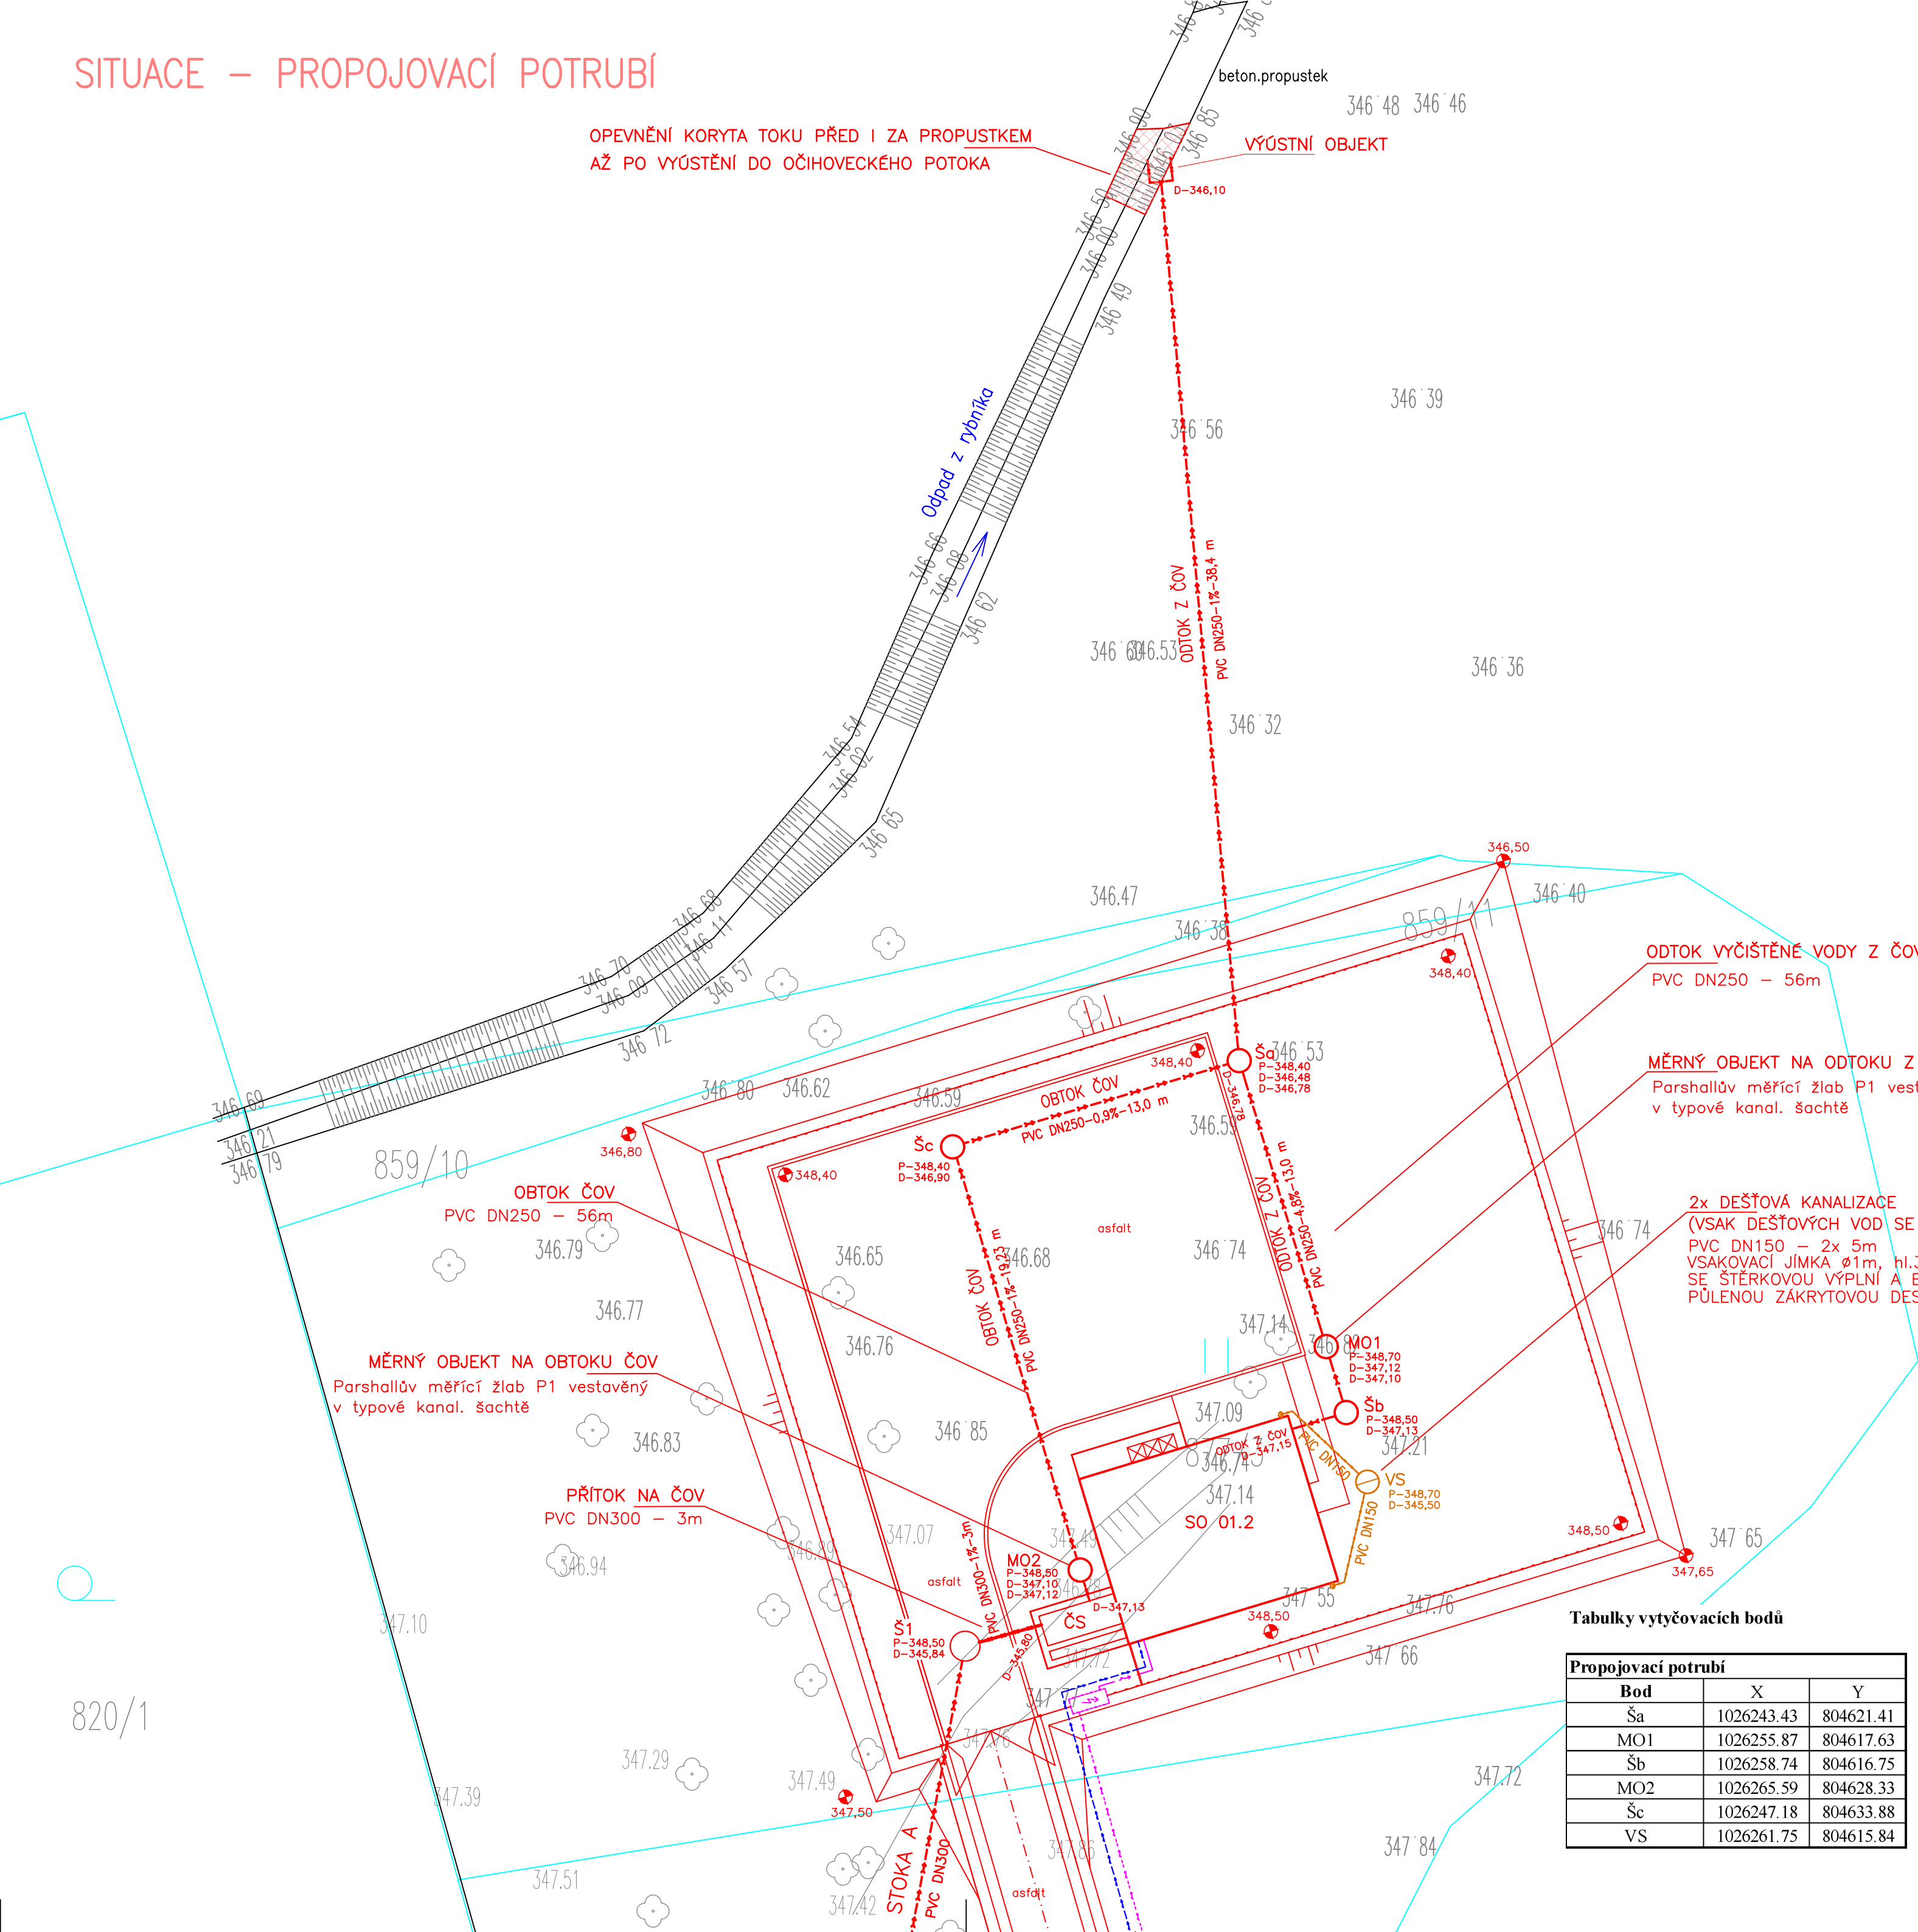

- Legenda:
- Splašková kanalizace
 - Dešťová kanalizace
 - Vodovodní přípojka
 - Přípojka nn
 - Hranice pozemků dle KN

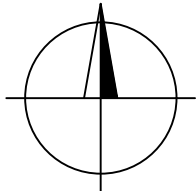

S0 01.3

VYPRACOVAL	PROJEKTANT	HLAV. INŽ. PROJEKTU	AUTORIZOVANÁ OSOBA	PIK VÍTEK inženýrská a projektová kancelář	
		DALÍK	DALÍK		
INVESTOR OBEC HOŘOVIČKY		OsRP RAKOVNIK	KÚ STŘEDOČESKÝ		
NÁZEV STAVBY HOŘOVIČKY KANALIZACE A ČOV				ATELIER PRAHA	ČÍS. SOUPRAVY
				DATUM 08/2024	
				STUPEŇ DPS	
				FORMÁT A3	
				MĚŘÍTKO 1 : 200	
				SOUBOR	
OBSAH VÝKRESU SITUACE				ZAK. ČÍSLO 24 – 029	ČÍS. VÝKRESU D.1.2