


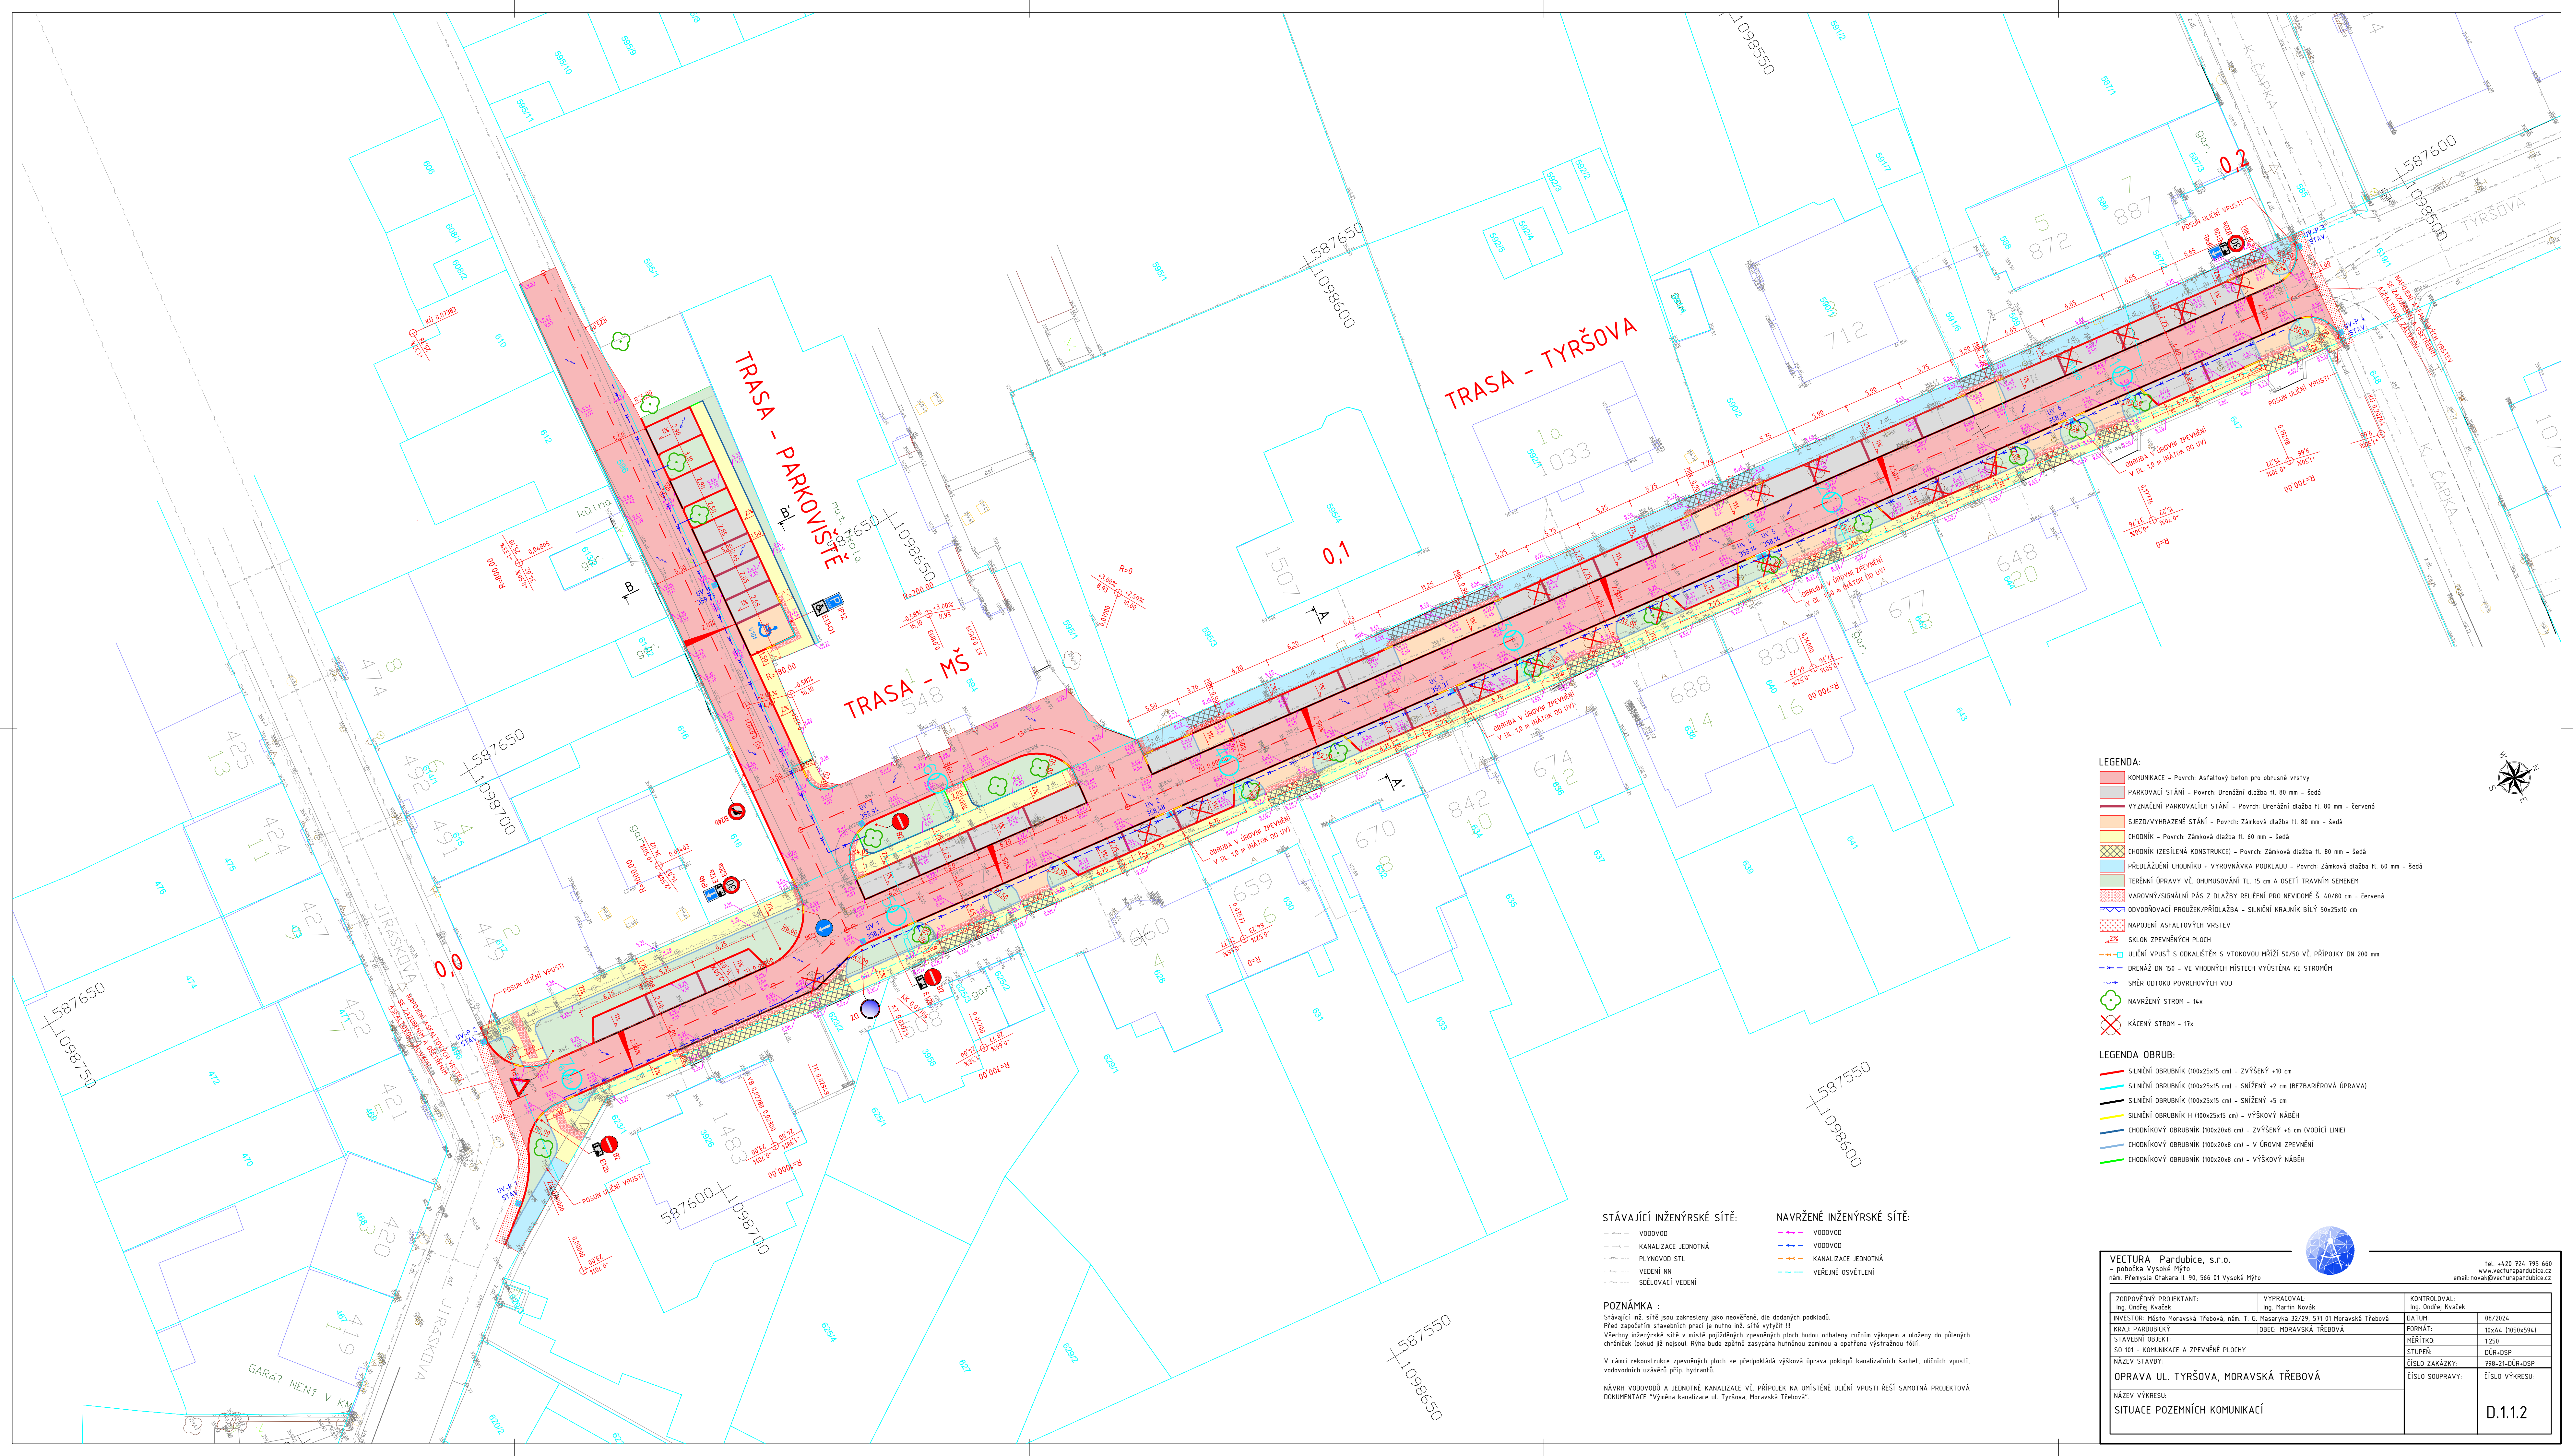

- LEGENDA:**
- KOMUNIKACE - Povrch: Asfaltový beton pro obrusné vrstvy
 - PARKOVACÍ STÁNÍ - Povrch: Drenážní dlažba Hl. 80 mm - šedá
 - VYZNAČENÍ PARKOVACÍCH STÁNÍ - Povrch: Drenážní dlažba Hl. 80 mm - červená
 - SJEZD/VYHRAZENÉ STÁNÍ - Povrch: Zámková dlažba Hl. 80 mm - šedá
 - CHODNÍK - Povrch: Zámková dlažba Hl. 60 mm - šedá
 - CHODNÍK (ZESÍLENÁ KONSTRUKCE) - Povrch: Zámková dlažba Hl. 80 mm - šedá
 - PŘEDLÁŽENÍ CHODNÍKŮ - VYROVNÁVKA PODKLADU - Povrch: Zámková dlažba Hl. 60 mm - šedá
 - TERÉNNÍ ÚPRAVY VĚ OHNEMUSOVÁNÍ TL. 15 cm A OSETÍ TRAVNÍCH SEMENEM
 - VAROVNÝ/SIGNALNÍ PÁS Z DLAŽBY RELIÉFŮ PRO NEVIDOMÉ Š. 40/80 cm - červená
 - ODVODŇOVACÍ PROUDĚK/PŘÍDLAŽBA - SILNICE KRAJNÍ BÍLÝ 50x25x10 cm
 - NAPOJENÍ ASFALTOVÝCH VRSTEV
 - SKLON ZPEVNĚNÝCH PLOCH
 - ULIČNÍ VPUSŤ S ODKALŠTĚM S VÍTKOVOU HRÍŽÍ 50/50 VĚ. PŘÍPOJKY DN 200 mm
 - DRENÁŽ DN 150 - VE VHODNÝCH MÍSTECH VÝUSTĚNÁ KE STROMŮM
 - SMĚR ODTOKU POVRCHOVÝCH VOD
 - NAVRŽENÝ STROM - 16x
 - KÁCENÝ STROM - 17x
- LEGENDA OBRUB:**
- SILNICE OBRUBNÍK (100x25x15 cm) - ZVÝŠENÝ +10 cm
 - SILNICE OBRUBNÍK (100x25x15 cm) - SNÍŽENÝ +2 cm (BEZBARÉROVÁ ÚPRAVA)
 - SILNICE OBRUBNÍK (100x25x15 cm) - SNÍŽENÝ +5 cm
 - SILNICE OBRUBNÍK (100x25x15 cm) - VÝŠKOVÝ NÁBĚH
 - CHODNÍKOVÝ OBRUBNÍK (100x20x8 cm) - ZVÝŠENÝ +6 cm (VODÍČÍ LINE)
 - CHODNÍKOVÝ OBRUBNÍK (100x20x8 cm) - V ÚROVNI ZPEVNĚNÍ
 - CHODNÍKOVÝ OBRUBNÍK (100x20x8 cm) - VÝŠKOVÝ NÁBĚH

- STÁVAJÍCÍ INŽENÝRSKÉ SÍTĚ:**
- VODOVOD
 - KANALIZACE JEDNOTNÁ
 - PLYNOVOD STL
 - VEDENÍ NN
 - SĐELOVACÍ VEDENÍ
- NAVRŽENÉ INŽENÝRSKÉ SÍTĚ:**
- VODOVOD
 - VODOVOD
 - KANALIZACE JEDNOTNÁ
 - VEŘEJNÉ OSVĚTLENÍ

POZNÁMKA :
Stávající inž. sítě jsou zakresleny jako neověřené, dle dodaných podkladů.
Před započítáním stavebních prací je nutno inž. sítě vytyčit !!!
Všechny inženýrské sítě v místě pojízdných zpevněných ploch budou odhaleny ručním výkopem a uloženy do půdních chráničů (pokud již nejsou). Rýna bude zpětně zasypána hutnou zeminou a opatřena výstražnou fólií.
V rámci rekonstrukce zpevněných ploch se předpokládá výšková úprava poklopů kanalizačních šachet, uličních vpustí, vodovodních uzávěrů příp. hydrantů.

NÁVRH VODOVODŮ A JEDNOTNÉ KANALIZACE VĚ. PŘÍPOJEK NA UMÍSTĚNÍ ULIČNÍ VPUSŤI ŘEŠÍ SAMOTNÁ PROJEKTOVÁ DOKUMENTACE "Výměna kanalizace ul. Tyršova, Moravská Třebová".

VECTURA Pandubice, s.r.o. - pobožka Vysoké Mýto nám. Přemysla Otakara II. 90, 566 01 Vysoké Mýto		Tel. +420 724 795 660 www.vecturapandubice.cz email: novak@vecturapandubice.cz	
ZODPOVĚDNÝ PROJEKTANT: Ing. Ondřej Kvaček		VYPRACOVAL: Ing. Martin Novák	
INVESTOR: Město Moravská Třebová, nám. T. G. Masaryka 32/29, 571 01 Moravská Třebová		KONTROLOVAL: Ing. Ondřej Kvaček	
KRAJ: PARDUBICKÝ		OBEC: MORAVSKÁ TŘEBOVÁ	
STAVBNÍ OBJEKT: SO 101 - KOMUNIKACE A ZPEVNĚNÉ PLOCHY		DATUM: 08/2024	
NÁZEV STAVBY: OPRAVA UL. TYRŠOVA, MORAVSKÁ TŘEBOVÁ		FORMÁT: 10xA4 (1050x594)	
NÁZEV VÝKRESU: SITUACE POZEMNÍCH KOMUNIKACÍ		MĚŘÍTKO: 1:250	
		STUPEŇ: DŮR-DSP	
		ČÍSLO ZAKÁZKY: 798-21-DŮR-DSP	
		ČÍSLO SOUPRAVY: ČÍSLO VÝKRESU:	
		D.1.1.2	