


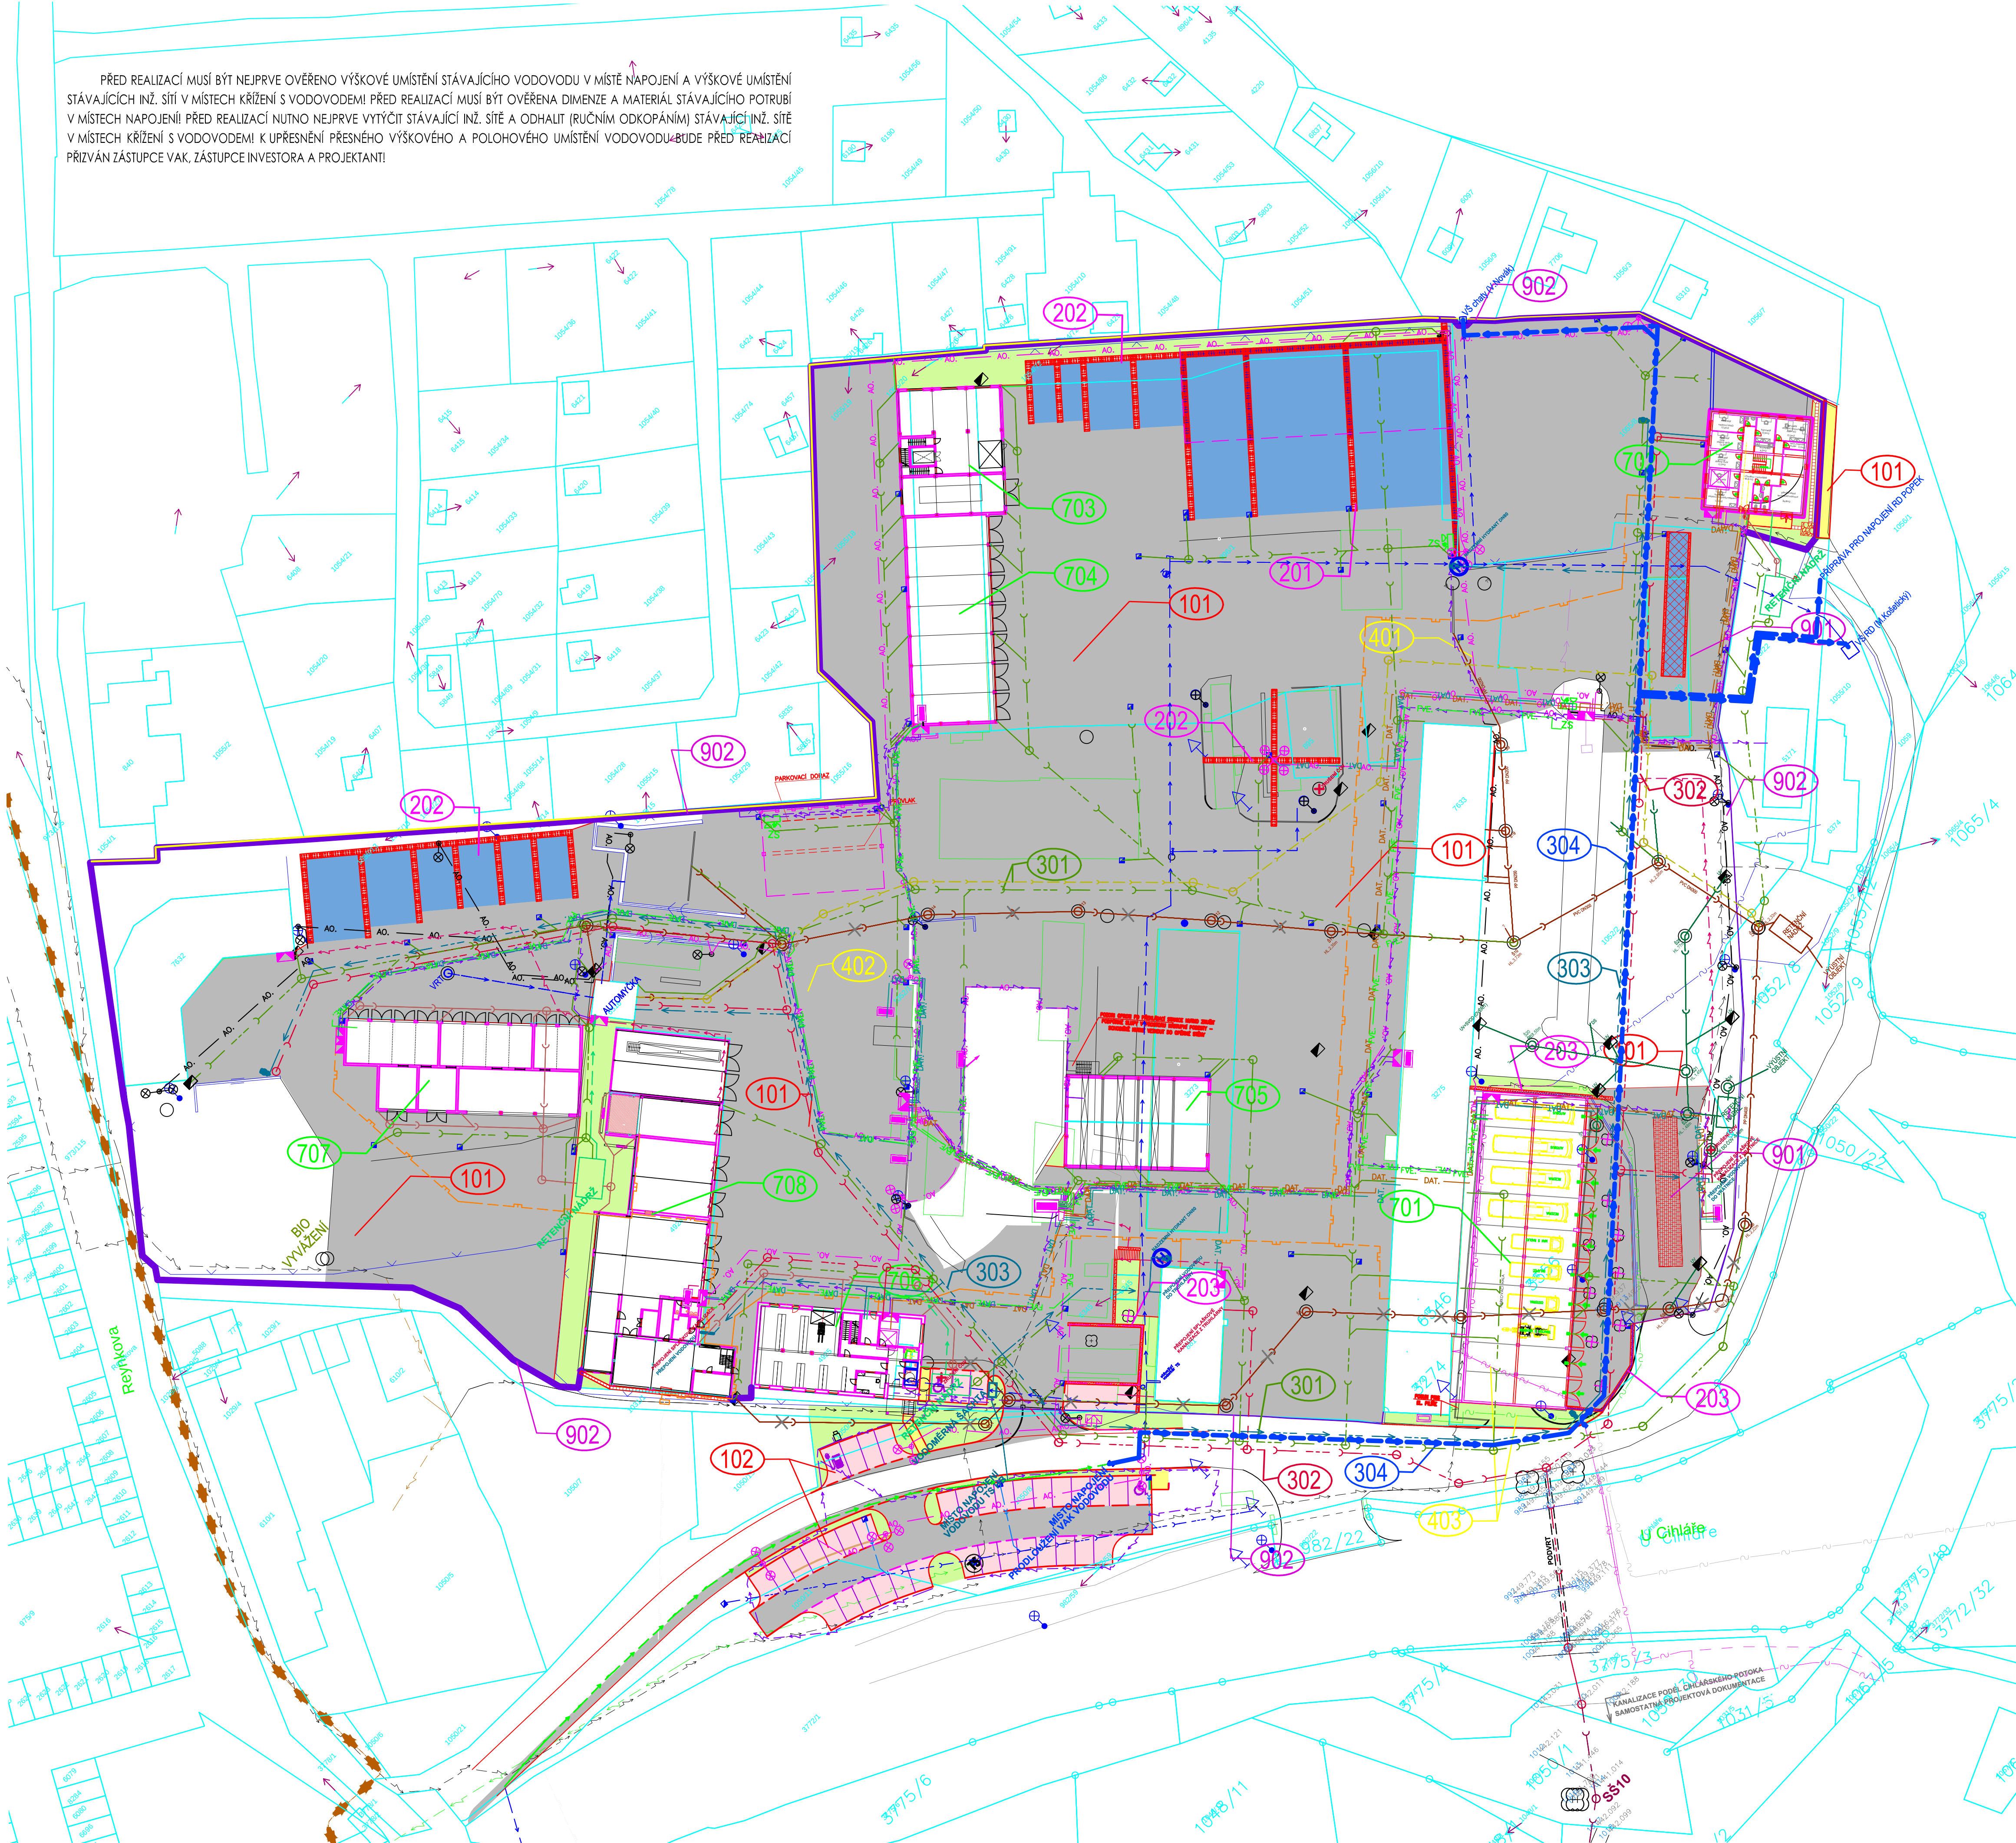

PŘED REALIZACÍ MUSÍ BÝT NEJPRVE OVĚŘENO VÝŠKOVÉ UMÍSTĚNÍ STÁVAJÍCÍHO VODOVODU V MÍSTĚ NÁPOJENÍ A VÝŠKOVÉ UMÍSTĚNÍ STÁVAJÍCÍCH INŽ. SÍTÍ V MÍSTĚCH KŘÍŽENÍ S VODOVODEM! PŘED REALIZACÍ MUSÍ BÝT OVĚŘENA DIMENZE A MATERIÁL STÁVAJÍCÍHO POTRUBÍ V MÍSTĚCH NÁPOJENÍ! PŘED REALIZACÍ NUTNO NEJPRVE VYTÝČIT STÁVAJÍCÍ INŽ. SÍŤ A ODHALIT (RUČNÍM ODKOPÁNÍM) STÁVAJÍCÍ INŽ. SÍŤ V MÍSTĚCH KŘÍŽENÍ S VODOVODEM! K UPŘESNĚNÍ PŘESNĚHO VÝŠKOVÉHO A POLOHOVÉHO UMÍSTĚNÍ VODOVODU BUDE PŘED REALIZACÍ PRÍZVÁN ZÁSTUPCE VAK, ZÁSTUPCE INVESTORA A PROJEKTANT!

LEGENDA MATERIÁLŮ:

- KOMUNIKACE – PОВRCH ASFALTOVÝ BETON
- PARKOVACÍ STÁNÍ, ZPEVNĚNÉ PLOCHY – ZÁMKOVÁ DLAŽBA/ODSTIN ŠEDÁ/, TLOUŠŤKA DL80 mm
- CHODNÍK – ZÁMKOVÁ DLAŽBA/ODSTIN ŠEDÁ/, TLOUŠŤKA DL60 mm
- ZPEVNĚNÁ PLOCHA – PОВRCH CEMENTOBETON
- OPĚRNÁ ZEď, PALISÁDY
- ZELENÍ OSETÍ TRAVNIN SEMENEM (připadně kořetek)
- SNÍŽENÝ OBRUBNÍK VE VJEZDECH 20-50mm
- U PŘECHODŮ PRO CHODCE A U MÍST PRO PŘECHÁZENÍ 20mm
- PLECHOVÉ OPLOČENÍ VÝŠKY 3m
- ZÁCHYTNÁ SÍŤ VÝŠKY 3m
- NOVÝ SLOUP AREÁLOVÉHO OSVĚTLENÍ
- NOVÉ ULIČNÍ VPUSŤI S KALOVÝM KOŠEM

STÁVAJÍCÍ INŽENÝRSKÉ SÍŤ

- STÁVAJÍCÍ KABELOVÉ VEDENÍ VE SPRÁVĚ CETIN a.s. - NEPROVOZOVANÉ SÍŤ
- STÁVAJÍCÍ METALOVÝ KABEL VE SPRÁVĚ CETIN a.s.
- STÁVAJÍCÍ KABELOVÉ VEDENÍ NN NADZ. DO 1KV VE SPRÁVĚ ČEZ DISTRIBUCE A.S.
- STÁVAJÍCÍ KABELOVÉ VEDENÍ VN NADZ. DO 35KV VE SPRÁVĚ ČEZ DISTRIBUCE A.S.
- STÁVAJÍCÍ PLYNOVODNÍ POTRUBÍ NTL VE SPRÁVĚ GASNET s.r.o.
- STÁVAJÍCÍ KABELOVÉ VEDENÍ VE SPRÁVĚ NEJ.CZ - OPTICKÉ VEDENÍ
- STÁVAJÍCÍ KABELOVÉ VEDENÍ VE SPRÁVĚ NEJ.CZ - KOKALNÍ VEDENÍ
- STÁVAJÍCÍ VODOVODNÍ POTRUBÍ - VE SPRÁVĚ VAK HB
- STÁVAJÍCÍ VODOVODNÍ POTRUBÍ - VE SPRÁVĚ TS HB
- NOVÝ VODOVOD TS HB
- NOVÝ VODOVOD VAK HB - PRODLOUŽENÍ VODOVODU
- NOVÁ VODOVODNÍ PŘÍPOJKA (CHATY, RODINNÝ DŮM)
- NOVÁ PŘÍPOJKA DEŠŤOVÉ VODY DO OBJEKTU
- NOVÁ DEŠŤOVÁ KANALIZACE
- NOVÁ SPLAŠKOVÁ KANALIZACE
- NOVÁ KANALIZACE - PŘEDČIŠTĚNÉ VODY Z AUTOMATKY
- STÁVAJÍCÍ KANALIZACE TS HB
- STÁVAJÍCÍ KANALIZACE TS HB
- PLÁNOVANÁ SPLAŠKOVÁ KANALIZACE - "SAMOSTATNÝ PROJEKT KANALIZACE PODÉL CHLÁŘSKÉHO POTOKA"
- STÁVAJÍCÍ TRASA ROZVODŮ NN - VE SPRÁVĚ TSHB
- NOVÁ TRASA ROZVODŮ NN CHRÁNIČKA DN110 - VE SPRÁVĚ TSHB
- NOVÁ TRASA ROZVODŮ FVE CHRÁNIČKA DN110 - VE SPRÁVĚ TSHB
- KABEL KOMUNIKACE FVE (KABEL FTP)
- NOVÁ TRASA ROZVODŮ DATOVÉHO VEDENÍ CHRÁNIČKA (OPTICKÝ KABEL) - VE SPRÁVĚ TSHB
- NOVÁ TRASA ROZVODŮ DATOVÉHO VEDENÍ CHRÁNIČKA D (UTP KABEL) - VE SPRÁVĚ TSHB
- NOVÁ TRASA ROZVODŮ AREÁLOVÉHO OSVĚTLENÍ - VE SPRÁVĚ TSHB
- NOVÁ TRASA PŘÍPOJOVACÍHO POTRUBÍ UV
- NOVÁ TRASA ZATŘUBNĚNÍ SILNINOVÉHO PŘÍKOPU DN 300
- NOVÁ TRASA PLYNOVODNÍHO POTRUBÍ
- ROZVADĚČ NN
- KsX POJISTKOVÁ KABELOVÁ SKŘÍŤ
- ROZVADĚČ FVE
- DATA SKŘÍŤ DATA - (KAMEROVÝ SYSTÉM, KOMUNIKACE FOTOVOLTAIKY, REZERVA)
- DATOVÝ ROZVADĚČ
- ZS ZÁSUVKOVÁ SKŘÍŤ

POZNÁMKA:
- STÁVAJÍCÍ SÍŤ JSOU ZAKRESLENY ORIENTAČNĚ viz SITUACE!!!
- PŘED ZAHÁJENÍM ZEMNÍCH PRACÍ NUTNO VYTÝČIT VEDENÍ VŠECH INŽENÝRSKÝCH SÍTÍ!!!
- PŘI KŘÍŽENÍ A SOUDHLAVĚ PODOZEMNÍCH VEDENÍ JE NUTNÉ DODRŽET ODPŮSTUPY DLE ČSN 73 6005
- PŘI REALIZACI NUTNO DODRŽOVAT VŠECHY TECHNOLOGICKÉ POKYNY JEDNOTLIVÝCH DODAVATELŮ MATERIÁLŮ, POUŽITÉ MATERIÁLY MUSÍ ODPOVÍDAT VÝHL. 37/2001 Sb. -
- PŘI PROVÁDĚNÍ NUTNO DODRŽOVAT ZÁSADY BEZPEČNOSTI A OCHRANY ZDRAVÍ !!!
- V MÍSTĚ SÍTKY CHODNÍKU S BUDOVAMI BUDE KLOŽENA NOVÁ FOLIE
- STAVBA BUDE PROVÁDĚNA V SOULADU S VÝHL.Č. 398/2005Sb., PROJEKTANT DOPORUČUJE KONZULTOVAT DETAILY SE ZÁSTUPCEM NPI

- 101 VNITROAREÁLOVÉ KOMUNIKACE A ZPEVNĚNÉ PLOCHY
- 102 VENKOVNÍ PARKOVACÍ PLOCHY
- 201 MONOLITICKÉ SKLADOVACÍ BOXY VČETNĚ ZASTŘEŠENÍ
- 202 PREFABRIKOVANÉ SKLADOVACÍ BOXY
- 203 MONOLITICKÉ OPĚRNÉ A ZÁRUBNÍ ZDI
- 301 DEŠŤOVÁ KANALIZACE
- 302 SPLAŠKOVÁ KANALIZACE
- 303 VODOVOD
- 304 PRODLOUŽENÍ VODOVODU
- 401 AREÁLOVÉ OSVĚTLENÍ
- 402 AREÁLOVÉ ROZVODY NN
- 403 PŘELOŽKA KABELOVÉHO VEDENÍ CETIN
- 501 ROZVODY PLYNOVODU
- 701 GARÁŽE PRO TNV
- 702 ADMINISTRATIVNÍ BUDOVA
- 703 SKLAD MATERIÁLŮ - 2 PODLAŽNÍ
- 704 GARÁŽE PRO TNV A SYPAČE
- 705 SKLAD NA PAPIR
- 706 ADMINISTRATIVNÍ BUDOVA
- 707 VÝSTAVBA GARÁŽÍ + SKLAD MATERIÁLŮ
- 708 ÚPRAVA BUDOVY
- 901 PŘESUN VÁHY
- 902 TRVALÉ OPLOČENÍ

304 PRODLOUŽENÍ VODOVODU

ODP.PROJEKTANT	VYPRACOVAL	KONTROLOVAL	HIP	 Havlíčkův Brod s.r.o. Právníkovi a.s. s.r.o. a.s. Havlíčkův Brod PROJEKTOVÁNÍ INŽENÝRSKÝCH STAVEB tel: 389 440 525, fax: 389 234 377 e-mail: more@dmch.cz
MARTA NOVOTNÁ	MARTA NOVOTNÁ	ing.P.BLAHA	ing.J.MAREK	
OBEC : HAVLÍČKŮV BROD		OKRES : HAVLÍČKŮV BROD		
KRAJ : VYSOČINA				DATUM 08/2023
INVESTOR : TECHNICKÉ SLUŽBY HAVLÍČKŮV BROD				
Revitalizace areálu Technických služeb U Chláře, Havlíčkův Brod				STUPEŇ PD DUR
				Č. ZAKÁZKY 23020
				MĚŘÍTKO 1:500
				ČÁST DOKUM. Č. VÝKRESU
SITUACE				D.1.304 2

