


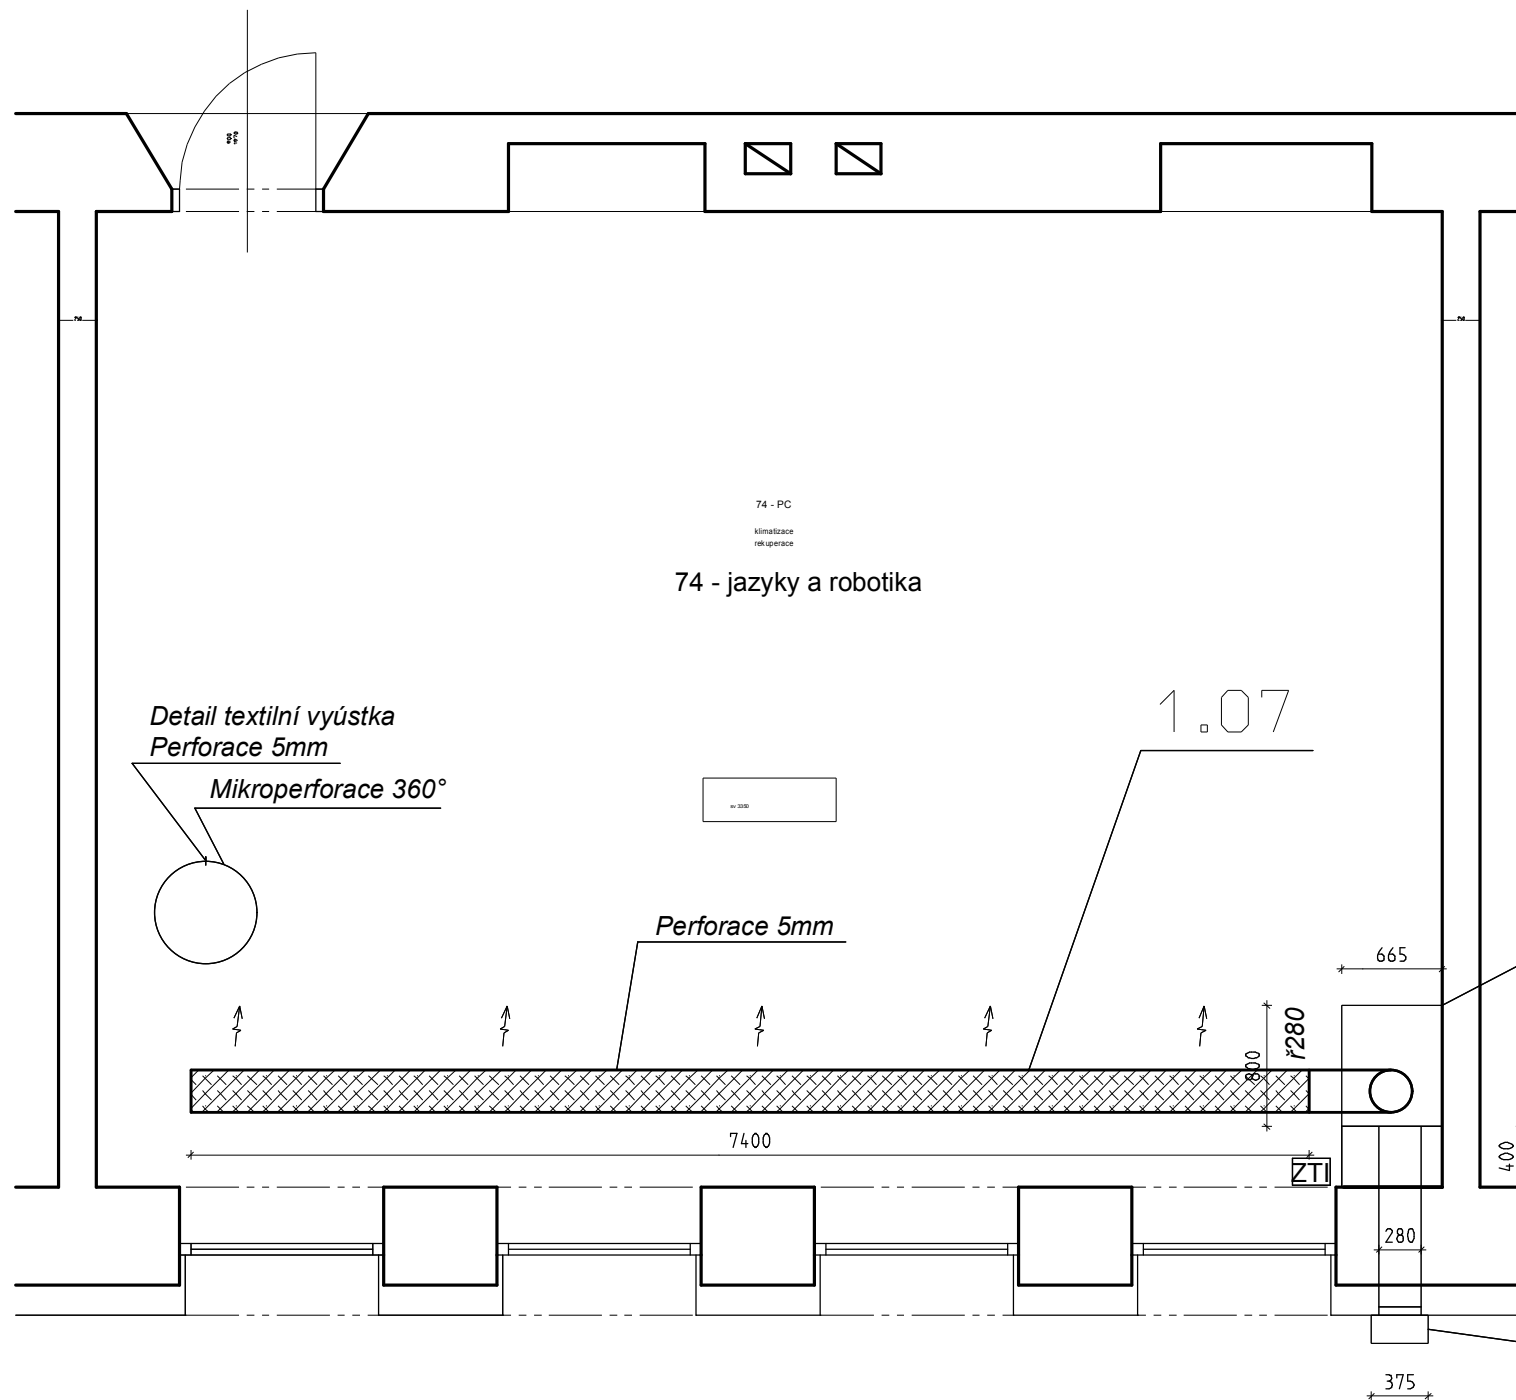

1.01

Rekuperační jednotka s opláštěním
500m³/h, 250Pa
El. příkon ventilátory 100W, 230V
El. příkon předehříváč 1100W, 230V
Filtrace M5
Zpětné klapky integrovány v jednotce

Poznámka:

Odvod kondenzátu od rekuperační jednotky není nutný, mají odpařovací vaničku.
Ovladač jednotky bude umístěn po koordinaci s vedením školy
Odvod kondenzátu od KLM jednotky zaústěn do sifonu umyvadla, případně do fasády
Jednotka opláštěna MDF deskou 18mm, dekor bude upřesněn před objednáním

1.02

VYPRACOVAL: Jiří Hájek	KONTROLOVAL: Jiří Hájek	VEDOUcí PROJEKTANT: Jiří Hájek	JIŘÍ HÁJEK PROJEKTOVÁNÍ VZDUCHOTECHNIKY FOGLAROVA 65, KURIM, 66434 EMAIL: ocean2003@seznam.cz	
MÍSTO STAVBY: Velké Meziříčí				
AKCE: Zlepšování kvality a dostupnosti vzdělávání ZŠ Sokolovská ve Velkém Meziříčí			DATUM:	6/2023
			STUPEŇ:	DPS
			FORMÁT:	2A4
OBSAH: 2. n.p. učebna č. 74 jazyky a robotika			MĚŘÍTKO 1:50	ČÍSLO VÝKRESU V01