
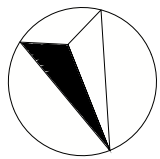


PŘÍSTAVBA SO 04:

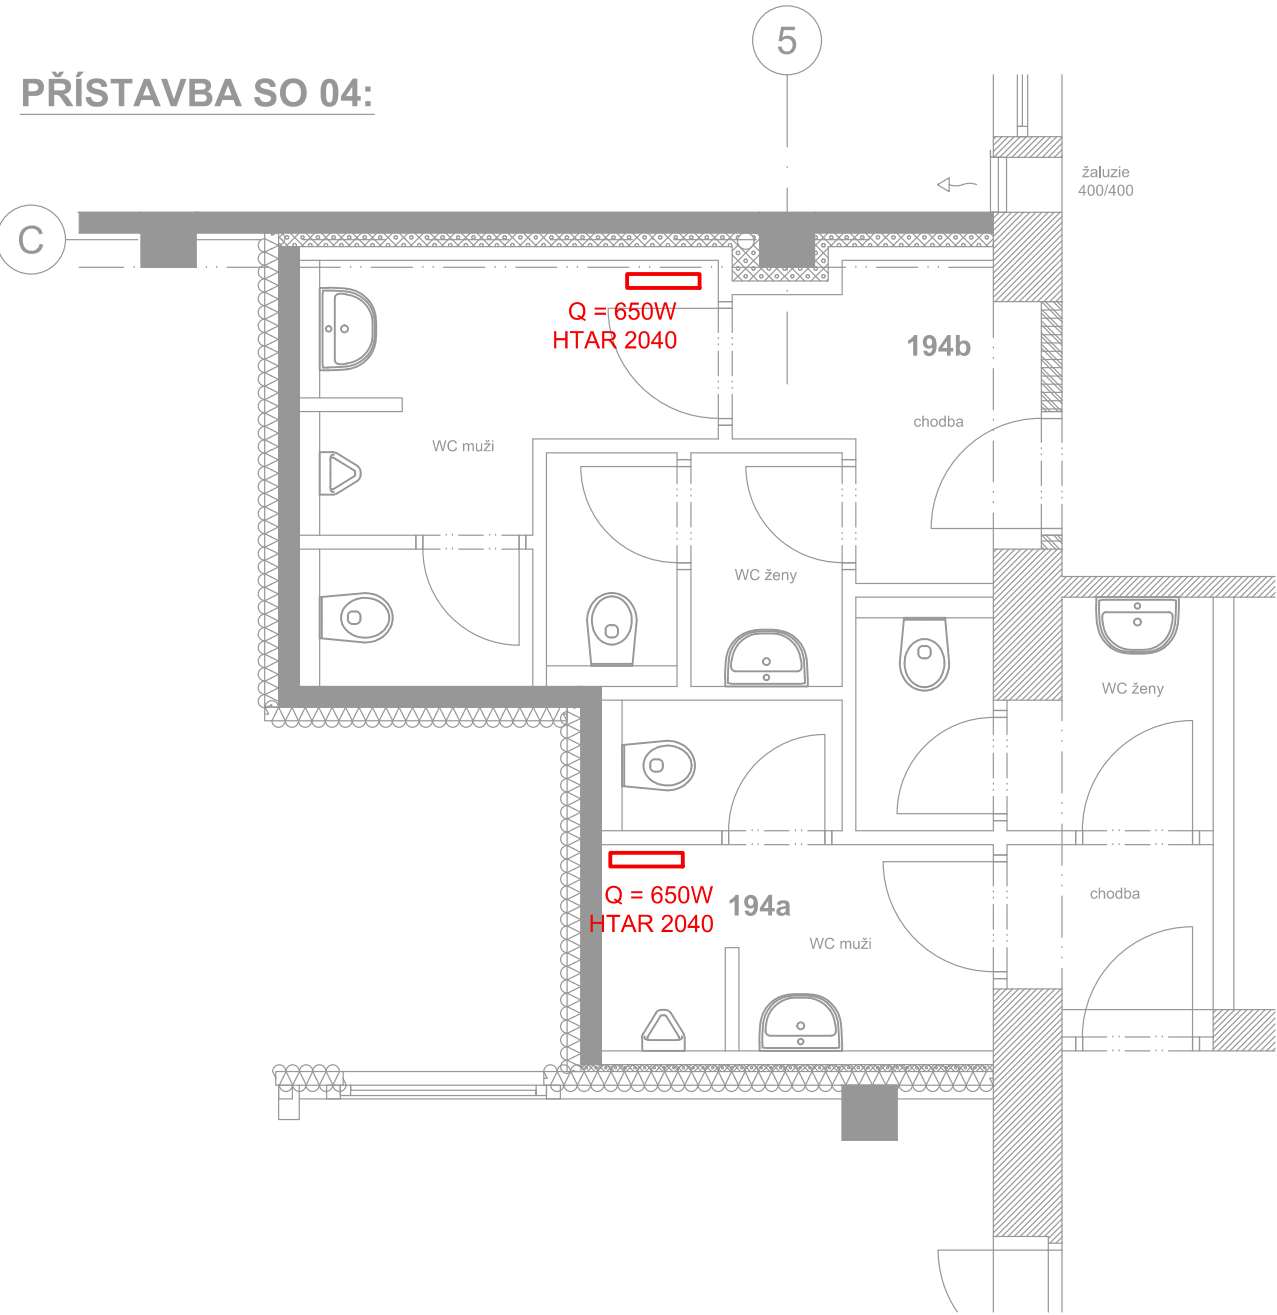

LEGENDA ZNAČENÍ

-  ELEKTRICKÉ TOPNÉ PANELE S AKUMULACÍ vč. termostatu
- Q = 1200W HTAR 2120** Q – PŘÍKON INSTALOVANÉHO TĚLESA [W] OZNAČENÍ TĚLESA
-  TR TERMOSTAT

Zodp. projektant: Ing. ŠOUKAL		Vypracoval: Ing. ŽENÍŠEK		Schválil: Ing. KOMÍNEK	
Investor: CHOVSERVIS, a. s., Zemědělská 897/5, 500 03 Hradec Králové		Místo stavby: k.ú. Hlavečnick par.c.č. 683/23, 195/1		Název akce - objekt: MODERNIZACE PORÁŽKY TORO HLAVEČNÍK SO 04 - PŘÍSTAVBA SOCIÁLNÍHO ZÁZEMÍ	
Název výkresu - profese: D.1.4.d - TECHNIKA PROSTŘEDÍ STAVEB - VYTÁPĚNÍ PŮDORYS		Stupeň PD: DPS		Číslo zakázky: 6 025 19 Datum: 2/2021	
		Formát: 2 x A4		Číslo výkresu: 501	
		Měřítko: 1:50		Číslo paré:	

BUILDINGcentrum - HSV, s.r.o.
úsek projekce
info@bc-hsv.cz
www.bc-hsv.cz
Karlov 169/88
594 01 Velké Meziříčí
tel.: (+420) 566 686 211
fax.: (+420) 566 686 299