


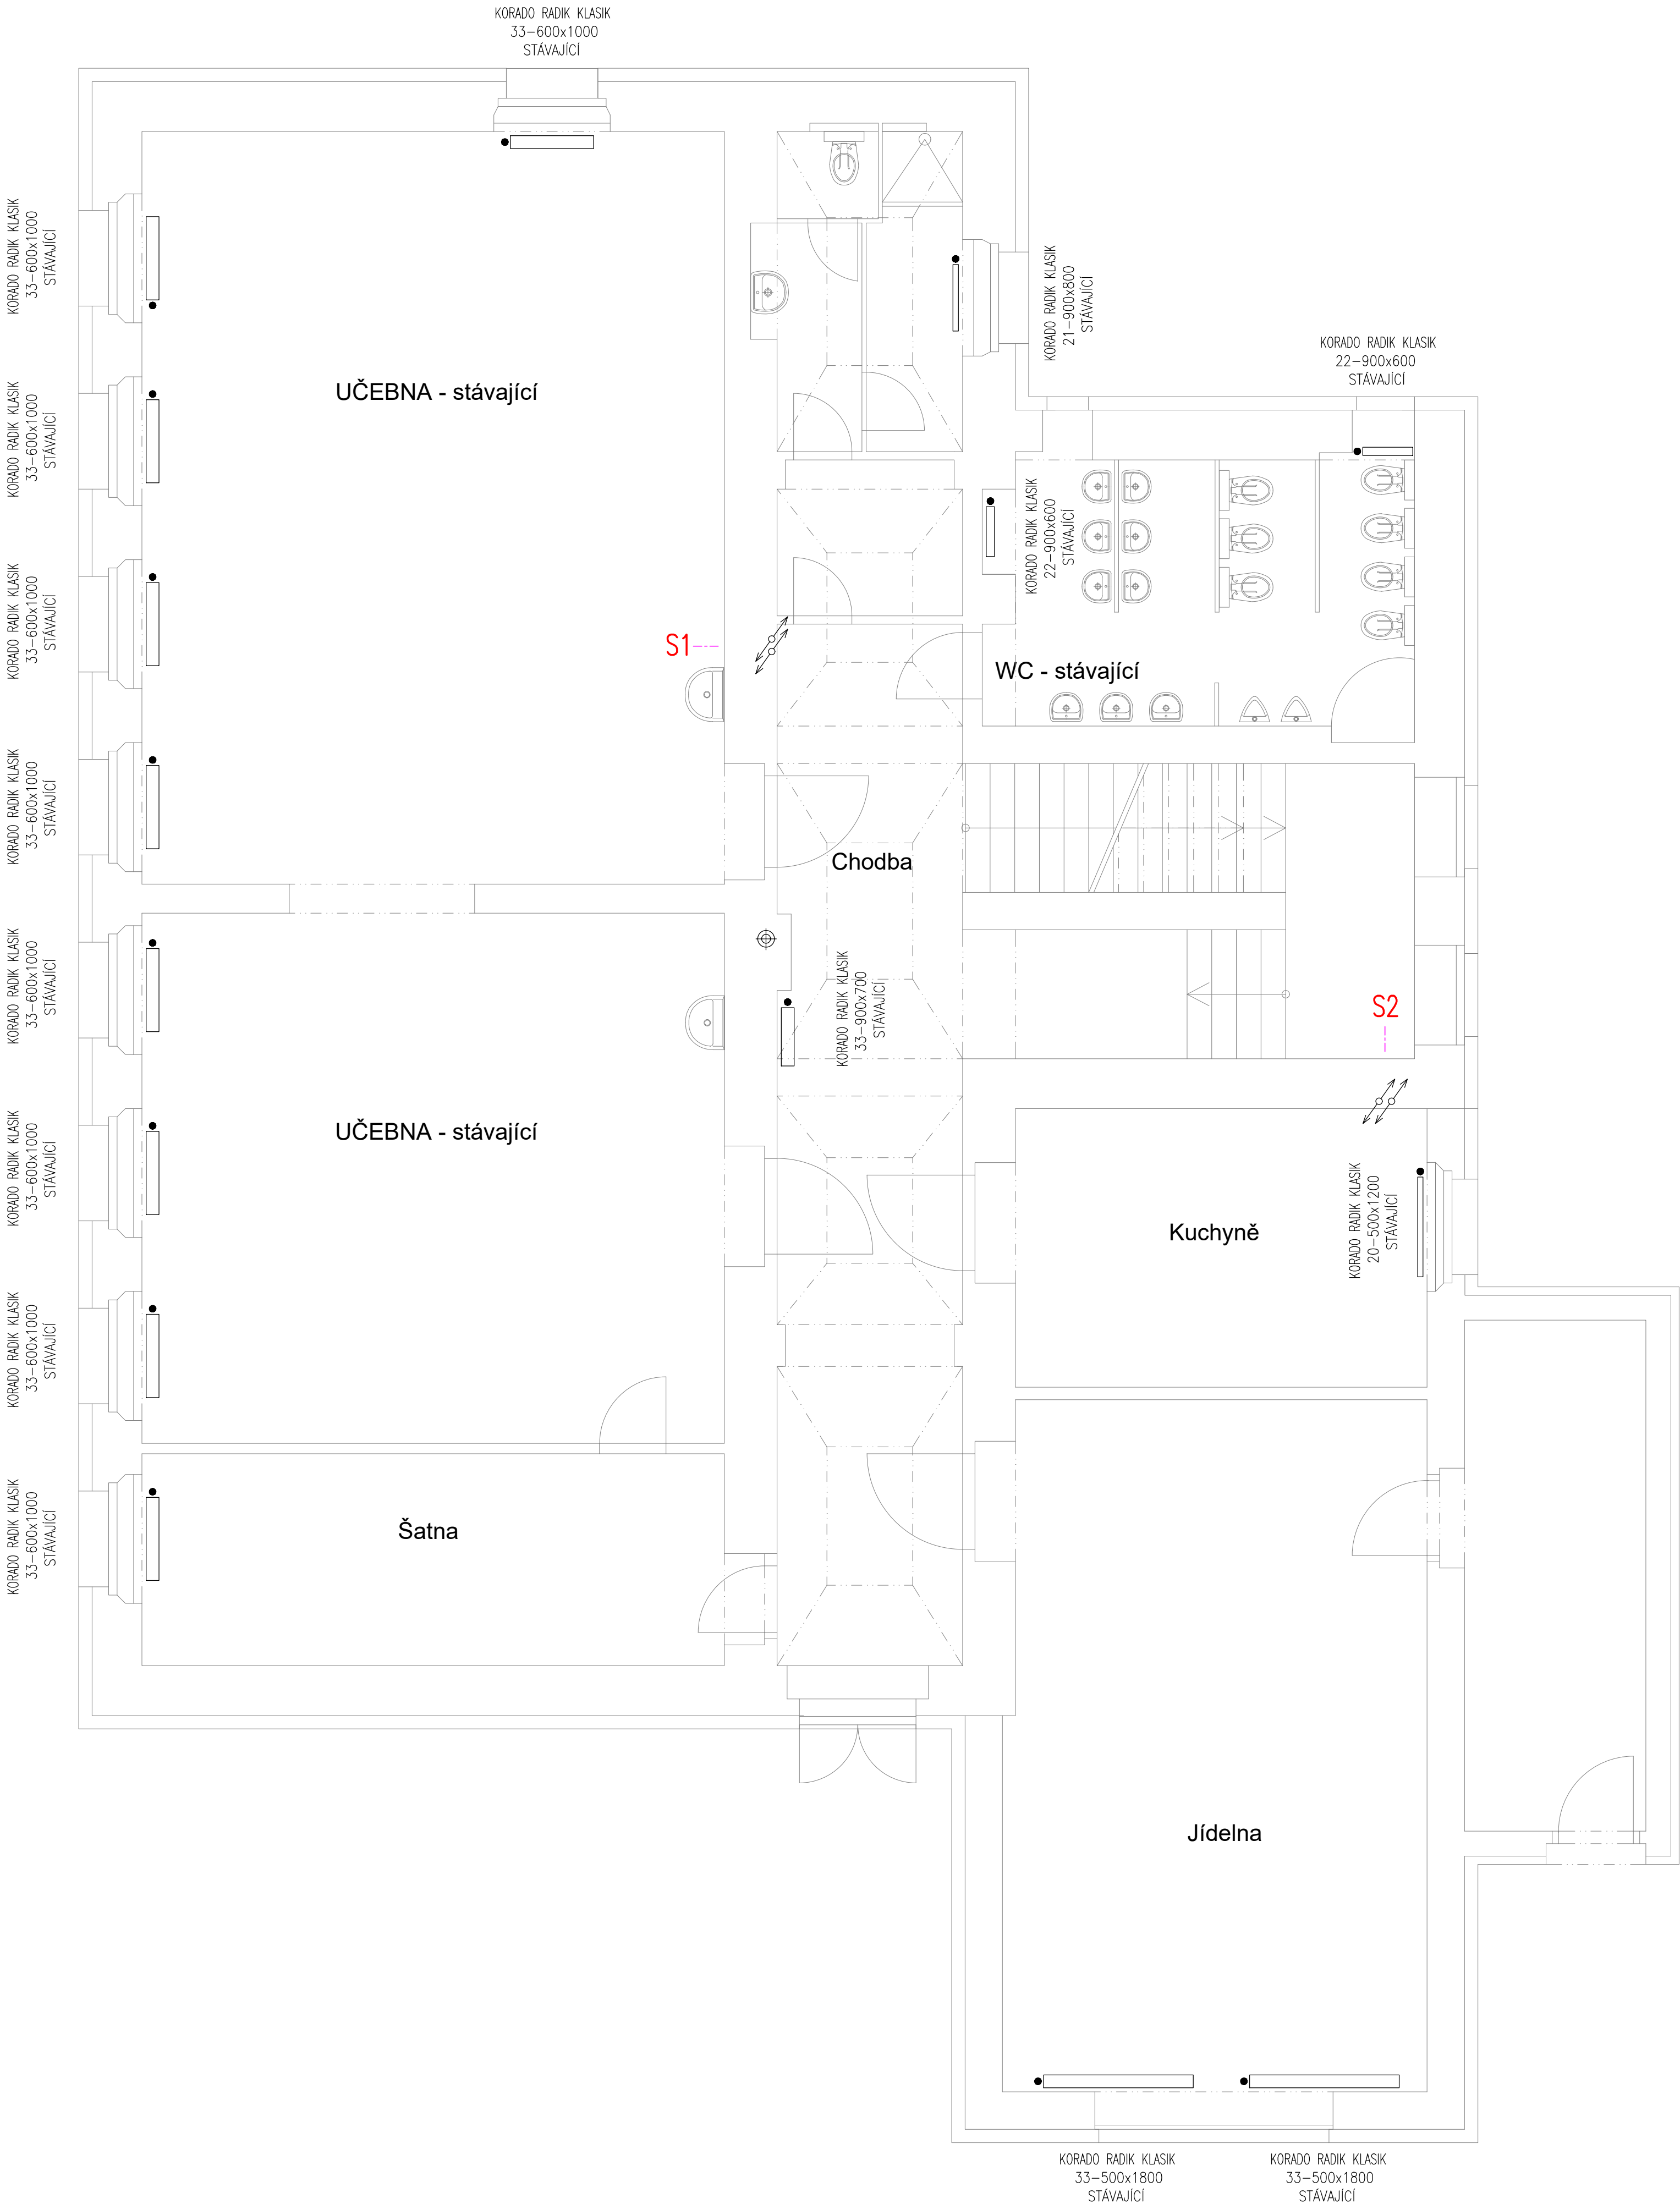

- LEGENDA:
- RŠ,PS-ROHOVÉ, PŘÍMÉ ŠROUBENÍ
 - RV,PV-ROHOVÝ, PŘÍMÝ VENTIL
 - NOVÉ PŘÍVODNÍ POTRUBÍ ŮT
 - NOVÉ ZPĚTNÉ POTRUBÍ ŮT
 - STÁVAJÍCÍ PŘÍVODNÍ POTRUBÍ ŮT
 - STÁVAJÍCÍ ZPĚTNÉ POTRUBÍ ŮT

ZOOP: PROJEKTANT: Ing. Radek Zmoltík	VYPRACOVAL: Ing. Radek Zmoltík	ZPRACOVATEL:
KONTROLOVAL: Ing. Josef Záhorký		AIR TECHNIC Clima s.r.o.
INVESTOR: Obec Kojetice, Lipová 155, 250 72 Kojetice u Prahy		Radoucká 296/154 / 150 00 Praha 5 Tel: 725 791 466 / www.airtechnic.cz / info@airtechnic.cz
STAVBA: (AKCE:) STAVEBNÍ ÚPRAVY A NÁSTAVBA ŠKOLY		STUPĚŇ DOKUMENTACE: DPS
ČÁST: D.1.4.c VYTÁPĚNÍ		DATUM: 06/2024 FORMÁT: 6x44 MĚŘÍTKO: 1:50
OBSAH: PŮDORYS 1.NP		Č. VÝKRESU: 12 Č. PŘÍLOHY: