


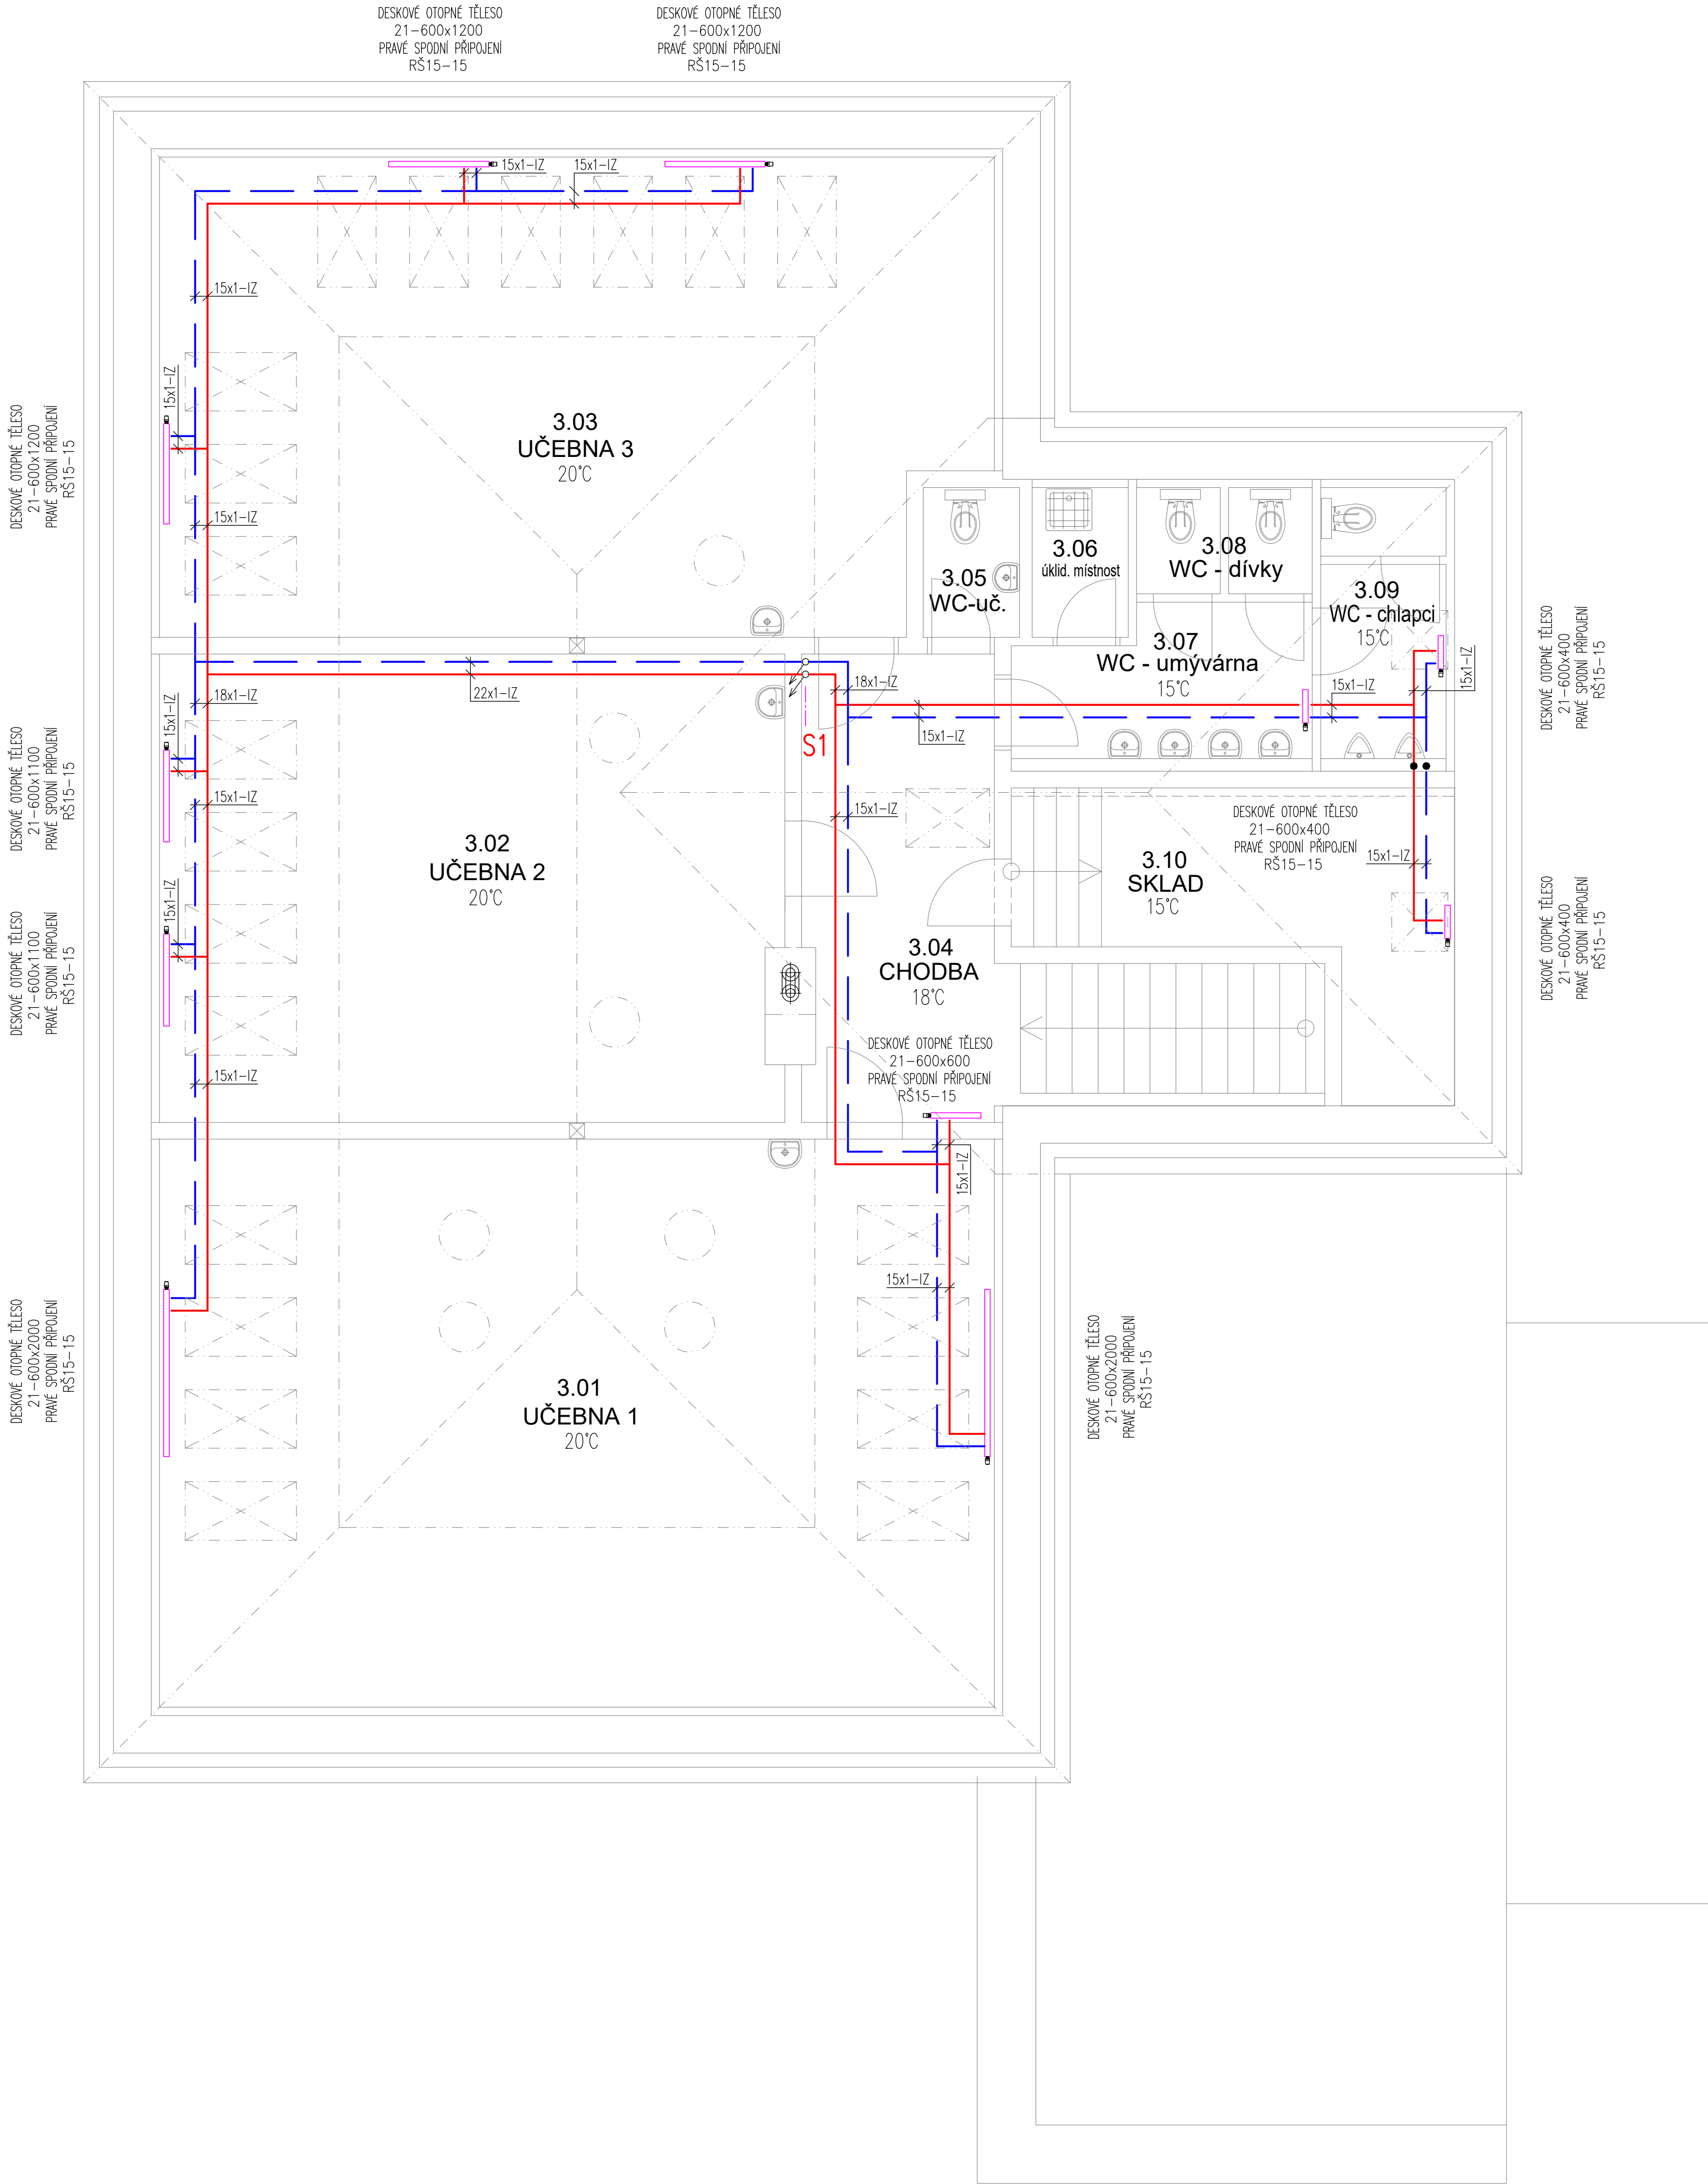

- LEGENDA:
- RŠ,PŠ-ROHOVÉ, PŘÍMÉ ŠROUBENÍ
 - RV,PV-ROHOVÝ, PŘÍMÝ VENTIL
 - NOVÉ PŘÍVODNÍ POTRUBÍ ÚT
 - NOVÉ ZPĚTNÉ POTRUBÍ ÚT
 - STÁVAJÍCÍ PŘÍVODNÍ POTRUBÍ ÚT
 - STÁVAJÍCÍ ZPĚTNÉ POTRUBÍ ÚT

ZOOP: PROJEKTANT: Ing. Radek Zmoltík	VYPRACOVAL: Ing. Radek Zmoltík	ZPRACOVATEL:
KONTROLOVAL: Ing. Josef Záhorký		AIR TECHNIC Clima s.r.o.
INVESTOR: Obec Kojetice, Lipová 155, 250 72 Kojetice u Prahy		Bratřičská 296/154 / 158 00 Praha 5 Tel: 725 791 466 / www.airtechnic.cz / info@airtechnic.cz
STAVBA: STAVEBNÍ ÚPRAVY A NÁSTAVBA ŠKOLY		STUPĚŇ DOKUMENTACE: DPS
(AKCE) Moravcova 26, Kojetice u Prahy, Parcela č. st. 47, k.ú. Kojetice		DATUM: 06/2024 FORMÁT: 6x44 MĚŘÍTKO: 1:50
ČÁST: D.1.4.c VYTÁPĚNÍ		Č. ZAKÁZKY:
OBSAH: PŮDORYS 3.NP		Č. VÝKRESU: 14 Č. PARÉ: