

LEGENDA CCTV:


- IP KAMERA CCTV
- ROZVOD CCTV – FTP cat.6A

LEGENDA STRUKTUROVANÉ KABELÁŽE:

- TELEFONNÍ/DATOVÝ ROZVÁDĚČ – 19" RACK
- TELEFONNÍ/DATOVÁ ZÁSUVKA 1xRJ45
- TELEFONNÍ/DATOVÁ ZÁSUVKA 2xRJ45
- STRUKTUROVANÁ KABELÁŽ – KABEL UTP cat.6A

LEGENDA INTELGENTNÍ INSTALACE:

- ELEKTRICKÝ ZÁMEK
- DVEŘNÍ KONTAKT
- SYSTÉMOVÁ KLAVESNICE
- INTERCOM
- DOTYKOVÝ OVLADAČ
- DOTYKOVÝ OVLADAČ SE SENZOREM CO2
- OVLADAČÍ DOTYKOVÝ PANEL
- SENZOR CO2 V KRABICI
- SENZOR PŘÍTOMNOSTI
- OPTICKO KOUŘOVÝ SENZOR
- PIR DETEKTOR DO NORMÁLNÍHO PROSTŘEDÍ
- PIR DETEKTOR DO VENKOVNÍHO PROSTŘEDÍ
- REPROSUSTAVA NORMÁLNÍ PROSTŘEDÍ
- REPROSUSTAVA VLHKÉ PROSTŘEDÍ
- NAPÁJECÍ ZDROJ
- ROZVOD INTELGENTNÍ INSTALACE
- SDRUŽENÁ KABELOVÁ TRASA

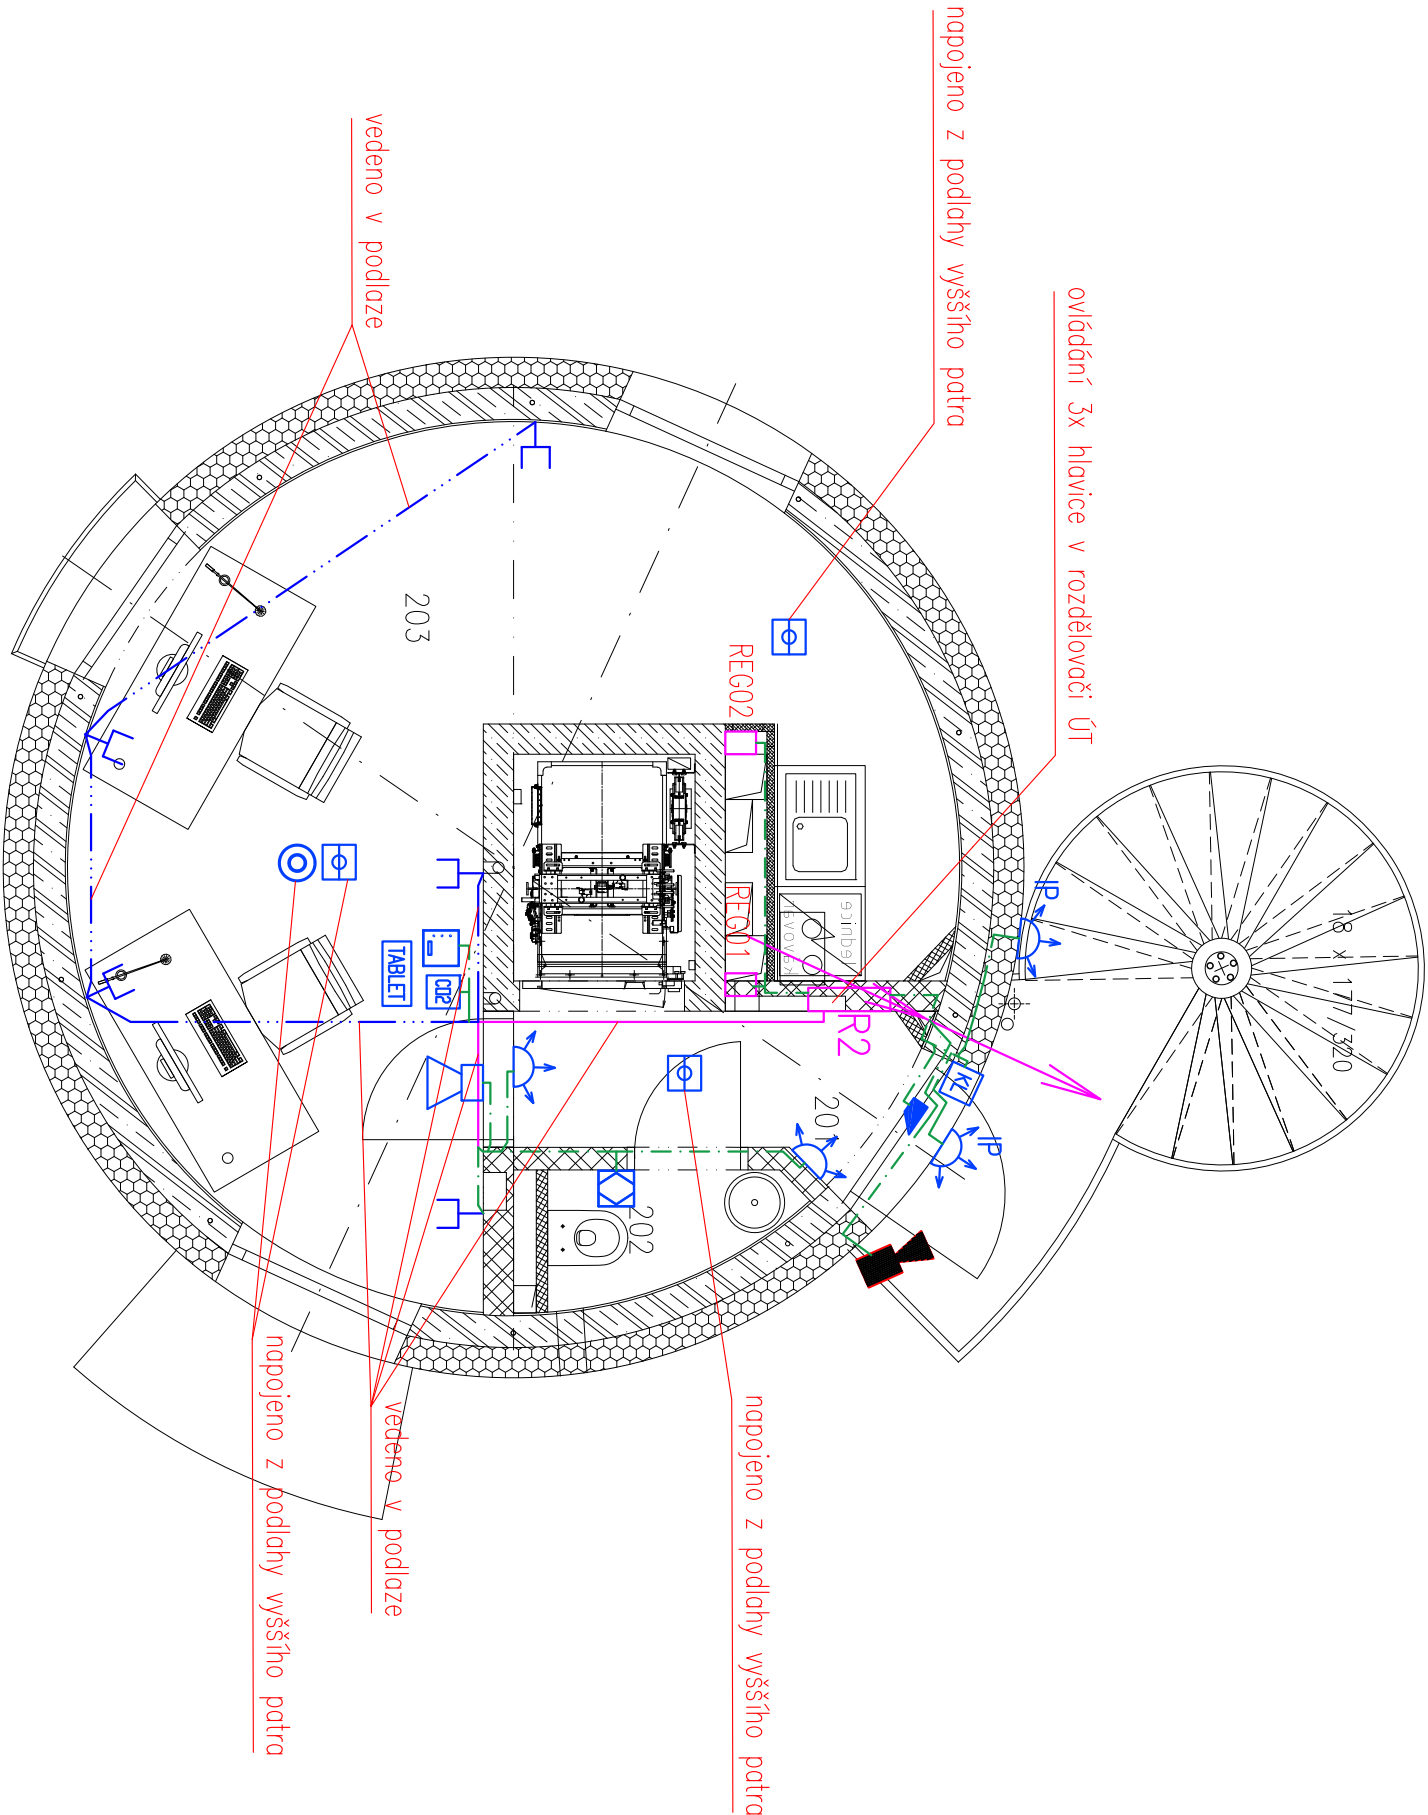

LEGENDA MÍSTNOSTÍ 2.NP:

čís	MÍSTNOST	SKLADBA	PODLAHA	STŘOP	STĚNY	výška obl.	PLOCHA m2
201	ZÁDVEŘÍ, CHODBA	S-5			Strukturovaná omítka	3,00 m	2.38
202	KOUPELNA, WC	S-5b	CEMFLOWlook	Beton pohledový	Bendáský štuk – omývatelný	3,00 m	1.19
203	PRACOVNA, KUCHYŇ	S-5	pozn. B		Strukturovaná omítka	3,00 m	19.28

NÁZEV AKCE : Konverze Vodárenské věže - výstavba větrné elektrárny Bohumín - Pudlov, parc. č. 423/13, 423/5, 381/2. k.ú. Pudlov	ZODP. PROJEKTANT	VYPRACOVAL	KONTROLOVAL	<div>PPS KANIA</div> <div>PPS Karel s.r.o. Nivnická 666/10, 709 00 tel : 596 245 252 , fax : 596 245 262 e-mail : projekce@pps-kania.cz</div>
	Josef Nezval	Josef Nezval	Jan Kania	
	KATASTRÁLNÍ ÚZEMÍ, PARC.Č. : Pudlov (736716)			
	MÍSTO STAVBY : parcela č. 423/13, 423/5, 381/2			
STAVEBNÍK / OBJEDNATEL : Ing. Vladimír Čigánek, Růžnická 180, 735 51 Bohumín Pudlov	STUPEŇ			DPS
OBJEKT : SO 02 - KONVERZE VODÁRENSKÉ VĚŽE	DATUM		PARÉ	
	ÚNOR 2024			
	Č. ZAKÁZKY 01/24			
ČÁST : D.1.2.4.4 Zařízení elektronické komunikace - Slaboproud a měření a regulace	MĚŘÍTKO 1:50			
OBSAH : PŮDORYS 2NP	ARCHIVNÍ ČÍSLO : PPS- 01/24-D.1.2.4.4.b-3	Č. V. 03		