

LEGENDA CCTV:


- IP KAMERA CCTV
- ROZVOD CCTV – FTP cat.6A

LEGENDA STRUKTUROVANÉ KABELÁŽE:

- TELEFONNÍ/DATOVÝ ROZVÁDĚČ – 19" RACK
- TELEFONNÍ/DATOVÁ ZÁSUVKA 1xRJ45
- TELEFONNÍ/DATOVÁ ZÁSUVKA 2xRJ45
- STRUKTUROVANÁ KABELÁŽ – KABEL UTP cat.6A

LEGENDA INTELENTNÍ INSTALACE:


- ELEKTRICKÝ ZÁMEK
- DVEŘNÍ KONTAKT
- SYSTÉMOVÁ KLAVESNICE
- INTERCOM
- DOTYKOVÝ OVLADAČ
- DOTYKOVÝ OVLADAČ SE SENZOREM CO2
- OVLAĐACÍ DOTYKOVÝ PANEL
- SENZOR CO2 V KRABICI
- SENZOR PŘÍTOMNOSTI
- OPTICKO KOUŘOVÝ SENZOR
- PIR DETEKTOR DO NORMÁLNÍHO PROSTŘEDÍ
- PIR DETEKTOR DO VENKOVNÍHO PROSTŘEDÍ
- REPROSUSTAVA NORMÁLNÍ PROSTŘEDÍ
- REPROSUSTAVA VLHKE PROSTŘEDÍ
- NAPÁJECÍ ZDROJ
- ROZVOD INTELENTNÍ INSTALACE
- SDRUŽENÁ KABELOVÁ TRASA

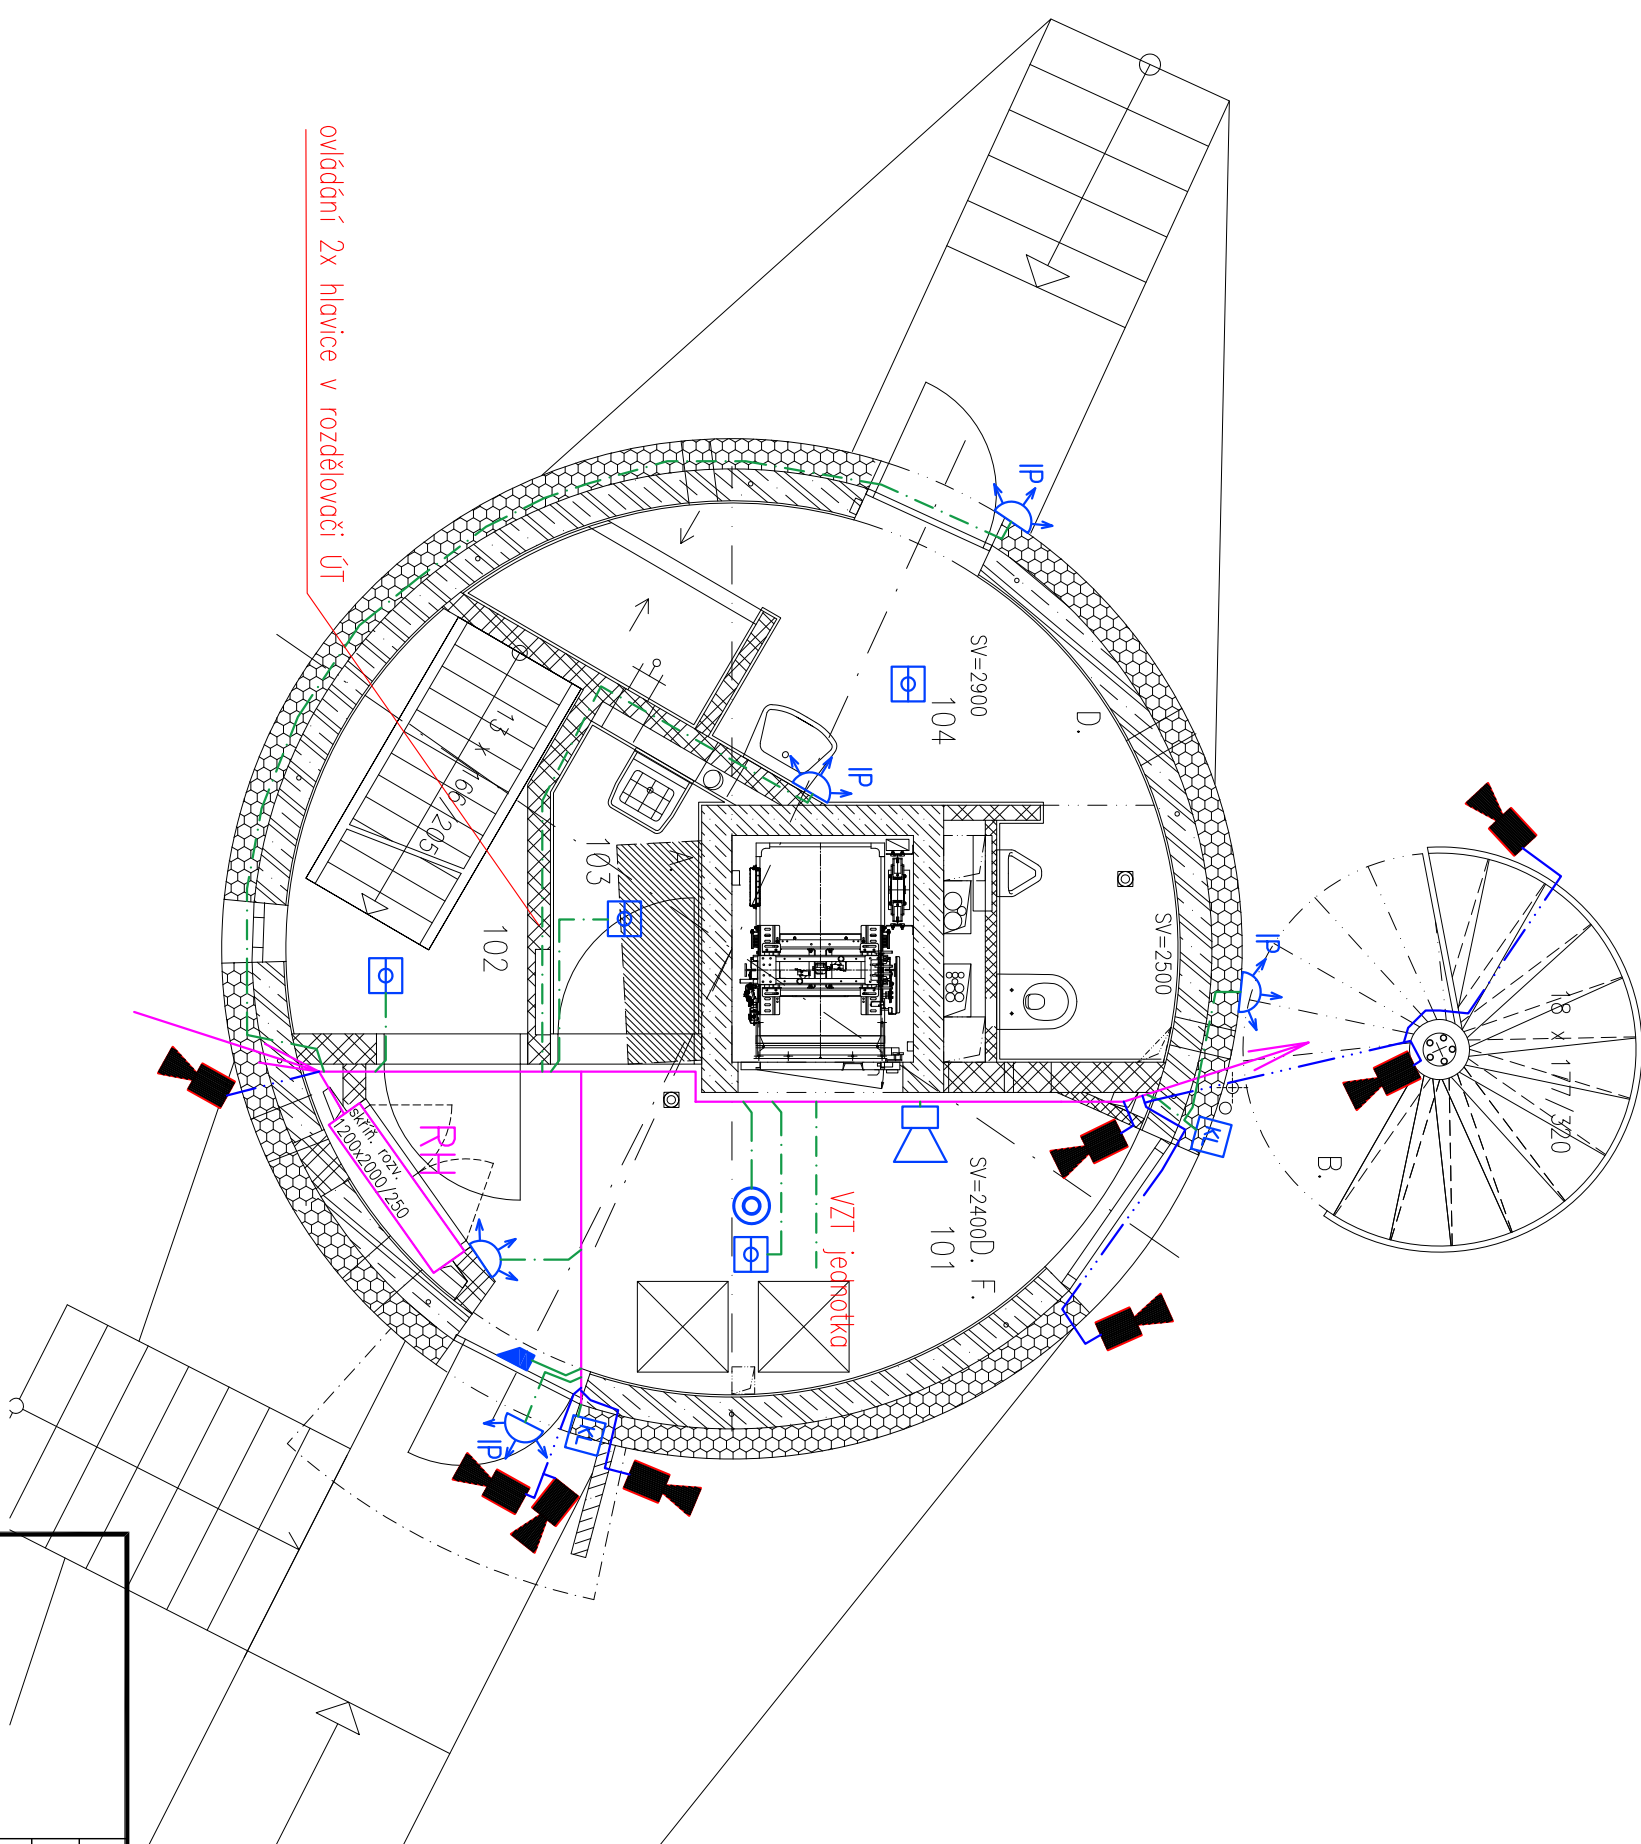

LEGENDA MÍSTNOSTÍ 1.NP:

ČÍS	MÍSTNOST	SKLADBA	PODLAHA	STROP	STĚNY	výška obkl.	PLOCHA m2
101	VSTUPNÍ HALA			SDK podhled v.2,5m + napínaný podhled (průsvitná fólie 2,4m)	Kamenná dýha/ Pozn.:2,50 m	8.69	
102	SCHODIŠTĚ	S-3	Lité teraco Pozn.Č.	Beton pohledový	Omrůka	1.95	
103	ÚKLIDOVÁ MÍSTNOST					1.86	
104	KOUPELNA, WC	S-2	Dlažba	SDK podhled	Benátský štuk –omývateľný, obklad	2,50–2,90 m	7.88

Pozn.: V 1.NP bude stávající nosná železobetonová konstrukce injektována epoxydovou pryskyřicí do výšky 1,6m.

<div><div></div><div></div><div></div></div>	ZODP. PROJEKTANT	VYPRACOVAL	KONTROLOVAL	<div><div>PPS KANIA</div><div><div>PROJEKČNÍ</div><div>INŽENÝRSKÁ FIRMU</div></div></div> <div><div>PPS Kania s.r.o., Nivnická 666/10, 709 00</div><div>tel : 596 245 252, fax : 596 245 262</div><div>e-mail : projekce@ppskania.cz</div></div>	
	Josef Nezval	Josef Nezval	Jan Kania		
					
	KATASTRÁLNÍ ÚZEMÍ, PARC.Č. : Pudlov (736716)				
	MÍSTO STAVBY : parcela č. 423/13, 423/5, 381/2				
STAVEBNÍK / OBJEDNATEL : Ing. Vladimír Čigánek, Růžnická 180, 735 51 Bohumín Pudlov					
NÁZEV AKCE : Konverze Vodárenské věže - výstavba větrné elektrárny Bohumín - Pudlov, parc. č. 423/13, 423/5, 381/2. k.ú. Pudlov					
OBJEKT : SO 02 - KONVERZE VODÁRENSKÉ VĚŽE				DATUM ÚNOR 2024	PARÉ
ČÁST : D.1.2.4.4 Zařízení elektronické komunikace - Slaboproud a měření a regulace				Č. ZAKÁZKY 01/24	
				MĚŘÍTKO 1:50	
OBSAH : PŮDORYS 1NP				ARCHIVNÍ ČÍSLO : PPS-01/24-D.1.2.4.4.b-2	Č.V. 02