


 STÁVAJÍCÍ KANALIZACE SPÍŠKAVÁK VAK A.S.
 STÁVAJÍCÍ KANALIZACE DEŠŤOVÁ MĚSTO SVĚTLÁ N.S.
 STÁVAJÍCÍ VODOVOD VAK A.S.
 STÁVAJÍCÍ PLYNOVOD RWE - NTL
 STÁVAJÍCÍ PLYNOVOD RWE - STL
 STÁVAJÍCÍ KABELOVODY VEŘEJNÉHO OSVĚTLENÍ
 STÁVAJÍCÍ KABELOVODY ČEZ - NN
 STÁVAJÍCÍ KABELOVODY ČEZ - VN
 STÁVAJÍCÍ KABELOVODY ČETIN - ZAMĚŘENÉ KABELY
 STÁVAJÍCÍ KABELOVODY ČETIN - NEZAMĚŘENÉ KABELY
 STÁVAJÍCÍ KABELOVODY METROPOLITNÍ S.R.O.
 HRANICE KN
 HRANICE NOVĚ ŘEŠENÝCH PARCEL
 NOVÝ VODOVOD
 NOVÝ VODOVODNÍ PŘÍPOJKA
 NOVÝ PLYNOVOD
 NOVÁ PŘÍPOJKA PLYNU
 VÝMĚNA KANALIZAČNÍ PŘÍPOJKY
 NOVÉ VEŘEJNÉ OSVĚTLENÍ
 v současně s kabel. vedením VQ budou
 uloženy chráněky pro aplikaci sif HDPE 40
 NOVÉ KABELOVÉ VEDENÍ NN
 PŘEDPOKLÁDANÉ UMÍSTĚNÍ - ŘEŠÍ SAMOSTATNĚ ČEZ, NENÍ SOUČÁSTÍ TĚTO PD
 NOVĚ NAVRŽENÉ SVODNÉ POTRUBÍ OD
 VPUSŤ P.VC KG DN 200, SN 8
 ULIČNÍ VPUSŤ, UV S KALKULACÍ, rozměr 500x500 D400

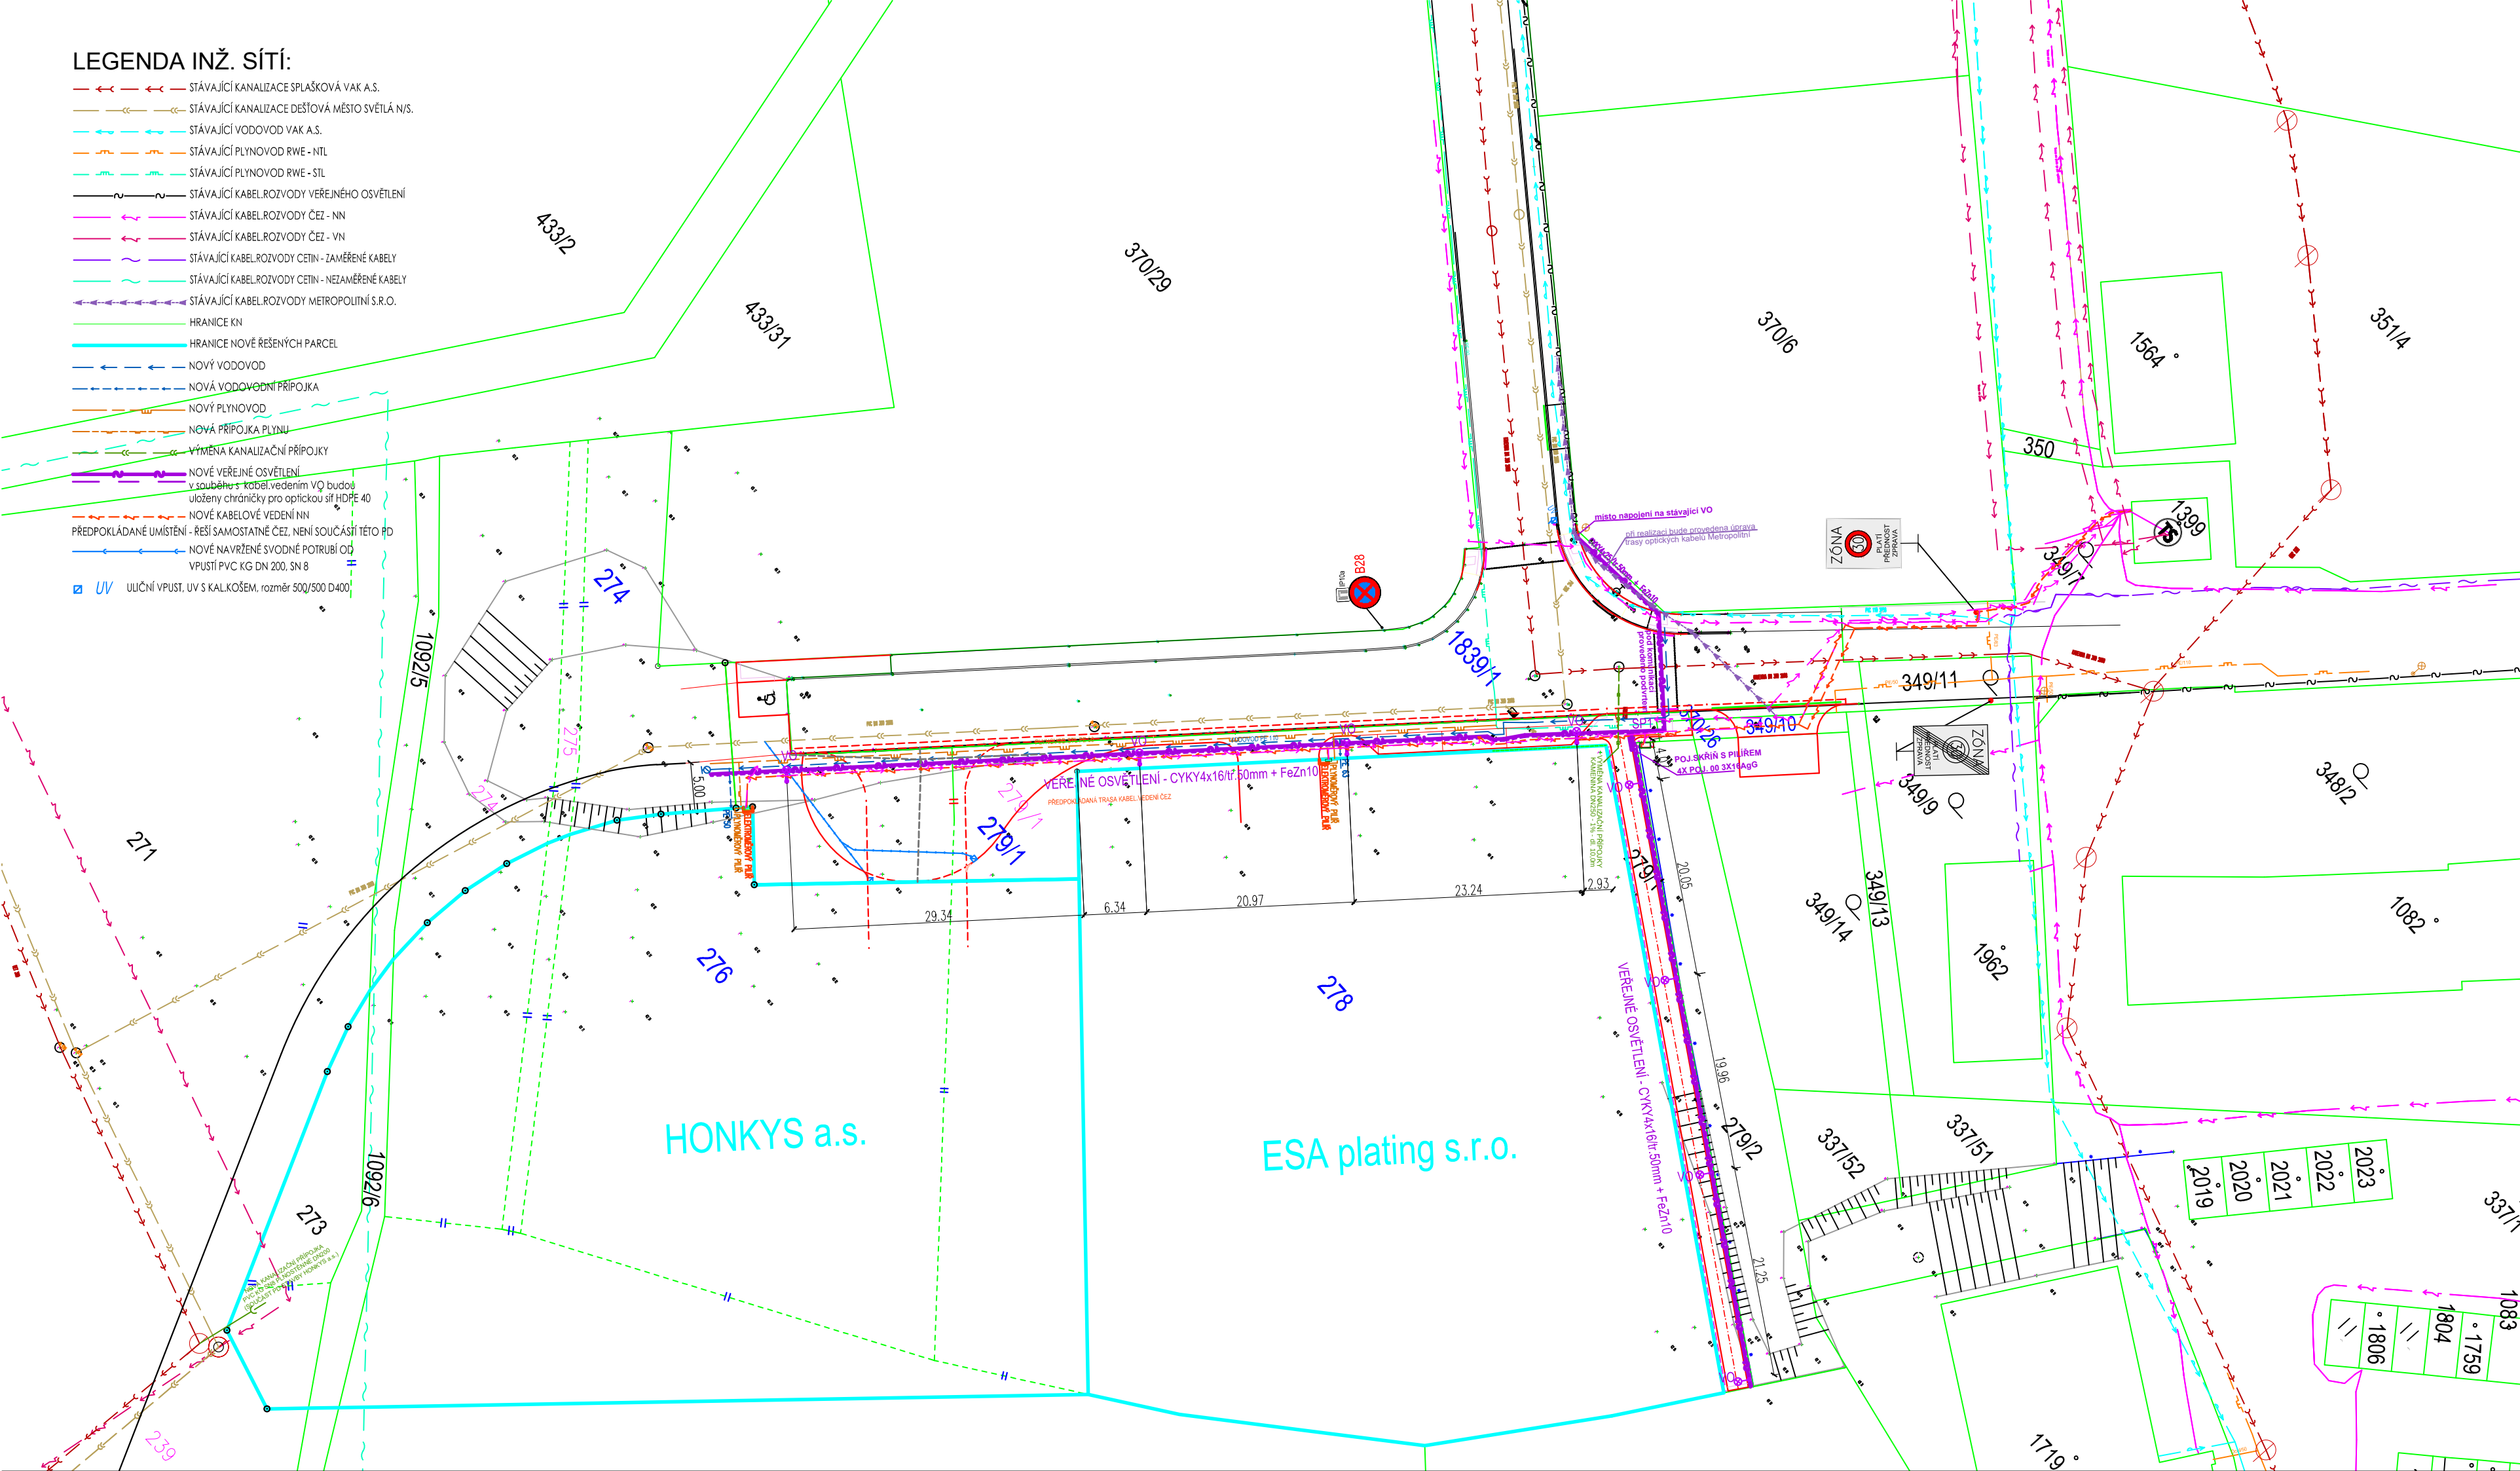

- Nově osazené svítidlo 2x36W
 - typ svítidla je nutné odsouhlasit se správcem vo
 - stožár bezpaticový, zinkovaný délky 8m a výložníkem 2,0m

SP SVORKA

DŘÁT FeZn 10mm

TRUBKA VNITŘNÍ PRŮM. D

KANÁL PRO KABEL např. tr.pvc o 100mm

sílový kabel přív. FeZn 10mm

BETONOVÝ ZÁKLAD

BETONOVÝ ZÁKLAD

VÝŠKA	G
A	680
B	1000
C	600
D	200
E	450

V KOMUNIKACI

35cm

100cm

ZEMINA

VÝSTRAŽNÁ FOLIE

OBETONOVÁNÍ CHRÁNICÍ BETON C15

FeZn 10

BĚLÝ V TRUBICE PVC 50

OCHRANA PŘED PORUCHOU DLE ČSN 332000-4-41 ED.2 – AUT. ODPOJENÍM OD ZDROJE V SÍTI TN-C-S

- PŘI REALIZACI NUTNO DODRŽOVAT ČSN 736056 , ČSN 736110 , ČSN 736114 , ČSN 756101
- STÁVAJÍCÍ SÍTĚ JSOU ZAKRESLENY POUZE OMEŠTENĚ !!!
- PŘED ZAHÁJENÍM ZEMNÍCH PRACÍ NUTNO VYTYČIT VEDENÍ VŠECH INŽENÝRSKÝCH SÍTÍ!!!
- PŘI KŘÍŽENÍ A SOUBĚHU POZEMKOVÝCH VEDENÍ JE NUTNÉ DODRŽET ODSTUPNY DLE ČSN 73 6005.
- PŘI REALIZACI NUTNO DODRŽOVAT VEŠKERÉ TECHNOLOGICKÉ POKYNY JEDNOTLIVÝCH DODAVATELŮ MATERIÁLŮ. POUŽITÉ MATERIÁLY MUSÍ ODPOVÍDAT VÝH. 37/2001 Šd.
- PŘI PROVÁDĚNÍ NUTNO DODRŽOVAT ZÁSADY BEZPEČNOSTI A OCHRANY ZDRAVÍ !!!
- ZMĚNY MOŽNO PROVÁDĚT POUZE PO KONSULTACI A NÁSLEDNĚM ODSOULHLASĚNÍ INVESTOREM A PROJEKTEM
- POZOR PŘI HUTNĚNÍ VÝKOPU NA KONSTRUKCI VŠECH INŽENÝRSKÝCH SÍTÍ!!!
- STAVBA BUDE PROVEDENA V SOULADU VYHLÁŠKY č.398/2009Sb,
- STÁVAJÍCÍ UV, ŠACHTY, ŠOUPATA, HYDRANTY, UZÁVĚRY BUDOU VÝŠKOVĚ UPRAVENY DO NOVÉ NIVEJEY KOMUNIKACE
- VÝKOPY NUTNO PAŽIT!!!!
- V SITUACI NEJSOU ZAKRESLENY STÁVAJÍCÍ PŘÍPOJKY DO JEDNOTLIVÝCH AREÁLŮ (K JEDNOTLIVÝM POZEMKŮM)
- PŘED REALIZACÍ NUTNO PŘEDEM KONSULTOVAT UMÍSTĚNÍ PROJEKTU S VLASTNÍMI POZEMKŮMI!!!
- STAVBU NĚJ. SÍTÍ, KOMUNIKACE, PARKOVIŠŤ A CHODNÍKŮ NUTNO KOORDINOVAT SE STAVBOU KABELOVÉHO VEDENÍ
- ČEZ - PŘÍPOJKE, PŘEDĚVŠÍM NUTNO KOORDINOVAT UMÍSTĚNÍ KABELOVÝCH ROZVODŮ ČEZ A UMÍSTĚNÍ LAMP VO !!!

VYPRACOVAL: PROVAZNÍK 	JIŘÍ PROVAZNÍK ŽELIVSKÉHO 868 580 01 HAVLÍČKŮV BROD IČ 63563509 TEL: 721 484 774	
INVESTOR: MĚSTO SVĚTLÁ NAD SÁZAVOU NÁMĚSTÍ TRČKŮ Z LÍPY 18, 582 91 SVĚTLÁ NAD SÁZAVOU, IČ:00268321		
MÍSTO STAVBY: SVĚTLÁ NAD SÁZAVOU Č.PARC. 1839/1, 370/26, 349/10, 279/1, 274, 276, 278 K.Ú. SVĚTLÁ NAD SÁZAVOU	DATUM: 07/2016	
	STUPEŇ: DSP	
NÁZEV STAVBY: PRODLOUŽENÍ INŽENÝRSKÝCH SÍTÍ V LOKALITĚ PODNIKATELSKÉ ZÓNY, UL. PRŮMYSLŮVÁ, SVĚTLÁ NAD SÁZAVOU	ZAKÁZKOVÉ ČÍSLO: 25/2016	
	MĚŘÍTKO: 1:500	Č.VÝKRESU: D.1.-01
VÝKRES: SO 401 VEŘEJNÉ OSVĚTLENÍ - SITUACE		